


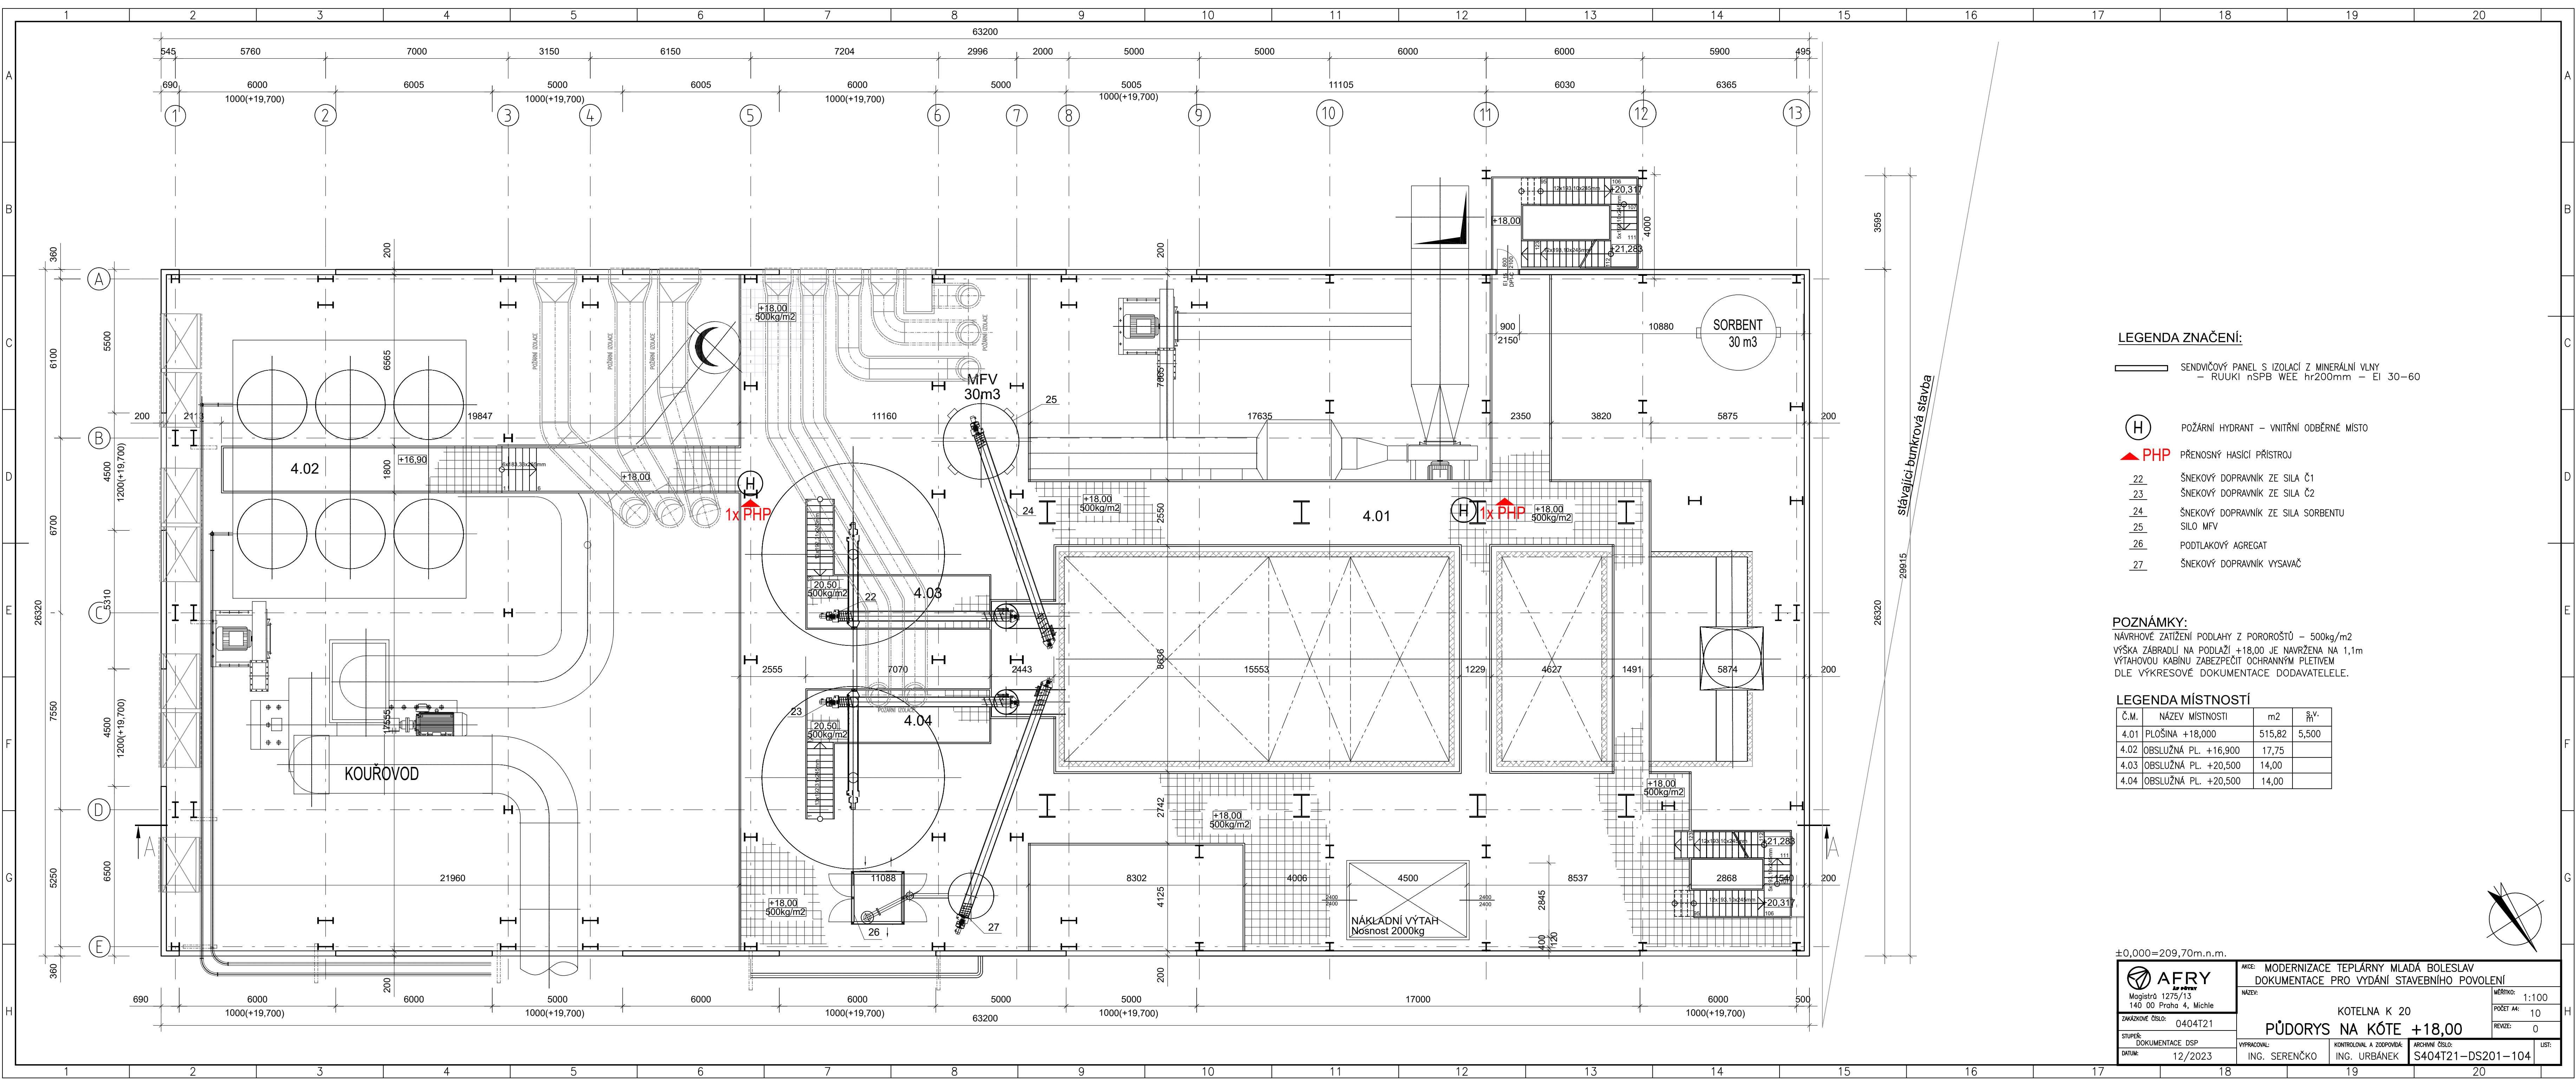

LEGENDA ZNAČENÍ:

SENDVIČOVÝ PANEĽ S IZOLACÍ Z MINERÁLNI VLNY
- RUUKI nSPB WEE hr200mm - EI 30-60

- (H) POŽÁRNÍ HYDRANT - VNITŘNÍ ODBĚRNÉ MÍSTO
- ▲ PHP PŘENOSNÝ HASÍČÍ PŘÍSTROJ
- 22 ŠNEKOVÝ DOPRAVNÍK ZE SILA Č.1
- 23 ŠNEKOVÝ DOPRAVNÍK ZE SILA Č.2
- 24 ŠNEKOVÝ DOPRAVNÍK ZE SILA SORBENTU
- 25 SILO MFV
- 26 PODTLAKOVÝ AGREGÁT
- 27 ŠNEKOVÝ DOPRAVNÍK VYSAVAČ

POZNÁMKY:

NAVROVÉ ZATÍŽENÍ PODLAHY Z POROŘOSTŮ - 500kg/m²
VÝŠKA ZÁBRADÍ NA PODLAŽÍ +18,00 JE NAVRŽENA NA 1,1m
VÝTAHOVÁ KABINA ZABEZPEČIT OCHRANNÝM PLETIVEM
DLE VÝKRESOVÉ DOKUMENTACE DODAVATELE.

LEGENDA MÍSTNOSTÍ

Č.M.	NÁZEV MÍSTNOSTI	m ²	š.v. m
4.01	PLOŠINA +18,000	515,82	5,500
4.02	OBSLUŽNÁ PL. +16,900	17,75	
4.03	OBSLUŽNÁ PL. +20,500	14,00	
4.04	OBSLUŽNÁ PL. +20,500	14,00	

±0,000=209,70m.n.m.

 Magistr 1275/13 140 00 Praha 4, Michle	AKCE: MODERNIZACE TEPLÁRNY MLADÁ BOLESLAV DOKUMENTACE PRO VYDÁNÍ STAVEBNÍHO POVOLENÍ		MĚŘÍTKO: 1:100	
	NÁZEV: KOTELNA K 20		POČET AK: 10	
ZAKÁZKOVÉ ČÍSLO: 0404T21	PŮDORYS NA KÓTE +18,00		REVIZE: 0	
STUPEŇ: DOKUMENTACE DSP	VYPRACOVAL: ING. SERENČKO	KONTROLOVAL A ZODPOVÍDÁ: ING. URBÁNEK	ARCHIVNÍ ČÍSLO: S404T21-DS201-104	LIST: 1
DATUM: 12/2023				