


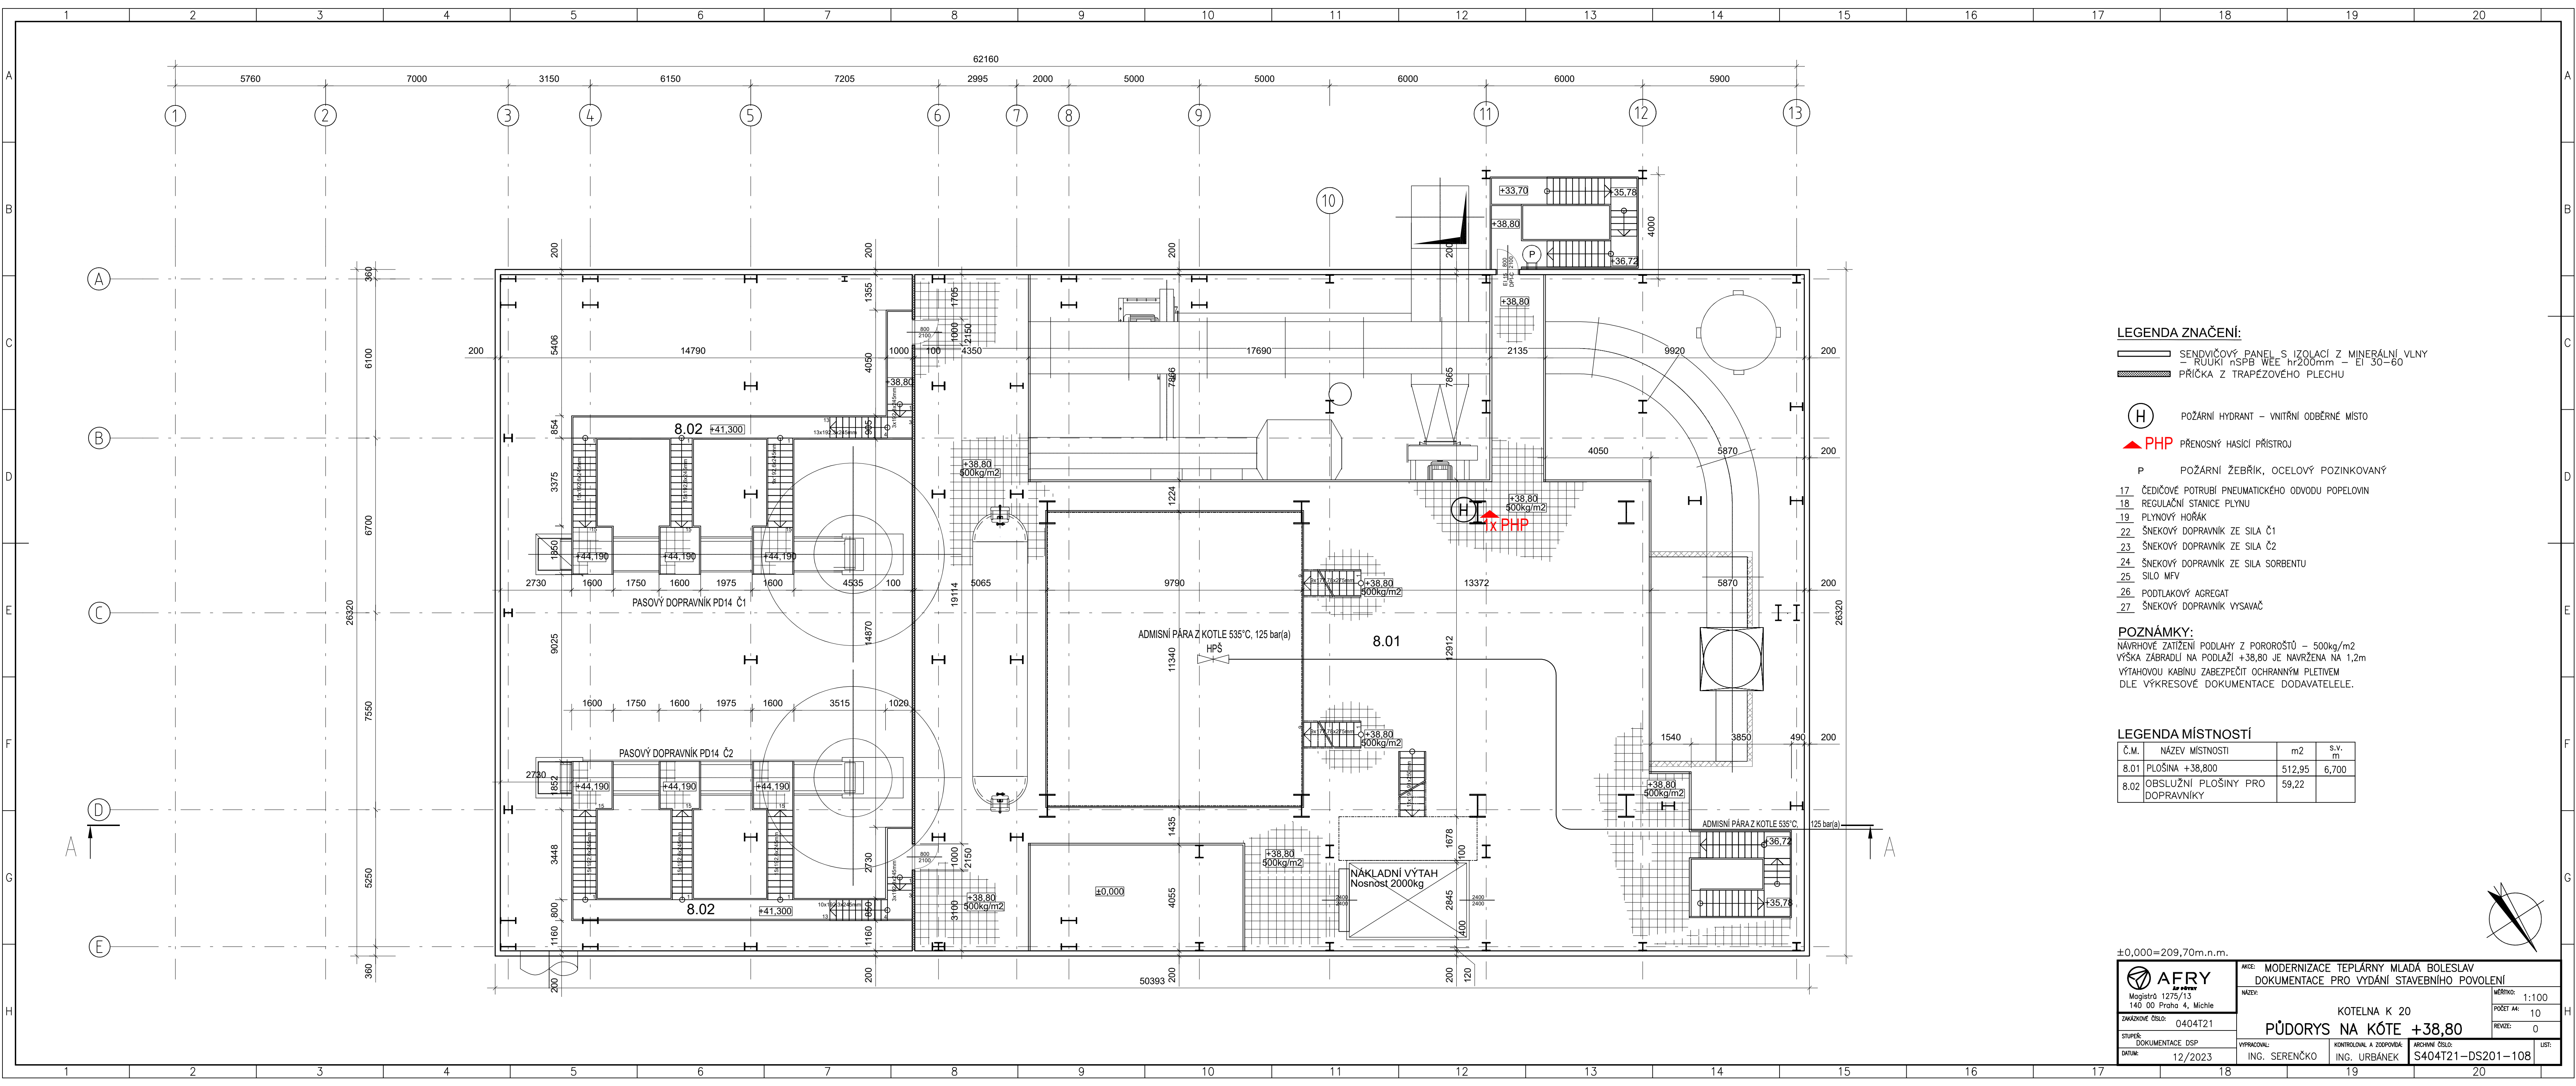

LEGENDA ZNAČENÍ:

SENDVIČOVÝ PANEĽ S IZOLACIÍ Z MINERÁLNEJ VLNY
- RUUKKI nSPB WEE hr200mm - EI 30-60

PRÍČKA Z TRAPÉZOVÉHO PLECHU

- (H) POŽÁRNÝ HYDRANT - VNÍTRNÉ ODBĚRNÉ MÍSTO
- PHP PŘENOSNÝ HASÍČÍ PŘÍSTROJ
- P POŽÁRNÍ ŽEBŘÍK, OCELOVÝ POZINKOVANÝ
- 17 ČEDIČOVÉ POTRUBÍ PNEUMATICKÉHO ODVODU POPELOVIN
- 18 REGULAČNÍ STANICE PLYNU
- 19 PLYNOVÝ HOŘÁK
- 22 ŠNEKOVÝ DOPRAVNÍK ZE SILA Č1
- 23 ŠNEKOVÝ DOPRAVNÍK ZE SILA Č2
- 24 ŠNEKOVÝ DOPRAVNÍK ZE SILA SORBENTU
- 25 SILO MFV
- 26 PODTLAKOVÝ AGREGÁT
- 27 ŠNEKOVÝ DOPRAVNÍK VYSAVAČ

POZNÁMKY:

NAVHRHOVÉ ZATÍŽENÍ PODLAHY Z POROROŠTŮ - 500kg/m²

VÝŠKA ZÁBRADLÍ NA PODLAŽÍ +38,80 JE NAVRŽENA NA 1,2m

VÝTAHOVOU KABINU ZABEZPEČIT OCHRANNÝM PLETIVEM

DLE VÝKRESOVÉ DOKUMENTACE DODAVATELE.

LEGENDA MÍSTNOSTÍ			
Č.M.	NÁZEV MÍSTNOSTI	m ²	s.v. m
8.01	PLOŠINA +38,800	512,95	6,700
8.02	OBSLUŽNÍ PLOŠINY PRO DOPRAVNÍKY	59,22	

±0,000=209,70m.n.m.

AFRY
Magistr 1275/13
140 00 Praha 4, Michle

ZAKÁZKOVÉ ČÍSLO: 0404T21

STUPEŇ: DOKUMENTACE DSP

DATUM: 12/2023

AKCE: MODERNIZACE TEPLÁRNY MLADÁ BOLESLAV
DOKUMENTACE PRO VYDÁNÍ STAVEBNÍHO POVOLENÍ

NÁZEV: KOTELNA K 20
PŮDORYS NA KÓTE +38,80

VYPRACOVAL: ING. SERENČKO

KONTROLOVAL A ZODPOVÍDÁ: ING. URBÁNEK

ARCHIVNÍ ČÍSLO: S404T21-DS201-108

LIST: 1

MĚŘÍTKO: 1:100

POČET AK: 10

REVIZE: 0