


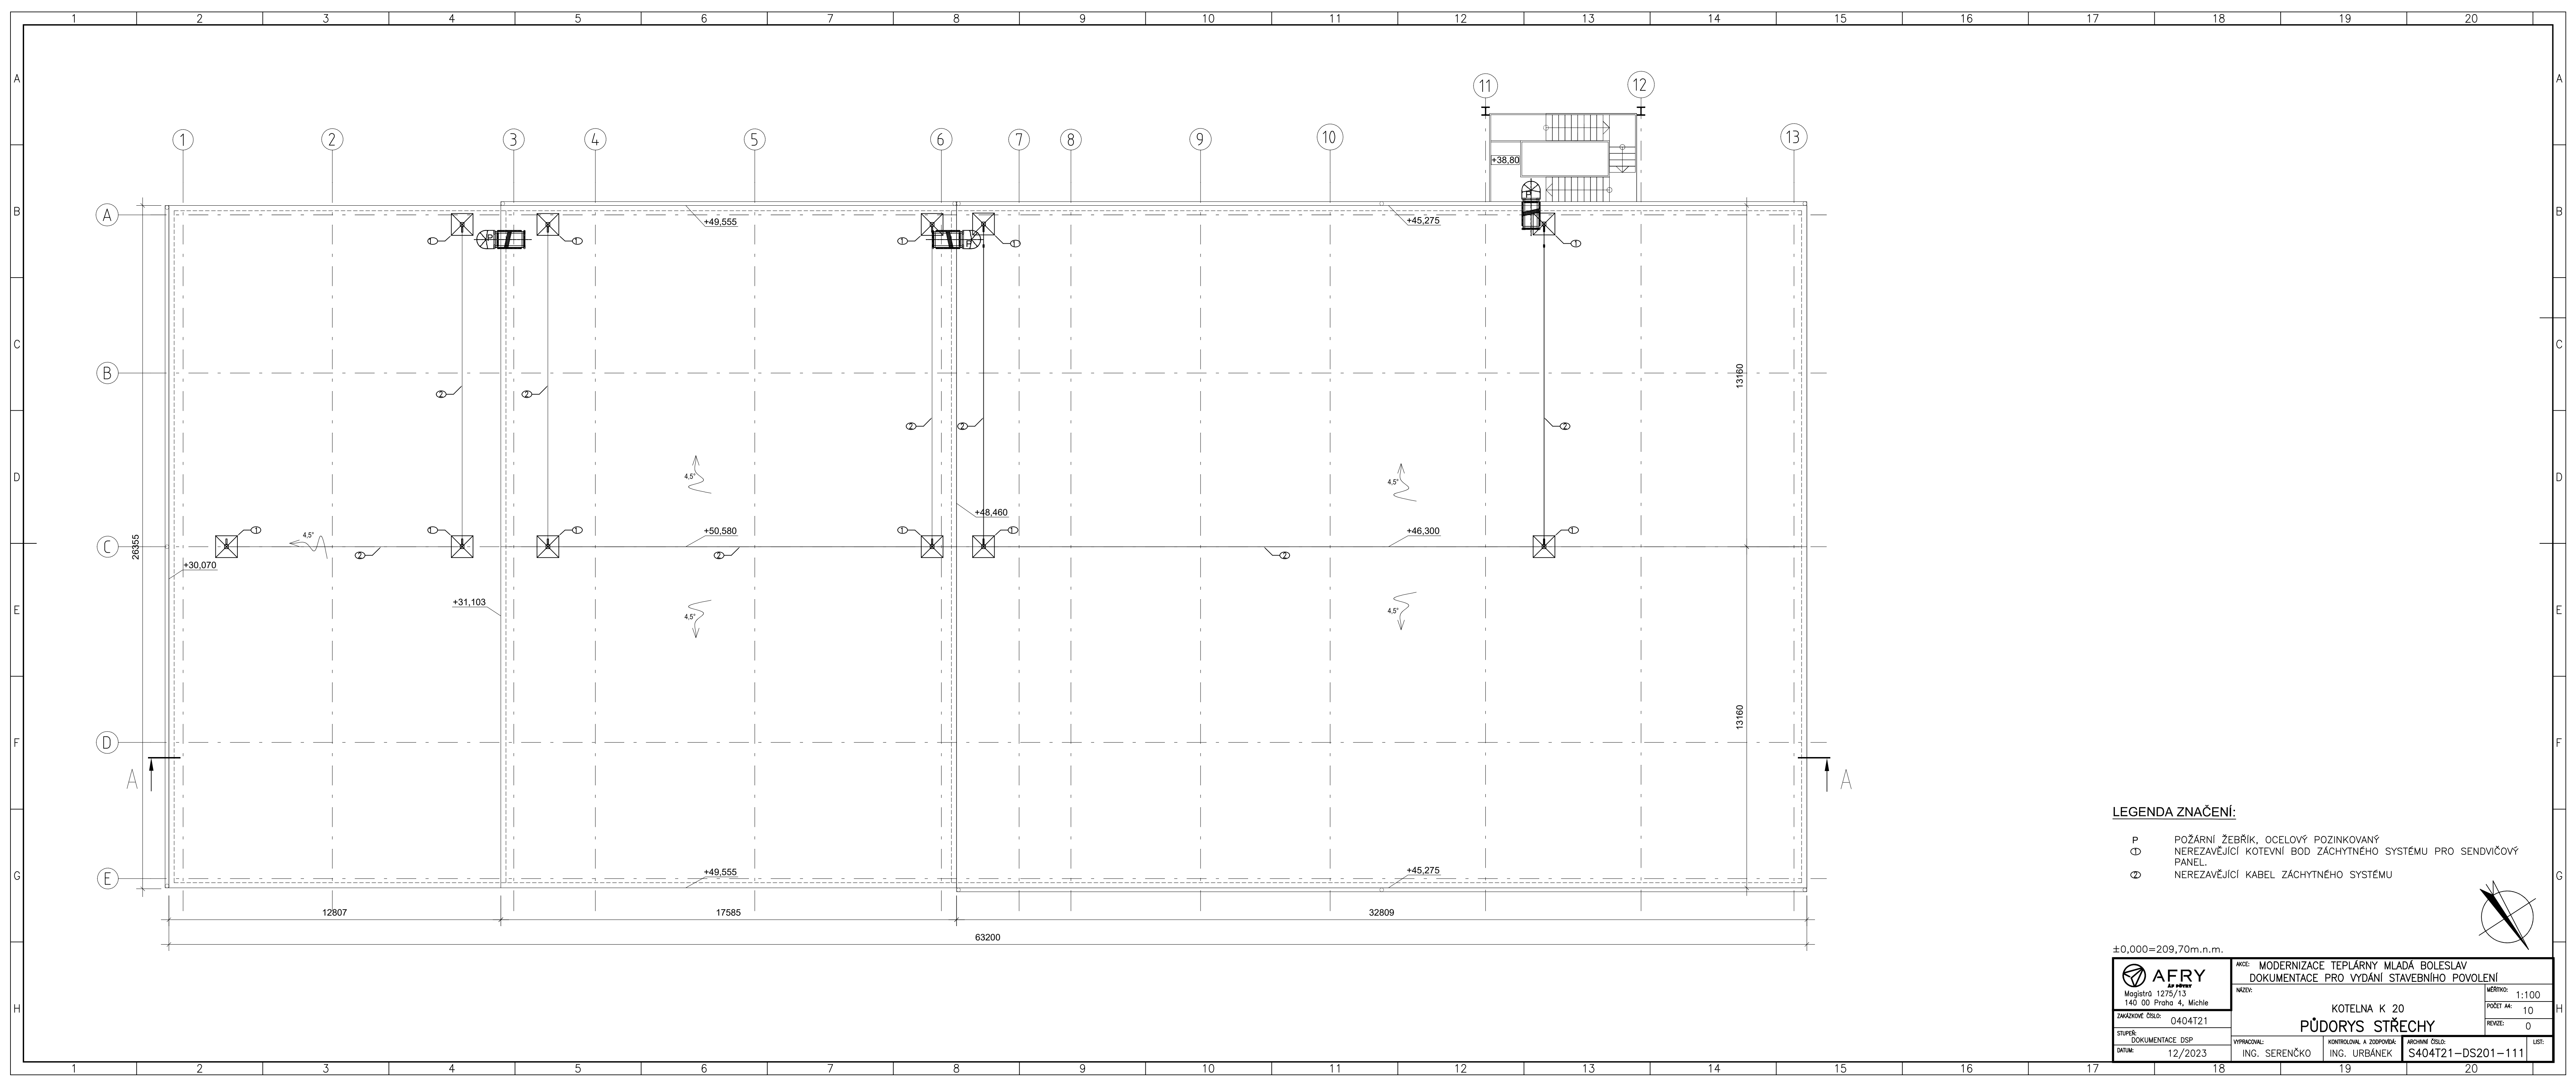

- LEGENDA ZNAČENÍ:
- P POŽÁRNÍ ŽEBŘÍK, OCELOVÝ POZINKOVANÝ
 - Ø NEREZAVĚJÍCÍ KOTEVNÍ BOD ZÁCHYTNÉHO SYSTÉMU PRO SENDVIČOVÝ PANEL.
 - Ø NEREZAVĚJÍCÍ KABEL ZÁCHYTNÉHO SYSTÉMU

±0,000=209,70m.n.m.

 AFRY Magistrů 1275/13 140 00 Praha 4, Michle	AKCE: MODERNIZACE TEPLÁRNY MLADÁ BOLESLAV DOKUMENTACE PRO VYDÁNÍ STAVEBNÍHO POVOLENÍ	MĚŘÍTKO: 1:100
	NÁZEV: KOTELNA K 20 PŮDORYS STŘECHY	POČET A4: 10 REVIZE: 0
ZAKÁZKOVÉ ČÍSLO: 0404T21	STUPEŇ: DOKUMENTACE DSP	VYPRACOVAL: ING. SERENČKO
DATUM: 12/2023	KONTROLOVAL A ZODPOVÍDÁ: ING. URBÁNEK	ARCHIVNÍ ČÍSLO: S404T21-DS201-111
		LIST: 1