


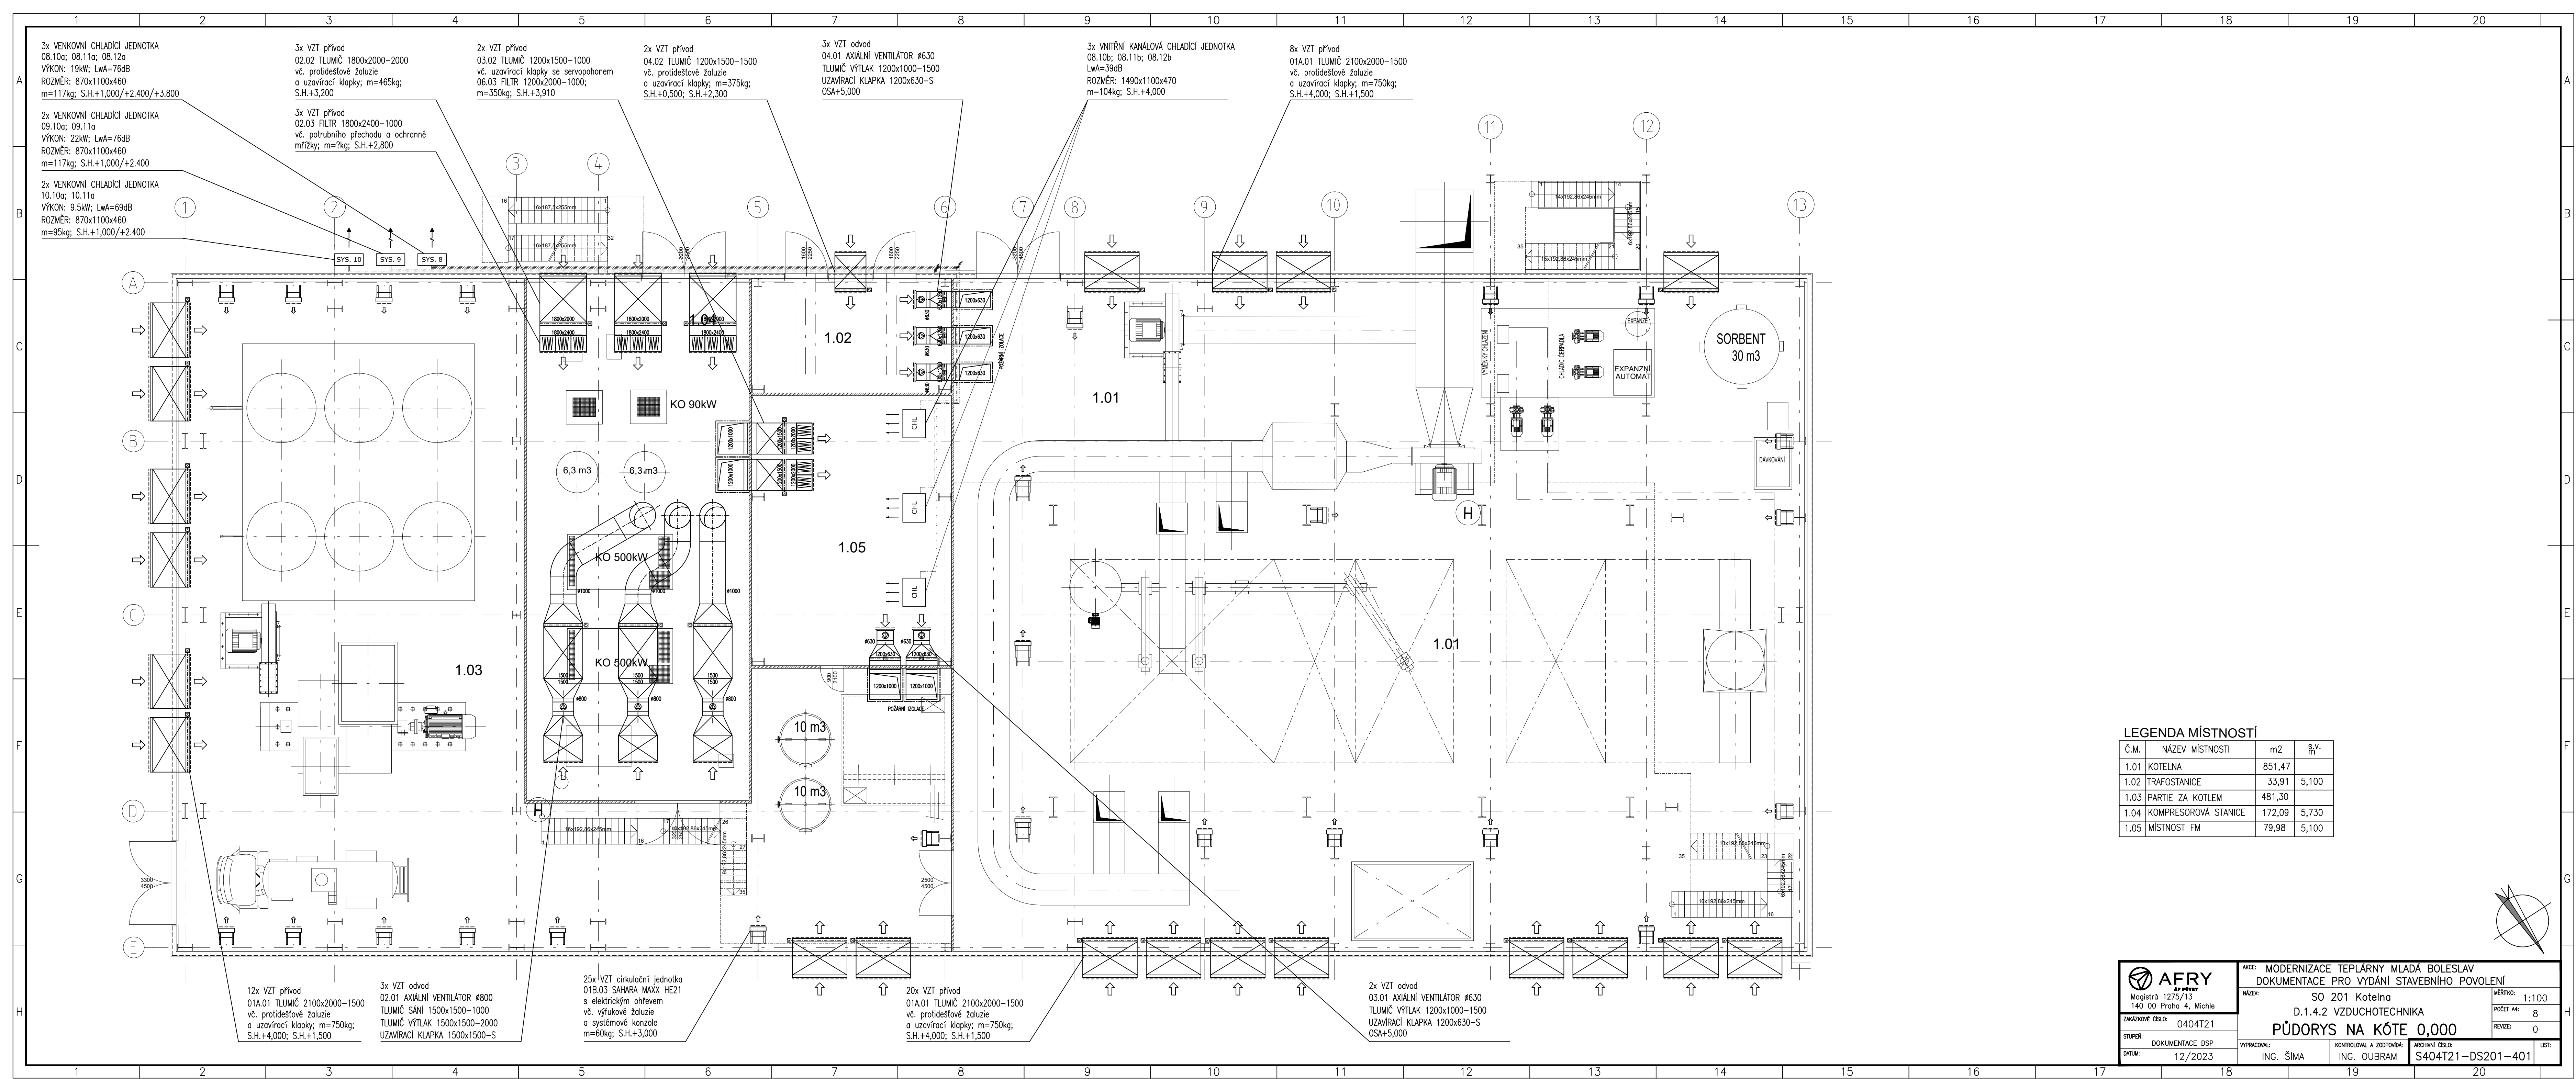

Č.M.	NÁZEV MÍSTNOSTI	m2	ΣV. m
1.01	KOTELNA	851,47	
1.02	TRAFOSTANICE	33,91	5,100
1.03	PARTIE ZA KOTLEM	481,30	
1.04	KOMPRESOROVÁ STANICE	172,09	5,730
1.05	MÍSTNOST FM	79,98	5,100

 AFRY AGENCY Magistrát 1275/13 140 00 Praha 4, Michle	AKCE: MODERNIZACE TEPLÁRNY MLADÁ BOLESLAV DOKUMENTACE PRO VYDÁNÍ STAVEBNÍHO POVOLENÍ			
	NÁZEV: SO 201 Kotelna D.1.4.2 VZDUCHOTECHNIKA PŮDORYS NA ZÓPE 0,000		MĚŘÍTKO: 1:100 POČET ÁR: 8 REVIZIE: 0	
	ZNAČKOVÉ ČÍSLO: 040421			
	STUPEŇ: DOKUMENTACE DSP			
DATUM: 12/2023	VYPRACOVAL: ING. ŠÍMA	KONTROLOVAL A ZODPOVÍ: ING. OUBRAM	ARCHIVNÍ NÁZEV: S40421-DS201-401	LIST: