


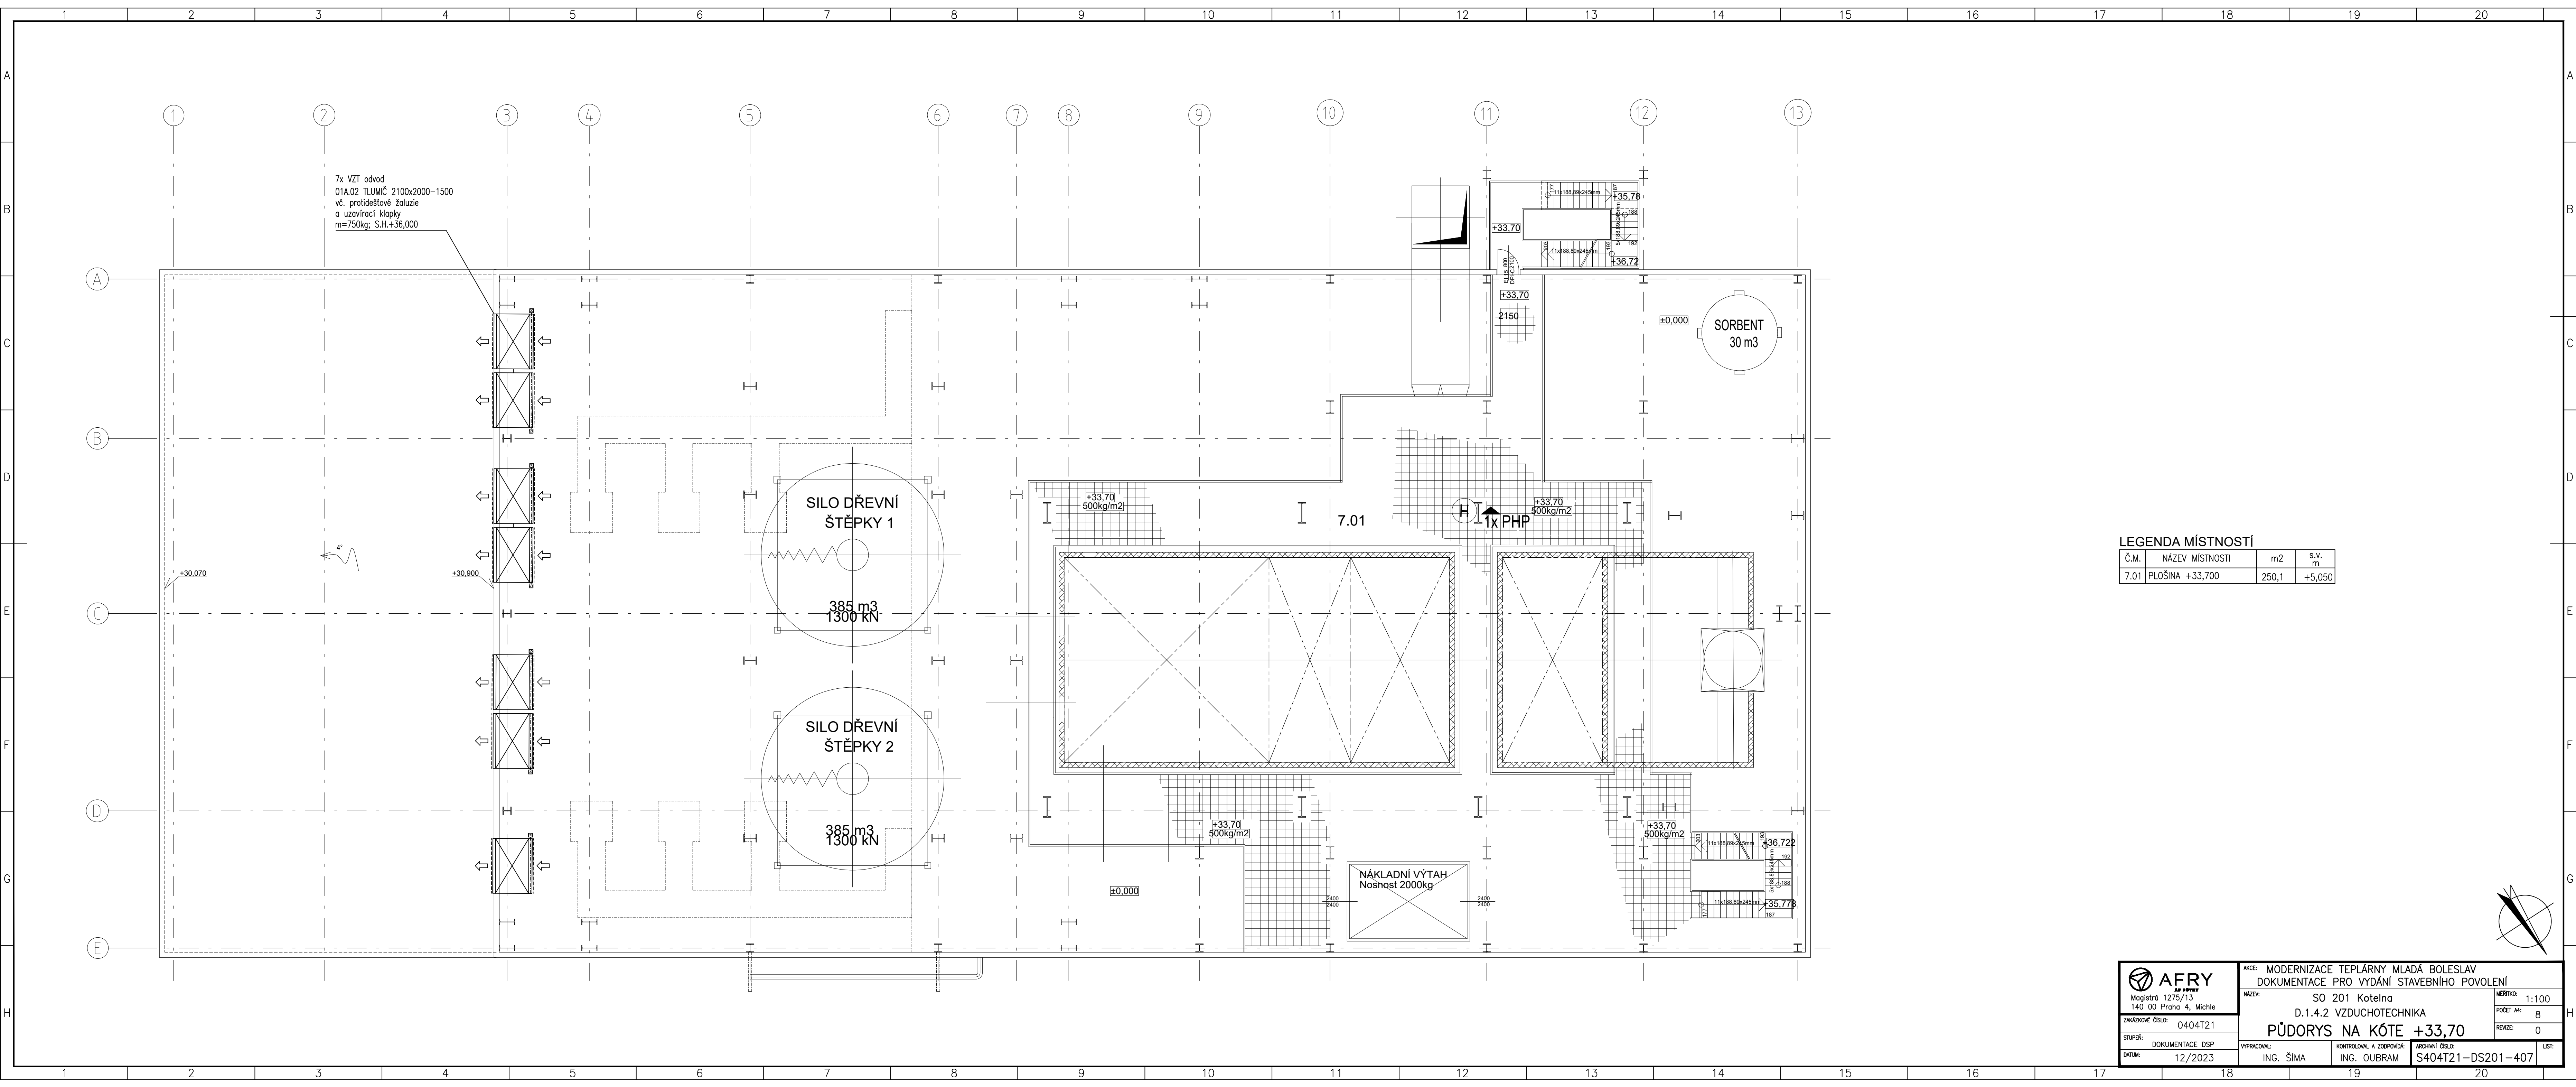

7x VZT odvod
01A.02 TLUMIČ 2100x2000-1500
vč. protidešťové žaluzie
a uzavírací klapky
m=750kg; S.H.+36,000

4"

SILO DŘEVNÍ
ŠTĚPKY 1

385 m3
1300 kN

SILO DŘEVNÍ
ŠTĚPKY 2

385 m3
1300 kN

SORBENT
30 m3

7.01

1x PHP

NÁKLADNÍ VÝTAH
Nosnost 2000kg

LEGENDA MÍSTNOSTÍ

Č.M.	NÁZEV MÍSTNOSTI	m2	s.v. m
7.01	PLOŠINA +33,700	250,1	+5,050



Magistr 1275/13
140 00 Praha 4, Michle

ZAKÁZKOVÉ ČÍSLO: 0404T21

STUPEŇ: DOKUMENTACE DSP

DATUM: 12/2023

AKCE: MODERNIZACE TEPLÁRNY MLADÁ BOLESLAV
DOKUMENTACE PRO VYDÁNÍ STAVEBNÍHO POVOLENÍ

NÁZEV: SO 201 Kotelna
D.1.4.2 VZDUCHOTECHNIKA

PŮDORYS NA KÓTE +33,70

VYPRACOVAL: ING. ŠÍMA

KONTROLOVAL A ZODPOVÍDÁ: ING. OUBRAM

ARCHIVNÍ ČÍSLO: S404T21-DS201-407

LIST: 1

MĚŘÍTKO: 1:100

POČET A4: 8

REVIZE: 0

UŠ: 1