


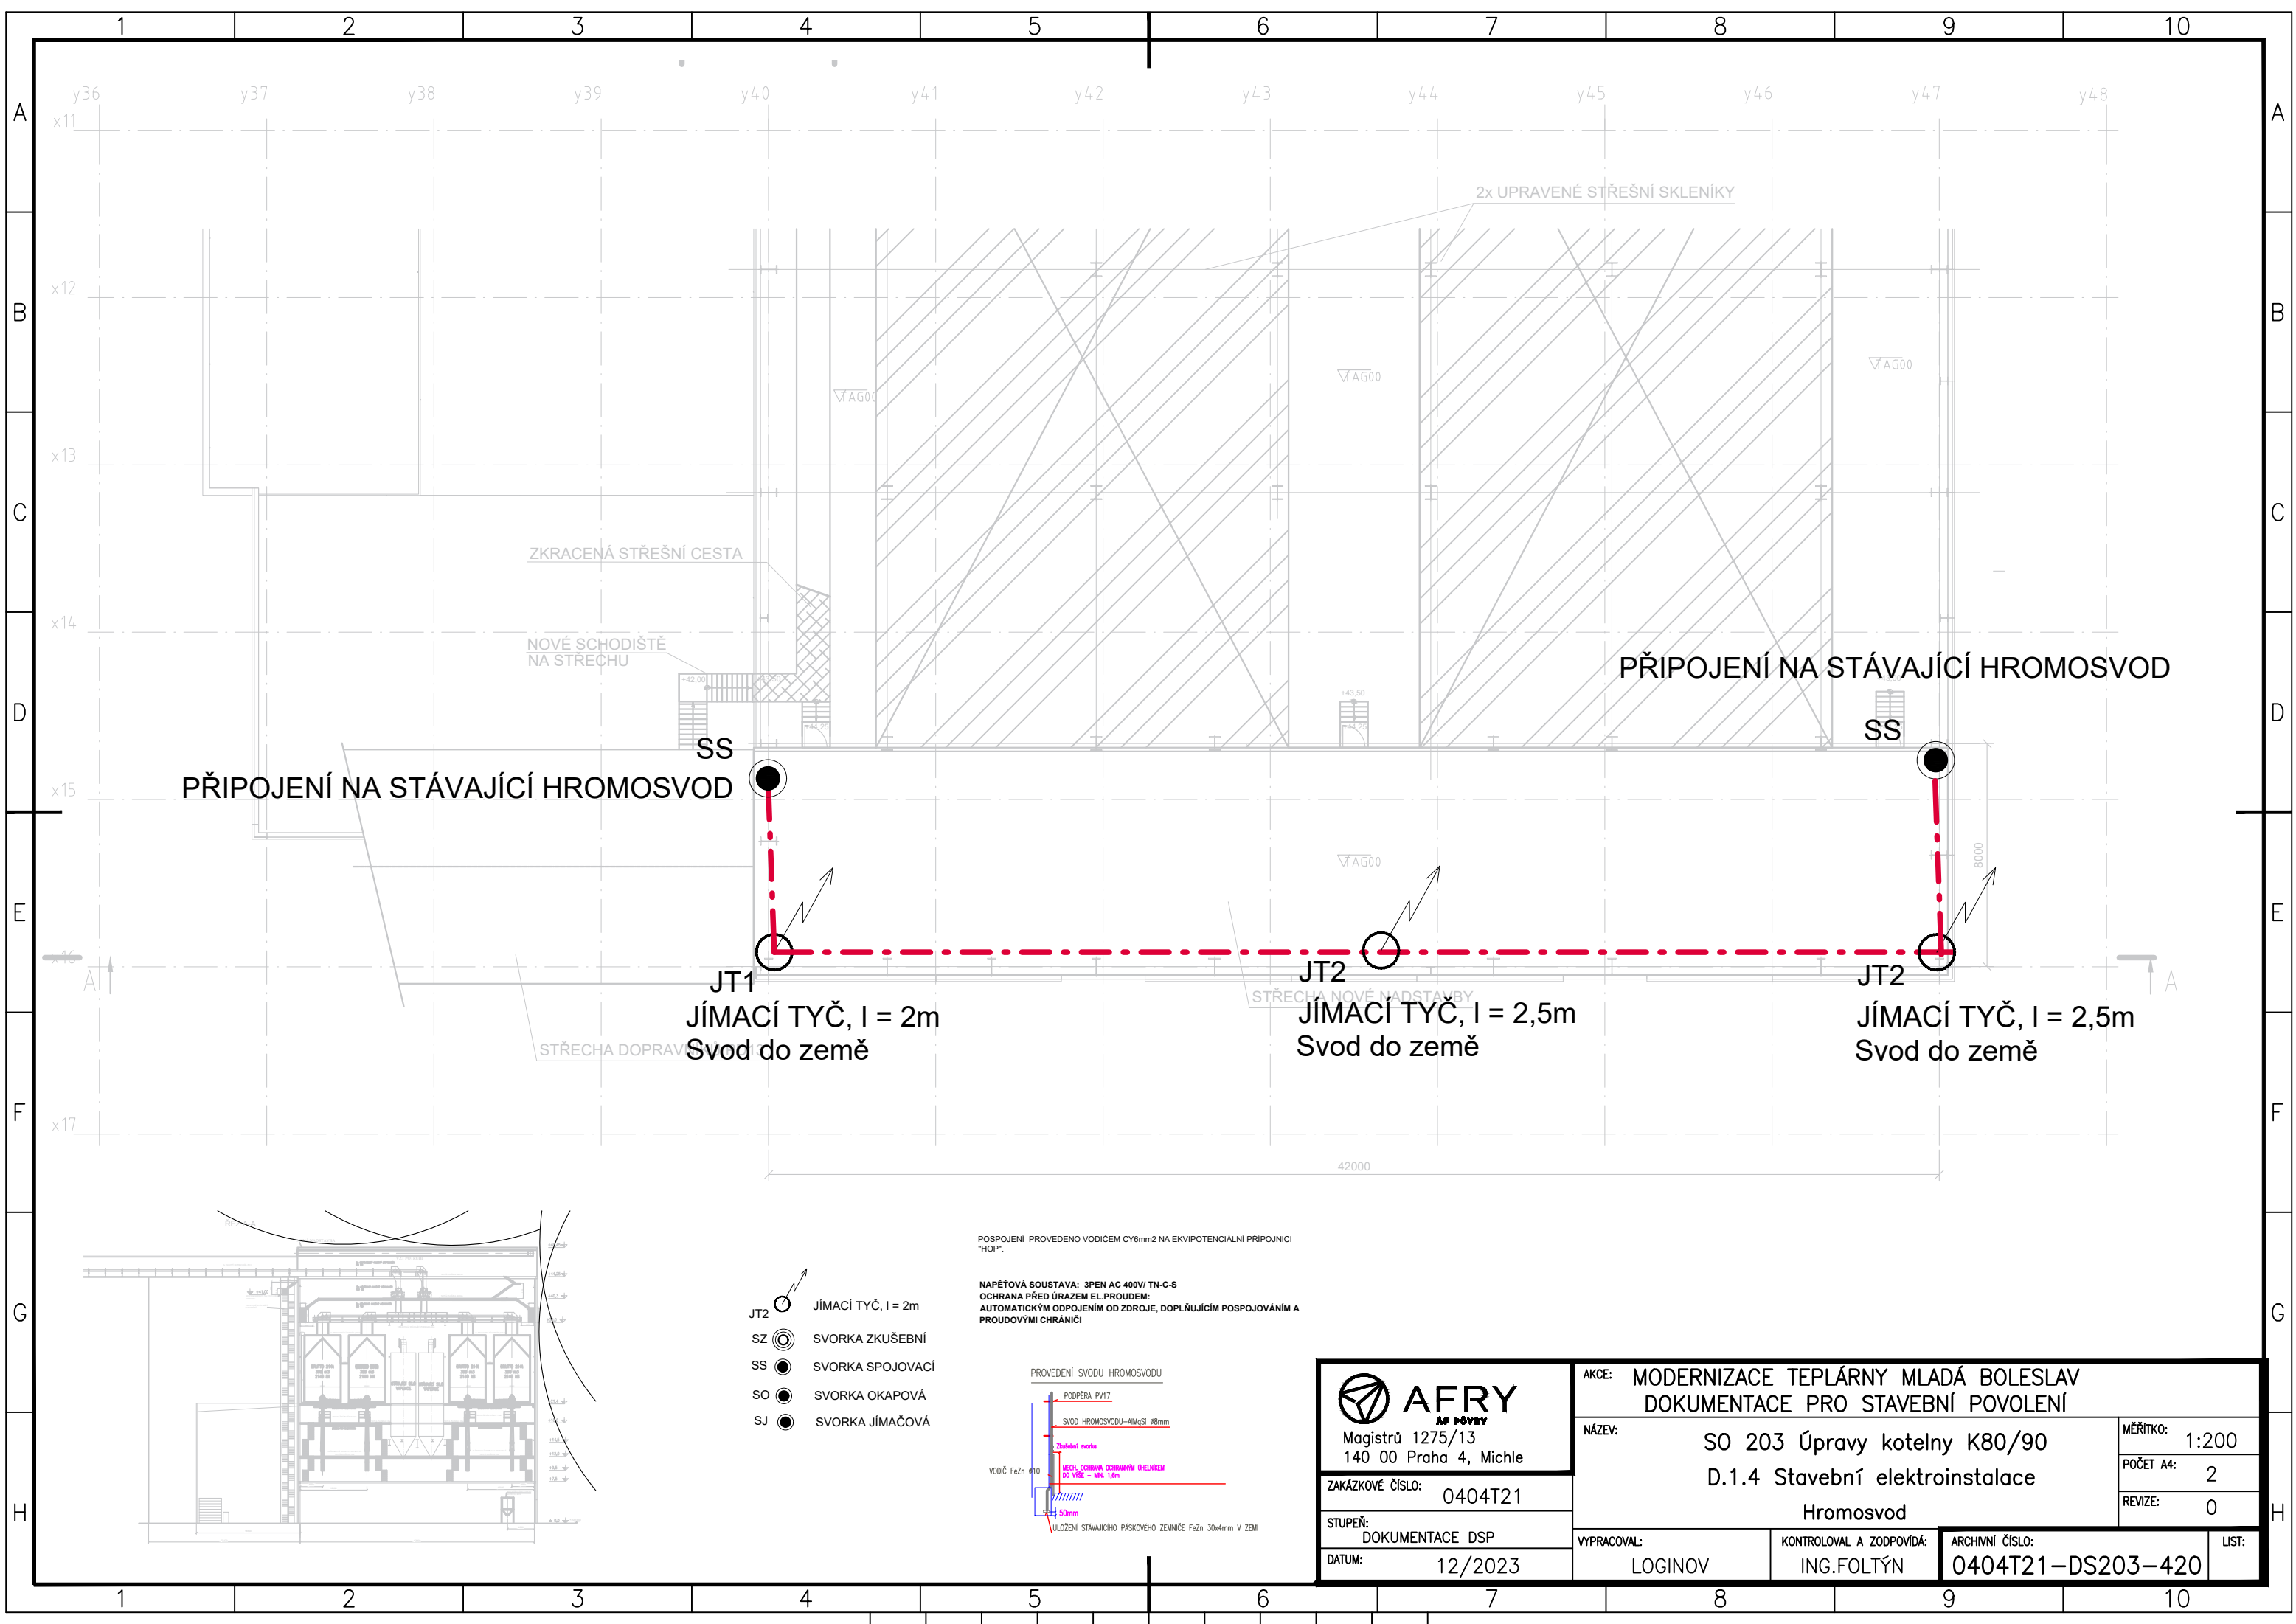


PŘIPOJENÍ NA STÁVAJÍCÍ HROMOSVOD

PŘIPOJENÍ NA STÁVAJÍCÍ HROMOSVOD

JT1
JÍMACÍ TYČ, l = 2m
Svod do země

JT2
JÍMACÍ TYČ, l = 2,5m
Svod do země


JT2
JÍMACÍ TYČ, l = 2,5m
Svod do země

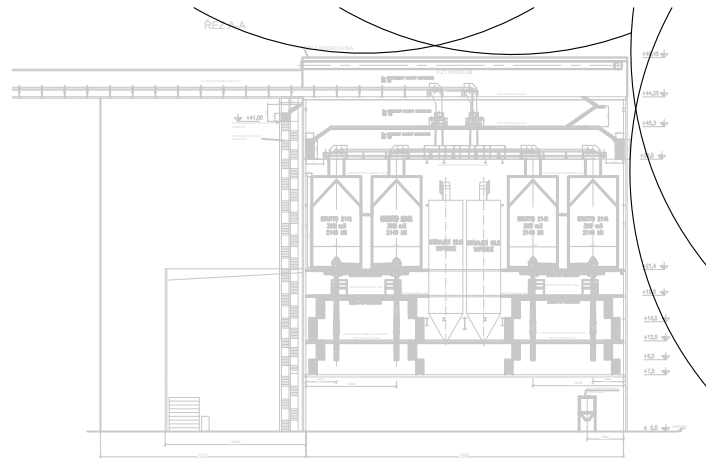

- JT2 JÍMACÍ TYČ, l = 2m
- SZ SVORKA ZKUŠEBNÍ
- SS SVORKA SPOJOVACÍ
- SO SVORKA OKAPOVÁ
- SJ SVORKA JÍMACÍOVÁ

POSPOJENÍ PROVEDENO VODIČEM CY6mm2 NA EKVIPOTENCIÁLNÍ PŘÍPOJNICI "HOP".

NAPĚTOVÁ SOUSTAVA: 3PEN AC 400V/ TN-C-S
OCHRANA PŘED ÚRAZEM EL.PROUDEM:
AUTOMATICKÝM ODPOJENÍM OD ZDROJE, DOPLŇJÍCÍM POSPOJOVÁNÍM A
PROUDOVÝMI CHRÁNICÍ

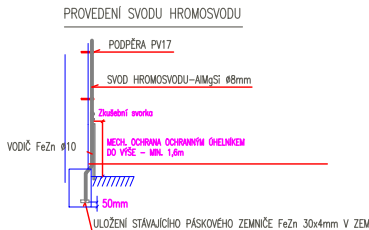

AFRY Magistrů 1275/13 140 00 Praha 4, Michle		AKCE: MODERNIZACE TEPLÁRNY MLADÁ BOLESLAV DOKUMENTACE PRO STAVEBNÍ POVOLENÍ	
ZAKÁZKOVÉ ČÍSLO: 0404T21		NÁZEV: SO 203 Úpravy kotelny K80/90 D.1.4 Stavební elektroinstalace	
STUPEŇ: DOKUMENTACE DSP		Hromosvod	
DATUM: 12/2023		VYPRACOVAL: LOGINOV	KONTROLOVAL A ZODPOVÍDÁ: ING.FOLTÝN
		ARCHIVNÍ ČÍSLO: 0404T21-DS203-420	
		POČET A4: 2	REVIZE: 0
		MĚŘÍTKO: 1:200	
		LIST: 0	