



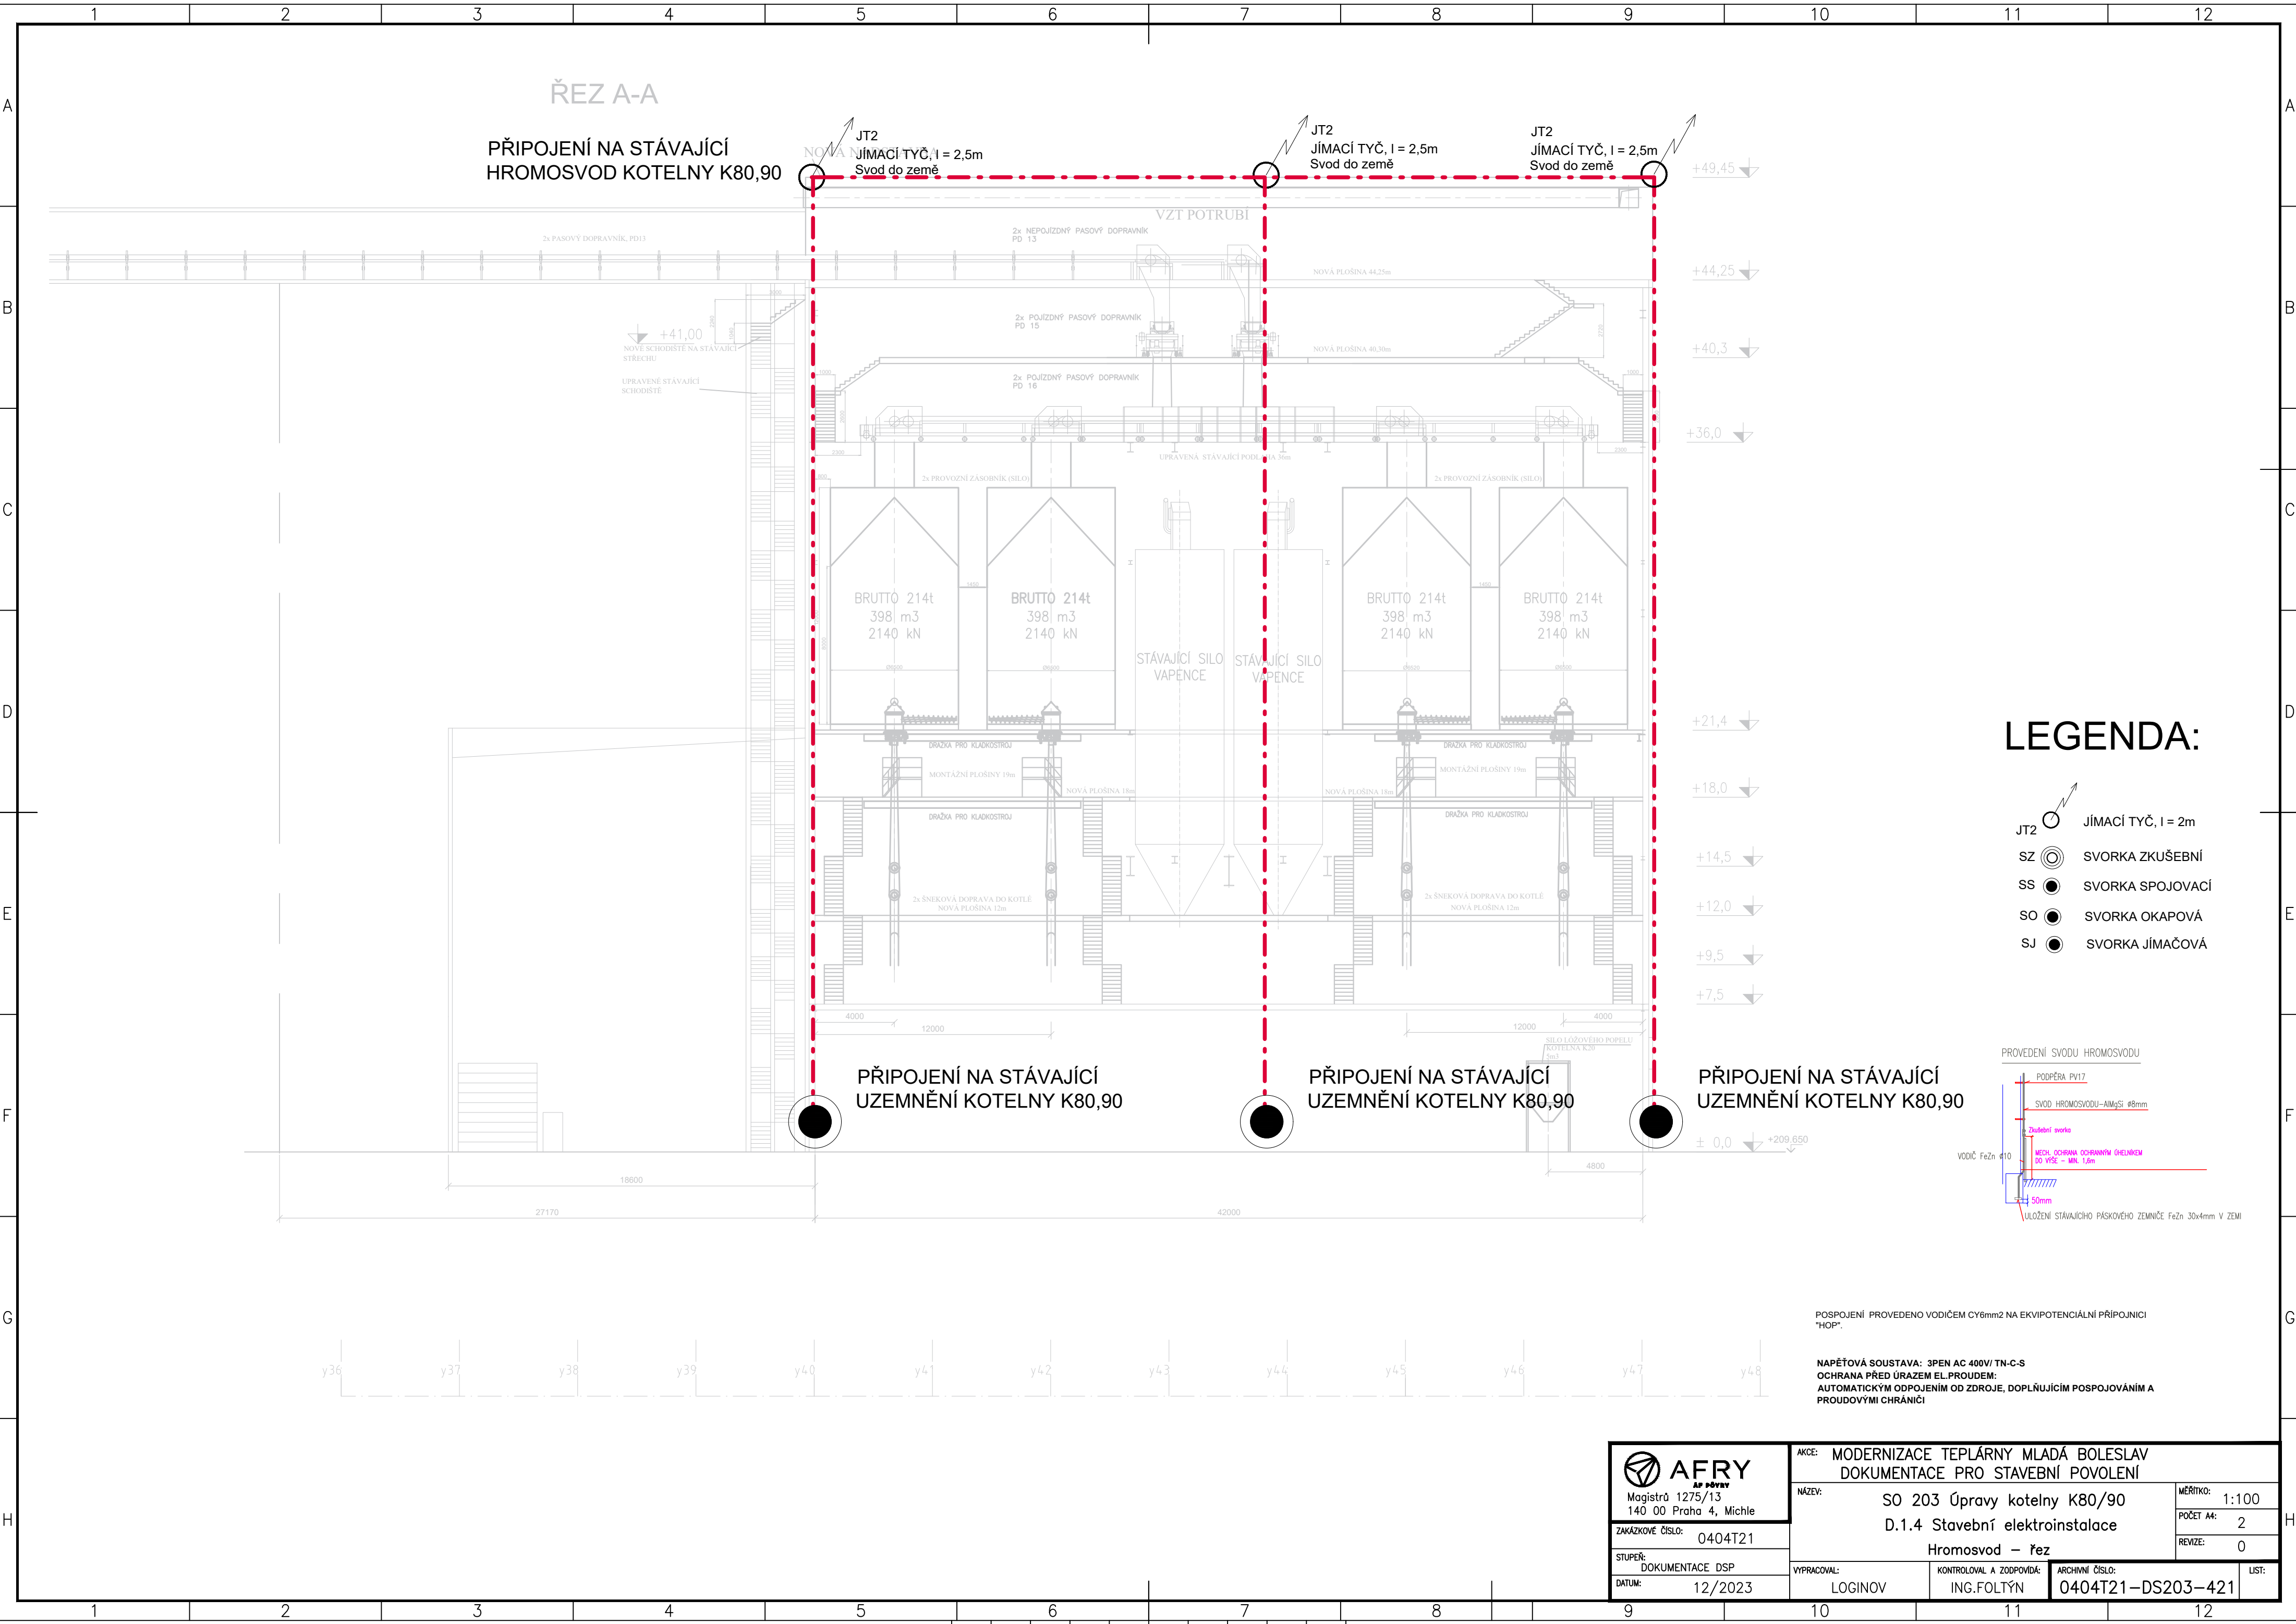

LEGENDA:

- JT2 JÍMACÍ TYČ, l = 2m
- SZ SVORKA ZKUŠEBNÍ
- SS SVORKA SPOJOVACÍ
- SO SVORKA OKAPOVÁ
- SJ SVORKA JÍMAČOVÁ

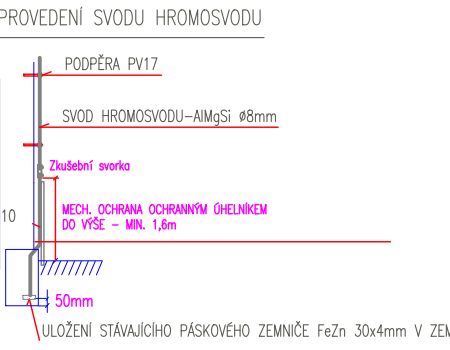

POSPOJENÍ PROVEDENO VODIČEM CY6mm2 NA EKVIPOTENCIÁLNÍ PŘÍPOJNICI "HOP".

NAPĚŤOVÁ SOUSTAVA: 3PEN AC 400V/ TN-C-S
OCHRANA PŘED ÚRAZEM EL.PROUDEM:
AUTOMATICKÝM ODPOJENÍM OD ZDROJE, DOPLŇUJÍCÍM POSPOJOVÁNÍM A PROUDOVÝMI CHRÁNIČI

 Magistrů 1275/13 140 00 Praha 4, Michle	AKCE: MODERNIZACE TEPLÁRNY MLADÁ BOLESLAV DOKUMENTACE PRO STAVEBNÍ POVOLENÍ		
	NÁZEV: SO 203 Úpravy kotelny K80/90 D.1.4 Stavební elektroinstalace		MĚŘÍTKO: 1:100
	ZAKÁZKOVÉ ČÍSLO: 0404T21		POČET A4: 2
	STUPEŇ: DOKUMENTACE DSP		REVIZE: 0
DATUM: 12/2023	VYPRACOVAL: LOGINOV	KONTROLOVAL A ZODPOVÍDÁ: ING.FOLTÝN	ARCHIVNÍ ČÍSLO: 0404T21-DS203-421
			LIST: