


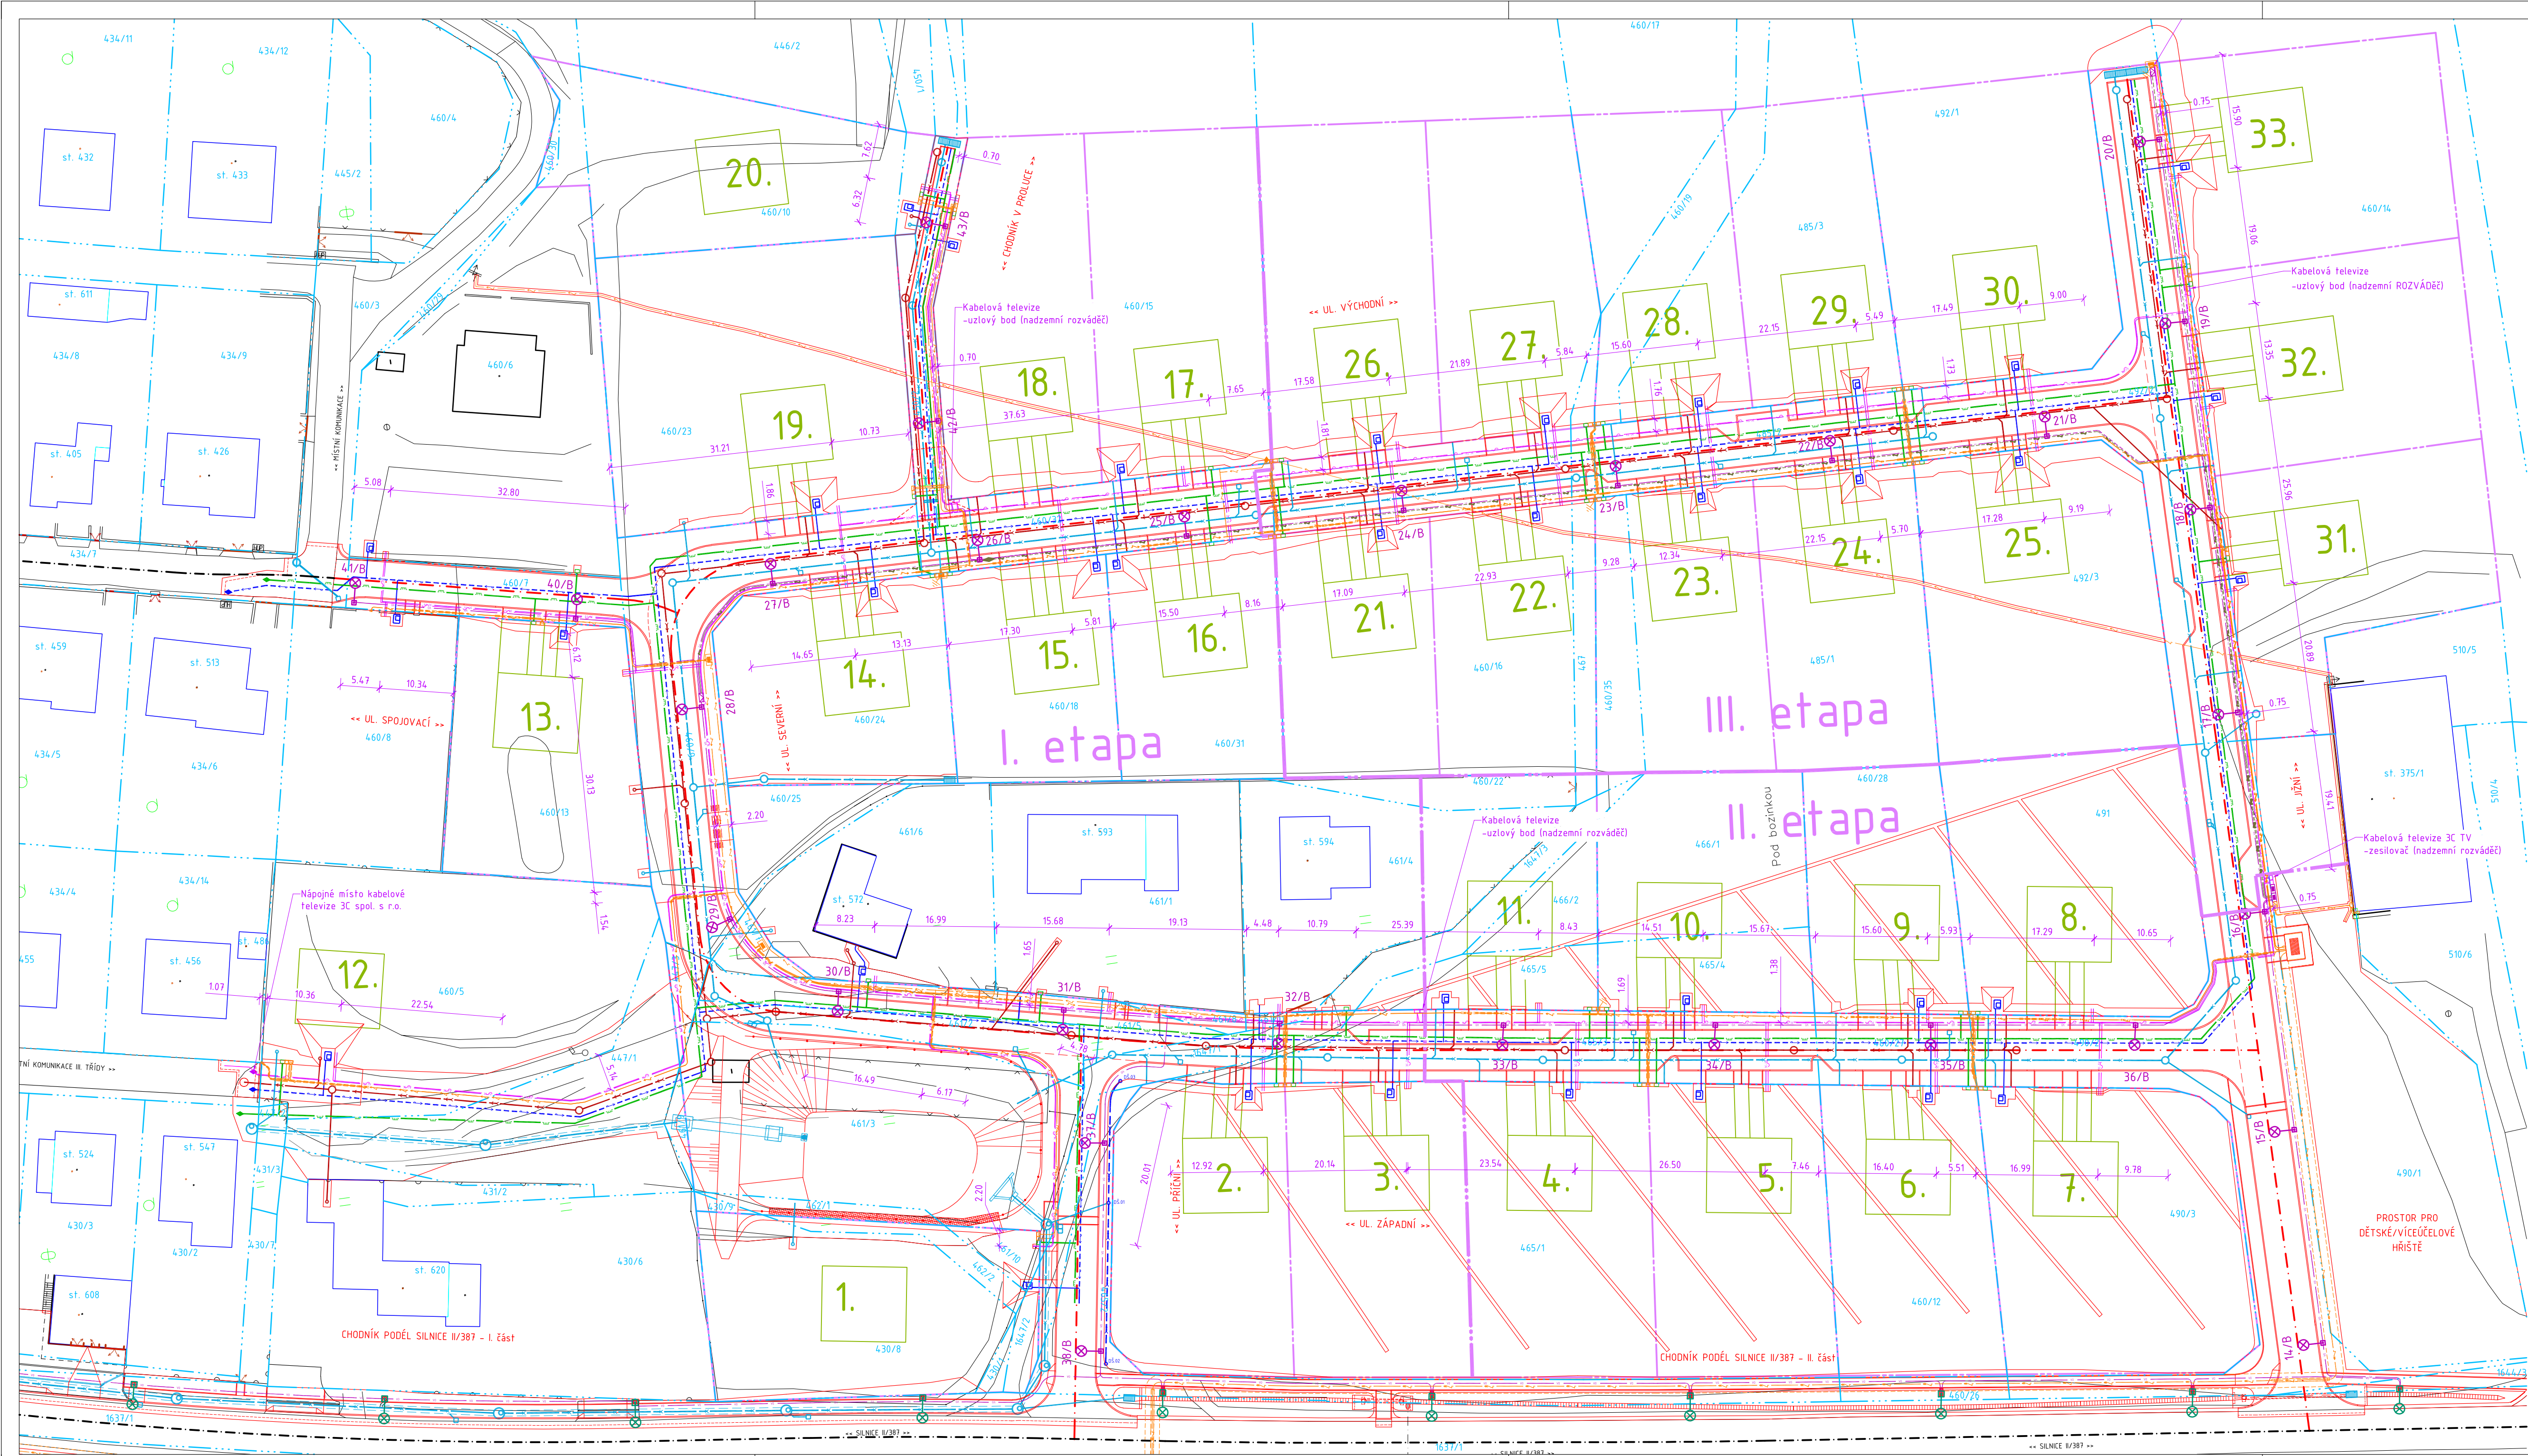

STÁVAJÍCÍ STAV

NAVRŽENÝ STAV

KATASTR NEMOVITOSTÍ - HRANICE PARCEL

KATASTR NEMOVITOSTÍ - HRANICE BUDOV

NÁVRH RD

NÁVRH PARCELACE DLE ÚZEMNÍ STUDIE

STL PLYNOVOD

STL PLYNOVODNÍ PŘÍPOJKA

VODOVODNÍ ŘAD

KANALIZAČNÍ ŠACHTA DEŠŤOVÉ KANALIZACE

PŘÍPOJKA DEŠŤOVÉ KANALIZACE + REVIZNÍ ŠACHTA

PŘÍPOJKA DEŠŤOVÉ KANALIZACE + ULIČNÍ VPUST

PŘÍPOJKA DEŠŤOVÉ KANALIZACE + HORSKÁ VPUST

PŘÍPOJKA DEŠŤOVÉ KANALIZACE + LINIOVÁ VPUST

DS

DRENÁŽNÍ ŽEBRO S DRENÁŽNÍ ŠACHTOU

SPLÁŠKOVÁ KANALIZACE

KANALIZAČNÍ ŠACHTA SPLÁŠKOVÉ KANALIZACE

PŘÍPOJKA PŘÍPOJKY KANALIZACE + REVIZNÍ ŠACHTA

PODZEMNÍ VEDENÍ ELEKTRO VN

OCHRANNÉ PÁSMO PODZEMNÍHO KABELU VN

PODZEMNÍ VEDENÍ ELEKTRO NN

DISTRIBUČNÍ ROZVÁDEČ

PLYNOMĚROVÁ SKŘÍN HUP

ROZVÁDEČ SEK - INTERNET

ROZVÁDEČ KABELOVÉ TELEVIZE

DISTRIBUČNÍ TRAFOSTANICE (NENÍ SOUČÁSTÍ STAVBY, PROJEKTUJE EGD, a.s.)

PŘÍPOJKOVÝ ROZVÁDEČ - VO

ELEKTROMĚROVÝ ROZVÁDEČ - VO

PODZEMNÍ VEDENÍ VO

REZERVNÍ PODZEMNÍ KABEL VO

STOŽÁRY VO VÝŠKY 5,0m NAD VOZOVKOU S VÝLOŽNÍKY DÉLKY 0,5m NEBO BEZ VÝLOŽNÍKU

STOŽÁRY VO VÝŠKY 8,0m NAD VOZOVKOU S VÝLOŽNÍKY DÉLKY 1 - 2,5m

PODZEMNÍ VEDENÍ NN S NEVYPÍNAJÍCÍ FÁZÍ PRO VENKOVNÍ ZÁSUVKY 230V

REZERVNÍ PODZEMNÍ KABEL NN S NEVYPÍNAJÍCÍ FÁZÍ

CHRAŇNÍK PRO UMÍSTĚNÍ SEK

PODZEMNÍ VEDENÍ KABELOVÉ TELEVIZE

PROJEKTANT OBJEKTŮ SEK:

RAZÍTKO:

Alexa-projekce s.r.o.
Minská 27a, 616 00, Brno
T: +420 608 770 745
E: info@alexa-projekce.cz
W: http://alexa-projekce.cz/
IČO: 046 30 068
DIČ: CZ04630068
Ing. Karel Alexa
ČKAIT - 1004275

RAZÍTKO:

SOUŘADNICOVÝ SYSTÉM: JTSK
VÝŠKOVÝ SYSTÉM: BPV

ING. MARTIN SMĚLÝ
ČKAIT - 1004435

STAVEBNÍK:

Městys Doubravník
Doubravník 75
592 61 Doubravník
IČ: 00294268
DIČ: CZ00294268

RAZÍTKO:

HLAVNÍ PROJEKTANT:

VUT v Brně, Fakulta stavební
Ústav pozemních komunikací
Veveří 331/95, 602 00 Brno
T: +420 737 103 345
E: marsmely@email.cz
IČ: 00216305
DIČ: CZ216305

ING. MARTIN SMĚLÝ
ČKAIT - 1004435

INFRASTRUKTURA PRO LOKALITU DOUBRAVNÍK - JIH

MĚŘÍTKO: 1 : 500

KRAJ: JIHOVÝCHODNÍ

DATUM: ÚNOR 2024

OKRES: BRNO - VENKOV

VYPRACOVAL: Bc. Petr Vítek

MÍSTO STAVBY: DOUBRAVNÍK

VED. PROJEKTANT: Ing. Martin Smělý

KAT. ÚZEMÍ: DOUBRAVNÍK

STUPEŇ: PDPS

Č. KAT. ÚZEMÍ: 631 388

SITUACE ROZVODŮ KABELOVÉ TV
(SO 410)

KÓD: D.1.4.4

ČÍSLO VÝKRESU: 02

PARÉ: