



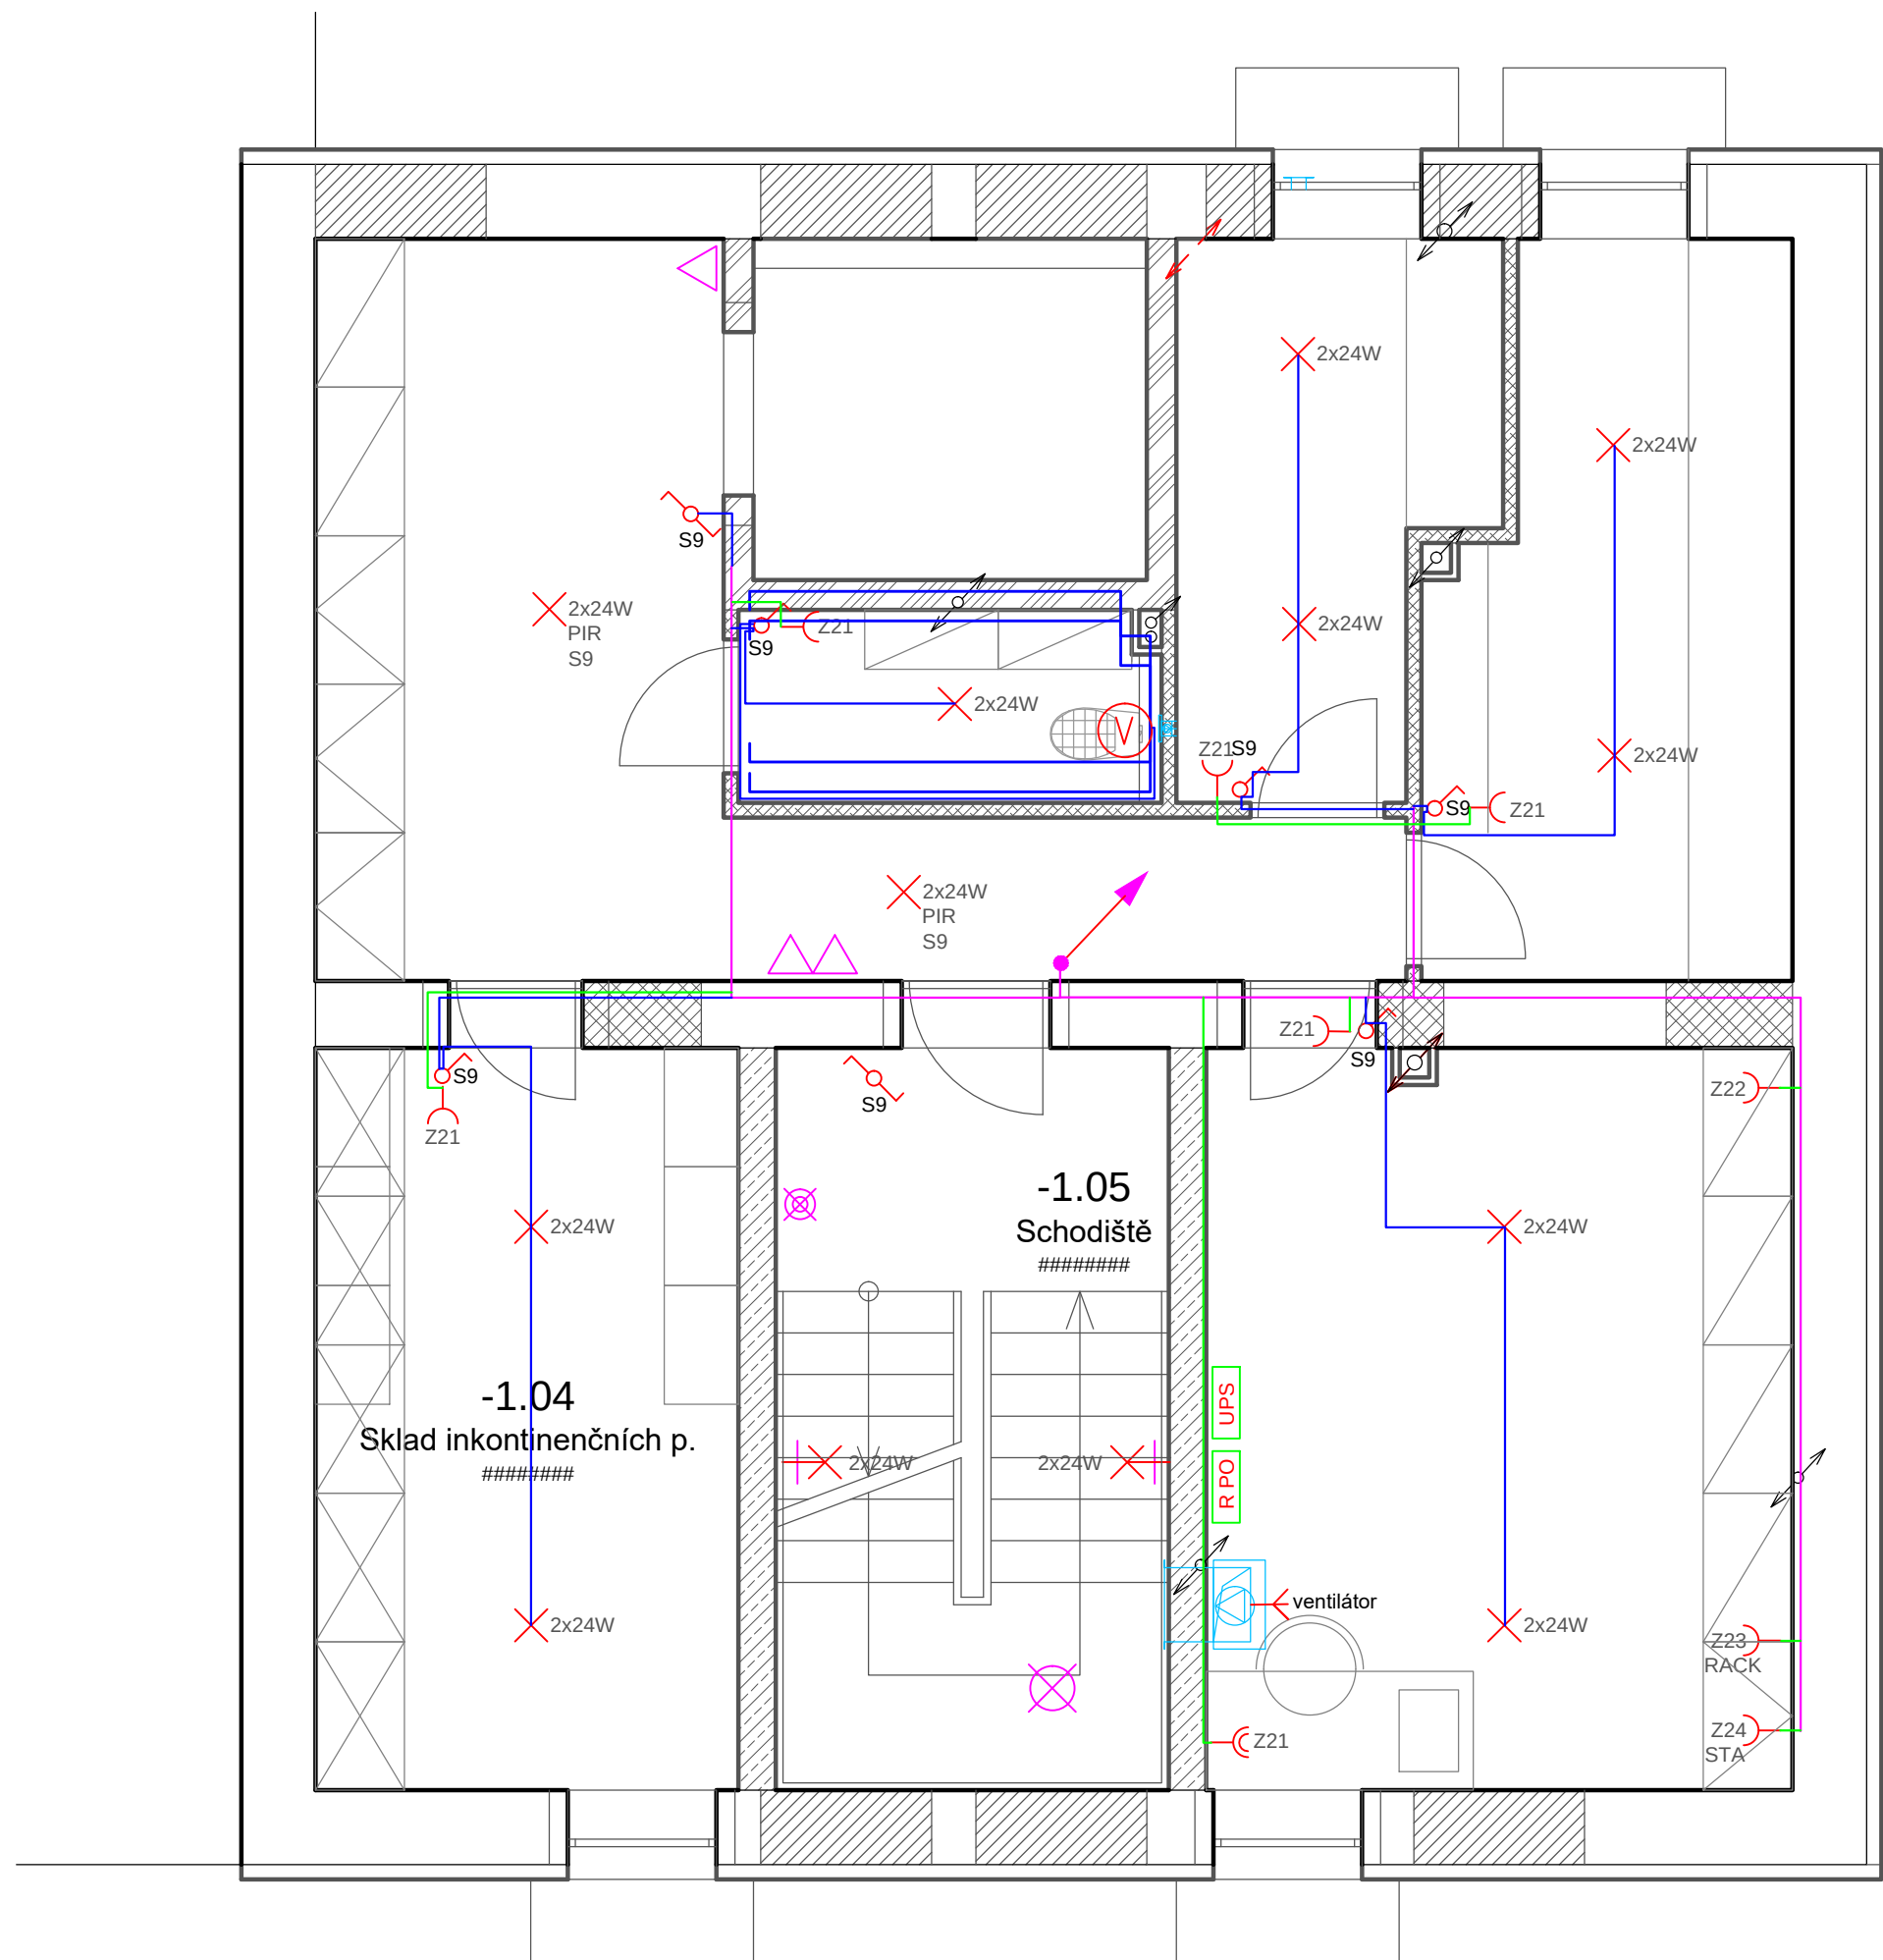

Legenda:

- Vypínač č. 1
- Vypínač č. 5
- Vypínač č. 6
- Svitidlo
- Zářivkové svítidlo
- Svitidlo IP44
- Zásuvka jednonásobná
- Zásuvka dvojnásobná
- Zásuvka 400V
- Stoupající vedení do vyššího patra
- Stoupající vedení z nižšího patra
- 1f vývod
- 3f vývod
- Zásuvka jednonásobná IP44
- Vypínač č.7
- Nouzové svítidlo
- Ochranné pospojení
- ZL Zásuvková lišta - 4 zásuvky
- RB Bytový rozvaděč

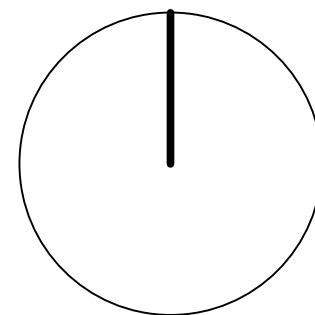

±0,000 = 527,00 m n.m.
Souřadný systém: JTSK
Výškový systém: BpV

Hlavní projektant : Ing. arch. Martin Jirovský, Ph.D., Převrátílská 330, Tábor 390 01, IČO 625 49 201		CENTRUM SLUŽEB STARÉ MĚSTO WWW.CENTRUM SLUŽEB TÁBOR.CZ PŘEVŘÁTILSKÁ 330, TÁBOR 390 01 ATELIER M.A.A.T.	
Zodp. projektant: Ing. arch. Martin Jirovský, Ph.D., Převrátílská 330, Tábor 390 01, IČO 625 49 201			
Vypracoval : Vojtěch Vacek Ješetice 26 ,257 89		DPS Číslo zak. : Datum : Červen 2020 Ozn. části : D.1.4 Měřítko : 1:50 Č. výkresu : 1	
Investor : Centrum sociálních a zdravotních služeb města Příbram, Brodská 100, 261 01, Příbram VIII			
KÚ : Březové Hory [735515]	P. č. : st. 577/1, st. 577/2, 541/9, 541/11		
Akce : PROJEKTOVÁ DOKUMENTACE - DOMOV SENIORŮ, PŘÍBRAM VII		Paré :	
Obsah : Silnoproudá elektroinstalace - Půdorys 1.PP			