



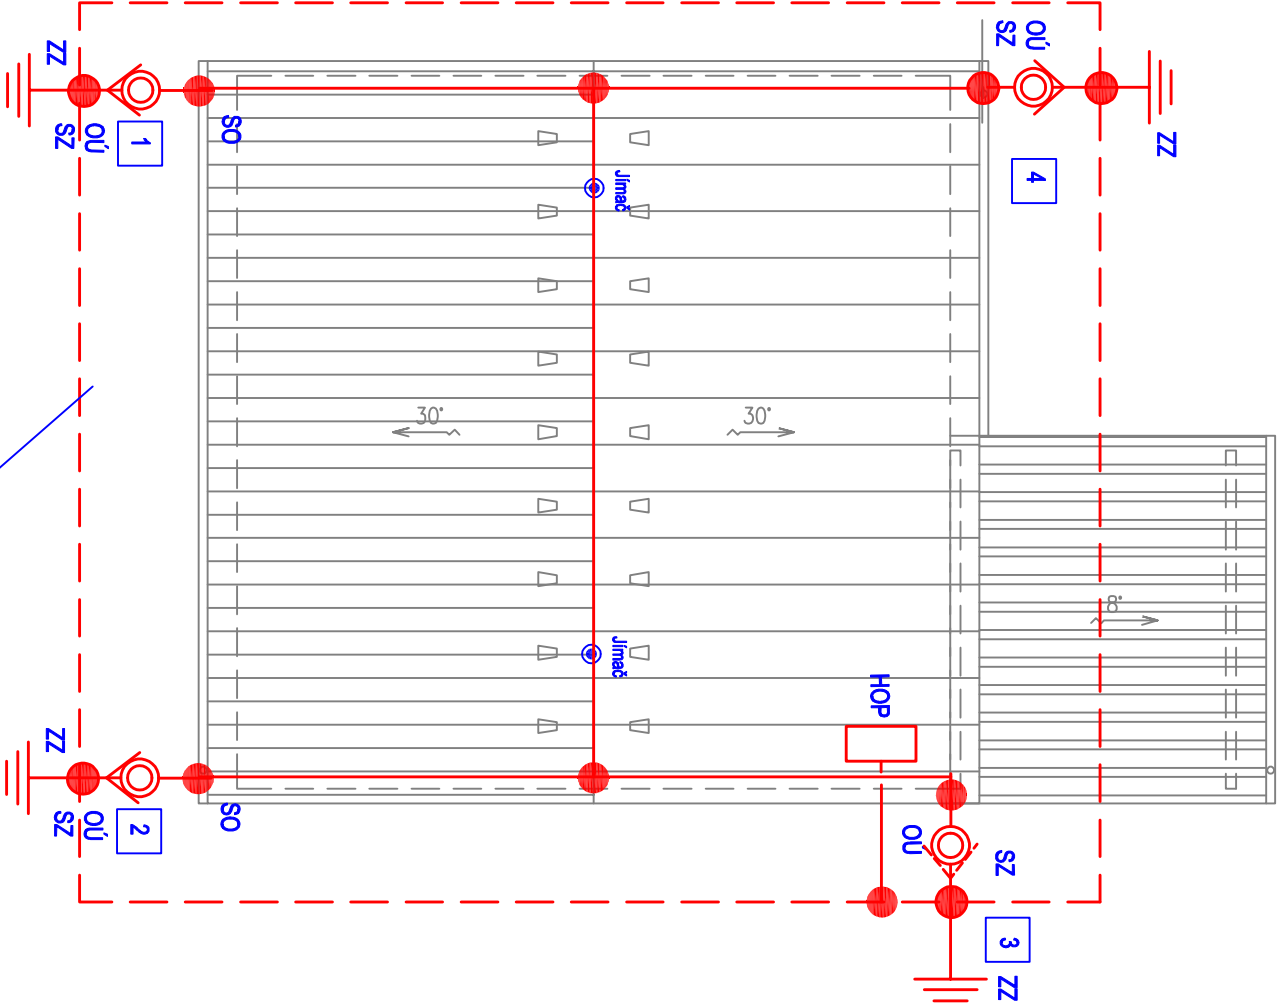


Napojení hromosvodu na základový zemník

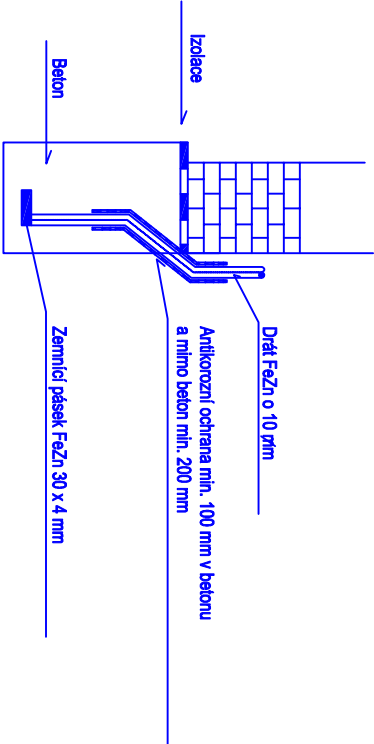


HROMOSVOD A UZEMNĚNÍ NA SÁVAJÍCÍ BUDOVĚ ZŮSTÁVÁ BEZEMĚN

- LEGENDA :
- SZ Svorka zkušební
 - OÚ Ochranný únik
 - ZZ Základový zemník
 - SO Svorka okapová
 - SS Svorka spojovací
 - jímec Hromosvodový jímec
 - 1 Označovací štítek hromosvodového svodu

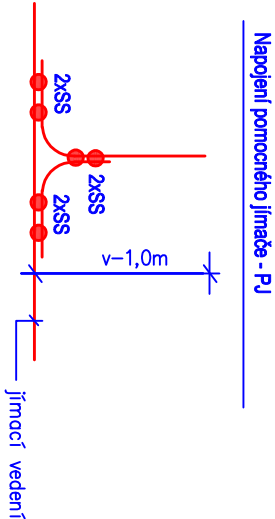

Odbočka jímecného vedení

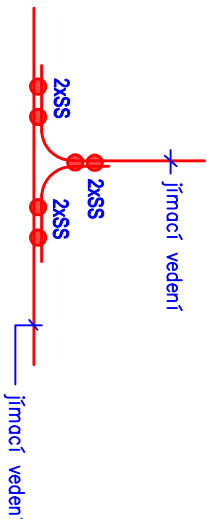

Vypracoval:		Zodp. proj.:		Kontroloval:	
Ing. Vlastimil Kržan		Ing. Vlastimil Kržan			
Stupeň :		DPS			
Investor:		OBEC PTICE			
PTICE – INTENZIFIKACE ČOV ČOV – ELEKTROINSTALACE HROMOSVOD+UZEMNĚNÍ Zak. číslo 101/2019 Datum: 11/2019 Měřítko: 1:100 Č. výkresu D2.2–PS02–E–02.2					
PROVOD inž. spol. s r.o. V Podolíř 226/28 400 01 Ústí n/L tel.: 475 201 580 provod@provod.cz http://www.provod.cz 					