


PŮDORYS STŘECH – NÁVRHOVÝ STAV

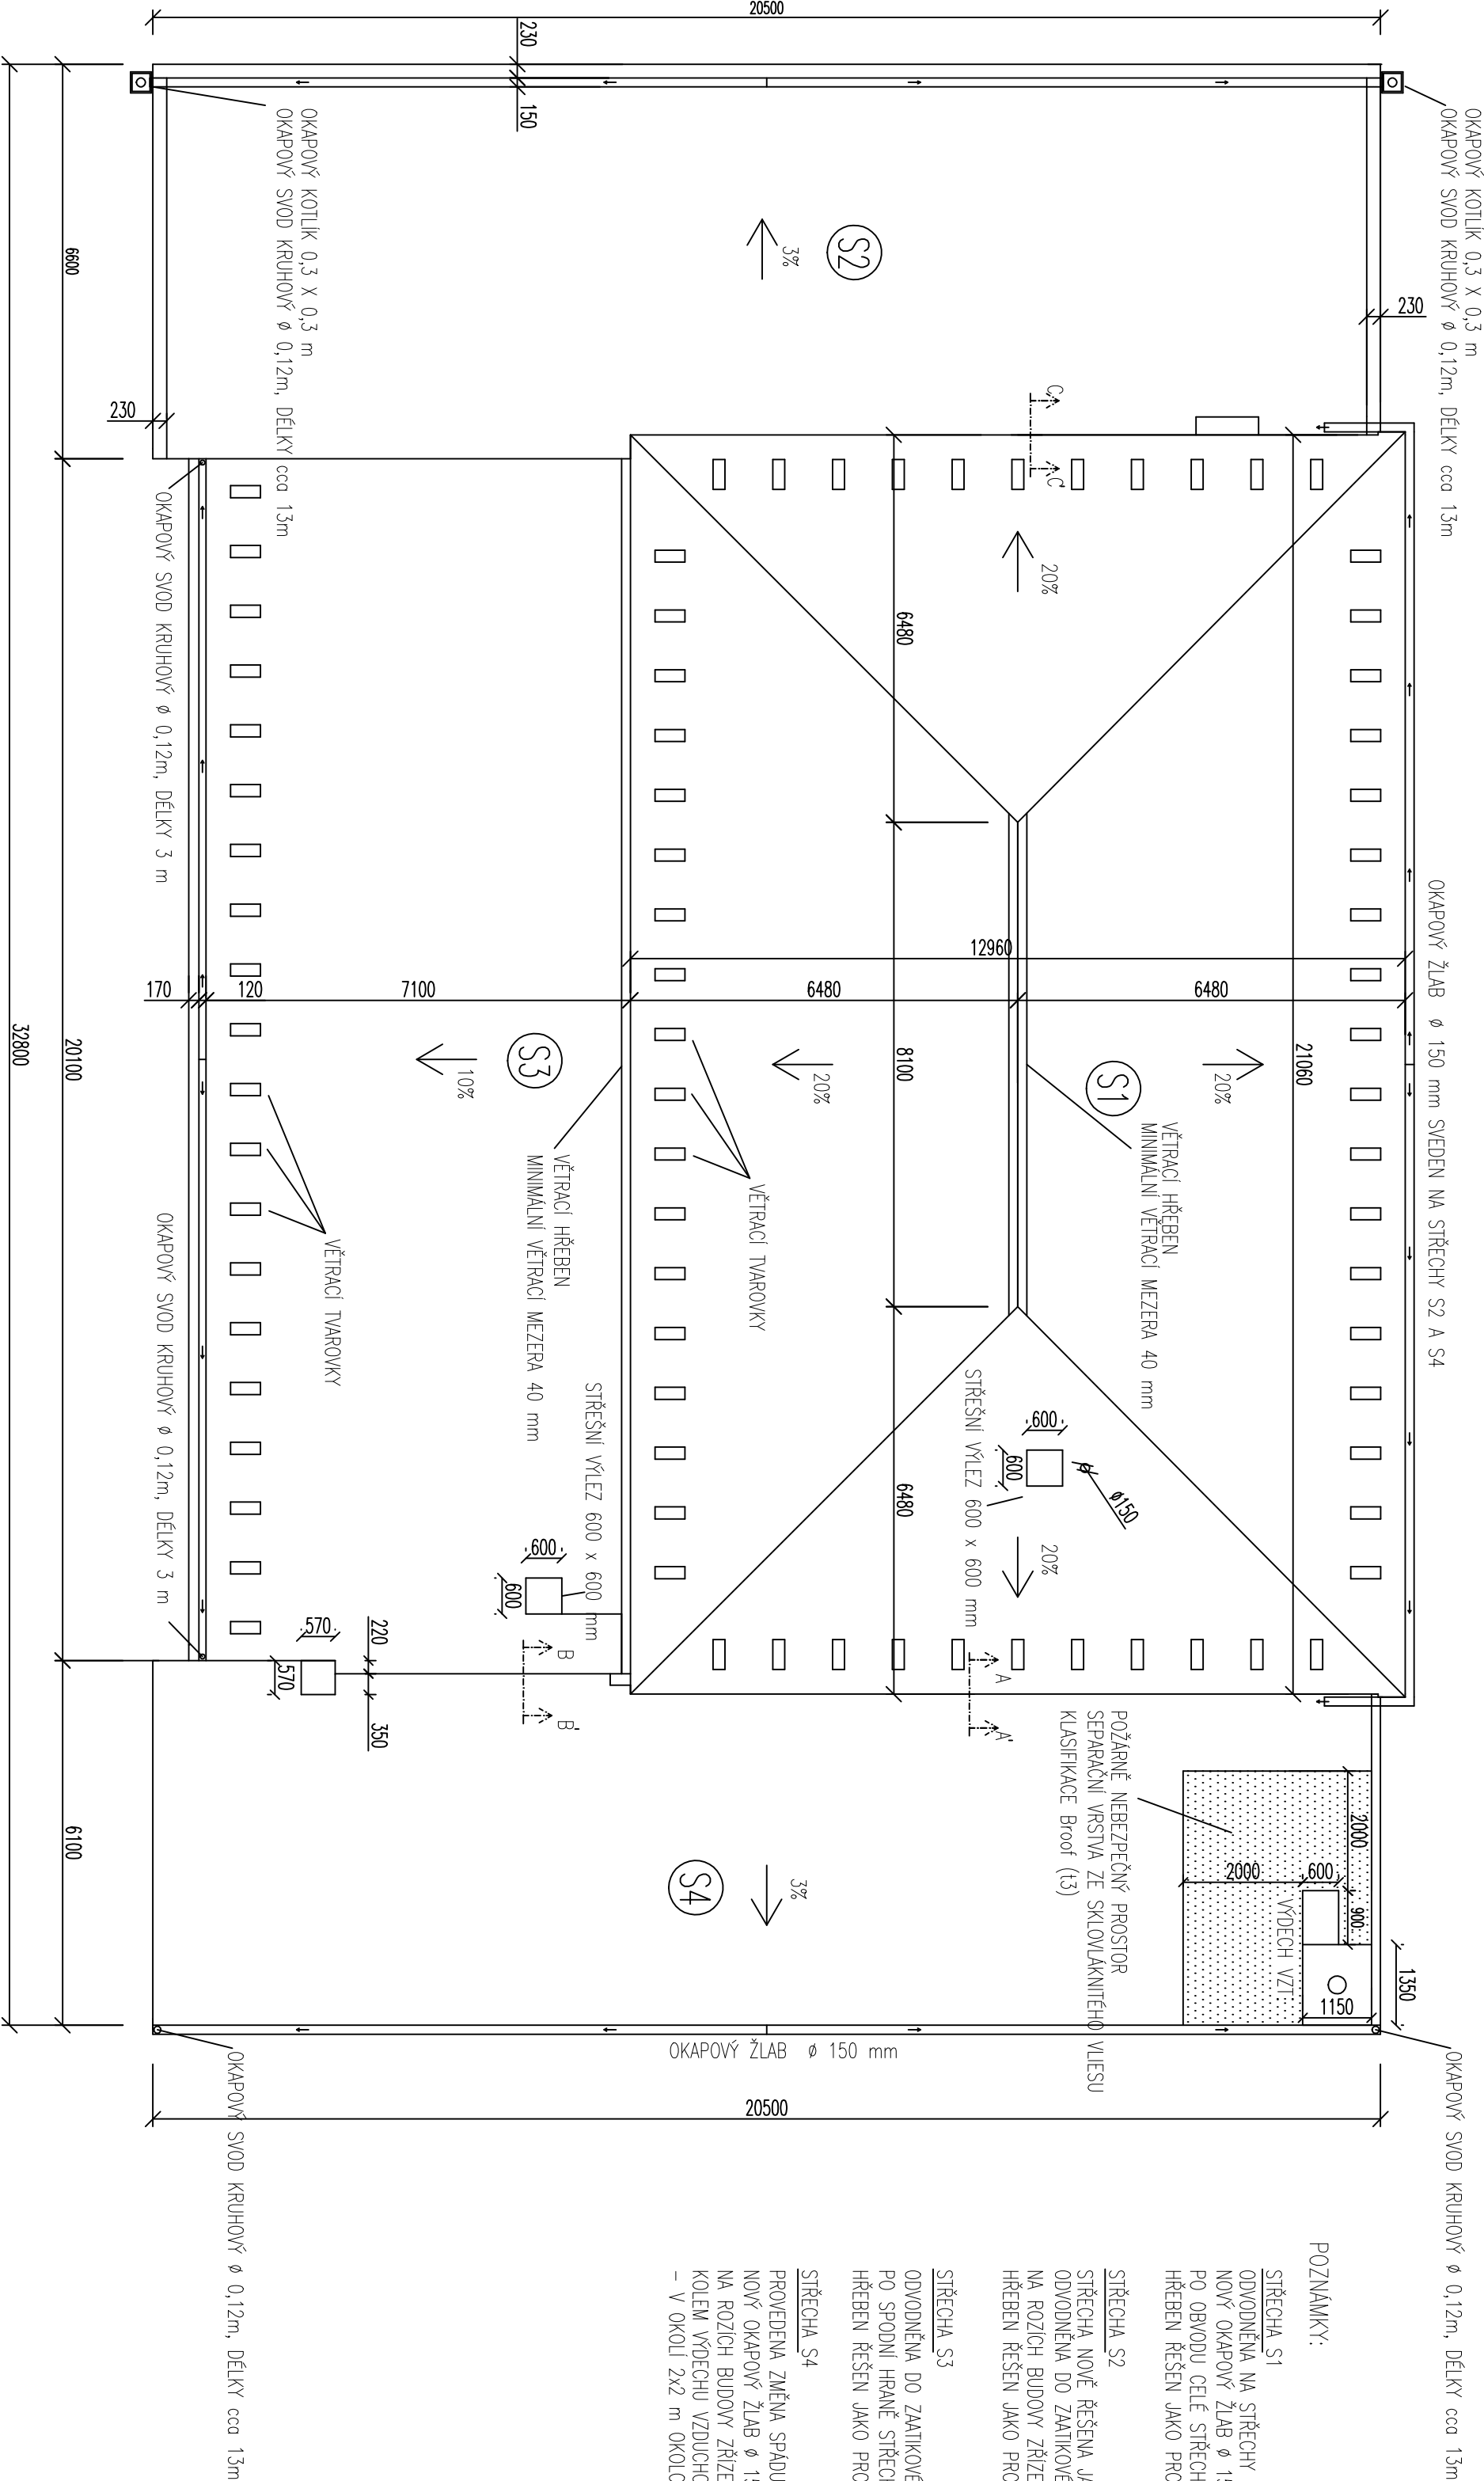


POZNÁMKY:

- STŘECHA S1
ODVODNĚNÁ NA STŘECHY S2,3,4
NOVÝ OKAPOVÝ ŽLAB Ø 150 mm PO DÉLCE STŘECHY
PO OBVODU CELÉ STŘECHY VĚTRACÍ TVAROVKY S OSOVOU VZD. 1m
HŘEBEN ŘEŠEN JAKO PROVĚTRÁVANÝ S VĚTRACÍ MEZEROU MIN. 40mm
- STŘECHA S2
STŘECHA NOVĚ ŘEŠENA JAKO JEDNOPLAŠŤOVÁ S JEDNOTNÝM SPÁDEM 3%
ODVODNĚNÁ DO ZATÍKOVÉHO ŽLABU
NA ROZLOH BUDOVY ZŘÍZENÝ 2 KRUHOVÉ SVODY Ø 120 mm DÉLKY CCA 13m
HŘEBEN ŘEŠEN JAKO PROVĚTRÁVANÝ S VĚTRACÍ MEZEROU MIN. 40mm
- STŘECHA S3
ODVODNĚNÁ DO ZATÍKOVÉHO ŽLABU
PO SPODNÍ HRANĚ STŘECHY VĚTRACÍ TVAROVKY S OSOVOU VZD. 1m
HŘEBEN ŘEŠEN JAKO PROVĚTRÁVANÝ S VĚTRACÍ MEZEROU MIN. 40mm
- STŘECHA S4
PROVEDENA ZMĚNA SPÁDU – NOVĚ SMĚREM OD BUDOVY
NOVÝ OKAPOVÝ ŽLAB Ø 150 mm
NA ROZLOH BUDOVY ZŘÍZENÝ 2 KRUHOVÉ SVODY Ø 120 mm DÉLKY CCA 13m
KOLEM VÝVECHU VZDUCHOTECHNIKY NEBEZPEČNÝ POŽÁRNÍ PROSTOR
– V OKOLÍ 2x2 m OKOLO VZT PROVEDENA SEPARAČNÍ VRSTVA ZE SKLOVLAKNITÉHO VLEISU KLASIFIKACE Broof (I3)


SCHEMATICKÉ ŘEZY ATIK:

A – A'

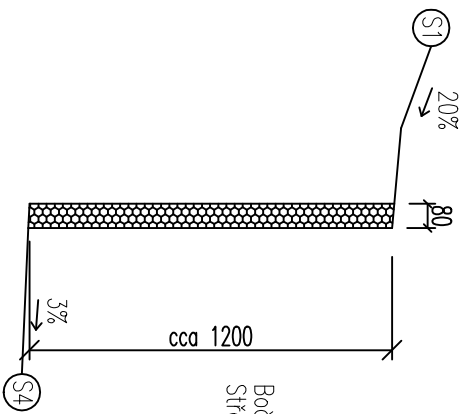


Boční stěna střechy S1 nově zateplena EPS 100S tl. 80 mm a přetlačena PVC-P fólií
Střecha S1 svedena přes okapníčku na střechu S4

B – B'

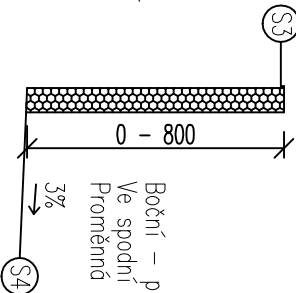

Boční – příčná strana střechy S3 nově zateplena pomocí EPS 100S tl. 80 mm a přetlačena PVC-P fólií
Ve spodní části bok střechy S3 novozuje na střechu S4
Přomětná výška klínu po délce střechy S4 od U – cca 800 mm

C – C'

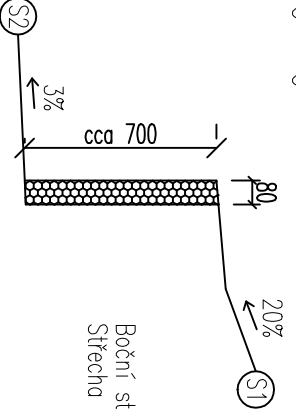

Boční stěna střechy S1 nově zateplena EPS 100S tl. 80 mm a přetlačena PVC-P fólií
Střecha S1 svedena přes okapníčku na střechu S2

ATELIER		DEK	
OPRAVA STŘECHY			
T. J. Sokol Podolí, Podolská 90/5, 147 00 Praha 4 - Podolí			
PROJEKTANT:		OBJEDNATEL:	
DEKPROJEKT s.r.o.		Tělocvičná jednota sokol – Podolí	
Tiskarská 10/257, PRAHA 10, 108 00		Podolská 90/5	
TEL 234 054 284 FAX 234 054 291		147 00 Praha 4 - Podolí	
STUPĚŇ DOKUMENTACE:	ZJEDNODUŠENÁ PD OPRAVY STŘECHY		
ČÁST DOKUMENTACE:	VÝKRESOVÁ ČÁST		
OBSAH VÝKRESU:	PŮDORYS STŘECH - NÁVRHOVÝ STAV		
VYPRACOVAL:	ZODPOVĚDNÝ PROJEKTANT:		
Bc. Michal Holéc	Ing. Luboš Kaně		
KONTROLOVAL:			
Ing. Petr Zrník			
Podřadové číslo v deníku autorizované osoby: Z767			
PARÉ:		FORMÁT A2	
		DATUM: říjen 2013	
		MĚŘÍTKO: 1:100	
		Č. ZAKÁZKY: 2013-014589-Zr	
		ČÍSLO VÝKRESU:	
		D.1.2.2	