


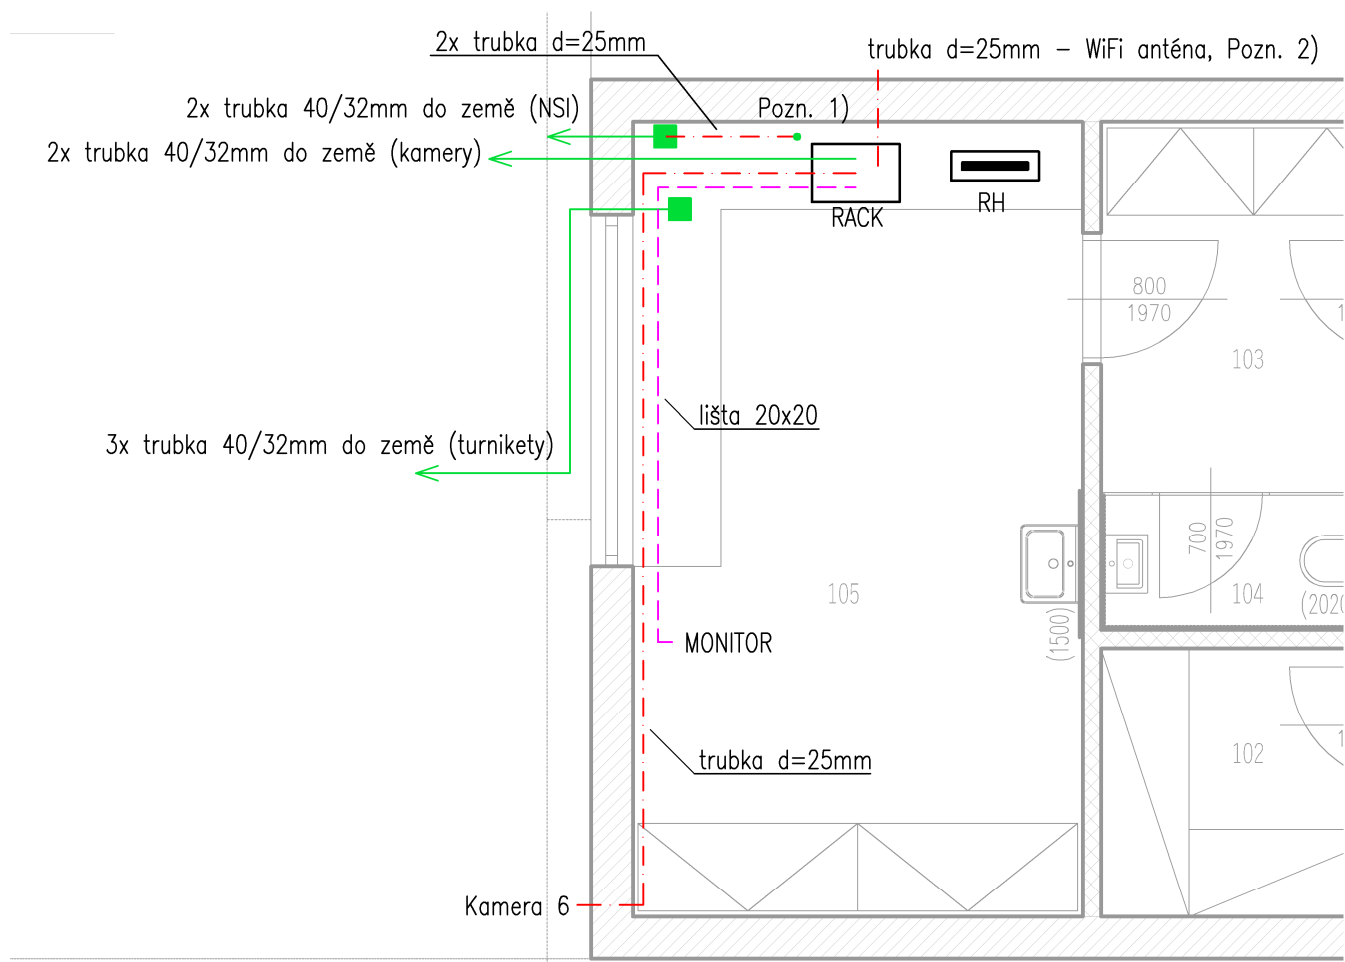

NSI – Nouzový systém pro invalidy.

Pozn. 1): Umístění vývodů bude přizpůsobeno požadavkům a provedení nouzového systému pro invalidy dle konkrétního výrobce! Návrh provedení – cca 30cm nad podlahou instalovat krabici (např. K0125). Z ní do země vyvést 2ks trubek 40/32mm vedených do m.č. 110 a 113 objektu občerstvení. Současně z této krabice vést 2ks instalační trubek d=25mm k řídicí jednotce nouzového systému (zakončených např. v krabici KU 68).

Pozn. 2): Umístění vývodu je jen orientační, při realizaci přizpůsobit pozici s dostupným signálem.

PŘÍSTROJE :

- odbočná krabice KU68 do dutých stěn
- odbočná krabice KO 97 do dutých stěn
- rozbočná krabice KO 125 do dutých stěn

generální projektant: BAPO s.r.o., Sušilovo nám. 423/47, 683 01 Rousínov		 Sušilovo nám. 423/47, 683 01 Rousínov, mobil: +420 604 279 035 email: bartak.projekt@seznam.cz	
zodpovědný projektant: Ing. Marek Chromý	vypracoval: Ing. Marek Chromý		
kraj: Liberecký	město: Jilemnice		
investor: Sportovní centrum Jilemnice, s.r.o., Jungmannova 146, 514 01 Jilemnice		datum: 11/2023	
akce – název, místo: PŘÍRODNÍ KOUPACÍ BIOTOP JILEMNICE parc.č 1230, 1233, 1235/3, 1239/11, 1250/1, 1251, 1411/1, 1412, 1413, 1417/1, 1417/3, 1418, 2251/2, k.ú. Jilemnice		formát: 1 x A4	
část projektu: SO 08 Objekt zázemí - pokladny, D.1.4.2 Elektroinstalace		stupeň: DPS	
výkres: Slaboproudé rozvody objektu zázemí - pokladny		měřítko: 1 : 50	číslo výkresu: 02
		zakázkové číslo: 14/2020	