


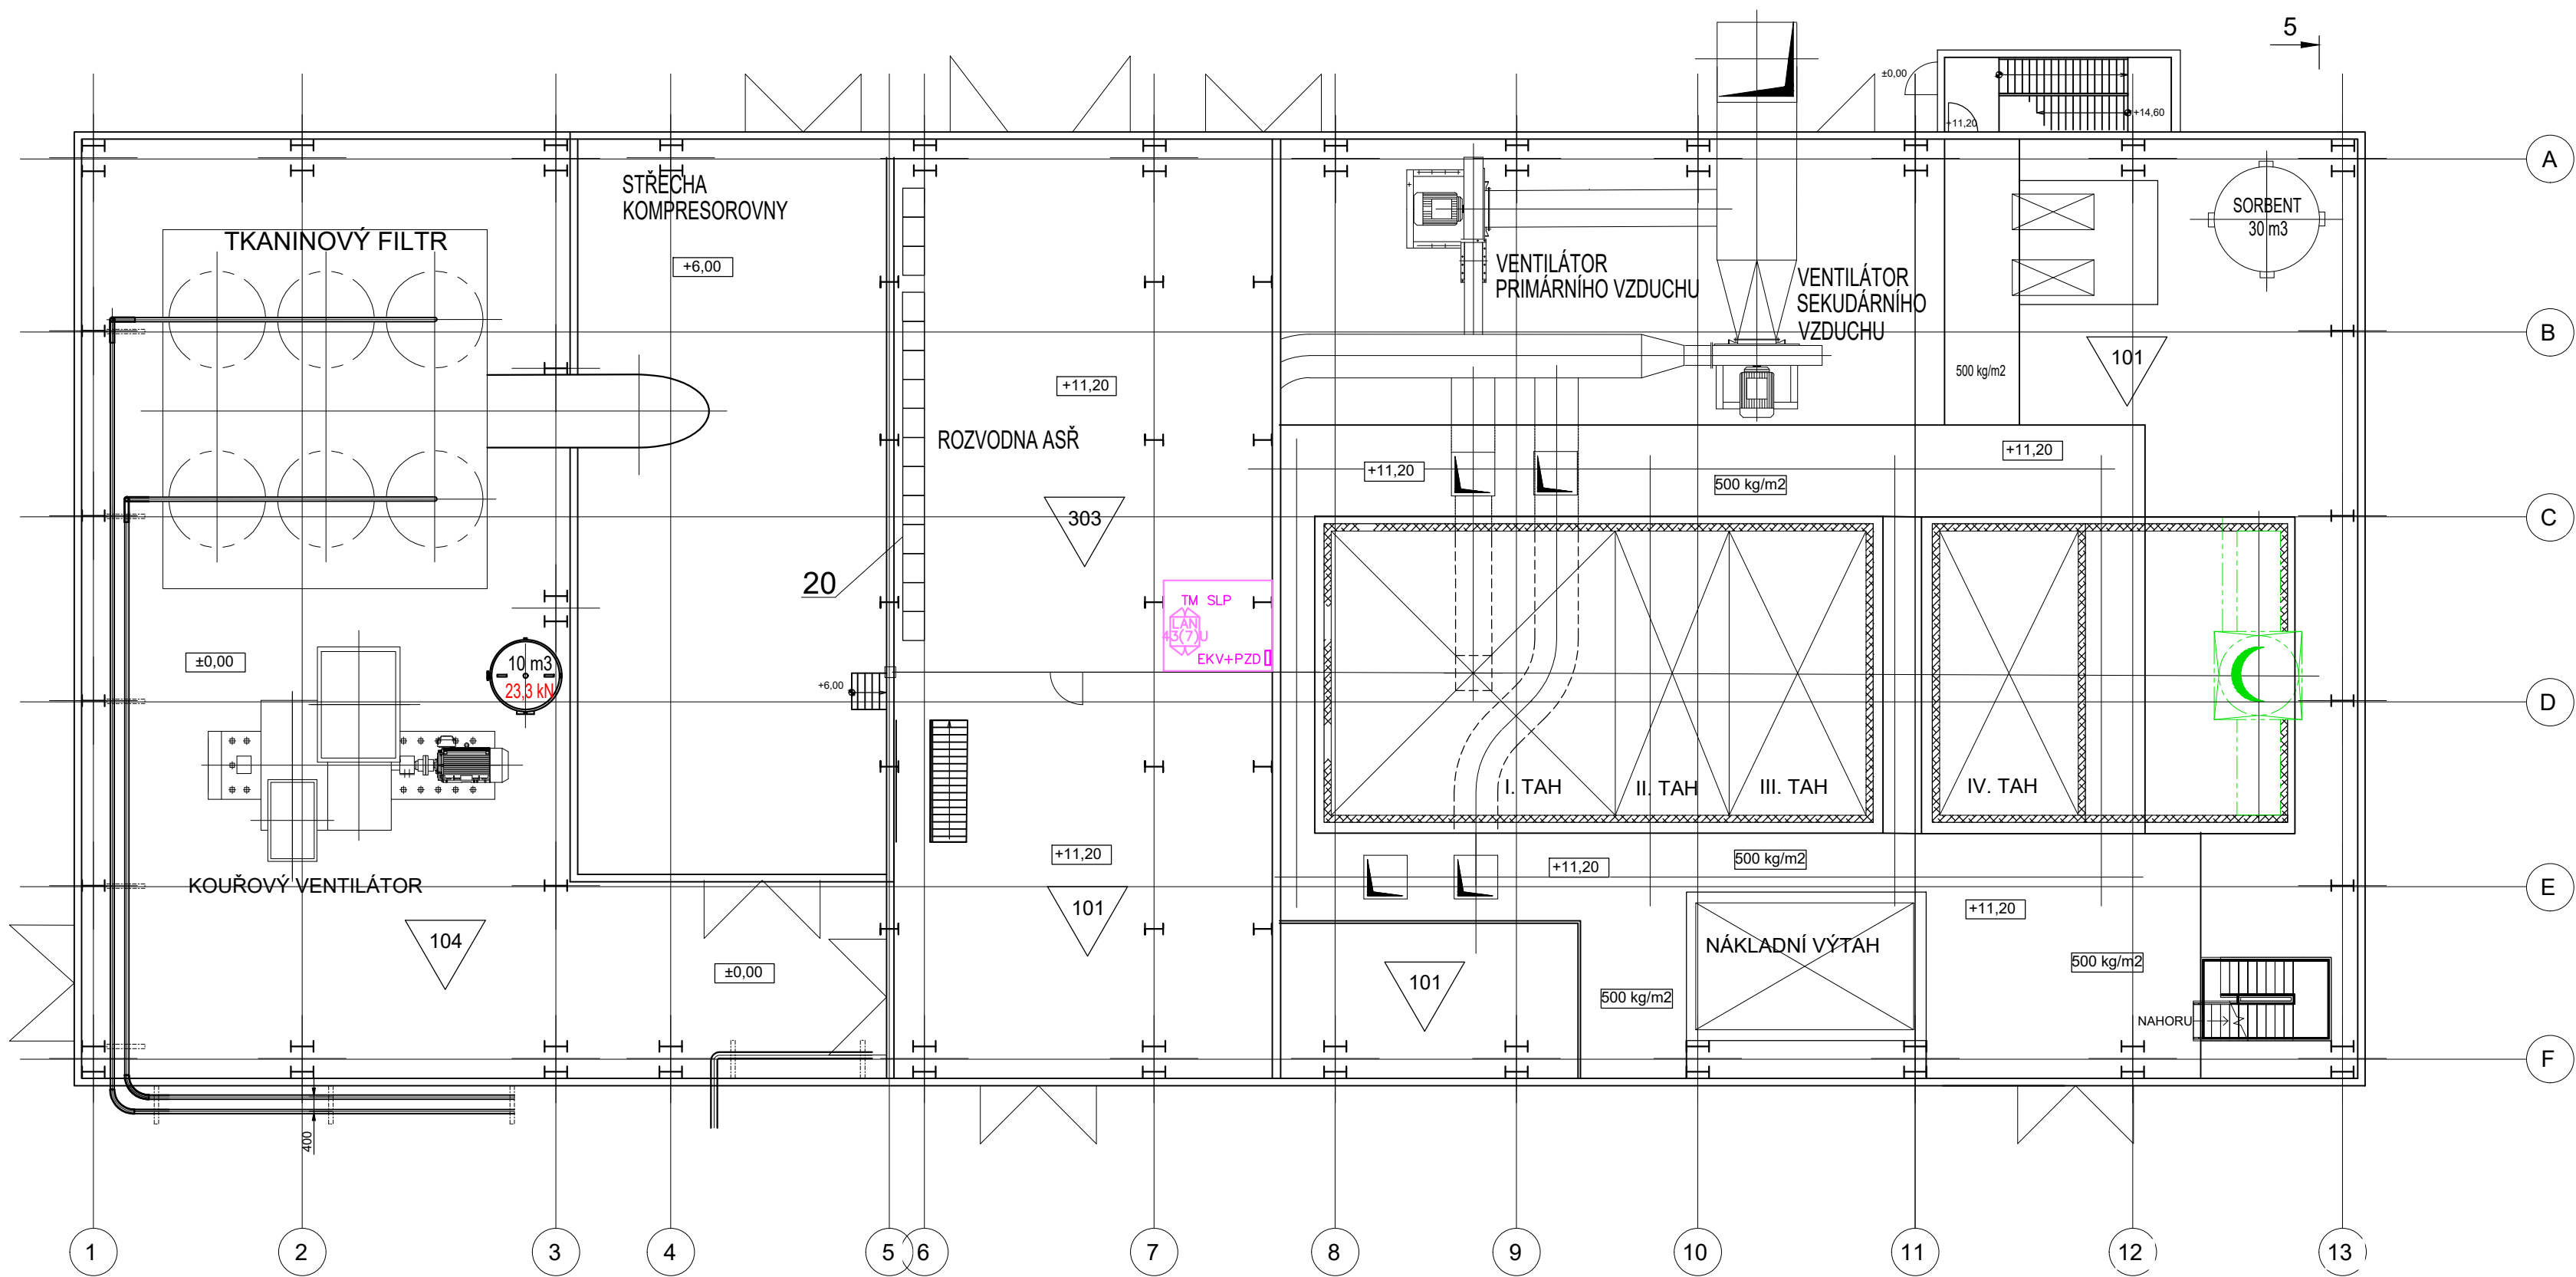

LEGENDA SLP - DATA

- ROZVADĚČ V TM
- ROZVADĚČ RACK

PROJEKTANT: ERCOM		ERCOM s.r.o. Husovo náměstí 119 411 08 Štětí	
 AFRY Magistrů 1275/13 140 00 Praha 4, Michle ZNAČKOVÉ ČÍSLO: 0404T21 STUPEŇ: DOKUMENTACE DSP DATA: 12/2023 <td colspan="2">AKCE: MODERNIZACE TEPLARNY MLADÁ BOLESLAV DOKUMENTACE PRO VYDÁNÍ STAVEBNÍHO POVOLENÍ</td> <td rowspan="4"> MĚŘÍTKO: 1:100 POČET AK: 10 REVIZE: 0 </td>	AKCE: MODERNIZACE TEPLARNY MLADÁ BOLESLAV DOKUMENTACE PRO VYDÁNÍ STAVEBNÍHO POVOLENÍ		MĚŘÍTKO: 1:100 POČET AK: 10 REVIZE: 0
	NÁZEV: PS 112 KAMEROVÝ SYSTÉM SO201 KOTELNA K20 SO202 PARTIE ZA KOTLEM K20-ČIŠTĚNÍ SPALIN		
	PŮDORYS +11.20m - ROZVODY DATA		
	VYPRACOVAL: MICHAL TÝNEK KONTROLOVAL A DOPOVĚĎEL: JAN ŠTĚSTNÝ PROJEKT ČÍSLO: S404T21-DP112-012		
LIST:			