


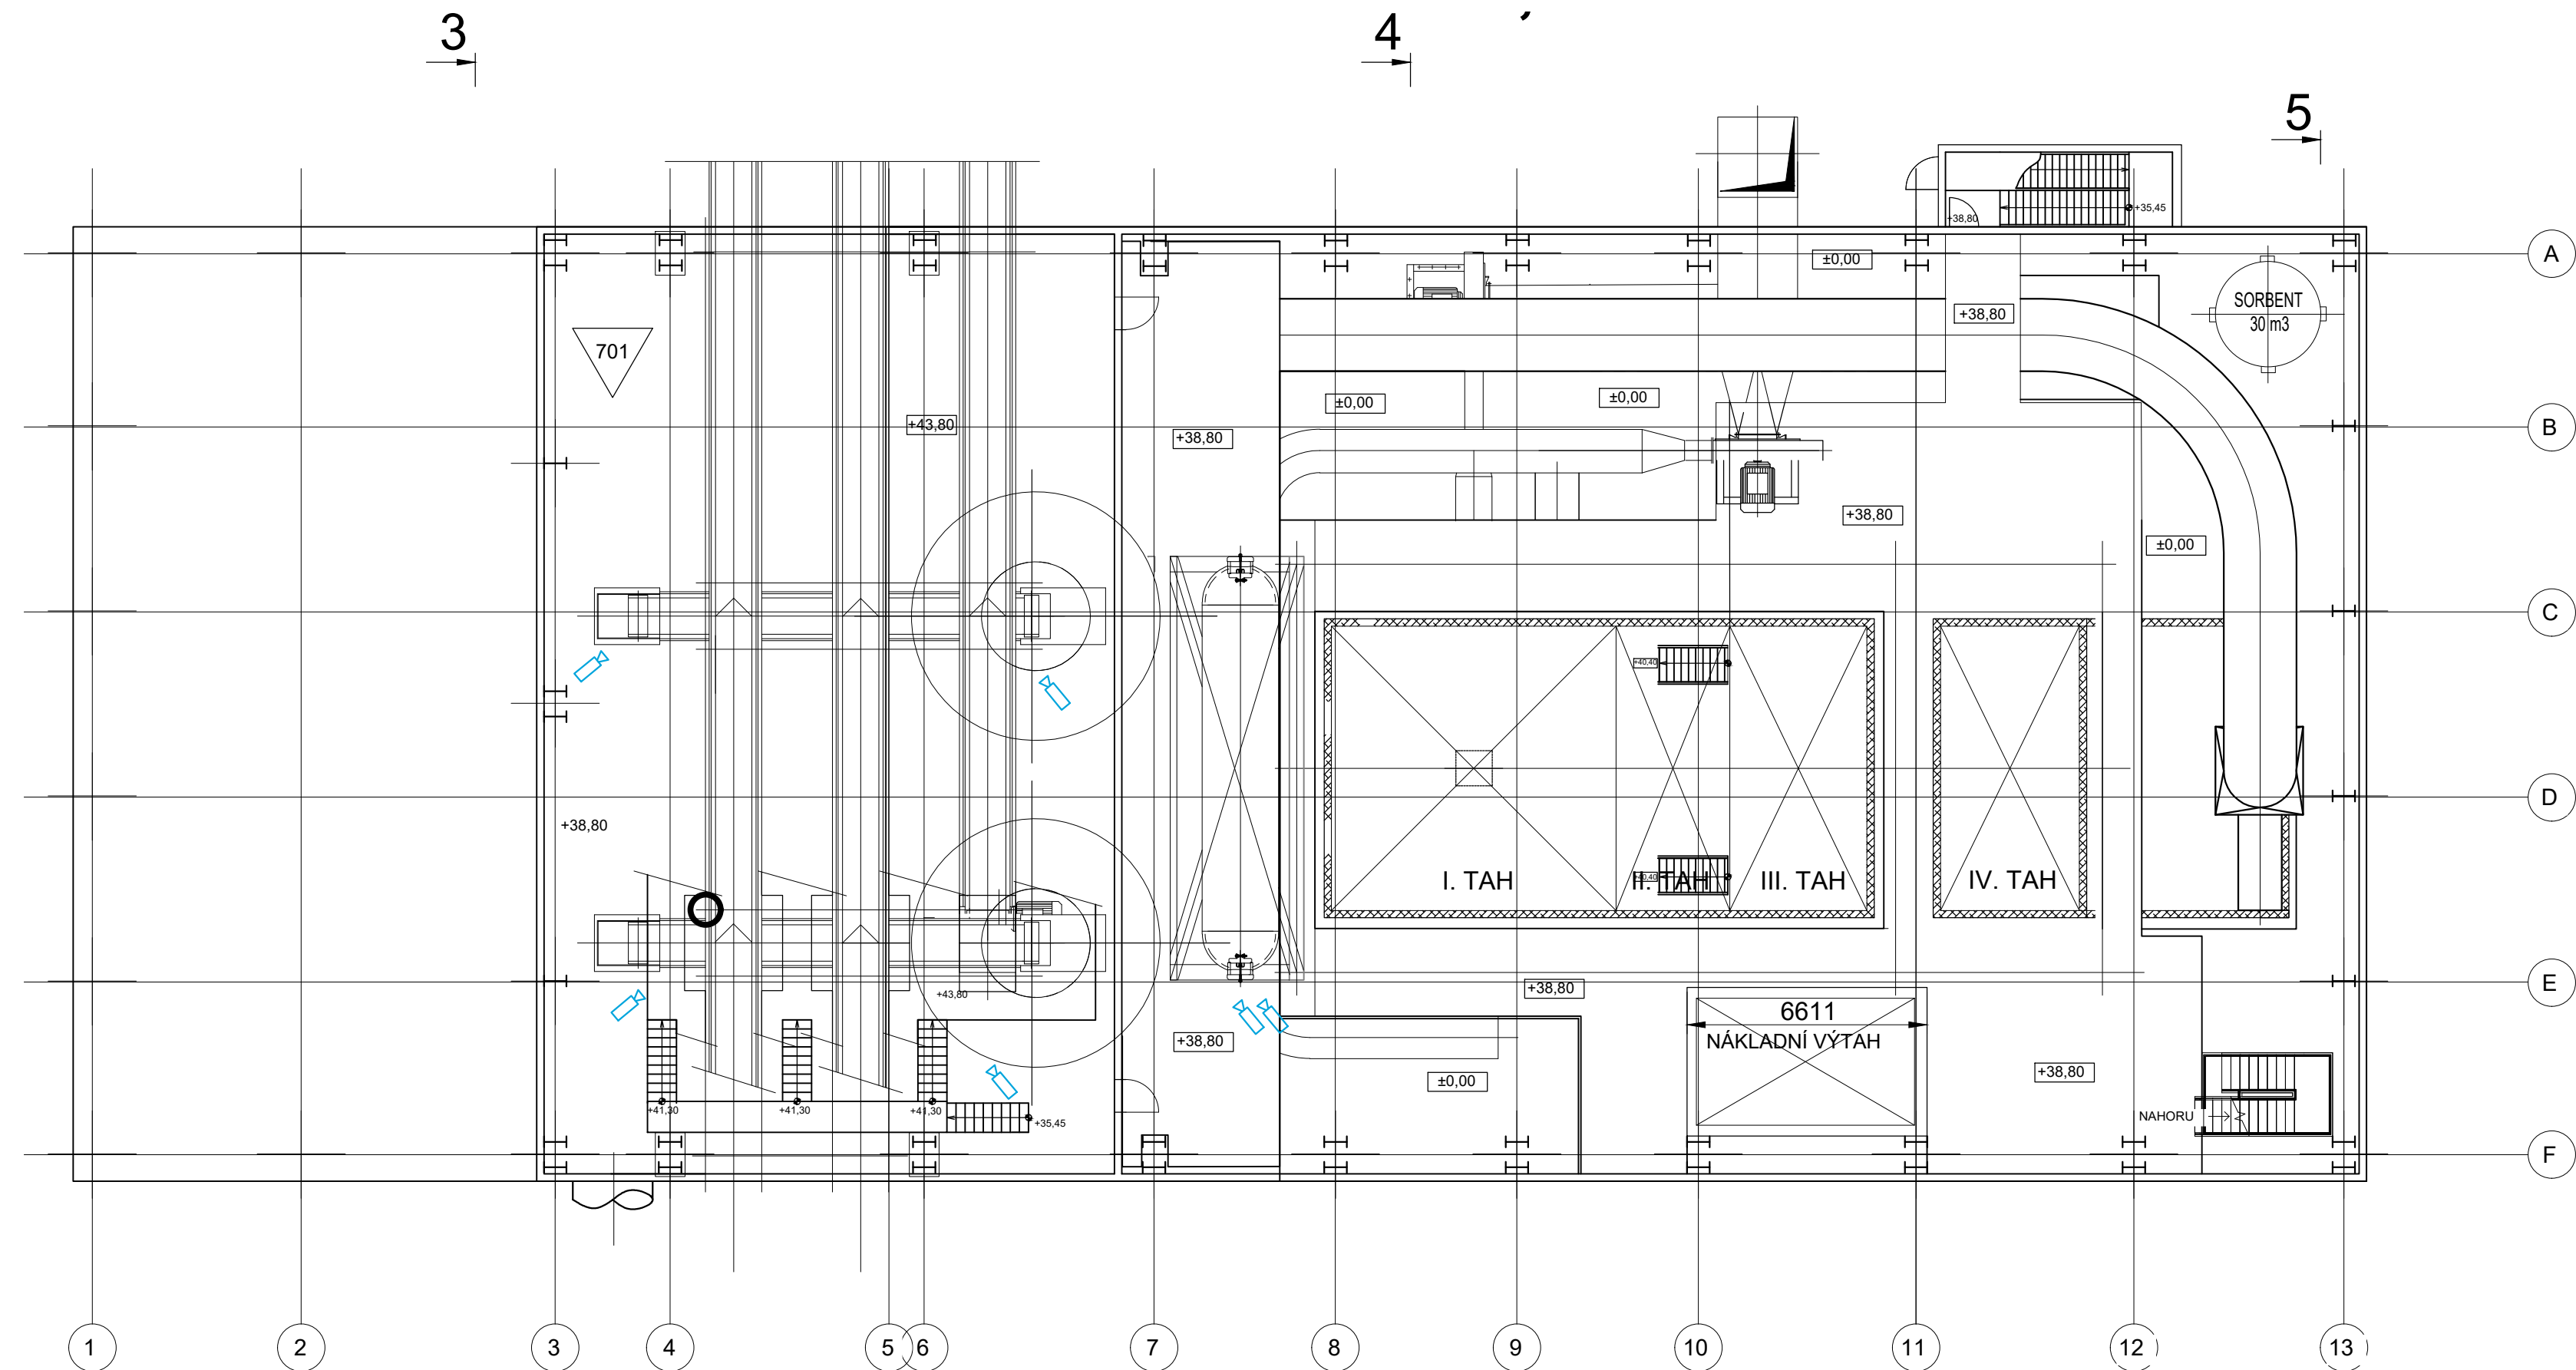

LEGENDA SLP - CCTV

KAMERY CCTV/BULLET

PROJEKTANT: ERCOM		ERCOM s.r.o. Husovo náměstí 119 411 08 Střet		
 AFRY Magistrát 1275/13 140 00 Praha 4, Michle ZAKÁZKOVÉ ČÍSLO: 0404T21		NÁZEV: MODERNIZACE TEPLÁRNY MLADÁ BOLESLAV DOKUMENTACE PRO VYDÁNÍ STAVEBNÍHO POVOLENÍ		MĚŘÍTKO: 1:100 POČET AK: 10 REVIZE: 0
		MĚŘÍTKO: PS 112 KAMEROVÝ SYSTÉM S0201 KOTELNA K20 S0202 PARTIE ZA KOTLEM K20-ČISTĚNÍ SPALIN PŮDORYS 38,60m - ROZVODY CCTV		
STUPEŇ: DOKUMENTACE DSP DATA: 12/2023	VYPRACOVANÝ: MICHAL TÝNEK	KONTROLOVANÝ A ZODPOVÍDÁNÝ: JAN ŠTÁSTNÝ	ARCHIVNÍ ČÍSLO: S404T21-DP112-014	LIST: 1