


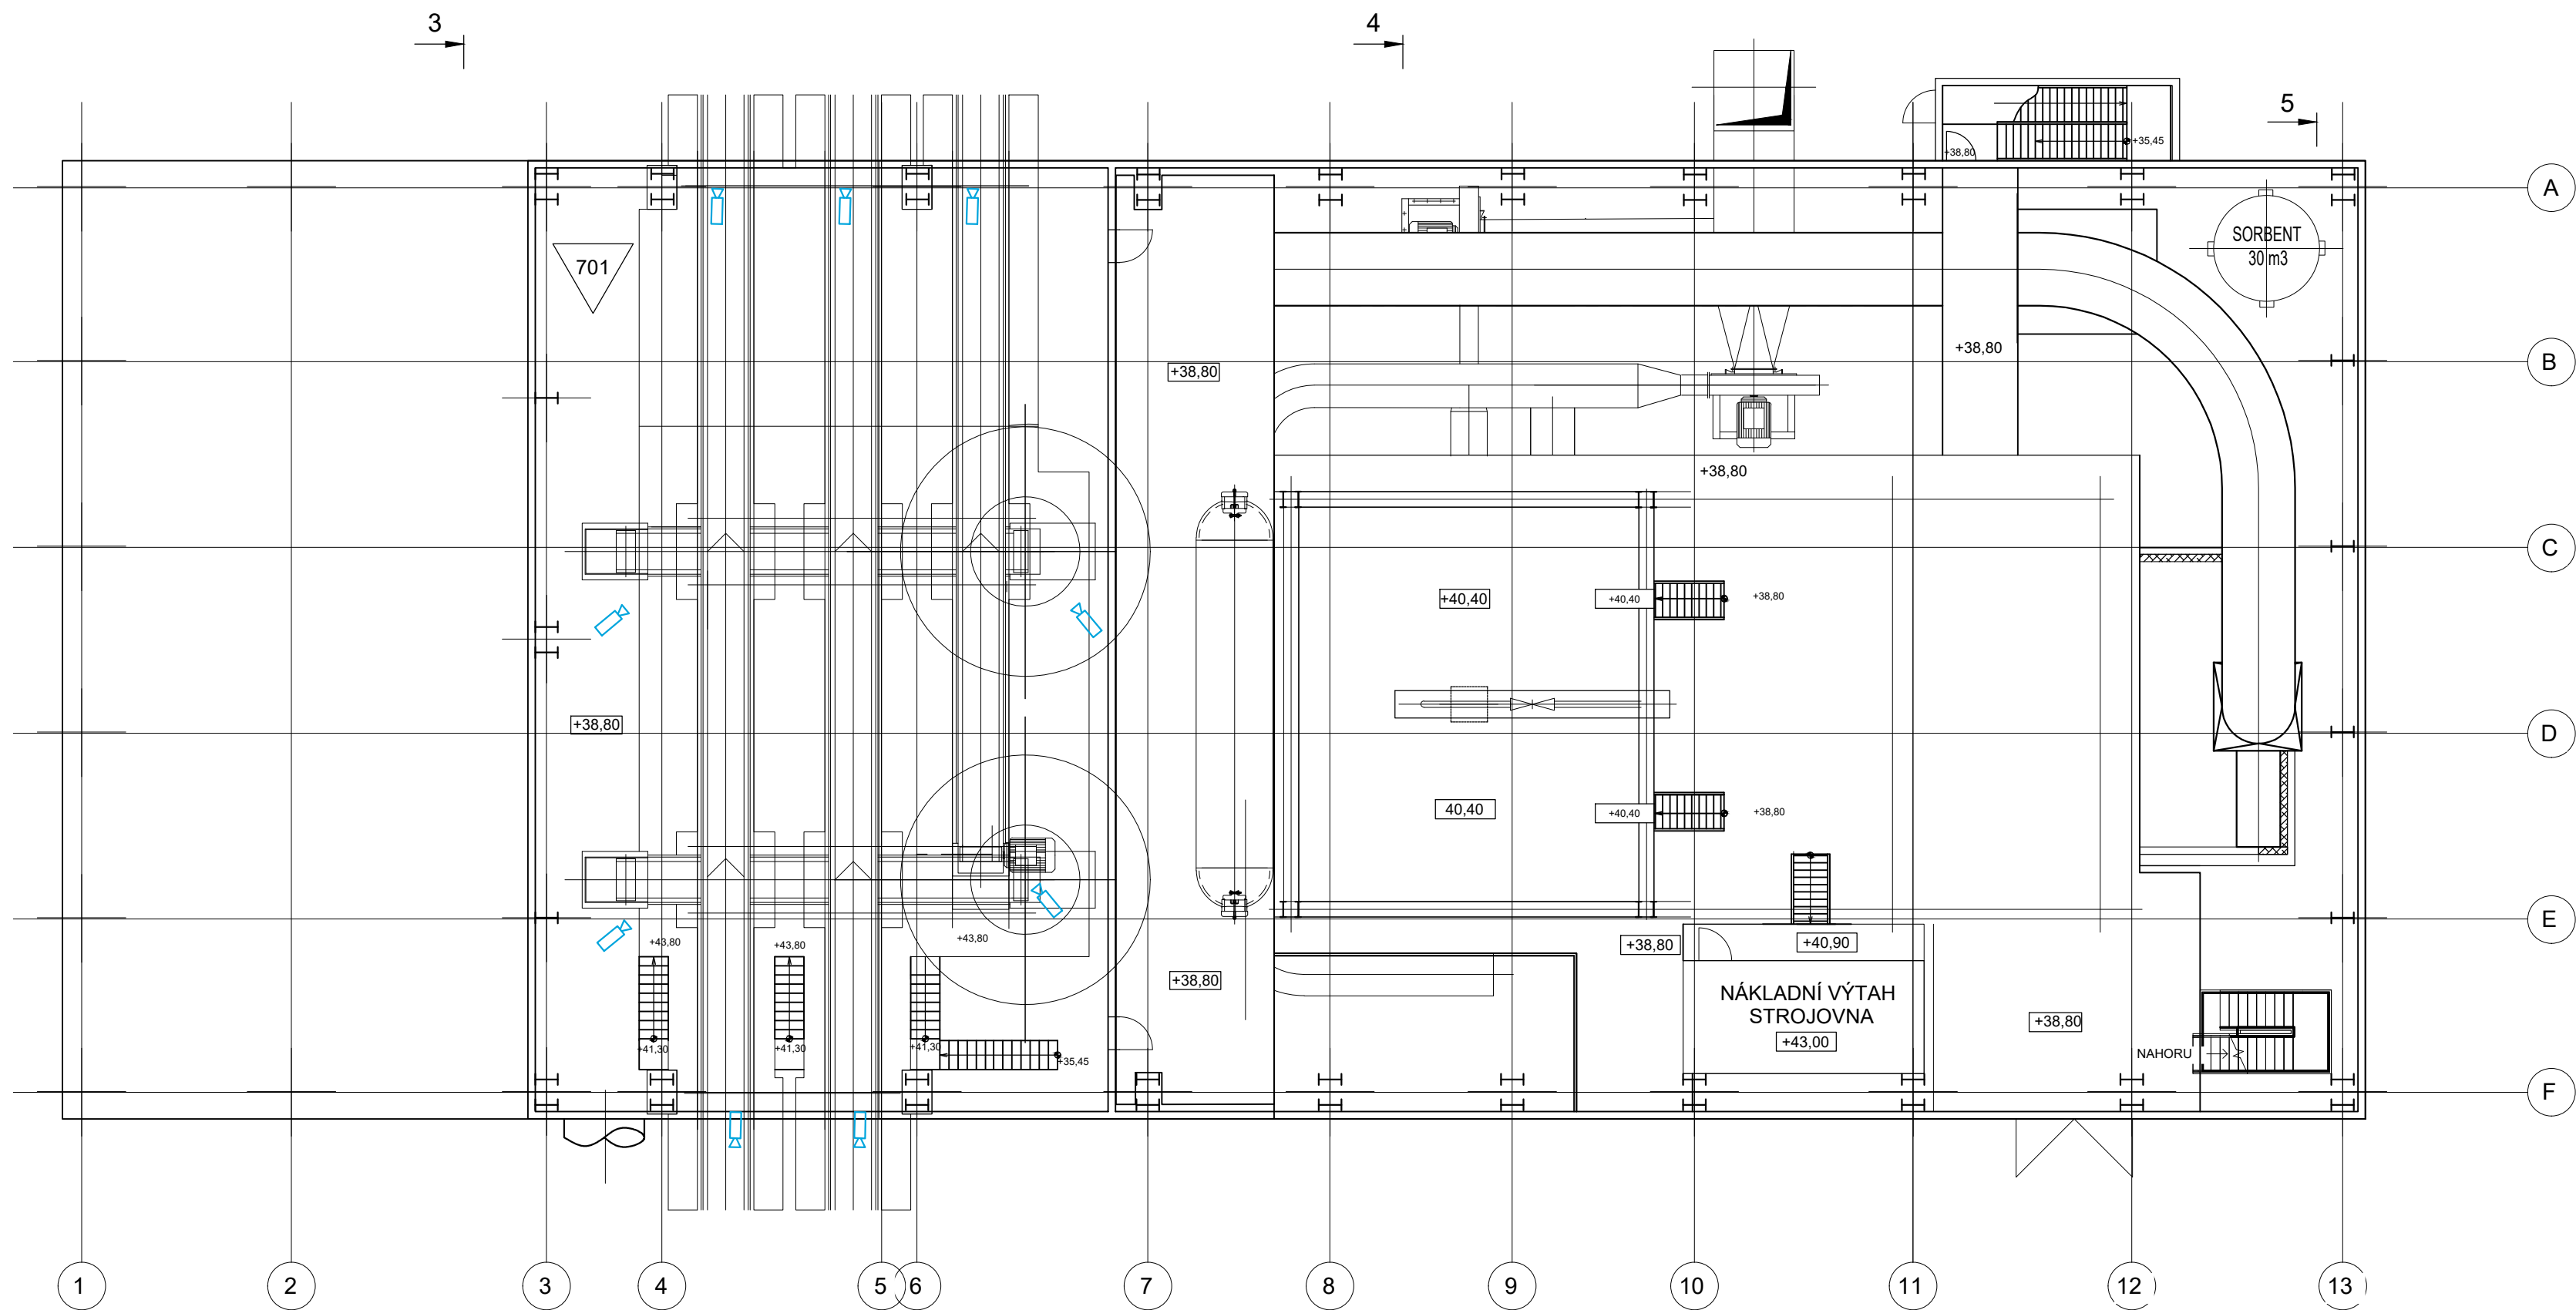

LEGENDA SLP - CCTV

 KAMERY CCTV/BULLET



PROJEKTANT: ERCOM		ERCOM s.r.o. Husovo náměstí 119 411 08 Štětí	
 AFRY skupina Magistr 1275/13 140 00 Praha 4, Michle ZNAKOVÝ ČÍSLO: 0404T21 STUPEŇ: DOKUMENTACE DSP DATA: 12/2023	NÁZEV: MODERNIZACE TEPLÁRNY MLADÁ BOLESLAV DOKUMENTACE PRO VYDÁNÍ STAVEBNÍHO POVOLENÍ		MĚŘÍTKO: 1:100 POČET AK: 10 REVIZE: 0 LST:
	NÁZEV: PS 112 KAMEROVÝ SYSTÉM		
	SO201 KOTELNA K20		
	SO202 PARTIE ZA KOTLEM K20 - ČIŠTĚNÍ SPALIN		
	PŮDORYS 40,40m - ROZVODY CCTV		
VYPRACOVANÝ: MICHAL TÝNEK		KONTROLOVANÁ A ZODPOVÍ: JAN ŠTĚTNÝ	ARCHIVNÍ ČÍSLO: S404T21-DP112-015