



ÚPRAVNA VODY KNĚŽPOLE  
STAVEBNÍ DETAILY - 1  
SO 07 PROVOZNÍ BUDOVA

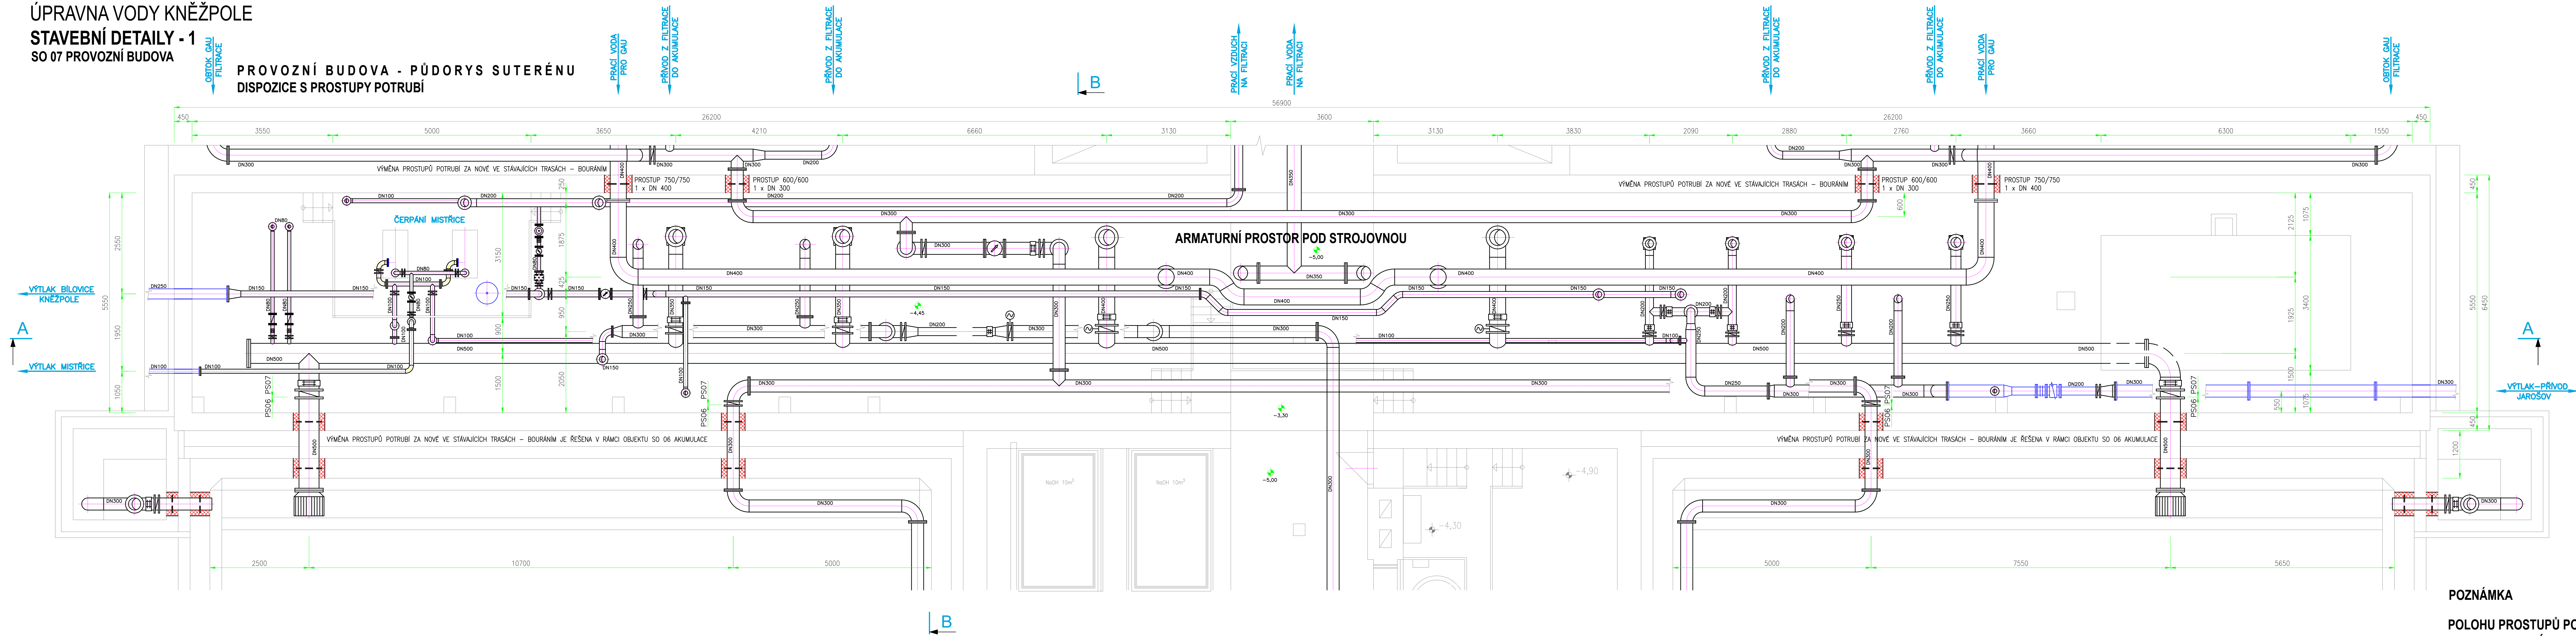

PROVOZNÍ BUDOVA - PŮDORYS PŘÍZEMÍ-STROJOVNA  
DISPOZICE S PROSTUPY POTRUBÍ ZE STROJOVNY DO SUTERÉNU (ARMATURNÍ PROSTOR)

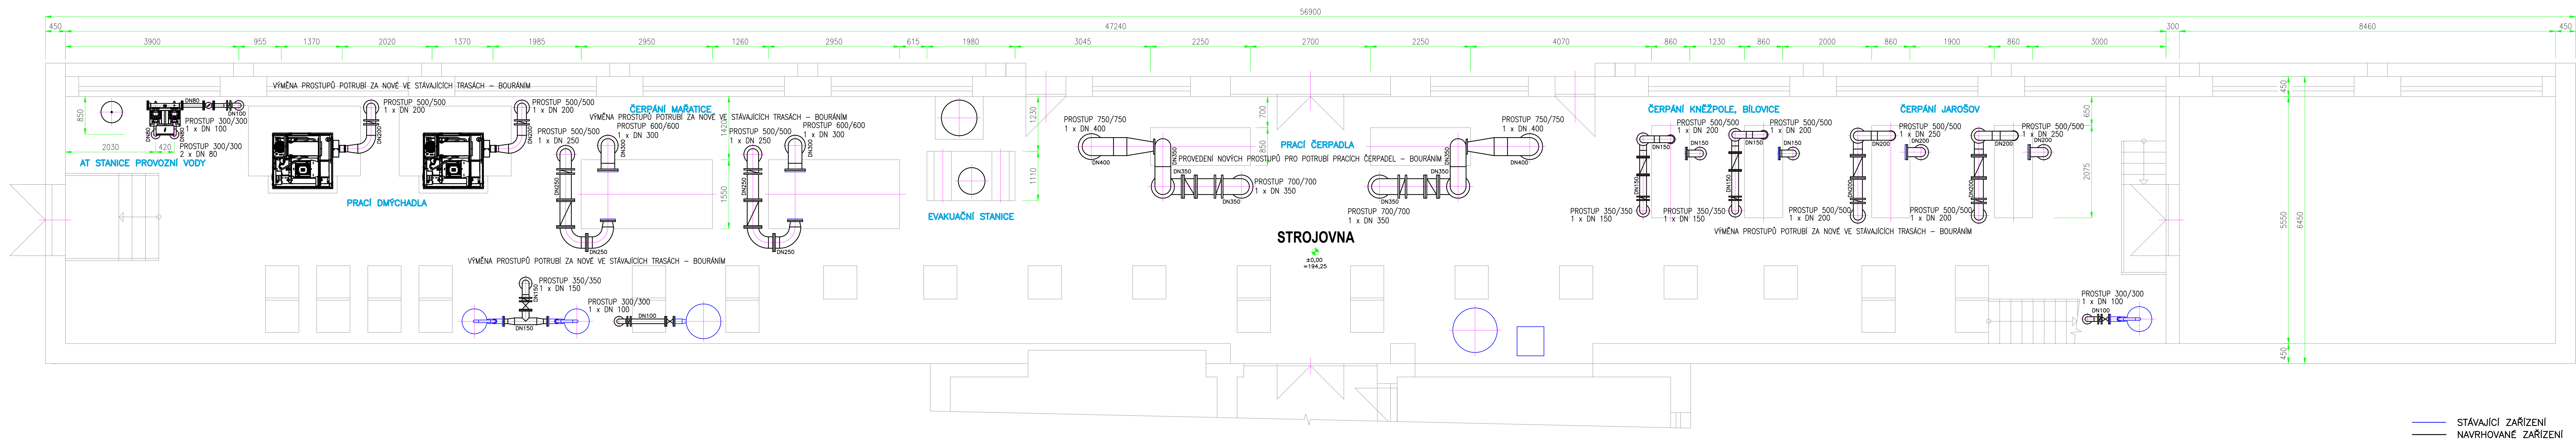

VE STROJOVNĚ BUDE PRAVEDENA KOMPLETNÍ VÝMĚNA DLAŽBY NA PODLAZE

— STÁVAJÍCÍ ZAŘÍZENÍ  
— NAVRHOVANÉ ZAŘÍZENÍ

POZNÁMKA

POLOHU PROSTUPŮ POTRUBÍ ÚZCE KOORDINOVAT S MONTÁŽÍ TECHNOLOGICKÝCH ROZVODŮ POTRUBÍ.

TECHNOLOGICKÁ POTRUBÍ JSOU V DODÁVCE PS 07 PROVOZNÍ BUDOVA.

PROSTUPY PŘES OBVODOVOU STĚNU ARMATURNÍHO PROSTORU POD STROJOVNOU JSOU SOUČÁSTÍ SO 06 AKUMULACE. (JE TAK V NÁVAZNOSTI NA DODÁVKU PS 06 AKUMULACE) JEDNÁ SE O POTRUBÍ SMĚREM DO AKUMULAČNÍCH NÁDRŽÍ.

PORUŠENÁ DLAŽBA OKOLO PROSTUPŮ POTRUBÍ A BLOKŮ BUDE PO JEHO ZABETONOVÁNÍ VE STROPNÍCH KONSTRUKCÍCH CELOPLOŠNĚ VYBOURÁNA A PRAVEDENA NOVÁ - VELIKOST DLAŽDIC 300/300 mm.

± 0,00 = 194,25

 <b>YODING</b> HEMANICE, spol. s r.o.		<b>YODING HRANICE, spol. s r.o.</b> Zborovská 583 753 01 Hranice		Tel.: +420 581 675 211 yoding@yoding.cz www.yoding.cz	
 <b>KONEKO</b>		<b>KONEKO, spol. s r.o.</b> Výstavní 2224/6 705 00 Ostrava		Tel.: +420 596 633 836 koneko@koneko.cz www.koneko.cz	
HIP: ING. ROBERT ROH		STAVEBNÍK: SLOVÁCKÉ VAK, a.s.		<b>SDRUŽENÍ VHK</b>	
ZODP. PROJEKTANT: ING. HORSKÝ		MÍSTO (OBEC): KNĚŽPOLE			
KRESLIL: 		KRAJ: ZLÍNSKÝ		<b>ÚV KNĚŽPOLE</b>	
AKCE: REKONSTRUKCE A INTENZIFIKACE ÚV KNĚŽPOLE		ZAK. ČÍSLO: 13 1357/1			
PRÍLOHA: SO 07 PROVOZNÍ BUDOVA - ČÁST STAVEBNÍ STAVEBNÍ DETAILY - 1 - PROSTUPY POTRUBÍ		ARCH. ČÍSLO: 18 - 186 - 186/1		<b>DATUM: 08/2024</b> <b>VÝKRES ČÍSLO: D.1.7.12</b>	
		STUPĚŇ: D Z S			
		MĚŘÍTKO: 1:50			