


FILTRACE - PŮDORYS SUTERÉNU

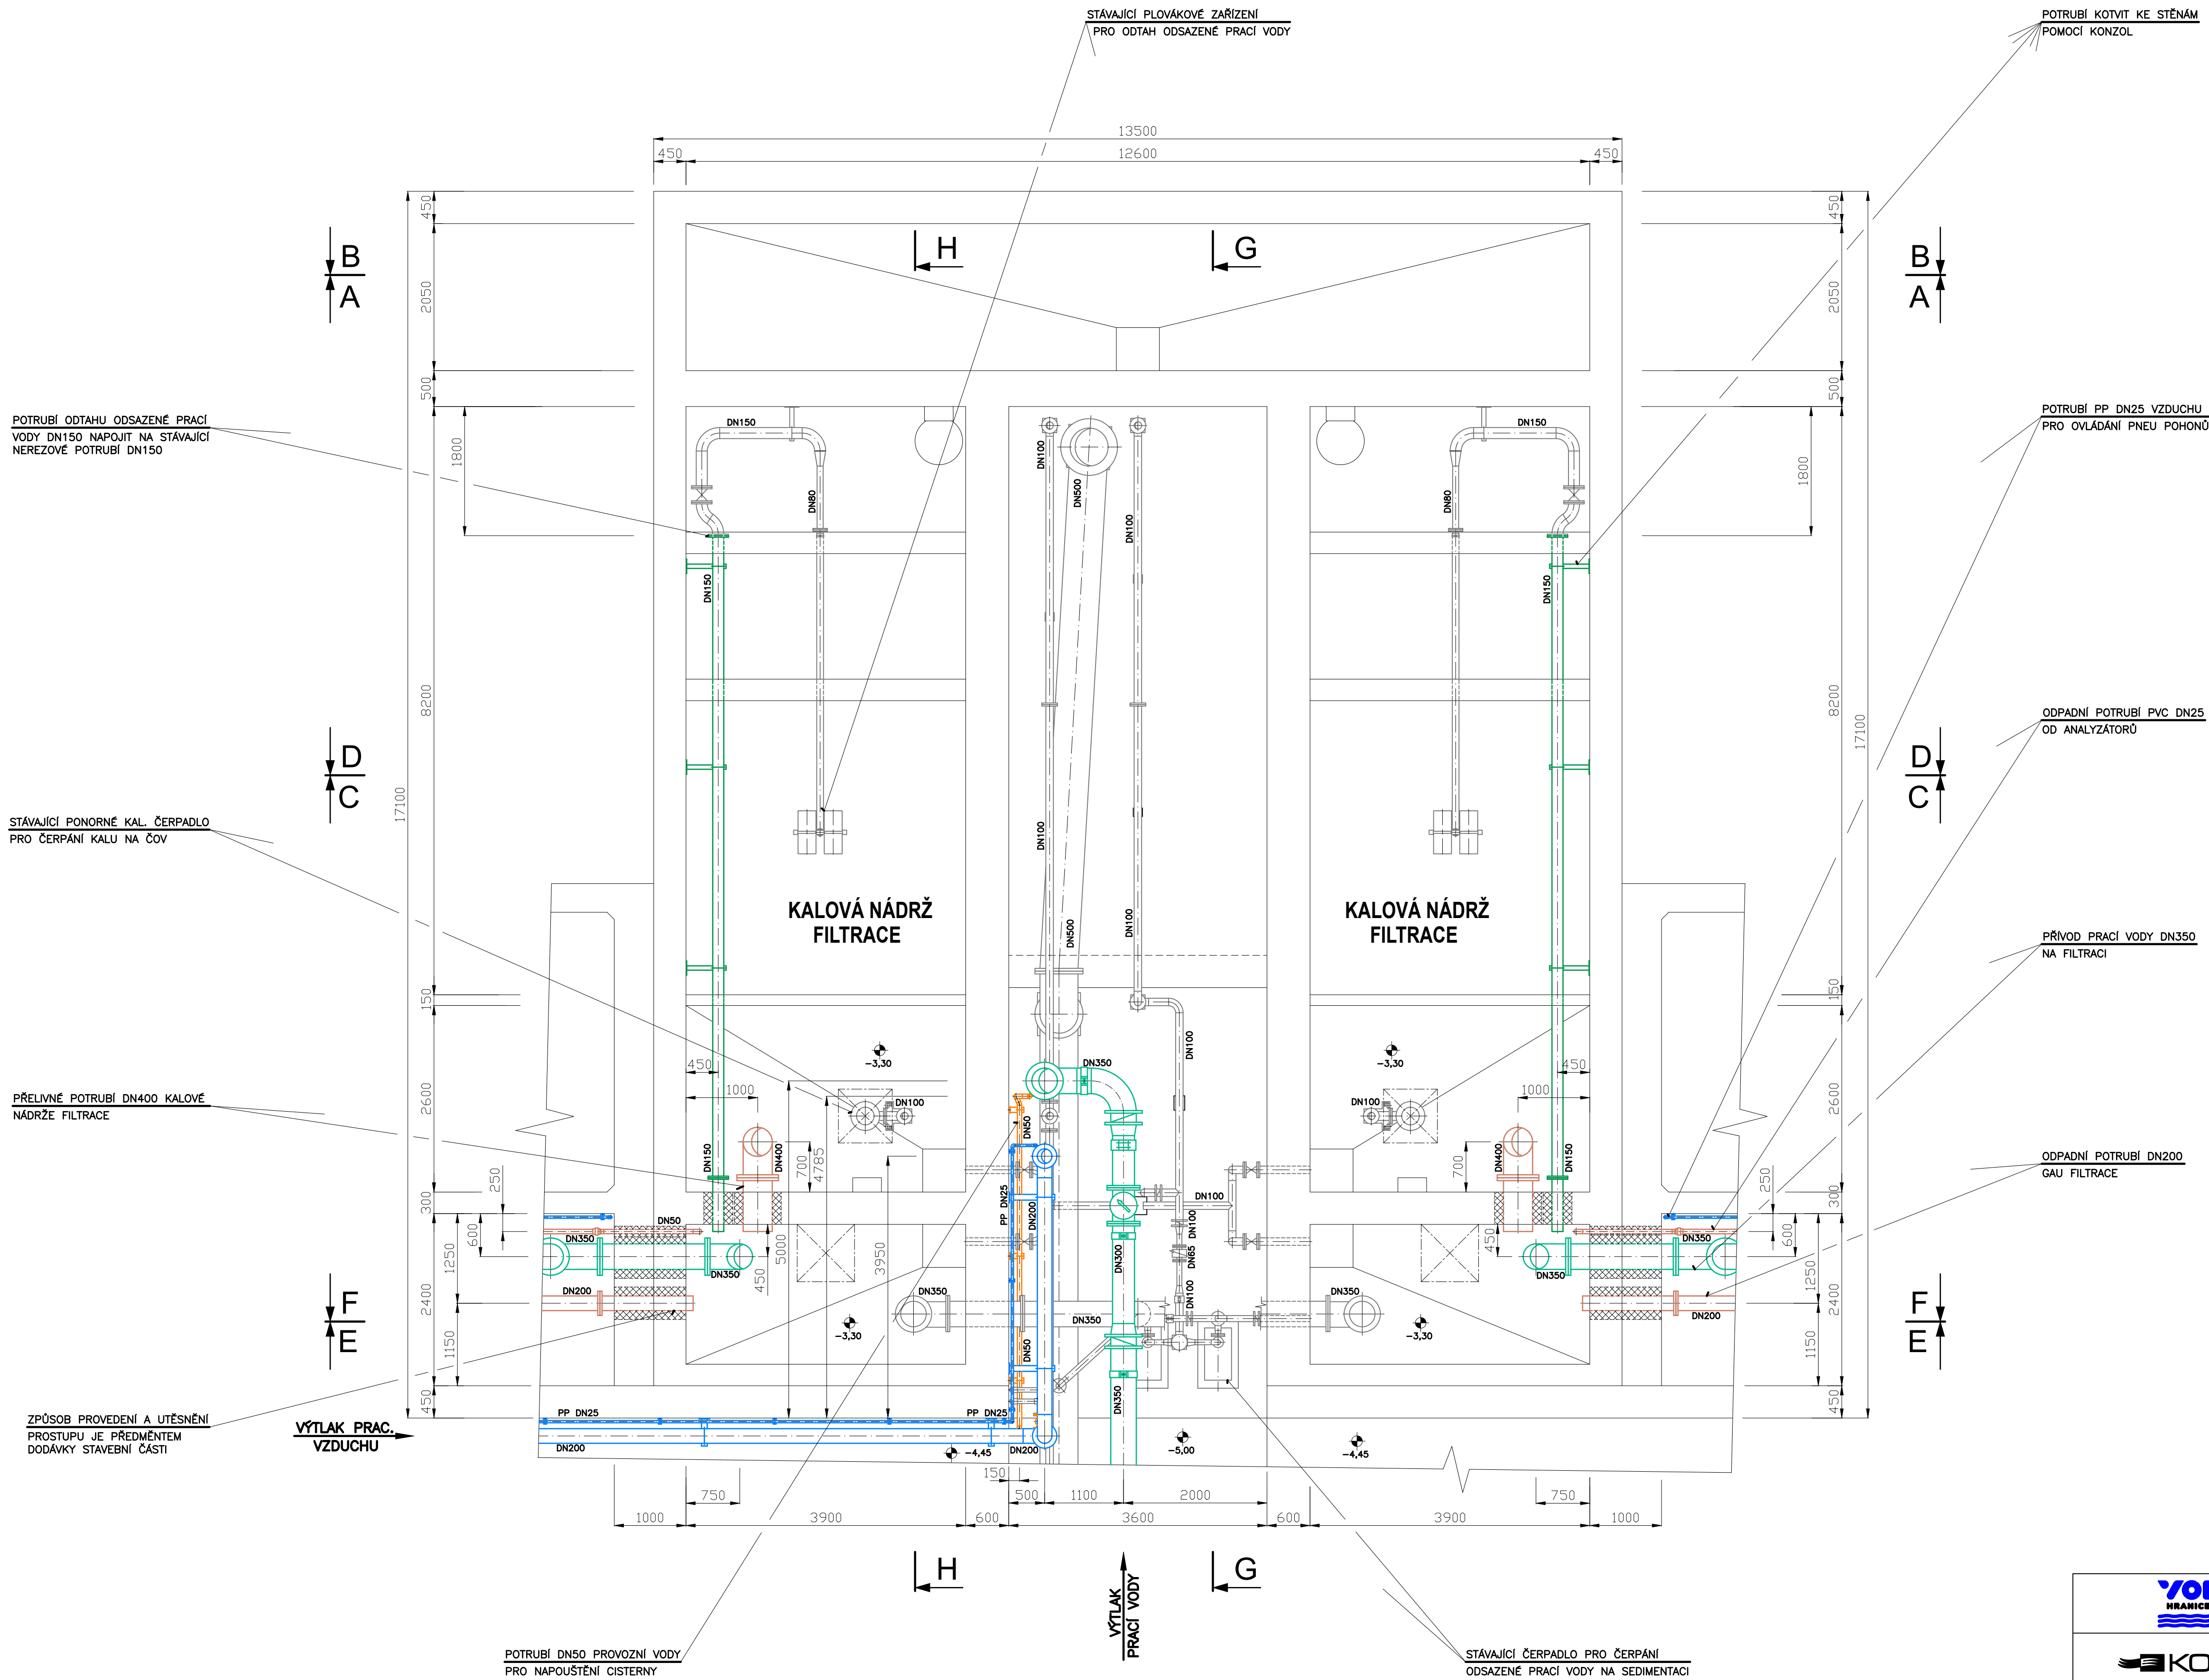

- POTRUBÍ SUROVÉ VODY
- POTRUBÍ FILTROVANÉ VODY
- POTRUBÍ UPRAVENÉ VODY
- POTRUBÍ ODPAD PRACÍ VODY
- POTRUBÍ ODPAD ZAFILTROVÁNÍ
- POTRUBÍ PRACÍ VODY
- POTRUBÍ PRACÍHO VZDUCHU
- POTRUBÍ PROVOZNÍ VODY
- STÁVAJÍCÍ VYSTROJENÍ

 VODING HRANICE, spol. s r.o.		VODING HRANICE, spol. s r.o. Zborovská 583 753 01 Hranice		Tel.: +420 581 675 211 voding@voding.cz www.voding.cz	
 KONEKO		KONEKO, spol. s r.o. Výstavní 2224/8 709 00 Ostrava		Tel.: +420 596 633 836 koneko@koneko.cz www.koneko.cz	
HIP: ING. ROBERT ROH		STAVEBNÍK: SLOVÁCKÉ Vsk., a.s.		SDRUŽENÍ VHk ÚV KNĚŽPOLE	
ZODP. PROJEKTANT: Z. SCHENK		MÍSTO (OBEČ): KNĚŽPOLE			
KRESLIL: 		KRAJ : ZLINSKÝ		ZAK. ČÍSLO 13 1357/1	
AKCE: REKONSTRUKCE A INTENZIFIKACE ÚV KNĚŽPOLE				ARCH. ČÍSLO ZL - 165 - 1886/1	
				STUPEŇ D Z S	
				DATUM 08/2024	
PŘÍLOHA: PS 04 FILTRACE – ČÁST STROJNĚ TECHNOLOGICKÁ		MĚŘÍTKO: 1:50		VÝKRES ČÍSLO: D.2.1.4.5	
PŮDORYS SUTERÉNU					