



PŮDORYS 10.NP – nový stav  
M 1:50


LEGENDA MÍSTNOSTÍ 10.NP:

ČÍS	MÍSTNOST	SKLADBA	PODLAHA	STROP	STĚNY	PLOCHA m2
1001	TECHNICKÁ MÍSTNOST	S-8	Stěrka	Beton pohledový	Omítka	26.60
1002	VENKOVNÍ TECH. PROSTOR	S-8a	Stěrka	Omítka	Omítka	1.67

LEGENDA ČAR A ZNAČENÍ:

 	ODTAHOVÝ VZDUCH		TALÍŘOVÝ VENTIL
	PŘÍVODNÍ VZDUCH		TLUMIČ HLUKU
	PŘEFUKOVÝ VZDUCH		REGULÁTOR PRŮTOKU OVLADÁNÝ SERVOPOHONEM
	ODTAH VZDUCHU		POTRUBNÍ ODVODNÍ VENTILÁTOR
	PŘÍVOD VZDUCHU		ZPĚTNÁ KLAPKA
	VZT ZAŘÍZENÍ		REGULAČNÍ KLAPKA OVLADANÁ SERVOPOHONEM
	CU POTRUBÍ CHLADIVO		
	TEPELNÁ IZOLACE		

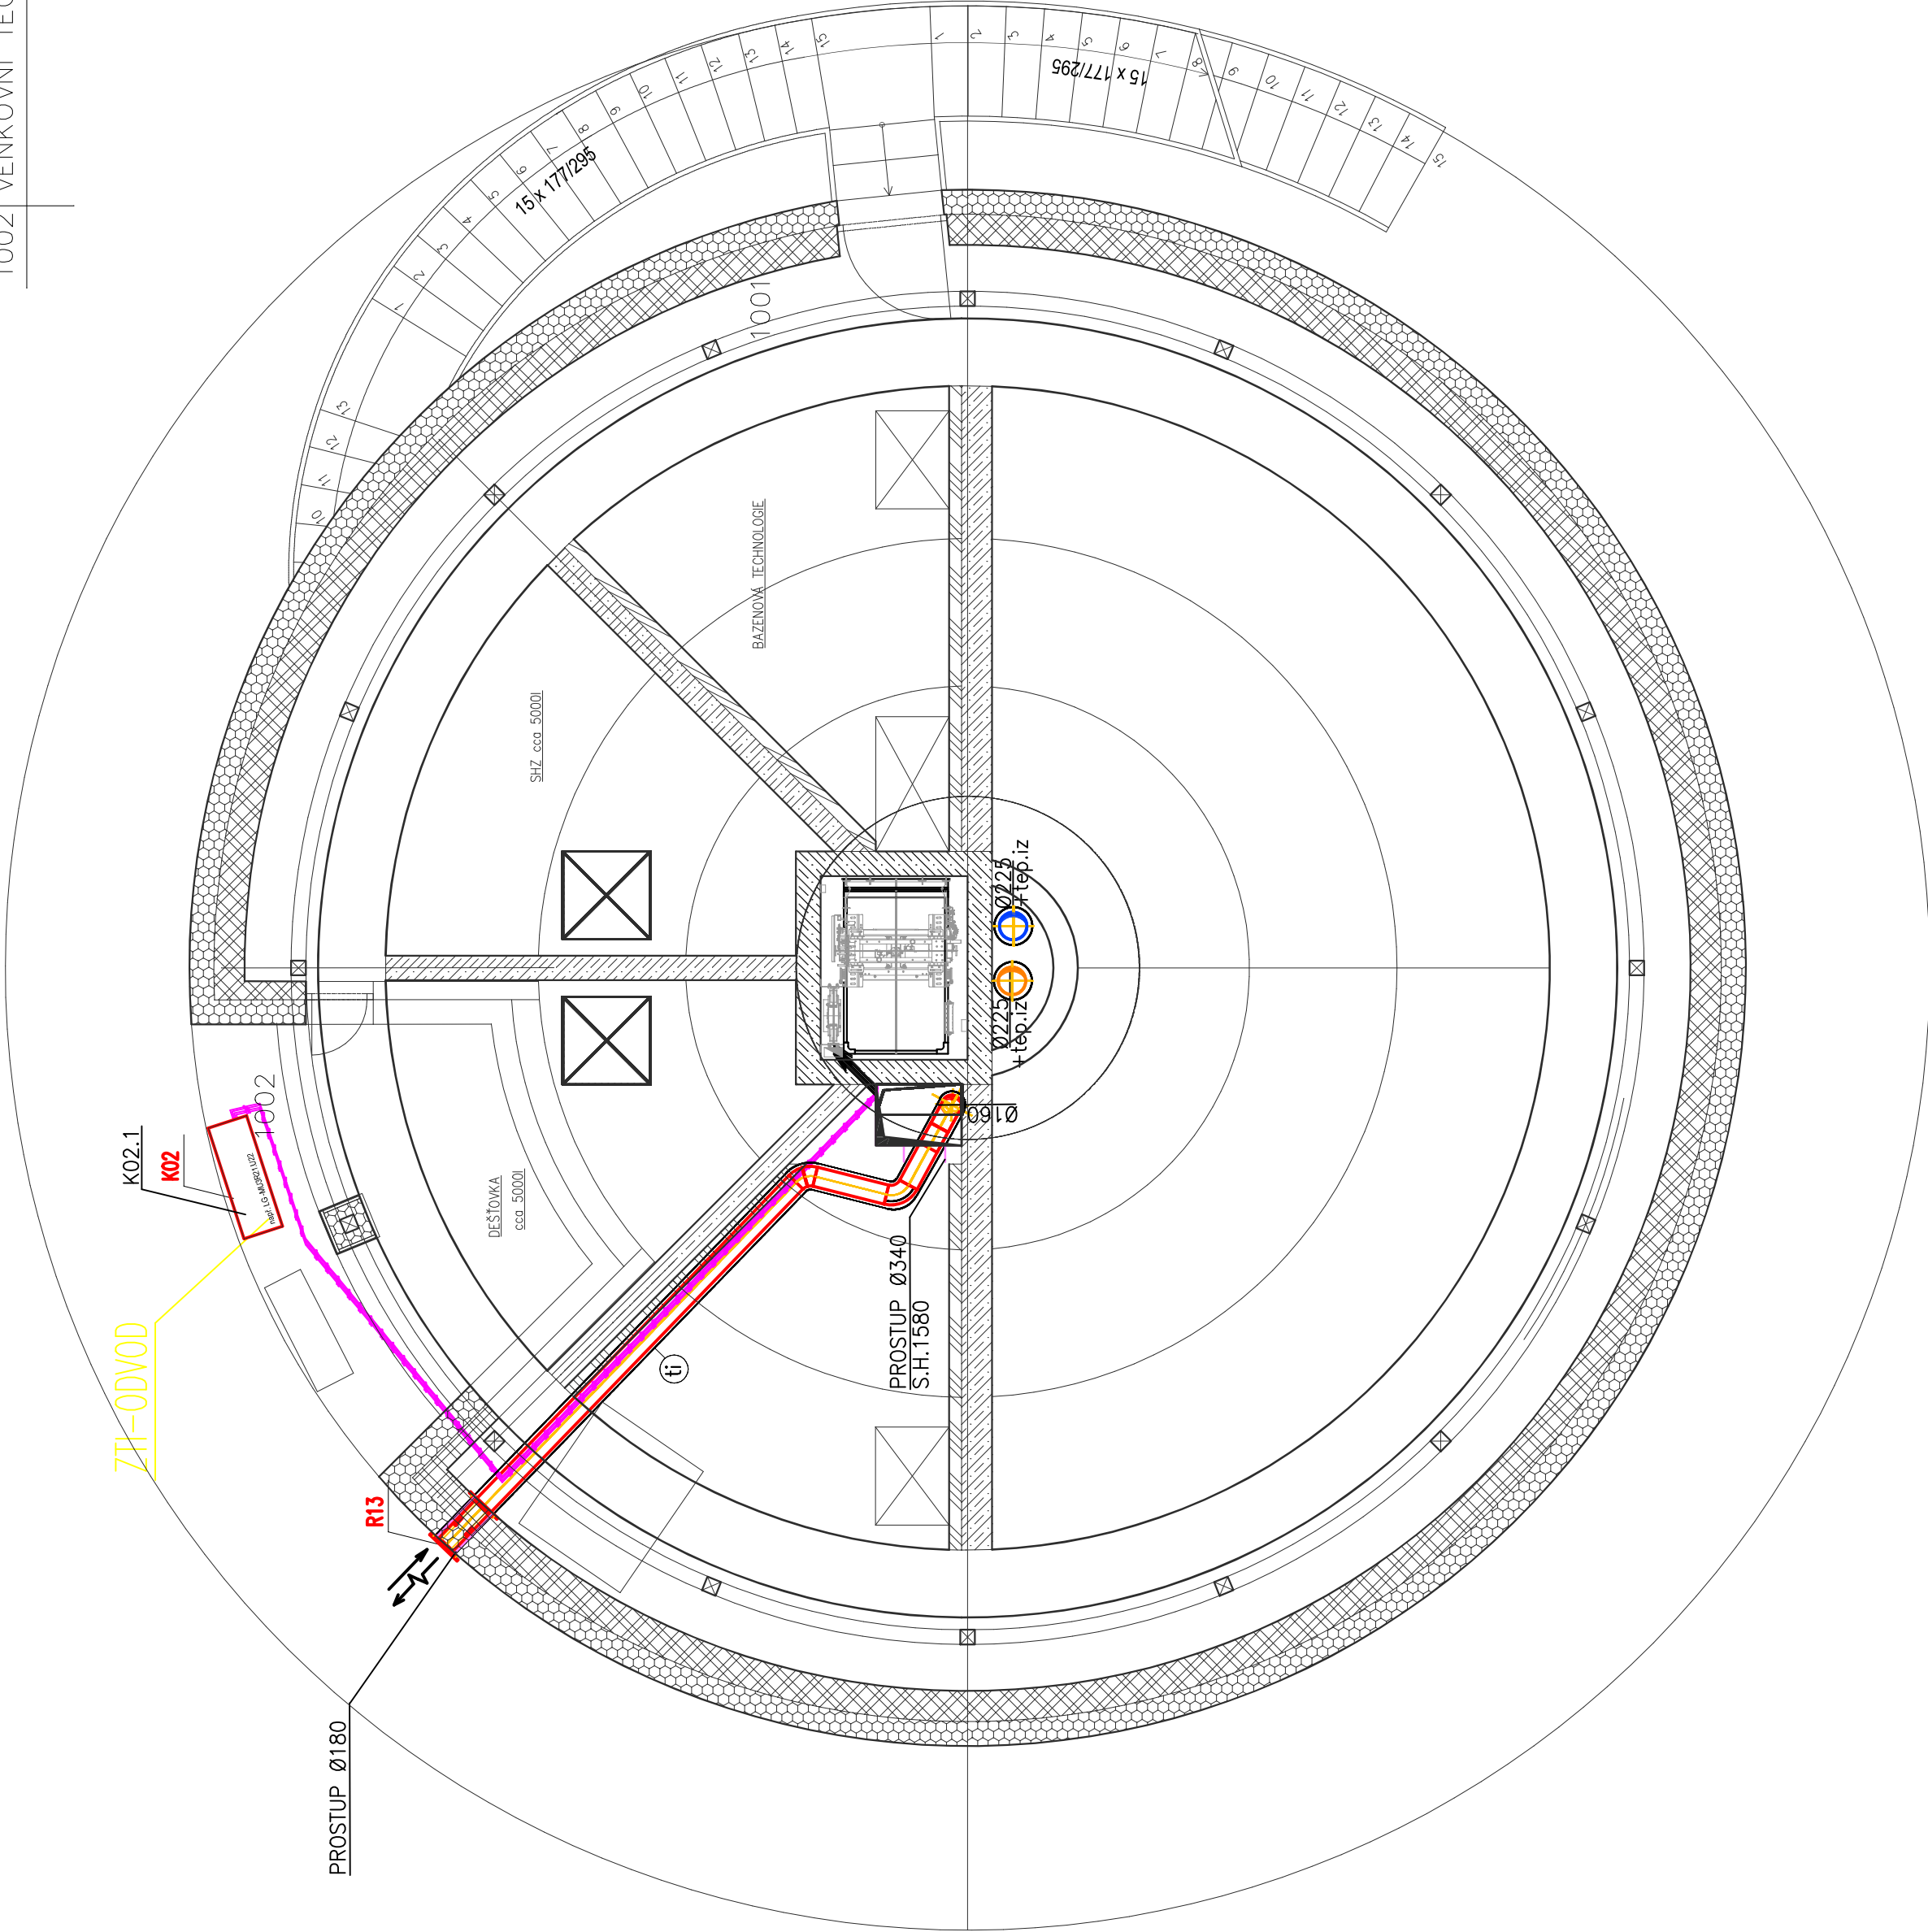

		HIP	VYPRACOVAL	KONTRLOVAL	PPS KANIA <small>PROJEKTOVÁNÍ</small>	
		Ing. Jan Kania	Ing. Lindovská Linda	Ing. Jaromír Schindler	PPS Kania s.r.o. Nivnická 665/10, 709 00 tel: 596 245 252, fax: 596 245 252 e-mail: projekce@pps-kania.cz	
					KATASTRÁLNÍ ÚZEMÍ, PARC.Č. : Pudlov (736716)	
		MÍSTO STAVBY : parcela č. 423/13, 423/5, 381/2				ARCHÍV
		STAVEBNÍK / OBJEDNATEL : Ing. Vladimír Čigánek, Rohácké 180, 735 51 Bohumín Pudlov				STUPEŇ DPS
NÁZEVAKCE : Konverze Vodárenské věže - výstavba větrné elektrárny Bohumín - Pudlov, parc. č. 423/13, 423/5, 381/2. k.ú. Pudlov						DATUM UNOR 2024 Č. ZAKÁZKY 01/24 MĚŘÍTKO 1 : 50 PÁŘE
OBJEKT : SO 02 - KONVERZE VODÁRENSKÉ VĚŽE						
ČÁST : D.1.2.4.3 - VZDUCHOTECHNIKA						
OBSAH : PŮDORYS 10.NP						ARCHIVNÍ ČÍSLO : PPS- 01/24-D.1.2.4.3.b-10 Č.V. 00