


PŮDORYS
M 1:50
9.NP – nový stav

LEGENDA MÍSTNOSTI 9.NP:


Čís	MÍSTNOST	SKLADBA	PODLAHA	STROP	STĚNY	PLOCHA m
901	TECHNICKÁ MÍSTNOST	S-7	Stěrka	Beton pohledový	Omítka	24.30

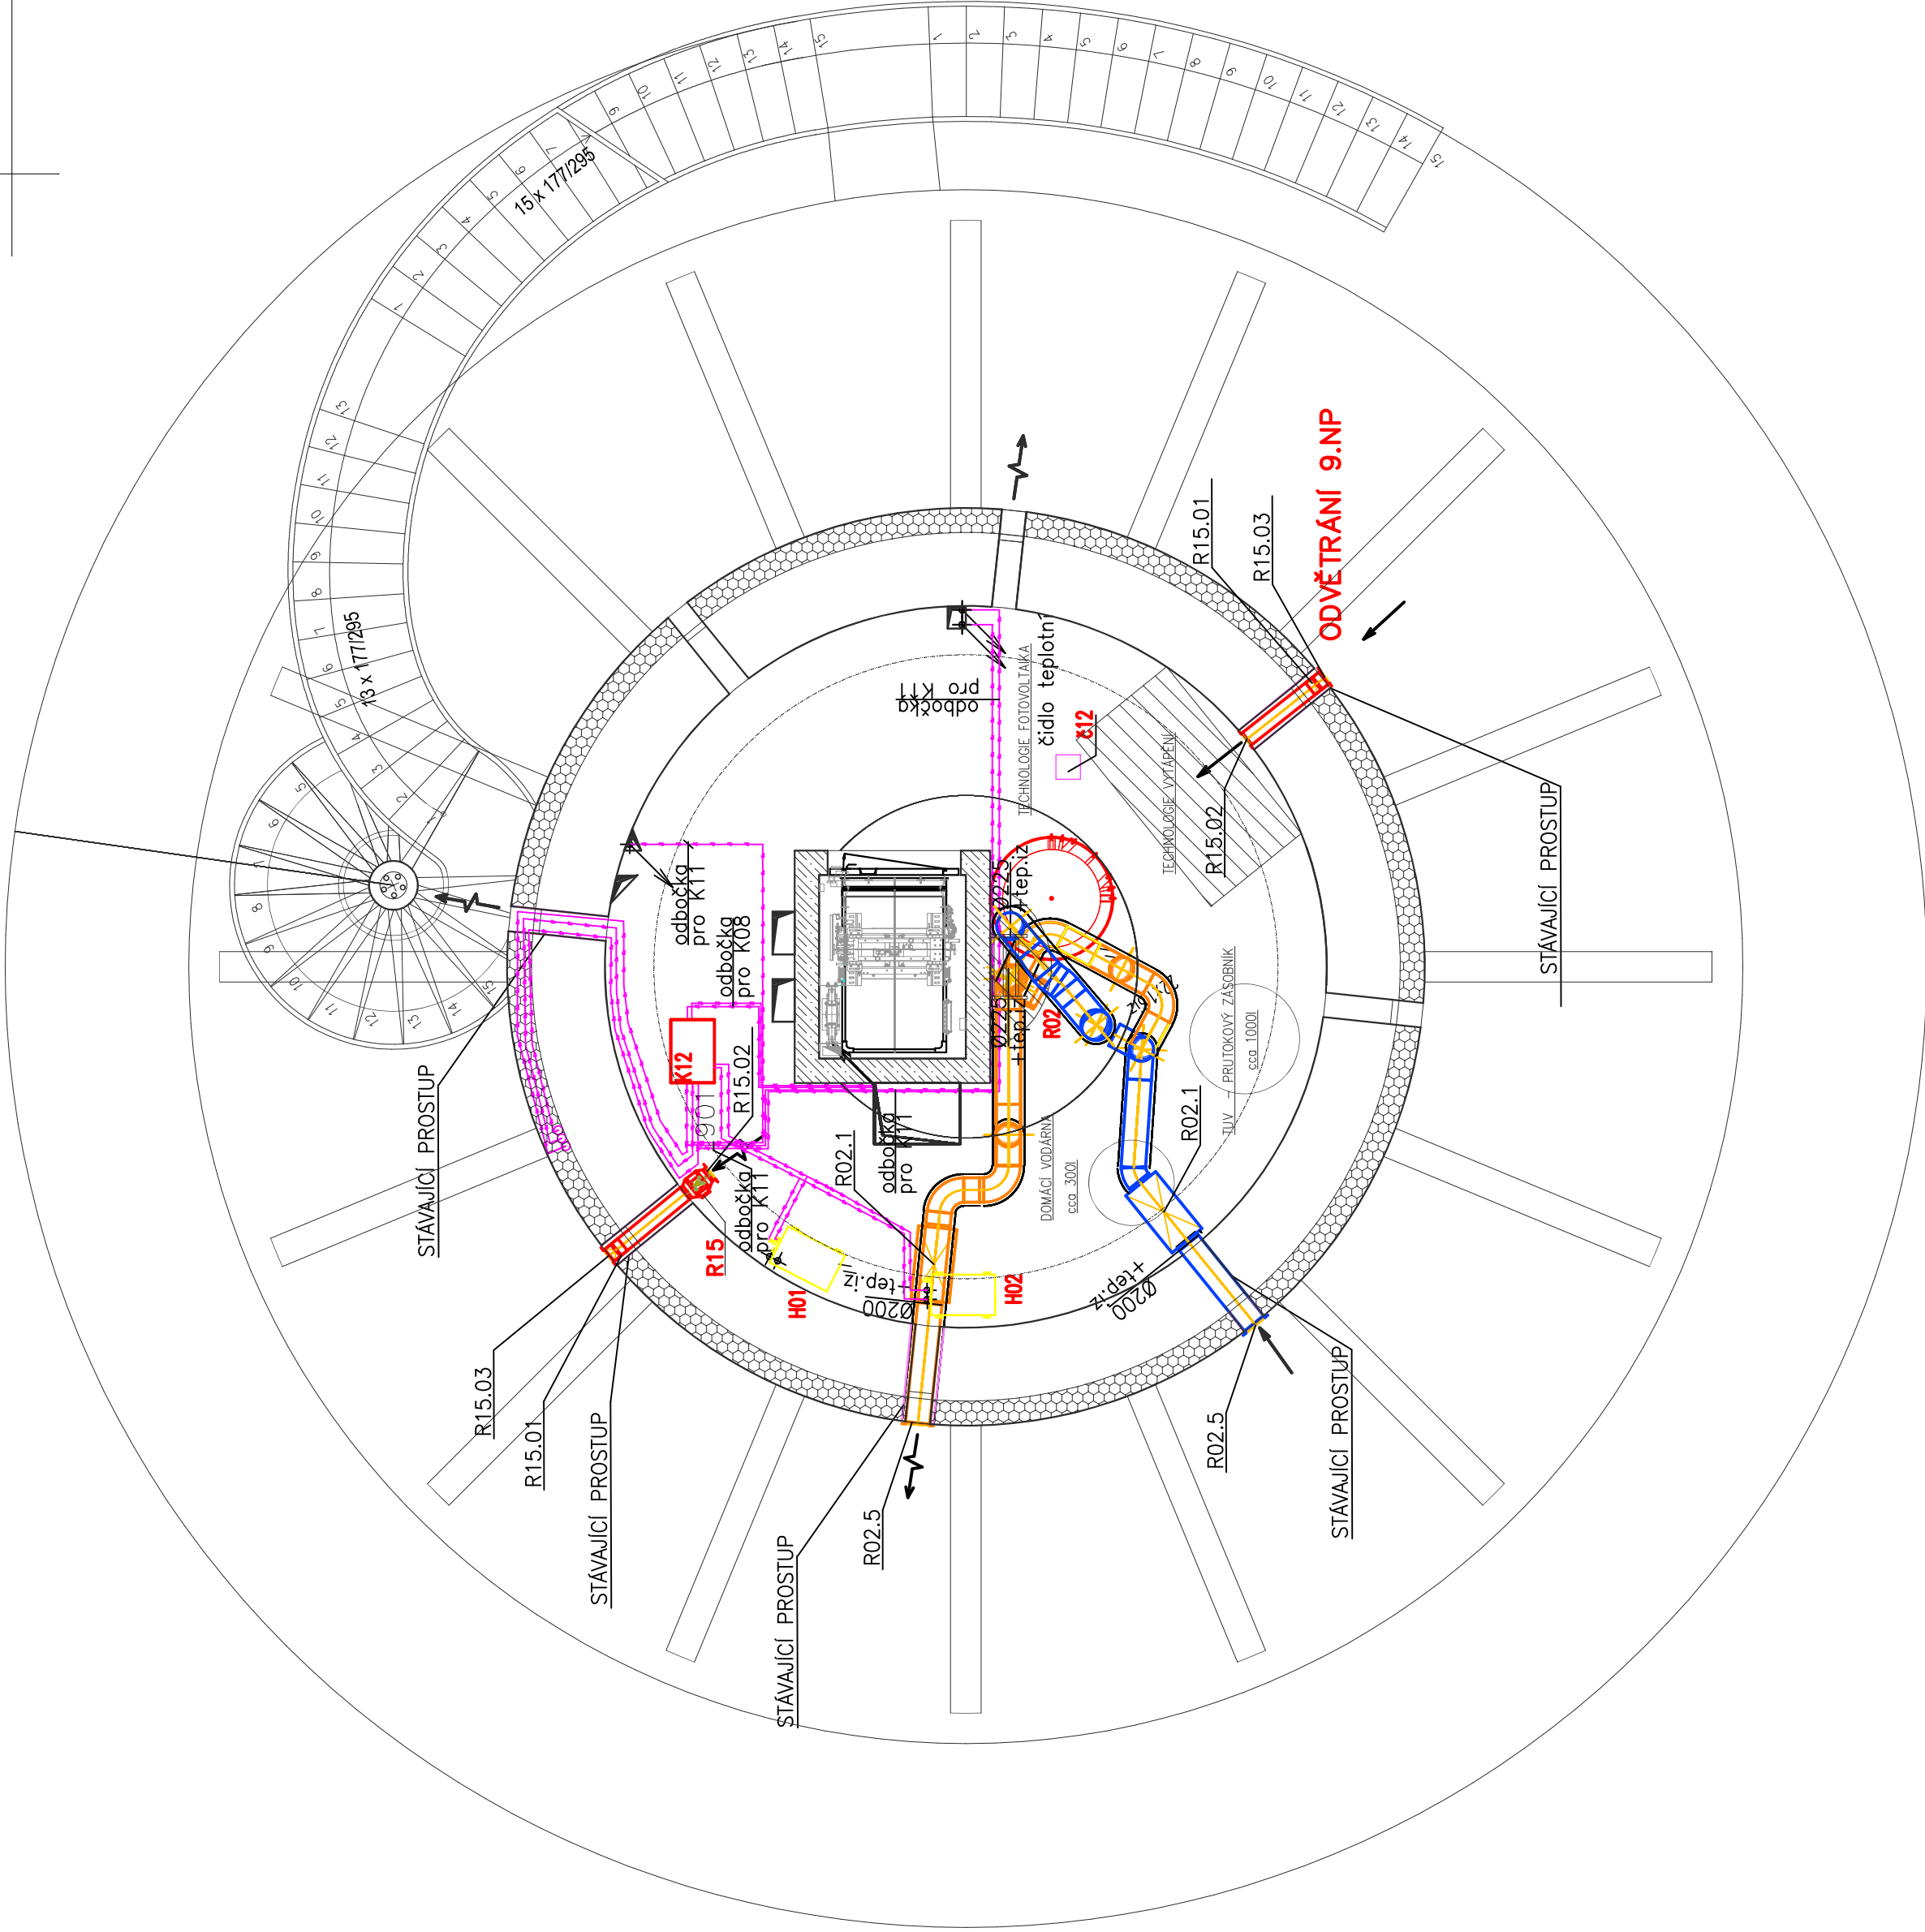

LEGENDA ČAR A ZNAČENÍ:

- | | | | |
|---|---------------------|---|--|
|  | ODTAHOVÝ VZDUCH |  | TALÍŘOVÝ VENTIL |
|  | PŘÍVODNÍ VZDUCH | | |
|  | PŘEFUKOVÝ VZDUCH |  | TLUMIČ HLUKU |
|  | ODTAH VZDUCHU |  | REGULÁTOR PRŮTOKU
OVLADÁNÝ SERVOPOHONEM |
|  | PŘÍVOD VZDUCHU | | |
|  | VZT ZAŘÍZENÍ |  | POTRUBNÍ ODVODNÍ VENTILÁTOR |
|  | CU POTRUBÍ CHLADIVO | | |
|  | TEPELNÁ IZOLACE |  | ZPĚTNÁ Klapka |
| | |  | REGULAČNÍ Klapka
OVLADANÁ SERVOPOHONEM |



PPS KANIA Pracoviště		PPS KANIA s.r.o. Nivnická 665/10, 799 00 tel : 596 245 252, fax : 596 245 262 e-mail : projekce@pps-kania.cz	
KONTROLOVAL	Ing. Jaromír Schindler		
VYPRACOVAL	Ing. Lindovská Linda		
HIP	Ing. Jan Kania		
KATASTRÁLNÍ ÚZEMÍ PARC.Č. : Pudlov (736716)			
MÍSTO STAVBY : parc.č. 423/13, 423/5, 381/2			
STAVEBNÍK / OBJEDNATEL : Ing. Václav Čigánek, Rohovské 180, 735 51 Bohumín Pudlov			
STUPĚŇ		DPS	
ARCHIV			
NÁZEV/AKCE : Konverze Vodárenské věže - vystavba větrné elektrárny Bohumín - Pudlov, parc. č. 423/13, 423/5, 381/2. k.ú. Pudlov		PARÉ	
		UNOR 2024	
		Č. ZÁKAZKY 01/24	
		MĚŘÍTKO 1 : 50	
OBJEKT : SO 02 - KONVERZE VODÁRENSKÉ VĚŽE			
ČÁST : D.1.2.4.3 - VZDUCHOTECHNIKA			
OBSAH : PŮDORYS 9.NP		ARCHIVNÍ ČÍSLO : PPS- 01/24-D-1.2.4.3.b-9	
		Č.V. 00	