





















LEGENDA CCTV:


-  IP KAMERA CCTV
-  ROZVOD CCTV – FTP cat.6A

LEGENDA STRUKTUROVANÉ KABELÁŽE:

-  TELEFONNÍ/DATOVÝ ROZVÁDĚČ – 19" RACK
-  TELEFONNÍ/DATOVÁ ZÁSUVKA 1xRJ45
-  TELEFONNÍ/DATOVÁ ZÁSUVKA 2xRJ45
-  STRUKTUROVANÁ KABELÁŽ – KABEL UTP cat.6A


LEGENDA INTELENTNÍ INSTALACE:

-  ELEKTRICKÝ ZÁMEK
-  DVEŘNÍ KONTAKT
-  SYSTÉMOVÁ KLAVESNICE
-  INTERCOM
-  DOTYKOVÝ OVLADAČ
-  DOTYKOVÝ OVLADAČ SE SENZOREM CO2
-  OVLÁDACÍ DOTYKOVÝ PANEL
-  SENZOR CO2 V KRABICI
-  SENZOR PŘÍTOMNOSTI
-  OPTICKO KOUŘOVÝ SENZOR
-  PIR DETEKTOR DO NORMÁLNÍHO PROSTŘEDÍ
-  PIR DETEKTOR DO VENKOVNÍHO PROSTŘEDÍ
-  REPROSUSTAVA NORMÁLNÍ PROSTŘEDÍ
-  REPROSUSTAVA VLNKÉ PROSTŘEDÍ
-  NAPÁJECÍ ZDROJ
-  ROZVOD INTELENTNÍ INSTALACE
-  SDRUŽENÁ KABELOVÁ TRASA

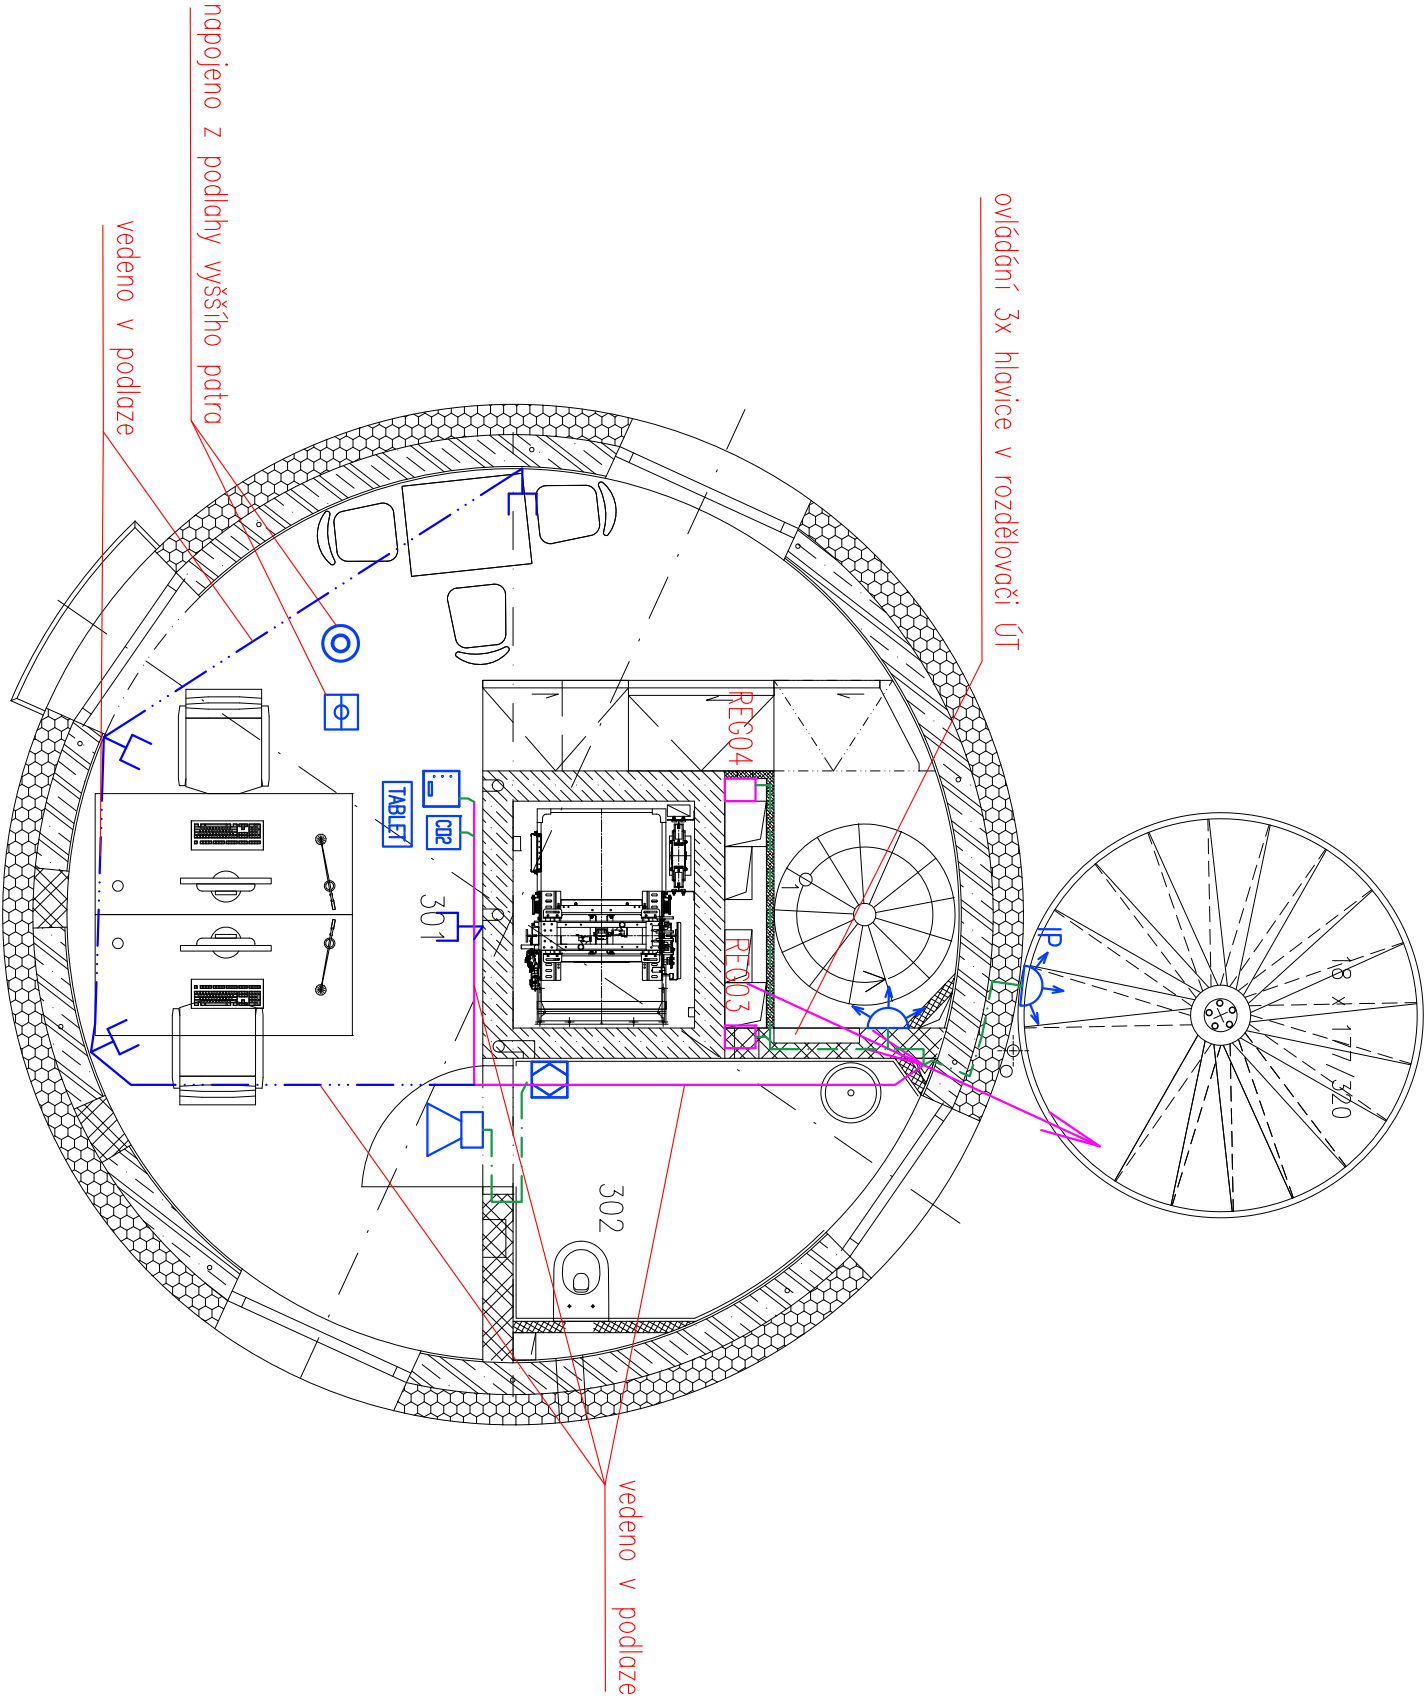

LEGENDA MÍSTNOSTÍ 3.NP:

ČÍS	MÍSTNOST	SKLADBA	PODLAHA	STŘOP	STĚNY	výška obkl.	PLOCHA m2
301	KANCELÁŘ, SCHODIŠTĚ	S-6	Vynyl	Beton pohledový	Strukturovaná omítka	2,76 m	19,51
302	KOUPELNA	S-4a	Dlažba		Bendáský štuk-omyvatelný		3,90

NÁZEV AKCE : Konverze Vodárenské věže - výstavba větrné elektrárny Bohumín - Pudlov, parc. č. 423/13, 423/5, 381/2. k.ú. Pudlov	ZODP. PROJEKTANT	VYPRACOVAL	KONTROLOVAL	<div>PPS KANIA</div> <div>PPS Karel s.r.o. Nivnická 666/10, 709 00 tel : 596 245 252 , fax : 596 245 262 e-mail : projekce@pps-kania.cz</div>	
	Josef Nezval	Josef Nezval	Jan Kania		
					
	KATASTRÁLNÍ ÚZEMÍ, PARC.Č. : Pudlov (736716)				
	MÍSTO STAVBY : parcela č. 423/13, 423/5, 381/2				
STAVEBNÍK / OBJEDNATEL :	Ing. Vladimír Čigánek, Růžnická 180, 735 51 Bohumín Pudlov			ARCHIV	
				STUPEŇ	DPS
OBJEKT : SO 02 - KONVERZE VODÁRENSKÉ VĚŽE	DATUM				PARÉ
	ÚNOR 2024				
	Č. ZAKÁZKY 01/24				
	MĚŘÍTKO 1:50				
ČÁST : D.1.2.4.4 Zařízení elektronické komunikace - Slaboproud a měření a regulace					
OBSAH : PŮDORYS 3NP	ARCHIVNÍ ČÍSLO : PPS- 01/24-D.1.2.4.4.b-4				
	Č. V. 04				