

LEGENDA


- RB – ROZVADEČ BYTU  
– SVĚTELNÝ VÝVOD UKONČENÝ LUSTR. SVORKOU  
– SPINAČ Ř.1/0 IP20 ZAPUŠTĚNÝ P.OMIT.  
– SPINAČ Ř.1 IP20 ZAPUŠTĚNÝ P.OMIT.  
– SPINAČ Ř.5 IP20 ZAPUŠTĚNÝ P.OMIT.  
– SPINAČ Ř.6 IP20 ZAPUŠTĚNÝ P.OMIT.  
– SPINAČ Ř.7 IP20 ZAPUŠTĚNÝ P.OMIT.  
– KABELOVÝ VÝVOD (PŘÍSTROJOVÁ PŘÍPOJKA SPORÁK) POD OMITKU  
– 1F ZÁSUVKA IP20 JEDNOMÁSOBNÁ ZAPUŠTĚNÁ P.OMIT.  
– 1F ZÁSUVKA IP20 DVOUMÁSOBNÁ ZAPUŠTĚNÁ P.OMIT.  
– VENTILÁTOR 20W, 230V AC  
S VESTAVĚNÝM ČASOVÝM DOBĚHEM

POZNÁMKY :

- v rámci opravy bytové jednotky budou demontovány všechny koncové prvky a rozvody elektro  
- stávající bytová rozvodnice bude demontována  
- stávající domovní telefon bude vyměněn za nový  
- součástí dodávky kuchyně je nový elektrický sporák s troubou

LEGENDA ZNAČENÍ:

- NOVÉ KONCOVÉ PRVKY

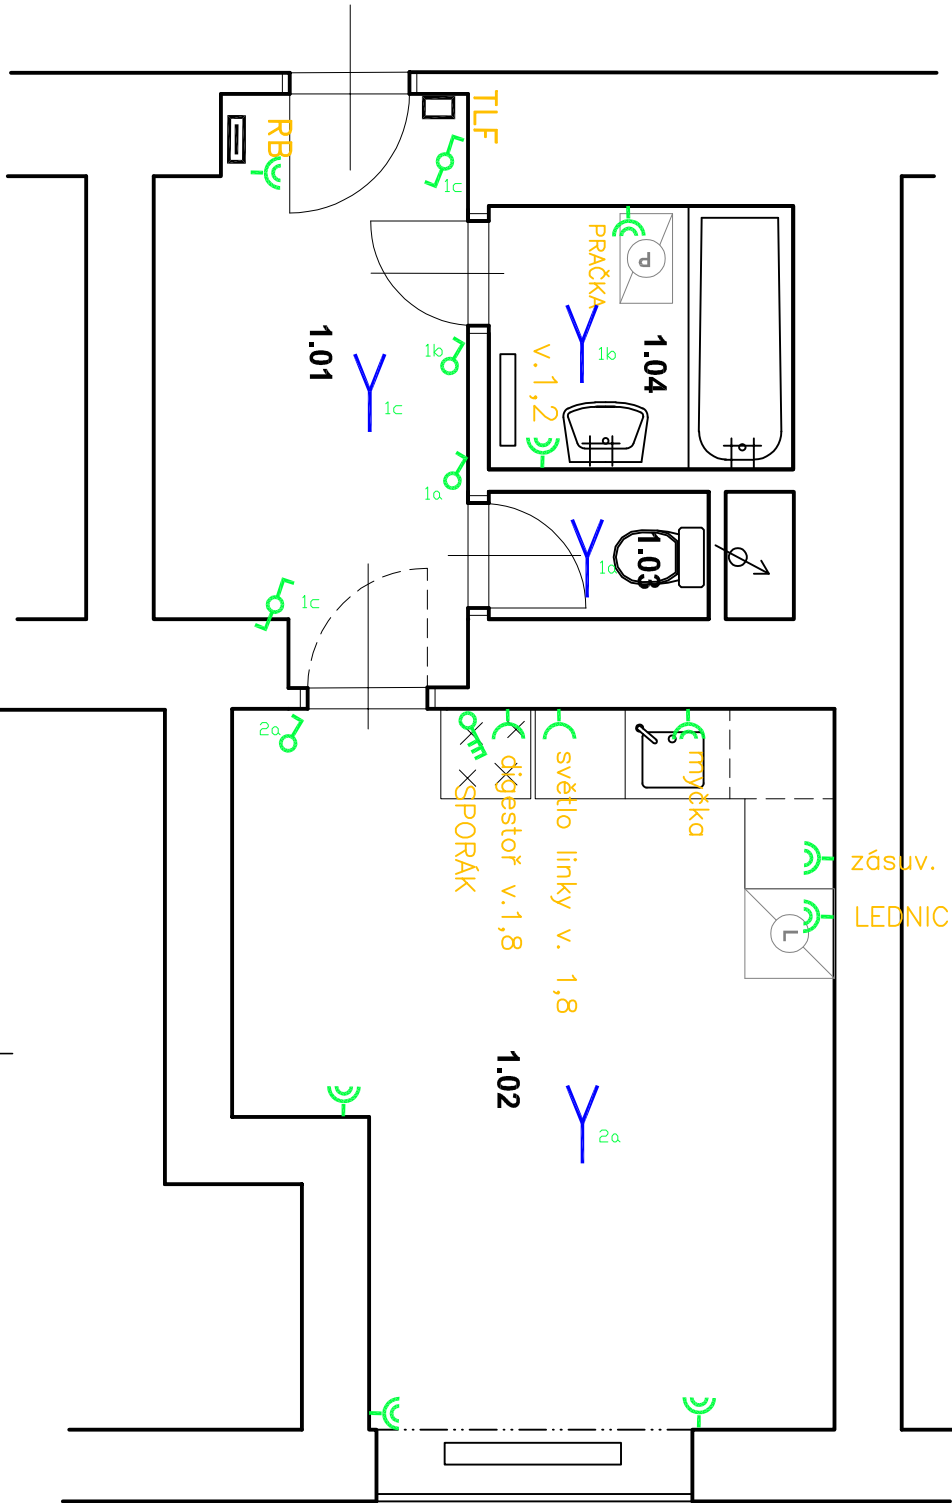

Hlavní inženýr / Main Engineer:

**VMS**  
VMS projekt s.r.o.  
sídlo: Na Voštické 16, Vyšehrad  
Praha 1, 120 00  
IČO: 00063517  
DIČ: CZ00063517

Investor / Client:

**MĚSTSKÁ ČÁST PRAHA 3**  
Havlíčkovo náměstí 700/9  
130 05 Praha 3  
IČO : 00063517  
DIČ : CZ00063517

|                                                                                                                                                    |                                                |
|----------------------------------------------------------------------------------------------------------------------------------------------------|------------------------------------------------|
| Název projektu / Project Name:<br>VYHOTOVENÍ NOVA STAVBY A MODERNIZACE BYTU V OBLASTI PRAHA 3 - II.<br>byť č. 2, ul.Bělská 6a, Praha 3             |                                                |
| Stupeň dokumentace / Project Stage:<br>DPS DOKUMENTACE PRO PROVEDENÍ STAVBY                                                                        |                                                |
| Část / Part:<br>D VÝKRESOVÁ ČÁST                                                                                                                   |                                                |
| Stavěný objekt / Building:                                                                                                                         |                                                |
| Prostředí at / Proj. part:<br>ARS ARCHITECTONICKO-STAVBNÍ ŘEŠENÍ                                                                                   |                                                |
| Kód / Code:<br>010                                                                                                                                 |                                                |
| Zpracoval / Created:<br><b>VMS</b><br>VMS projekt s.r.o.<br>sídlo: Na Voštické 16, Vyšehrad<br>Praha 1, 120 00<br>IČO: 00063517<br>DIČ: CZ00063517 | Ryzhiko / Stamp:                               |
| Zodpovědný projektant / Engineer in Charge:<br>Vladimír Matějka                                                                                    |                                                |
| Název výkresu / Drawing Title:<br><b>ELEKTROINSTALACE - PŮDORYS</b>                                                                                |                                                |
| Kreslil / Drawn By:<br>Ing. Maria Bukáková                                                                                                         | Kontroloval / Approved By:<br>Vladimír Matějka |
| Číslo projektu / Project Number:<br>2024.135                                                                                                       |                                                |
| Formát / Paper size:<br>A3                                                                                                                         |                                                |
| Číslo výkresu / Drawing number:<br>D.1.1 - 07                                                                                                      |                                                |
| Označení výkresu / Drawing type:<br>NS-EL                                                                                                          |                                                |
| Kód výkresu / Code of layout:<br>Kód výkresu                                                                                                       |                                                |
| Datum vydání / Date of Issue:<br>12/2024                                                                                                           |                                                |
| Měřítko / Scale:<br>--                                                                                                                             |                                                |
| Revize / Revision:<br>00                                                                                                                           |                                                |