


POZNÁMKY :

- v rámci opravy bytové jednotky budou demontovány všechny koncové prvky elektro-sítavající bytová rozvodnice bude demontována a nahrazena novou

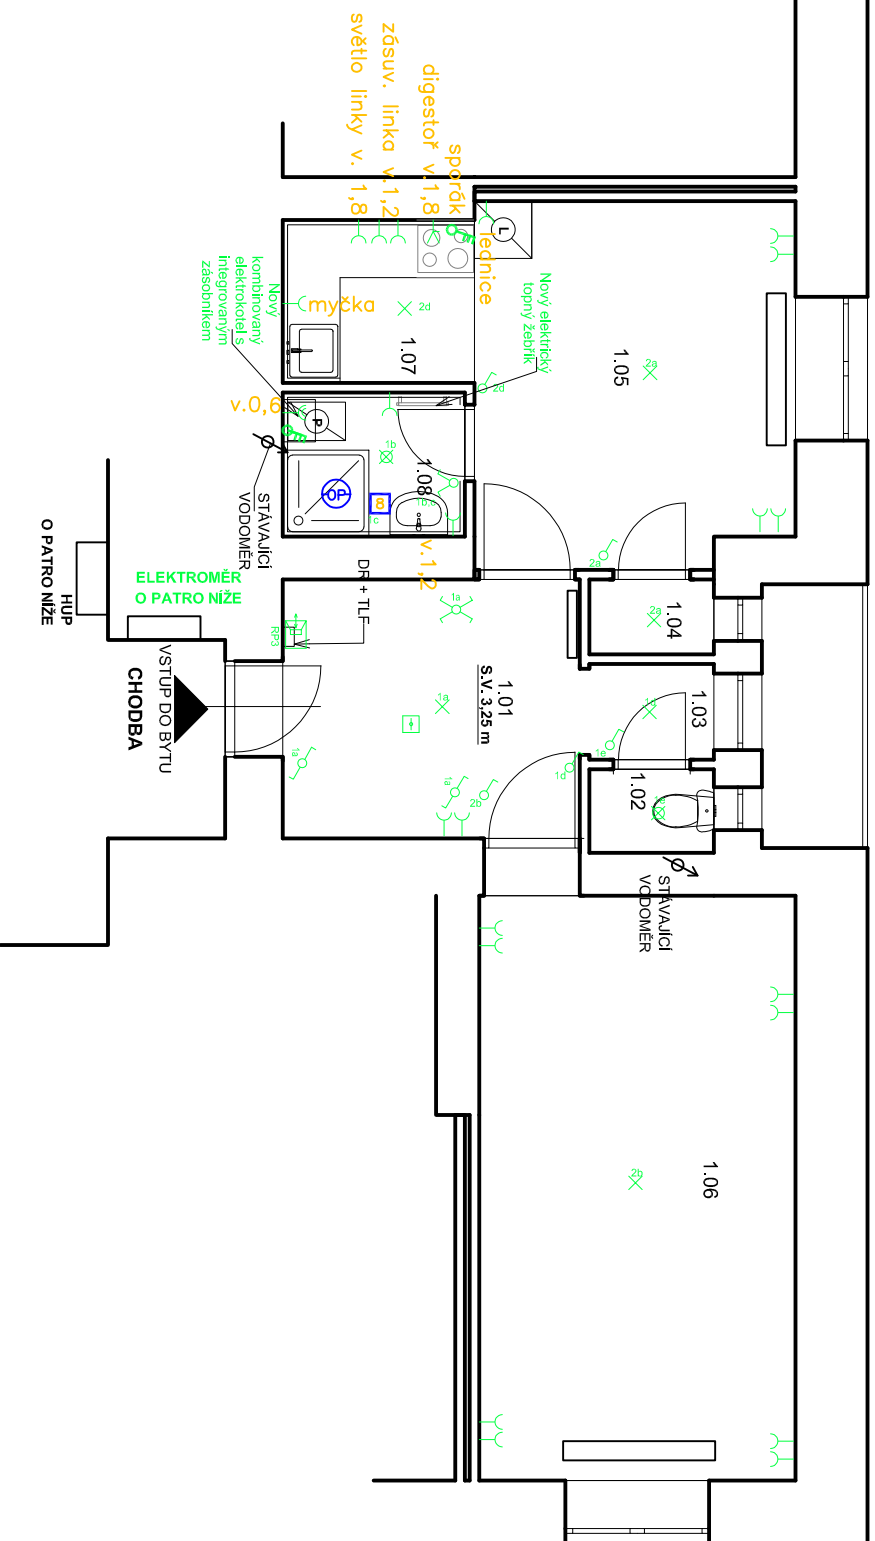

LEGENDA

POZNÁMKA

- SPRÁVCE MÍSTNOSTI VE VÝŠCE 1,2M
NENÍ VYKRESUJ STANOVENÍ JINAK
ZŠSUVY K UMÍSTI VE VÝŠCE 0,5m
NENÍ VYKRESUJ STANOVENÍ JINAK
-IF ZŠSUVY K V MÍSTNOSTECH PRISTUPNOSTI
SE MŮŽE OSADIT BEZPEČNOSTNÍ ZÁMKY
ULOŽENÍ KABELŮ DLE ČSN 33 2000-5-52
POD OMTNŮK - ZDĚNÉ KONSTRUKCE

ZÁKLADNÍ OCHRANA JE ZAJIŠTĚNA ZÁKLADNÍ IZOLACÍ

- ZIVYCH CASII NEBO PREPAZKAMI NEBO KRITY
OCHRANA PRI PORUŠE JE ZAJIŠŤENÁ OCHRANNÝM
POSPOJOVANÍM A AUTOMATICKÝM ODPOJENÍM
DOPĽKOVÁ OCHRANA JE ZAJIŠŤENÁ DOPĽNÚJICIM
POSPOJOVANÍM NEBO PROUDOVÝM CHRÁNICOM

RP3- ROZVADĚČ BYTU
X - SVĚTELNÝ VÝVOD UKONČENÝ LUSTR. SVORKOU

- δ – SPINAČ Ř.1/0 IP20
- δ – SPINAČ Ř.1 IP20
- δ – SPINAČ Ř.5 IP20 – SÉRIOVÝ
- δ – SPINAČ Ř.6 IP20 – STRIDAVÝ
- χ – SPINAČ Ř.7 IP20 – KŘÍŽOVÝ
- ε – KABELOVÝ VÝVOD (PŘÍSTROJOVÁ PŘÍPOJKA SPORÁK)
- γ – 1F ZASUVKA IP20 JEDNOKONSOBNÁ
- γ – 1F ZASUVKA IP20 DVOUKONSOBNÁ
- ⊞ – VENTILÁTOR 20W, 230V AC
- ⊞ – VESTAVĚNÝM ČASOVÝM DOBĚHEM

Investor / Client:	
MĚSTSKÁ ČÁST PRAHA 3	
Havlíkovo náměstí 700/9	
130 85 Praha 3	
IČO : 00063517	
DIC : CZ00063517	

Název projektu / Project Name: VÝSTROJENÍ DO KLASIKY (PRÁVY A MODERNIZACE BYTŮ V OBSEKTECH V PRŮZEH 3, II. BYT 6, 14, II. SÚBNEHSEKÁ, Č.D. 1636/85, Praha 3	
Súdělí dokumentací / Project Stage: DPS	DOKUMENTACE PRO PROJEKČNÍ STAVBU
Část / Part: D	VÝKRESOVÁ ČÁST
Stavění objekt / Buildings:	
Profesionál / Prof. part: ARS	
Kód / Code: 010	ARCHITECTONICKO-STAVBNÍ ŘEŠENÍ
Zaměstnanec / Client / Consultant:  VMS projekt s.r.o. Václavské nám. 10 150 00 Praha 10 - Vršovice IČO: 250 05 656 DIČ: CZ25005656 e-mail: info@vmsprojekt.cz	Razítko / Stamp:
Zapsaný projektant / Engineer in Charge: Vladimír Matějka	

Názov výkresu / Drawing Title:		
ELEKTROINSTALACE		
Kreslil / Drawn by:	Kontroloval / Approved by:	Datum vydání / Date of Issue:
Ing. Marta Bukáčková	Vladimír Matějka	03/2025
Číslo projektu / Project Number:	Formát / Paper size:	Měřítko / Scale:
2024_135	A3	---
Číslo výkresu / Drawing number:	Číslození výkresu / Drawing type:	Revize / Revision:
D.1.1 - 07	EL	00
Kód výkresu / Code of layout:	Kopie / Copy:	