

LEGENDA

RB - ROZVÁDEČ BYTU

- SVĚTELNÝ VÝVOD UKONČENÝ LUSTR. SVORKOU
- SPINAČ Ř.1/0 IP20
- SPINAČ Ř.1 IP20
- SPINAČ Ř.5 IP20 — SÉRIOVÝ
- SPINAČ Ř.6 IP20 — STŘÍDAVÝ
- SPINAČ Ř.7 IP20 — KŘÍŽOVÝ

- KABELOVÝ VÝVOD (PŘÍSTROJOVÁ PŘÍPOJKA SPORÁK)


- 1F ZÁSUVKA IP20 JEDNONÁSOBNÁ
- 1F ZÁSUVKA IP20 DVOUNÁSOBNÁ
- VENTILÁTOR 20W, 230V AC
- S VESTAVĚNÝM ČASOVÝM DOBĚHEM

POZNÁMKA

- SPINAČE UMITIT VE VÝŠCE 1,2m NAD PODLAHOU, POKUD
 NENÍ VÝKRESU STANOVENO JINAK
 -ZASUVKY UMITIT VE VÝŠCE 0,3m NAD PODLAHOU, POKUD
 NENÍ VÝKRESU STANOVENO JINAK
 -1F ZASUVKY V MÍSTNOSTECH PŘÍSTUPNÝCH DĚTEM
 SE MUSÍ OSADIT BEZPEČNOSTNÍMI ZÁTKAMI 5912-91004

ULOŽENÍ KABELŮ DLE ČSN 33 2000-5-52 ed.2

- POD OMÍTKOU – ZDĚNĚ KONSTRUKCE

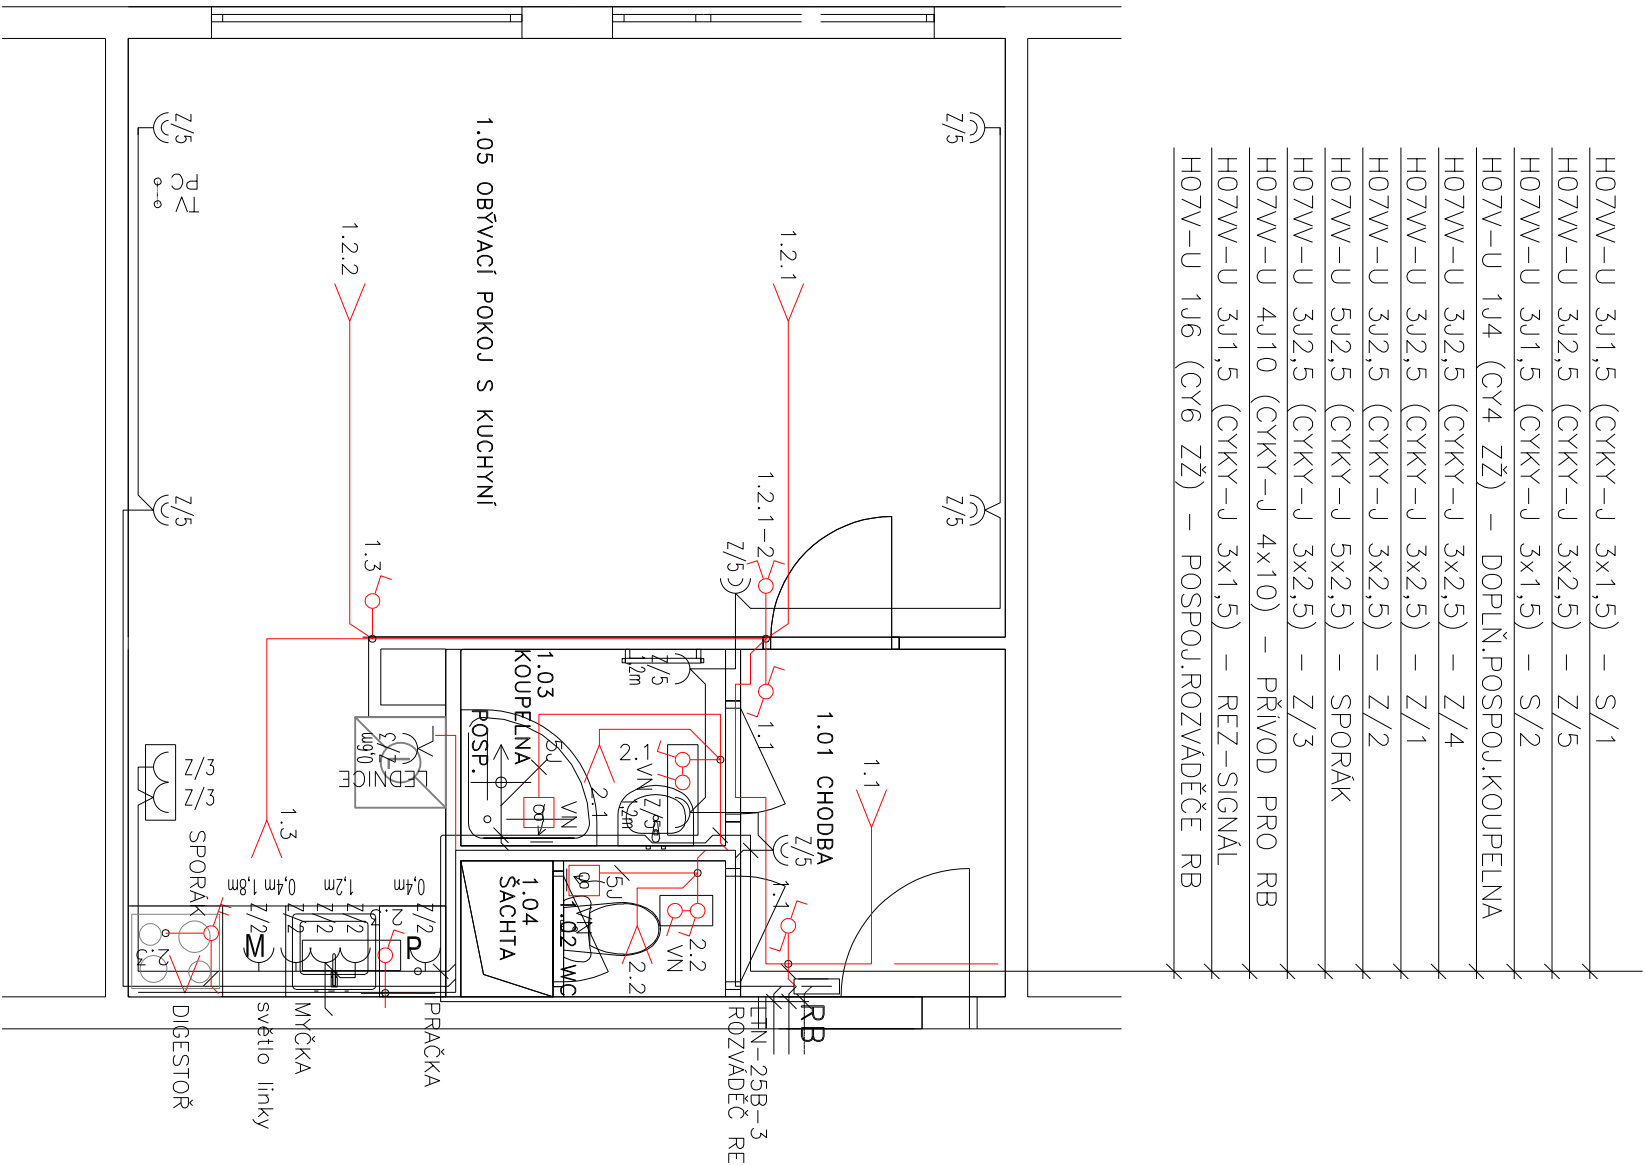

TRŽDĚNÍ VNĚJŠÍCH VLIVŮ DLE ČSN 33 2000-5-51 ed.3

VIZ. PROTOKOL O URČENÍ VNĚJŠÍCH VLIVŮ

Soustava 3PEN AC 50Hz 400V/TN-C-S

ZÁKLADNÍ OCHRANA JE ZAJIŠTĚNA ZÁKLADNÍ IZOLACI ŽIVÝCH ČÁSTÍ NEBO PŘEPÁŽKAMI NEBO KRYTY

OCHRANA PŘI PORUŠE JE ZAJIŠTĚNA OCHRANNÝM
POSPJOVÁNÍM A AUTOMATICKÝM ODPOJENÍM

DOPLŇKOVÁ OCHRANA JE ZAJIŠTĚNA DOPLŇUJÍCÍM
POSPJOVÁNÍM NEBO PROUDOVÝM CHRÁNÍČEM

V RÁMCI BĽ BUDOU DEMONTOVÁNY VŠECHNY KP

STÁVAJÍCÍ BYTOVÁ ROZVODNICE BUDE ODSTRANĚNA

Investor / Client:

MĚSTSKÁ ČÁST PRAHA 3

Havlíčkovo náměstí 700/9
130 85 Praha 3
IČO : 00063517
DIČ : CZ00063517

VMS
PROJEKT

VMS projekt s.r.o.
 sídlo: Neposelská 16
100 00 Praha 10 - Vršovice
kancelář: Čerčinská 640/30b
140 00 Praha 4 - MČC

Název projektu / Project Name: VYHOTOVENÍ PLÁNU STAVBYNI PŘIPRAVY A MODERNIZACI BYTŮ V OBJEKTECH V PRAZE 3 - ILL.			
byl č. 72, ul. Táborská, č.p. 16/24, Pána 3			
Stupeň dokumentace / Project Stage: DPS			
DOKUMENTACE PRO PROVEDENÍ STAVBY			
Část / Part:	D	VÝKRESOVÁ ČÁST	
Stavební objekt / Building:			
Profesní díl / Prof. part:			
ARS	ARCHITECTONICKO-STAVEBNÍ ŘEŠENÍ		
Kód / Code:	010	Razítko / Stamp:	
Zpracovatel části / Consultant:		Razítko / Stamp:	
 NMSI PROJEKT VMS projekt s.r.o. Sídlo: Václavské náměstí 16 100 00 Praha 10 - Vinohrady IČO: 123456789 Kontaktní: Černánská 660/20b 140 00 Praha 4 - KČP		Zodpovědný projektant / Engineer in Charge: Vladimír Matějka	
Název výkresu / Drawing Title: ELEKTROINSTALACE PŮDORYS			
Kreslil / Drawn by:	Kontroloval / Approved by:	Datum vydání / Date of Issue:	
Ing. Maria Bukáčková	Vladimír Matějka	03/2025	
Číslo projektu / Project Number:	Formát / Paper size:	Měřítko / Scale:	
2024.135	A3	--	
Číslo výkresu / Drawing number:	Označení výkresu / Drawing type:	Revize / Revision:	
D.1.1 - 07	EL	00	
Kód výkresu / Code of layout:	Kopie / Copy:		