



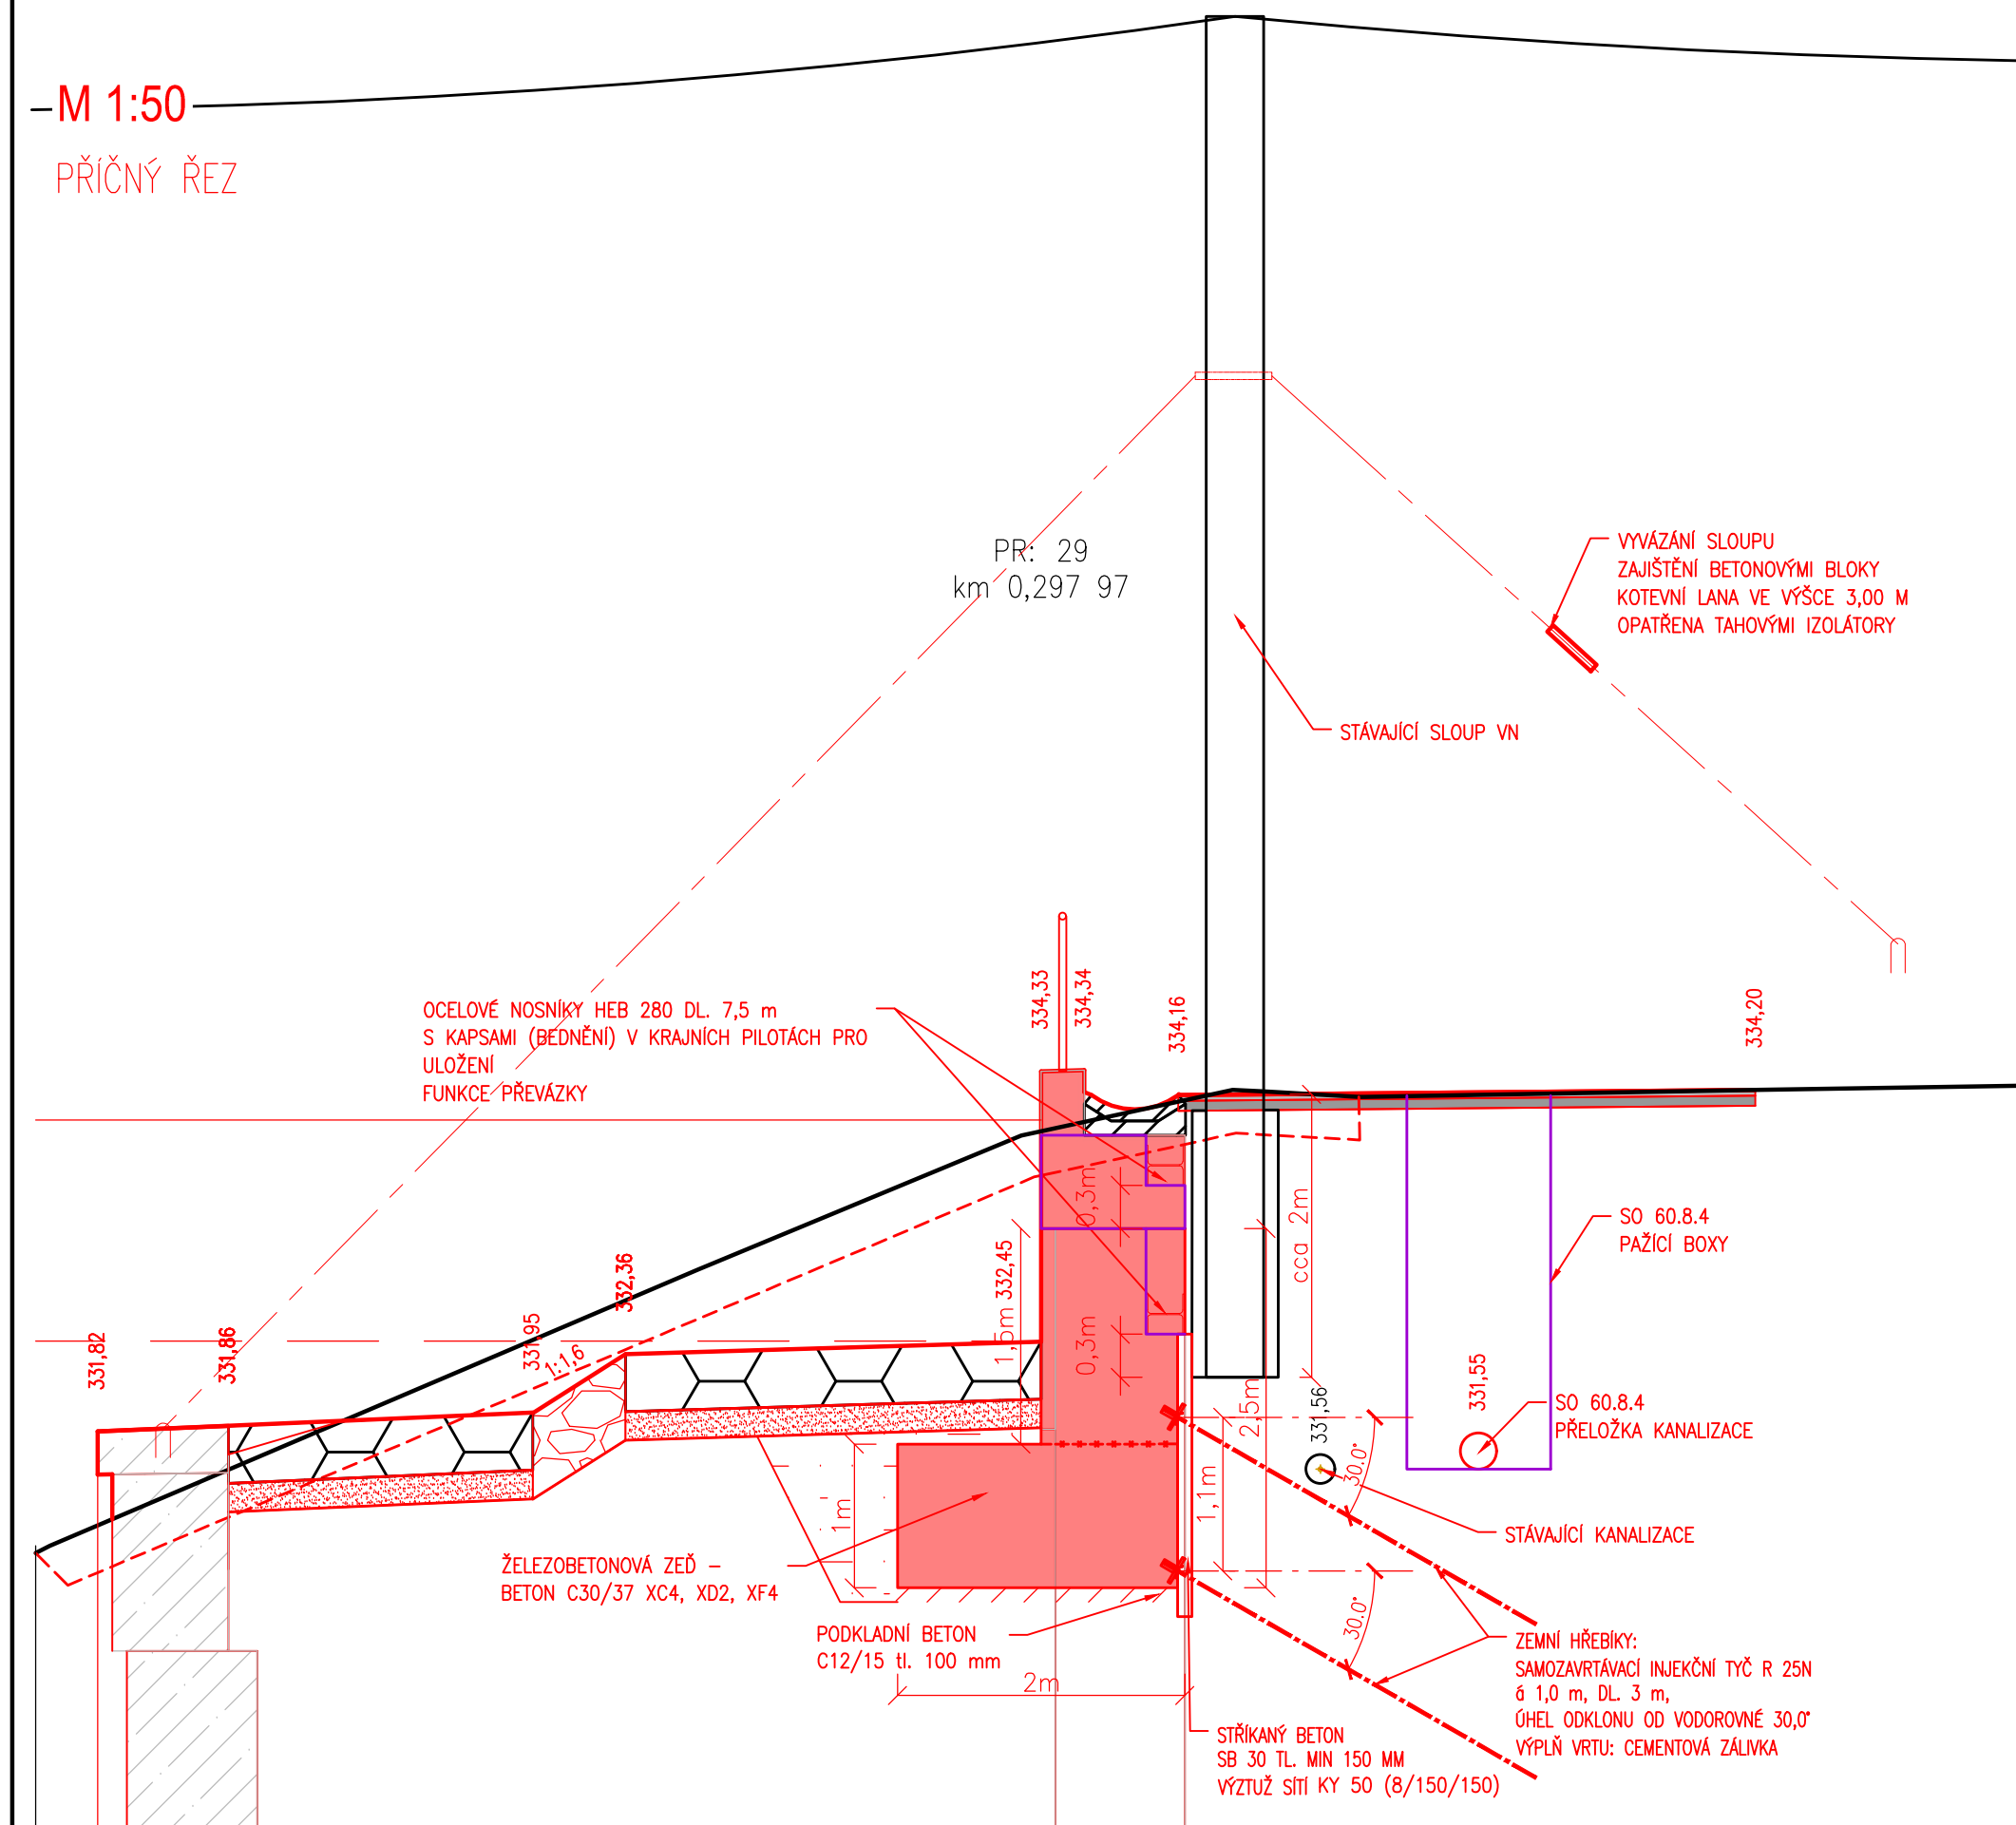

PŘÍČNÝ ŘEZ



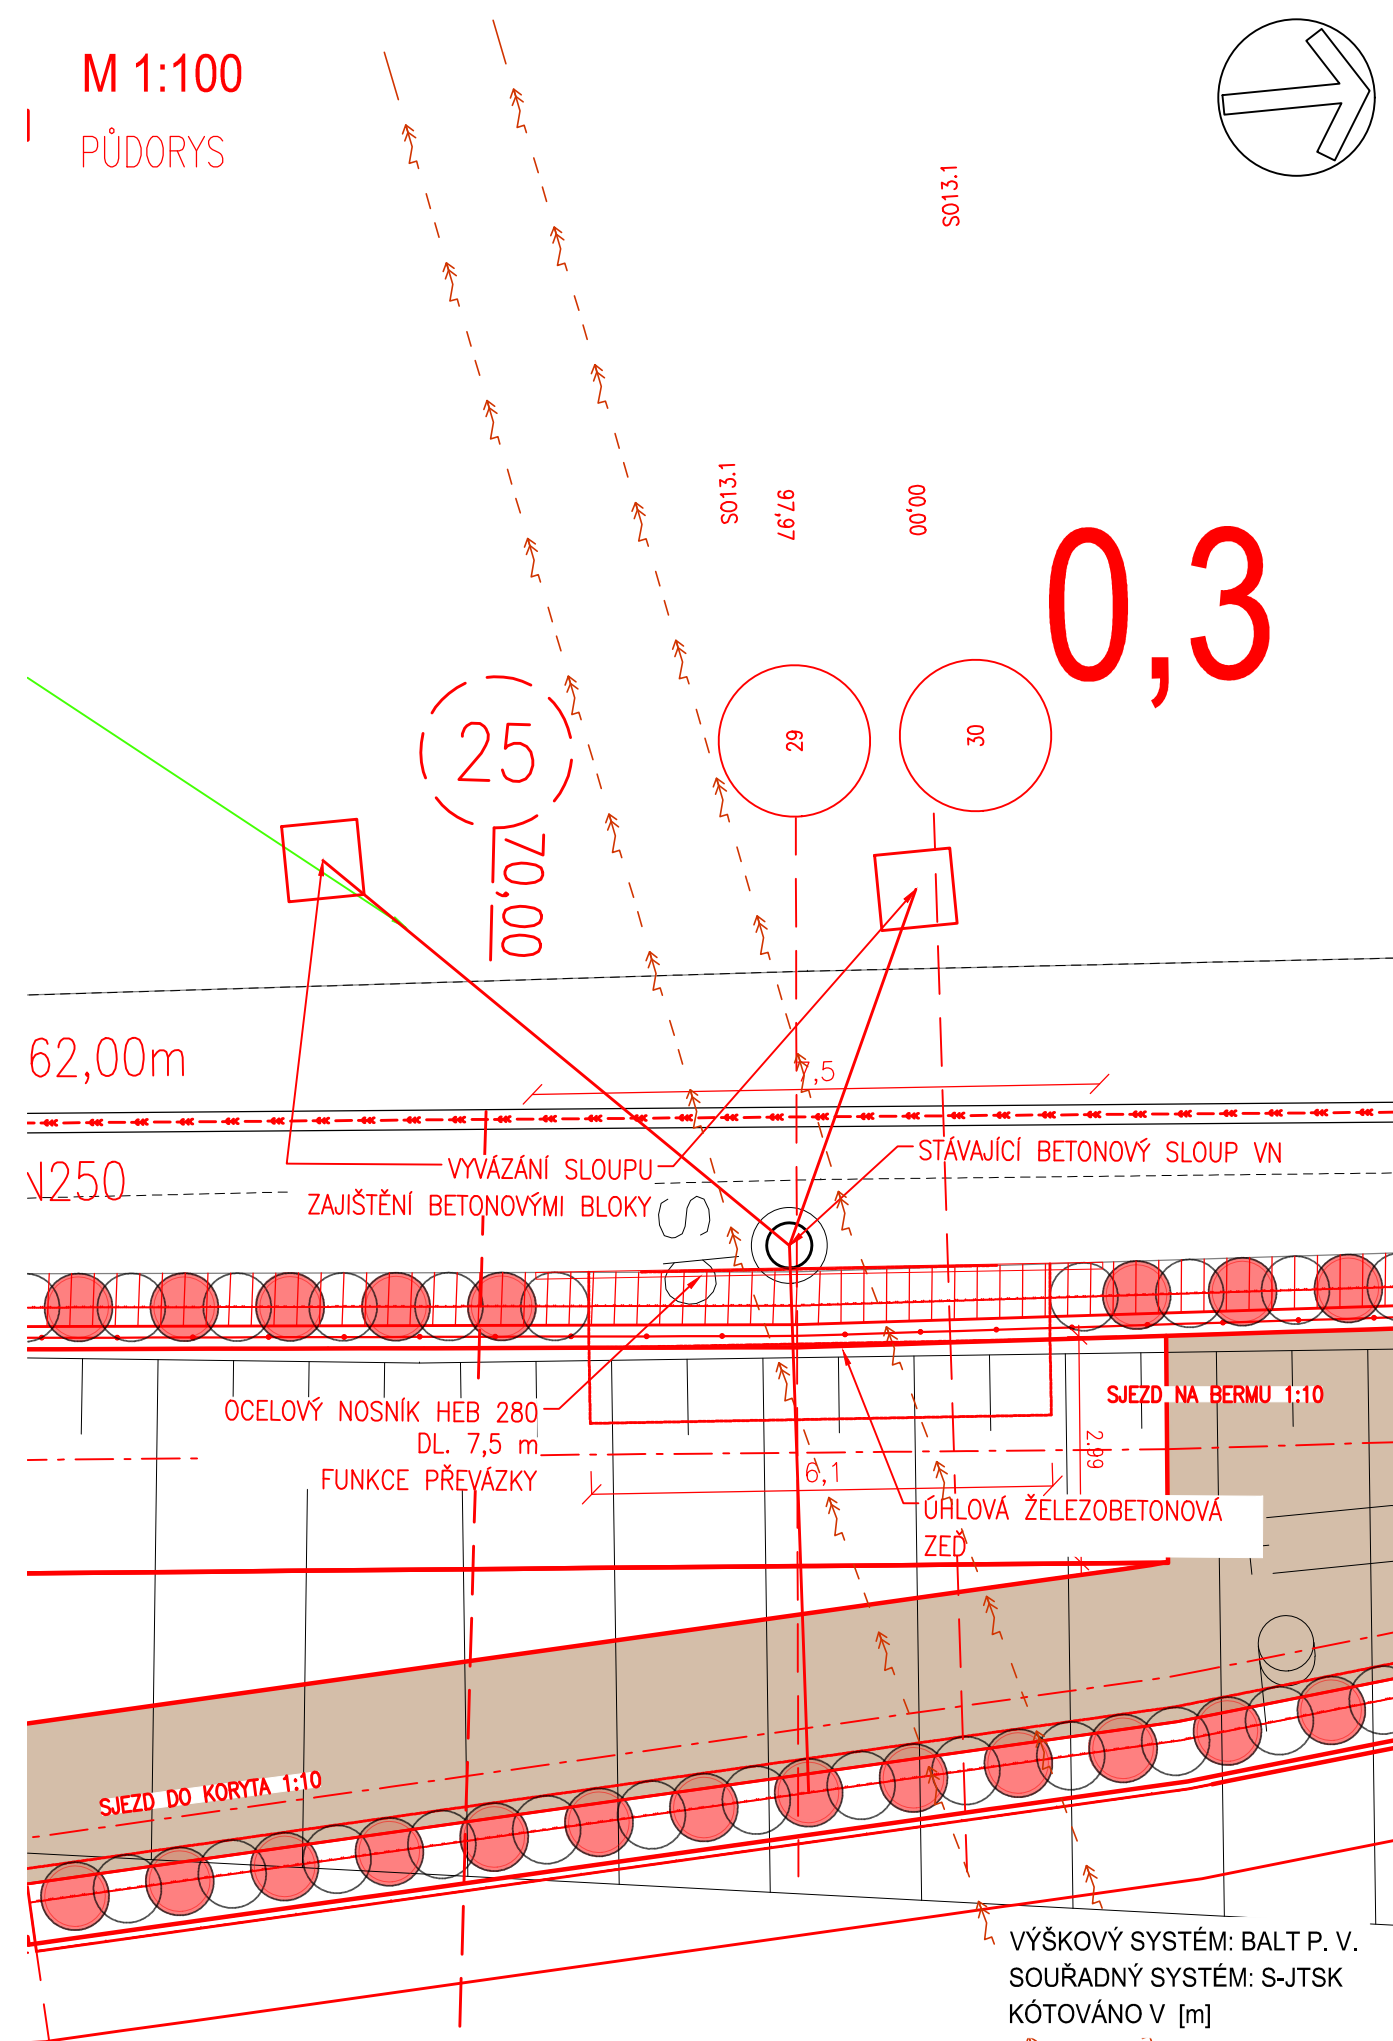

PŮDORYS



<p>OBJEDNATEL:</p> <p>OBEC RAPOTÍN ŠUMPERSKÁ 775 788 14 RAPOTÍN</p>	
	<p>Č. ZAKÁZKY</p>

<p>ZHOTOVITEL: AQUATIS a.s. Botanická 834/56, 602 00 Brno HLAVNÍ INŽENÝR PROJEKTU: ING. OLDŘICH NEUMAYER, CSc.</p>	<p> AQUATIS A.S. Botanická 834/56 602 00 Brno Tel: +420 541 554 1 Fax: +420 541 211 2 E-mail: info@aquatis.cz http://www.aquatis.cz</p>
<p>Č. ZAKÁZKY</p>	<p>122038A</p>

SUBDODAVATEL: DOPRAVOPROJEKT BRNO a.s. Kounicova 271/13, 602 00 BRNO VEDOUCÍ PROJEKTU: ING. PETR HUSÁK		DOPRAVOPROJEKT BRNO  Kounicova 271/13, 602 00 BRNO
		Č. ZAKÁZKY 22-010

VEDOUcí PROJEKTANT	ING. MICHAL DVOŘÁK	 HG partner s.r.o. Smetanova 200, 250 82 Úvaly
ZODPOVĚDNÝ PROJEKTANT	ING. JAROSLAV VRZÁK	
VYPRACOVAL	ING. JAN VLACH	
KONTROLOVAL	ING. MICHAL DVOŘÁK	
NÁZEV OBJEKTU PŘÍRODEĚ BLÍZKÁ PROTIPOVODŇOVÁ OPATŘENÍ NA ŘECE DESNÉ ř. km 12,088 - 14,231 D.1.10.1 SO 13.1 Protipovodňová zeď		DATUM LEDEN 2023 <hr/> FORMÁT 600x297 mm <hr/> MĚŘÍTKO 1:50, 1:100 <hr/> STUPEŇ DPS <hr/> ČÍS. ZAKÁZKY 122038A <hr/> ARCHIVNÍ ČÍS.
NÁZEV PŘÍLOHY ŘEŠENÍ KOLIZE SE SLOUPEM VN		ČÍS. SOUPRAVY ČÍS. PŘÍLOHY 8.