


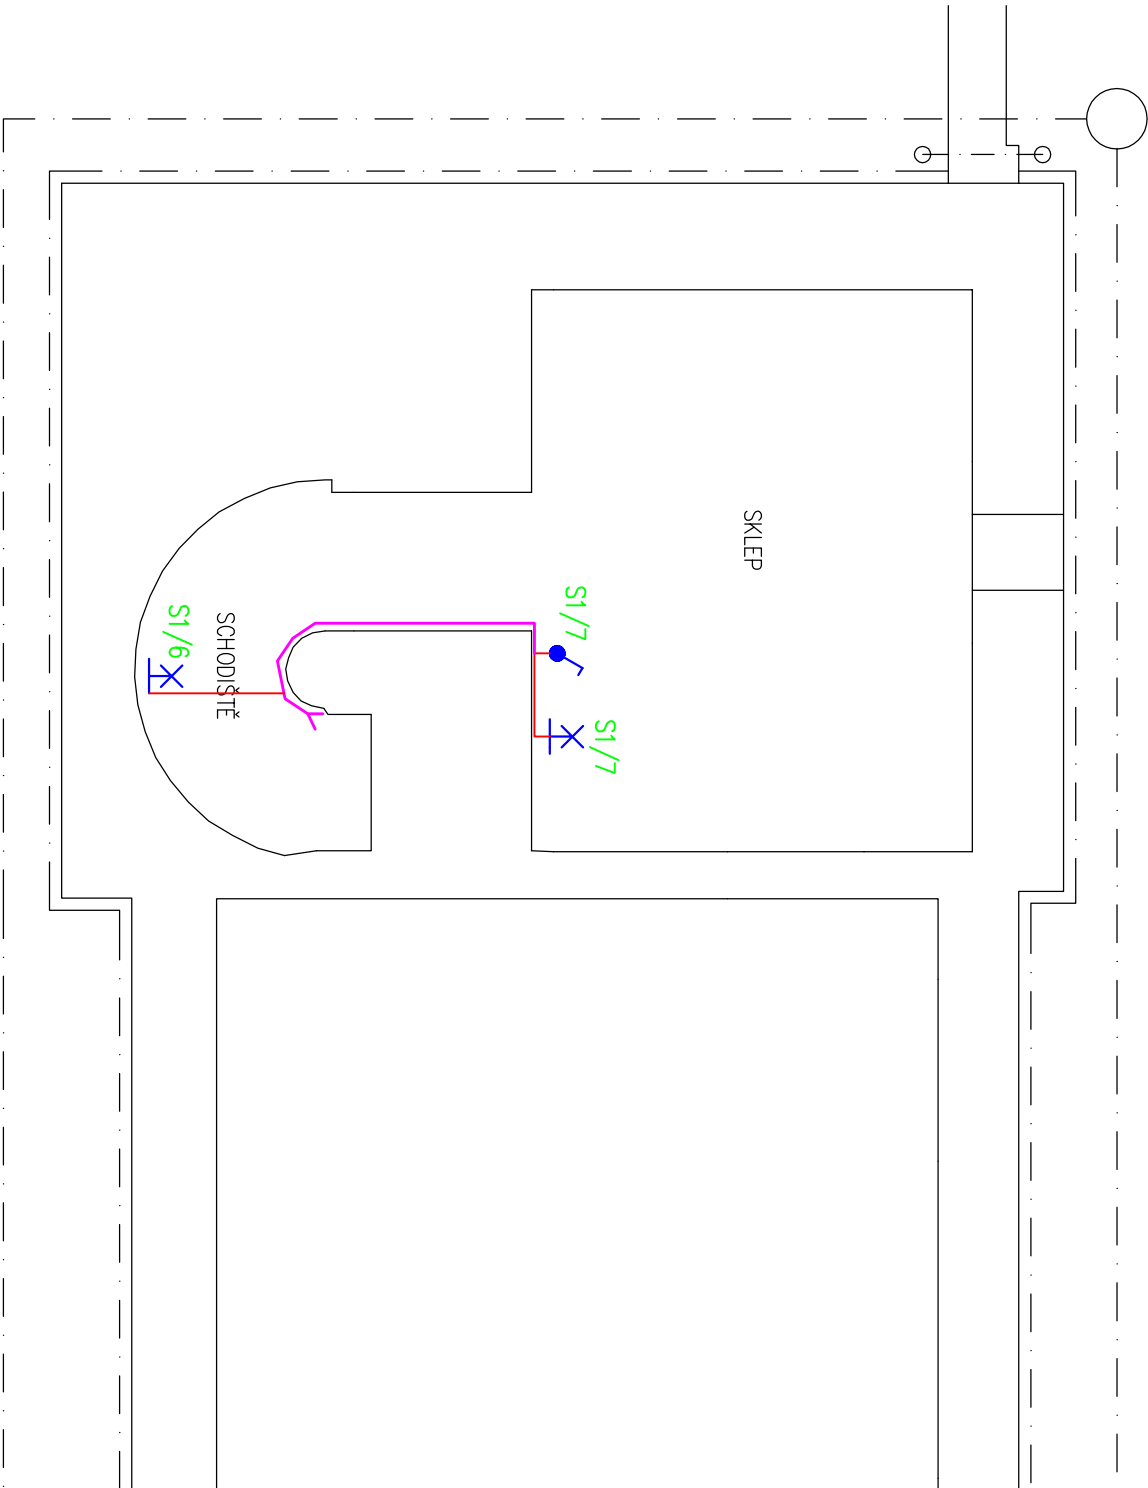

LEGENDA:

	Reprodukční jednotka
	Nouzové svítidlo
	Tlačítko s omezeným přístupem
	Vývod
	Ventilátor
	Bodové svítidlo
	Světlo nástenné
	Světlo
	Světlo nástenné s pohyblivým čidlem
	LED svítidlo
	Rozvaděč
	Bojler
	Zářivkové svítidlo
	Zavěšené svítidlo
	Vedení světla
	Vedení zásuvky
	Vedení motoru
	Ochranné vedení
	Telefonní vedení
	Sdrůžené vedení
	Ovládací vedení
	EZS – Kabel FTP 6x0,5
	DATA – Kabel FTP Cat. 5e
	Autonomní detektor kouře
	Domácí telefon
	Zvonek
	Žaluziový spínač
	Termostát
	Trojpolový vypínač se signálkou
	Tlačítko
	Zásuvka IP44
	Vypínač IP44
	Zásuvka 400V
	Dvojčlávková zásuvka
	Střídavý vypínač
	Dvojčlávkový vypínač
	Křížový vypínač
	Sériový vypínač
	Tahový vypínač

autorizoval : Ladislav Červenka, DiS.		LADISLAV ČERVENKA – EPRON ELEKTRO PROJEKTOVÁNÍ	
projektant : Ladislav Červenka, DiS.		Jozefa Gabčíka 122, Tábor 39003 IČ: 73496685 mob: 775 166 715	email: červenka@eleprojekt.cz tel: 381 231 303
N á z e v a k c e : HLAVNÍ BUDOVA HRBITOVA MĚSTA VALTICE p.č. 2770, 2773 a 2769 v k.ú. Valtice [776696]		investor: Město Valtice, nám. Svobody 21, 69142 Valtice	
Místo stavby: p.č. 2770, 2773 a 2769 v k.ú. Valtice [776696]			
část: ELEKTROINSTALACE	Měřítko: 1:50	č.zak.:	
stupeň: DÚP/DSP	datum: 01.2024	formát: 2xA4	
Obsah výkresu : D1.4 – ZAŘÍZENÍ SILNOPROUDÉ ELEKTROTECHNIKY PŮDORYS 1.PP		č. výkresu 1	č. paré