


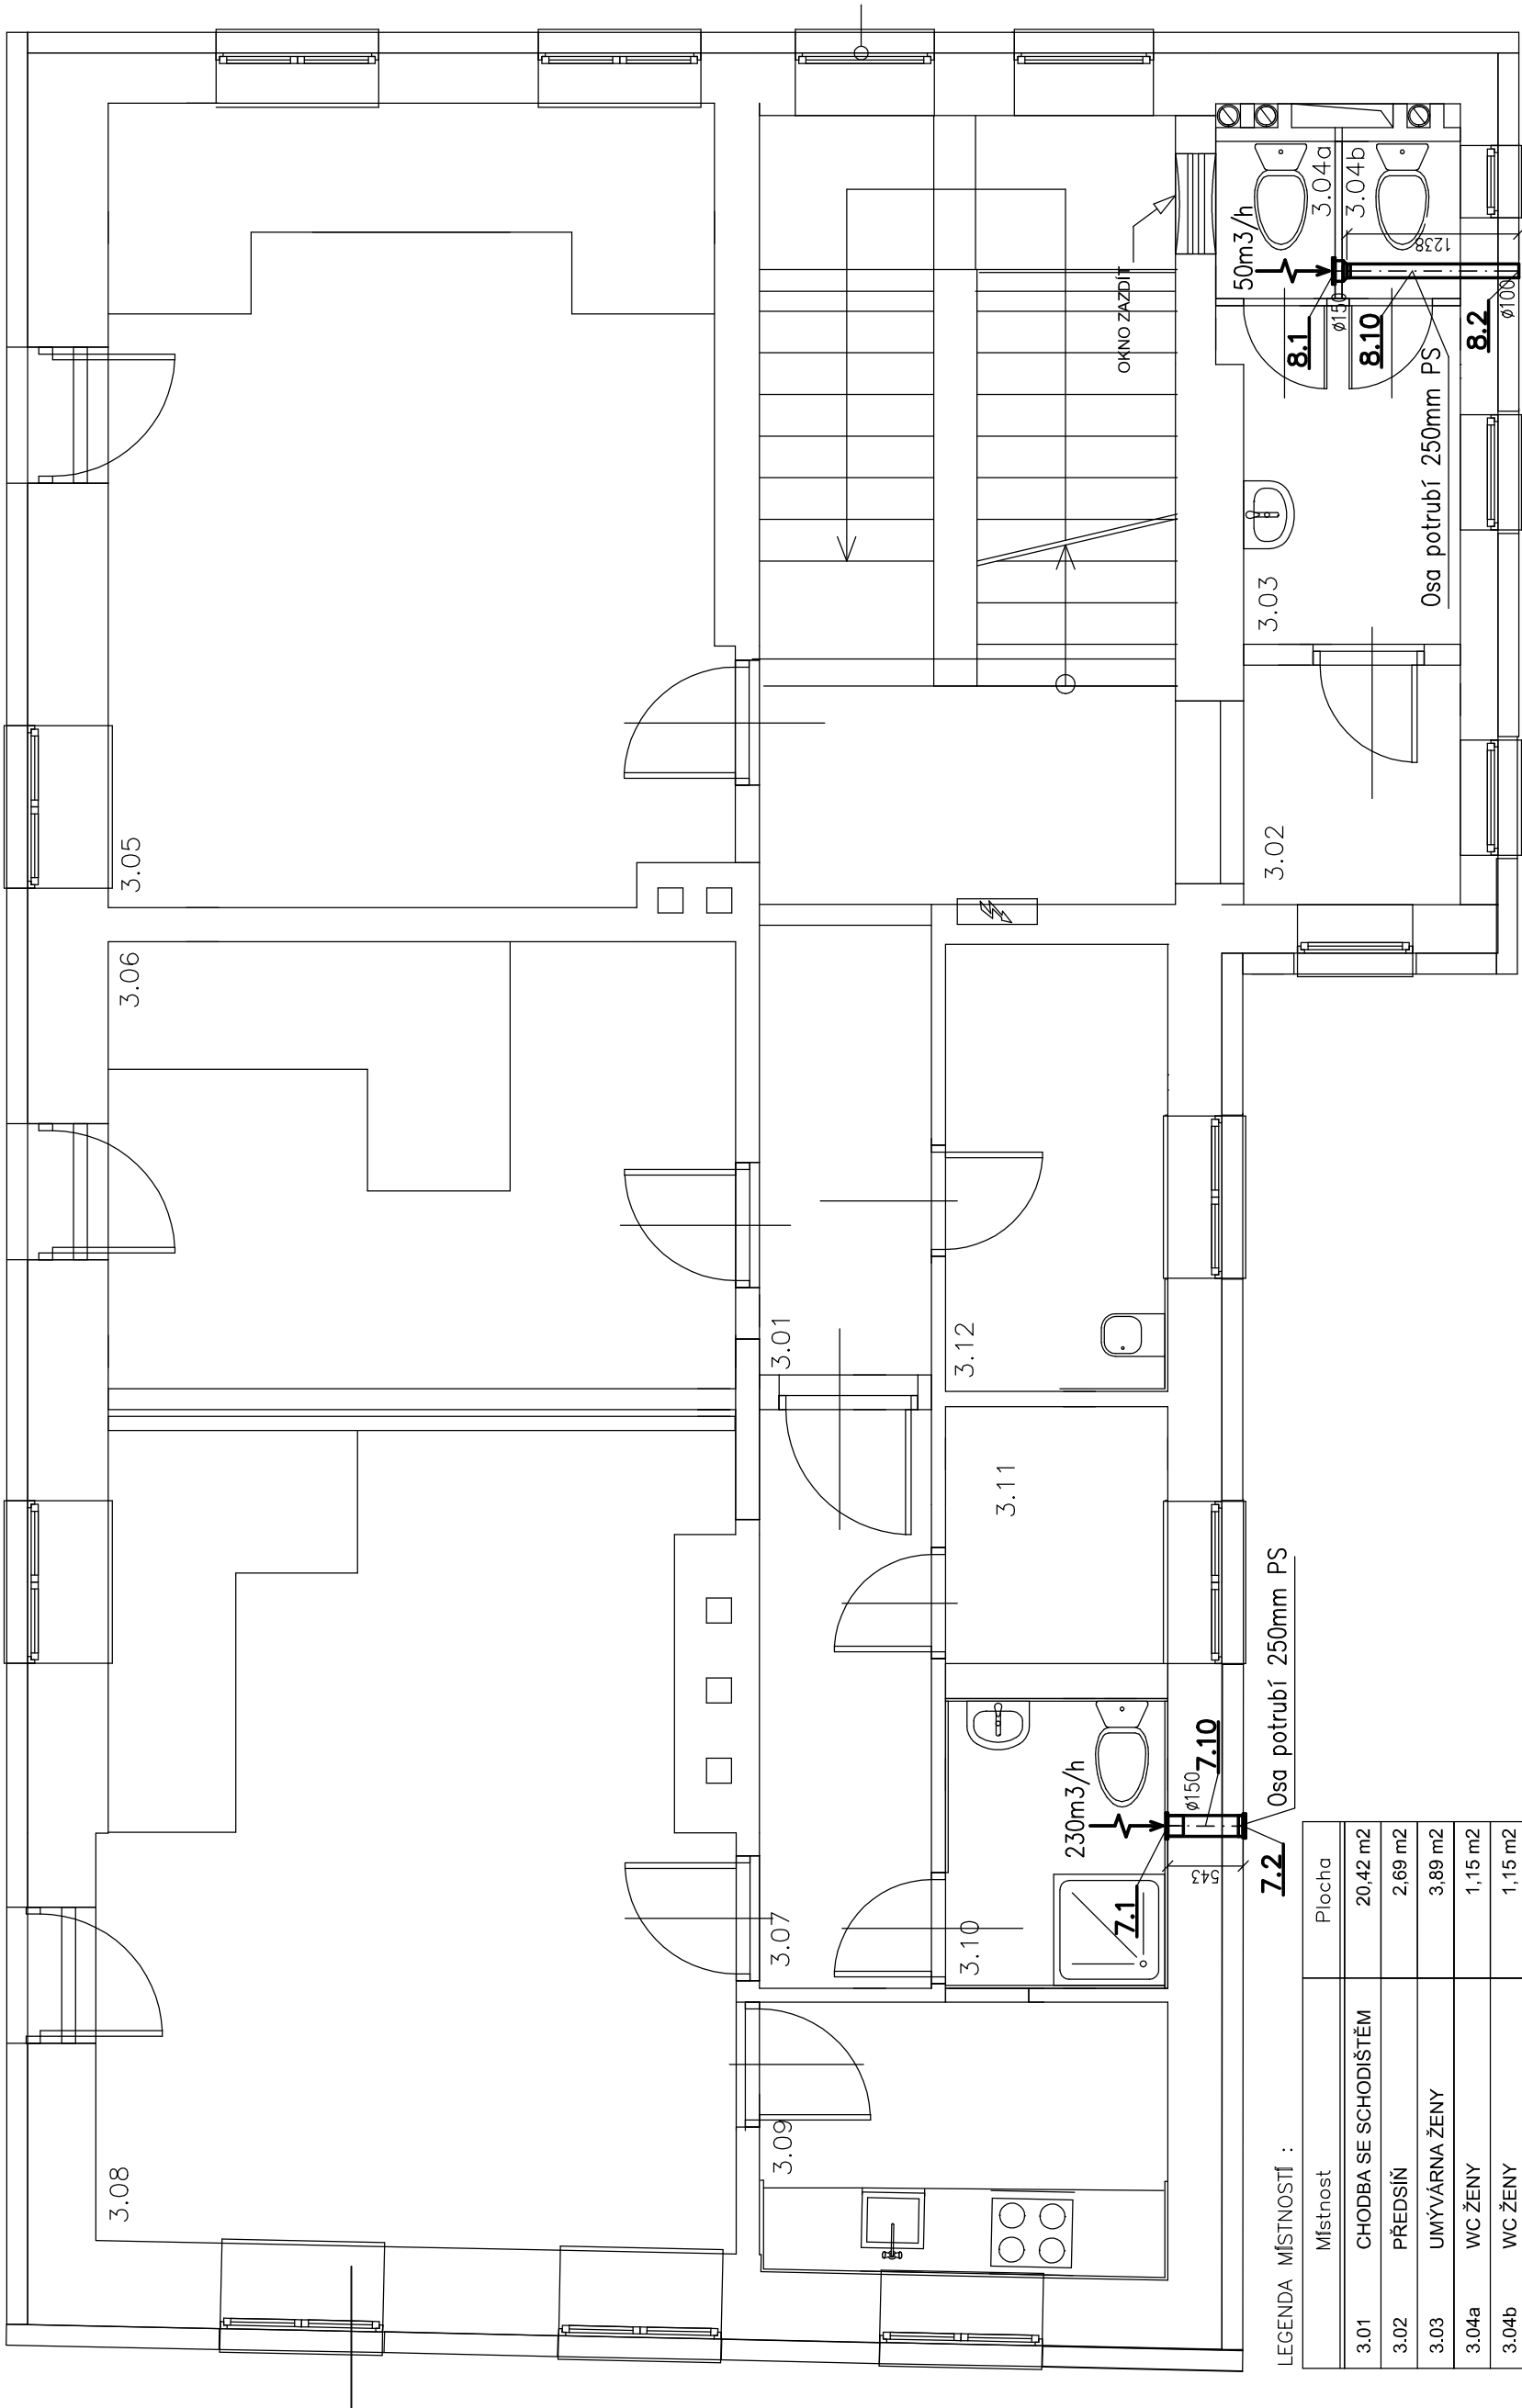

LEGENDA MÍSTNOSTÍ :

Místnost	Plocha
3.01 CHODBA SE SCHODIŠTĚM	20,42 m2
3.02 PŘEDSÍŇ	2,69 m2
3.03 UMYVÁRNA ŽENY	3,89 m2
3.04a WC ŽENY	1,15 m2
3.04b WC ŽENY	1,15 m2
3.05 KANCELÁŘ	25,49 m2
3.06 KANCELÁŘ	14,91 m2
3.07 PŘEDSÍŇ	5,17 m2
3.08 KANCELÁŘ	26,35 m2
3.09 KUCHYŇKA	5,80 m2
3.10 KOUPELNA	3,35 m2
3.11 KOMORA	2,96 m2
3.12 ÚKLIDOVÁ KOMORA	5,15 m2
celkem	118,48 m2

PROJEKTANT ING.BULIS	Ing.VLADISLAV BULIS	
	PROJEKCE VZDUCHOTECHNIKY	
	Hornická 2465/12,40011 ÚSTÍ N.L.	
INVESTOR Obec Dolní Zálezly,Mírové nám.8,40301 Dolní Zálezly	Tel:731555861	
	E-mail:bulis.vz@volny.cz	
	IČO 156 942 08	
MÍSTO STAVBY Dolní Zálezly – p.p.č.576 k.ú. Dolní Zálezly	Ing.VLADISLAV BULIS	
	PROJEKCE VZDUCHOTECHNIKY	
	Hornická 2465/12,40011 ÚSTÍ N.L.	
AKCE PŘESTAVBA KULTURNÍHO DOMU LABE Č.P.26 NA P.P.Č.576 V K.Ú. DOLNÍ ZÁLEZLY	FORMÁT 2 x A4	
	DATUM BŘEZEN/2016	
	ÚČEL DSP	
PŮDORYS 3.N.P. – VZDUCHOTECHNIKA	Č.ZAK.	
	MĚŘÍTKO 1:50	
	VÝKRES Č. D1.4c-4	