


PŮDORYS 1.NP

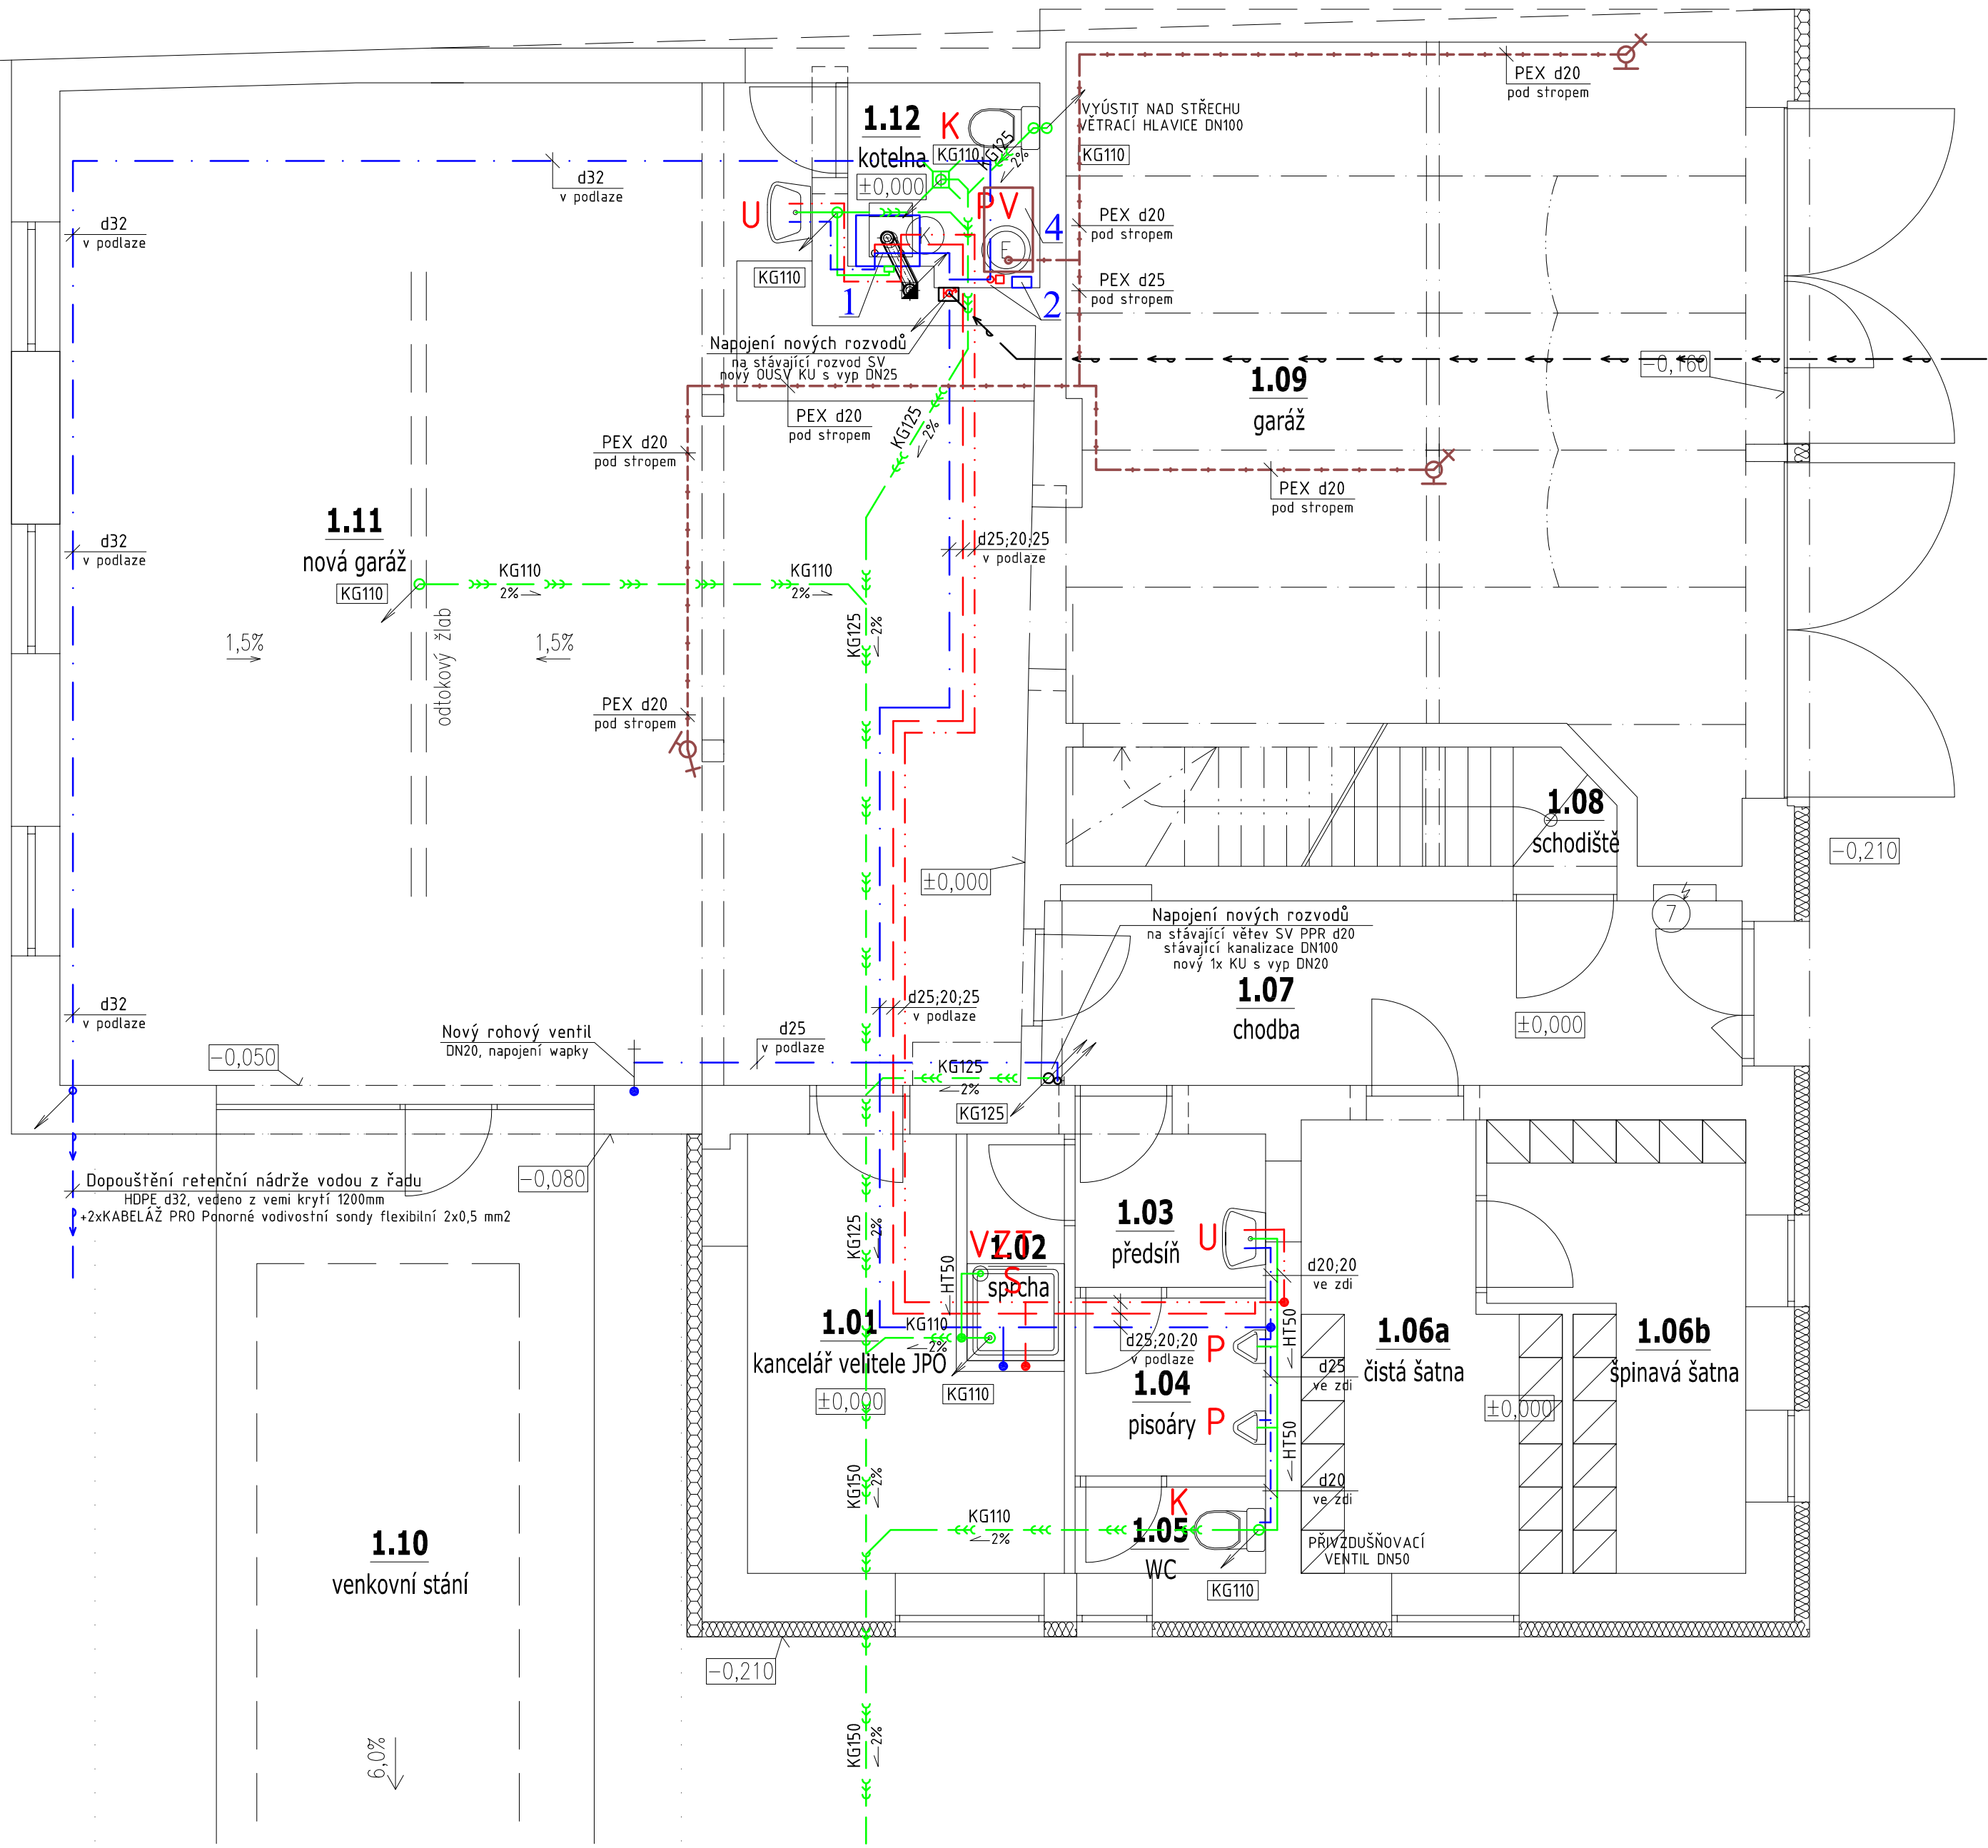


LEGENDA ZAŘÍZENÍ

- 1 VYVEDENÍ STLAČENÉHO VZDUCHU 1,2M NA PODLAHU, UKONČEN PŘIPOJOVACÍ KUS S 2 VÝVODY + KU15
+ TLAKOVÁ HADICE DL. 5,0m; TLAK 8,0bar
- 4 POJÍZDNÝ KOMPRESOR, Schneider UNM 660-10-90 DX; Objem nádoby (l) 90+ KU20 + VYP. DN15
Tlak (Bar) 10; Nasávané množ. (l/min) 660; Plnicí množství (l/min) 520
Příkon motoru (kw) 4,0; Napětí (V) 400;

LEGENDA POTRUBÍ STLAČ. VZDUCH

STLAČENÝ VZDUCH - POTRUBÍ PEX

SCHEMA ZAPOJENÍ

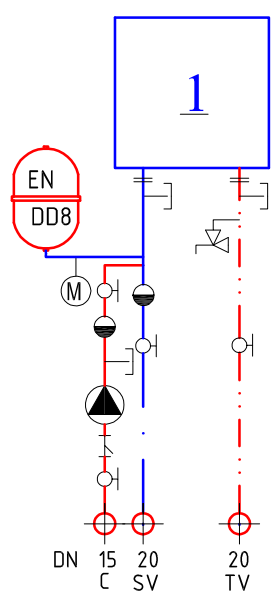

CIRKULAČNÍ POTRUBÍ

- 2 x KULOVÝ KOHOUT DN15
1 x CIRKULAČNÍ ČERPADLO DN15/3
1 x FILTR DN15
1 x ZPĚT.KLAPKA DN15

POTRUBÍ STUDENÉ A TEPLÉ VODY

- 2 x KULOVÝ KOHOUT DN 20
1 x ZPĚTNÁ KLAPKA DN 20
3 x VYPOUŠTĚCÍ KOHOUT DN15
1 x POJIŠTNÝ VENTIL DN 20,PR. 0,6MPa
1 x TLAKOMĚR
1 x TEPLOMĚR
1 x EX SV - 8 l, plnicí tlak 4
bary+armatura servisní

ZKRATKA	ZAŘÍZOVACÍ PŘEDMĚT	ODPAD	KS
U	UMÝVADLO	Js 40	2
S	SPRCHA	Js 50	1
D	DŘEZ	Js 50	0
K	KLOZET	Js 100	2
PV	PODLAHOVÁ VPUSŤ	Js 100	1
P	PISOÁR	Js 50	2
VZT	ZAPACH. UZÁVĚRKA	Js 32	1

LEGENDA ZAŘÍZOVACÍCH PŘEDMĚTŮ

LEGENDA ZAŘÍZOVACÍCH PŘEDMĚTŮ

- U - umyvadlo (2x rohový ventil DN15 + stojánková baterie)
S - sprcha (vanička 900x900mm, zástěna, západková uzávěrka DN50, baterie páková nastěnná)
D - dřez (2x rohový ventil DN15 + stojánková baterie idřezová)
K - klozet závěsný (záv. modul+mísa+sedátko+tláčítko)
P - pisoár (automatické splachování, teplotní čidlo + trafo 230V+ 1x rohový ventil)
PV - podlahová vpusť se zápachovou uzávěrkou, spodní odtok DN100, nerezová mřížka
VZT- podomítková zápachová uzávěrka DN32 pro odvod kondenzátu ze VZT

LEGENDA ZAŘÍZENÍ

- 1 PLYNOVÝ KONDENZAČNÍ KOTEL O VÝKONU 24,0kw
S INTEGROVANÝM ZÁSOBNÍKEM TV O OBJEMU 40L
- 2 ELEKTRO VENTIL DN25 (BEZ NAPĚTÍ UZAVŘEN) PRO DOPOUŠTĚNÍ RETENCE
+ SNÍMAČ HLADINY PRO UDRŽOVÁNÍ MIN. OBJEMU VODY V RETENCI (REGULACE)
+ 2xPonorné vodivostní sondy (UMÍSTĚNÝ V RETENČNÍ NÁDRŽI)
+ 2xKABELÁŽ PRO Ponorné vodivostní sondy flexibilní 2x0,5 mm2

LEGENDA POTRUBÍ

- STUDENÁ VODA - PPR - IZOLACE TL. 15 mm
TEPLÁ VODA - PPR - IZOLACE TL. 15 mm
CIRKULACE - PPR - IZOLACE TL. 15 mm
VNITŘNÍ PŘIPOJOVACÍ A ODPADNÍ POTRUBÍ - HT
ODPADNÍ POTRUBÍ - HT (VEDENO POD STROPEM)
SVODNÉ POTRUBÍ-KG- SPLAŠKOVÁ KANALIZACE
stáv. SPLAŠKOVÁ KANALIZACE
STÁVAJÍCÍ VENKOVNÍ VODOVOD PE d32x3,0
Dopouštění retenční nádrže vodou z řadu HDPE d32

0,000 = +240,000 m n.m. Bpv

HL. PROJEKTANT Ing. Jiří Pospíšil	PROJEKTANT	PROJEKTANT	POSPÍŠIL & ŠVEJNOHA, spol.s.r.o. ZAHRADNÍ 1141/2b, ROUŠÍKOV IČ:26253607 tel./fax:603 219 663 www.ps-pm.cz
INVESTOR: Obec Blažovice, Nádražní 242, 664 08			
MÍSTO STAVBY: parc.č. 260; 259/3, 259/4; k. ú. Blažovice			
AKCE: Rekonstrukce a rozšíření hasičské zbrojnice Blažovice			
D.1.4.1 Zdravotně technické instalace			FORMÁT: 6xA4
NÁZEV VÝKRESU: PŮDORYS 1. NP, SCHÉMA ZAPOJENÍ			DATUM: 03/2020
			STUPEŇ: ZD
			MĚŘÍTKO: 1:50
			ČÍSLO VÝKR.: D.1.4.1-02

VÝŠKY DOPOJENÍ ZAŘÍZOVACÍCH PŘEDMĚTŮ

