


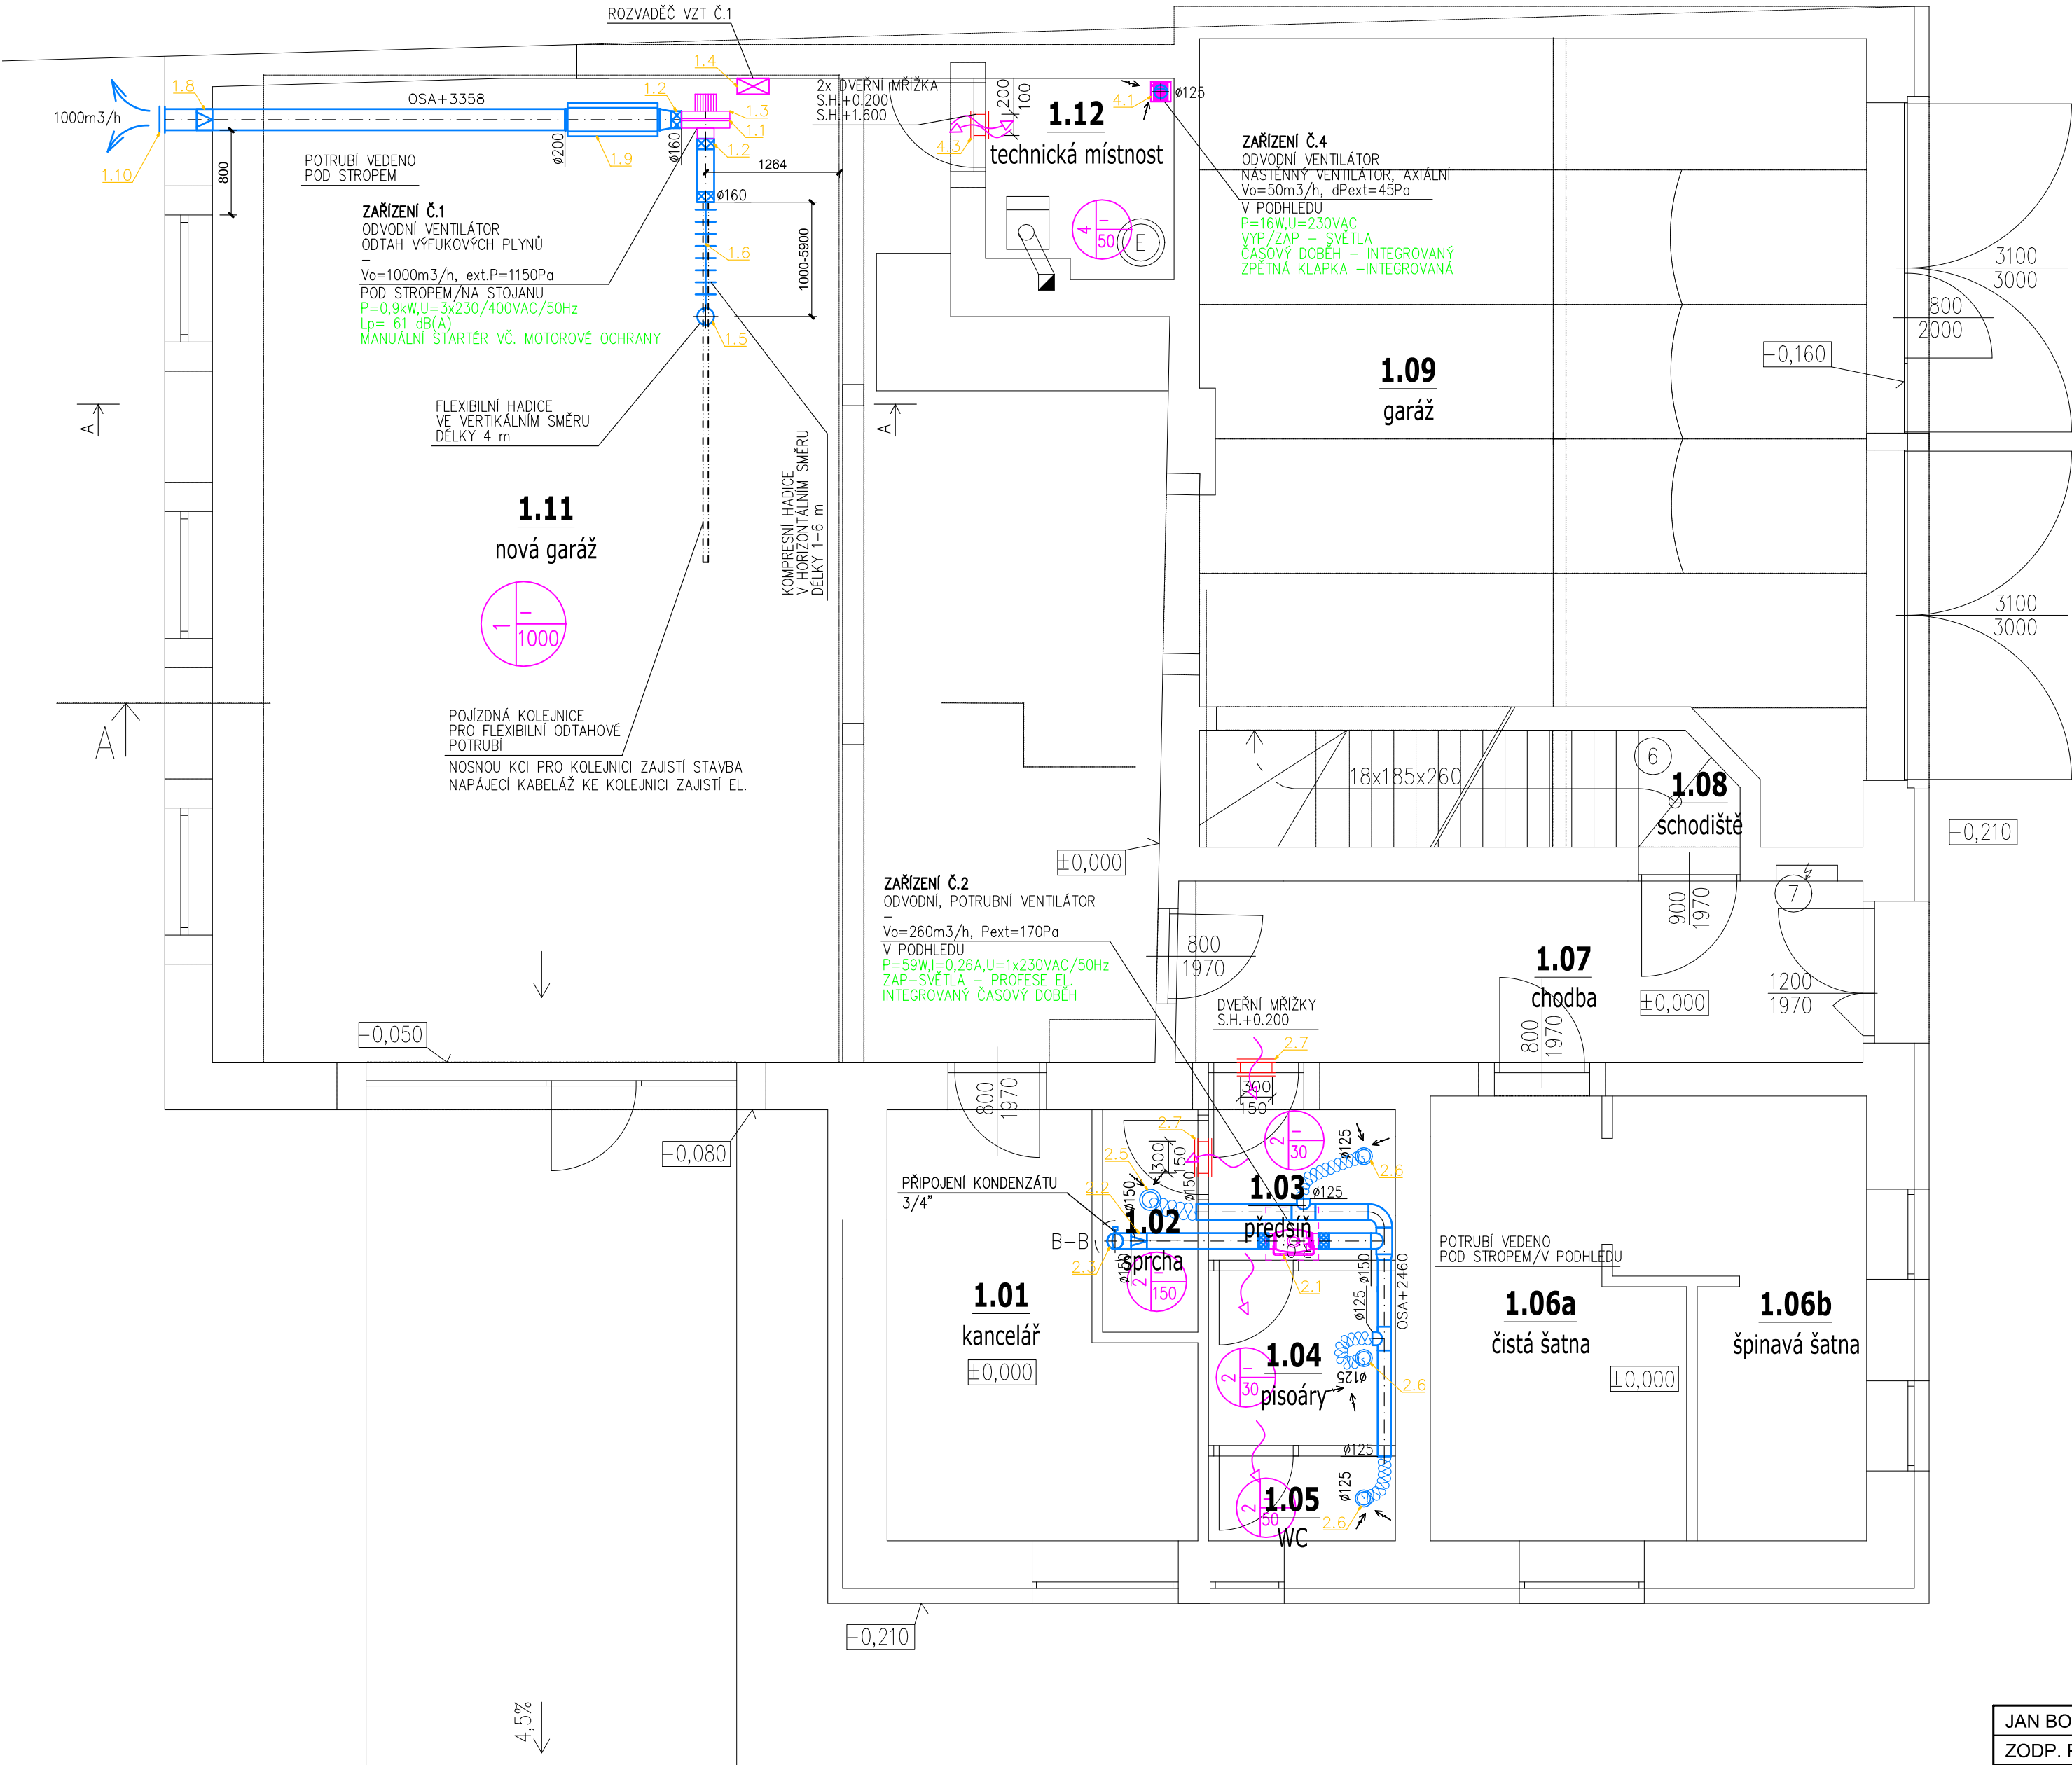

LEGENDA MÍSTNOSTÍ :

OZN.	ÚČEL	PLOCHA [m ²]	S.V. [m]
1.01	KANCELÁŘ	9,74	2,85
1.02	SPRCHA	1,89	2,60
1.03	PŘEDSÍŇ	2,51	2,60
1.04	PISOÁRY	2,91	2,60
1.05	WC	1,41	2,60
1.06a	ČISTÁ ŠATNA + kovové skříňky	8,72	2,95
1.06b	ŠPINAVÁ ŠATNA + kovové skříňky	8,04	2,95
1.07	CHODBA	11,07	2,95
1.08	SCHODIŠTĚ	5,70	—
1.09	GARÁŽ	43,35	3,01
1.10	VENKOVNÍ STÁNÍ	51,00	—
1.11	NOVÁ GARÁŽ	78,70	4,65
1.12	KOTELNA + ÚKLID	3,22	2,90

LEGENDA VZT :

	PŘÍVODNÍ VZT POTRUBÍ
	ODVODNÍ VZT POTRUBÍ
	PŘÍVODNÍ/ODVODNÍ POTRUBÍ KRUHOVÉ/SPIRO
	PŘÍVOD, OBEHOVÝ PRŮTOK VZDUCHU ČÍSLO ZAŘÍZENÍ ODVOD, OBEHOVÝ PRŮTOK VZDUCHU
	OHEBNÁ HADICE
	TEPELNÁ IZOLACE
	POŽÁRNÍ IZOLACE
	TUMIČ HLUKU
	TUMIČ HLUKU KRUHOVÝ
	ZPĚTNÁ Klapka DO POTRUBÍ
	PŘÍVODNÍ/ODVODNÍ TALÍŘOVÝ VENTIL
	POTRUBNÍ VENTILÁTOR
	VÝFUKOVÁ A SAGI ŽALUZIE
	VÝFUKOVÁ HLAVICE
	STĚNOVÁ, DVEŘNÍ MŘÍŽKA
	PRŮTOK VZDUCHU POD DVEŘMI BEZ PRAHU
	VZT STOUPAČKA
	REVIZNÍ OTVOR
	SERVOPHON

POZNÁMKA

- KONTROLNÍ A REVIZNÍ OTVORY V PODHLEDU ZAJISTÍ STAVBA DLE SKUTEČNÉHO STAVU.
- REVIZNÍ A SERVISNÍ OTVORY PRO NAVRHOVANÁ ZAŘÍZENÍ MUSÍ SPLŇOVAT POŽADAVKY DANÉHO VÝROBCE A MUSÍ BÝT NEUSTÁLE PŘÍSTUPNÁ.
- VZHLEDEM K PROSTOROVÝM NÁROKUM VZT SYSTÉMU, JE NUTNÉ VEŠKERÉ KOMPONENTY SYSTÉMU VZT MONTOVAT JAKO PRVNÍ S PŘEDNOSTÍ PŘED OSTATNÍMI PROFESEMI.
- REALIZAČNÍ FIRMA JE POVNNA SI TRASY VZT POTRUBÍ VYMĚŘIT NA TRASE V ZÁVISLOSTI NA SKUTEČNOSTI
- ROZMÍSTĚNÍ DISTRIBUČNÍCH ELEMENTŮ BUDE UPŘESŇENO NA STAVBĚ REALIZAČNÍ FIRMOU DLE SKUTEČNÉHO STAVU
- POTRUBÍ VE VÝKRESE UVEDENÉ JAKO TEP. IZOLOVANÉ BUDE IZOLOVÁNO TEPELNOU IZOLACÍ
- VENTILÁTORY BUDOU KE VZDUCHOVODŮM PŘÍPOJENY POMOCÍ PRUŽNÝCH MAŽET, VIZ SPECIFIKACE.
- PROJEKT NEZAHŔNUJE DILENSKOU, VÝROBNÍ DOKUMENTACI ZHOTOVITELE

JAN BOSÁK, IČ: 05368588, TELEVIZNÍ 2618 ROŽNOV POD RADHOŠTĚM				
ZODP. PROJEKTANT:	ING. JAN BOSÁK			
VYPRACOVAL:	ING. JAN BOSÁK			
KONTROLOVAL:	ING. JAN BOSÁK			
Investor: Obec Blažovice, Nádražní 242, 664 08			FORMÁT:	4x A4
Projekt: Rekonstrukce a rozšíření hasičské zbrojnice Blažovice			DATUM:	03/2020
			STUPEŇ:	DPS
			Č. ZAKÁZKY:	200109
Profese: VZDUCHOTECHNIKA			Č. PARÉ:	
Obsah: PŮDORYS 1.NP			MĚŘÍTKO 1:50	Č. VÝKRESU D.1.4.3-2