


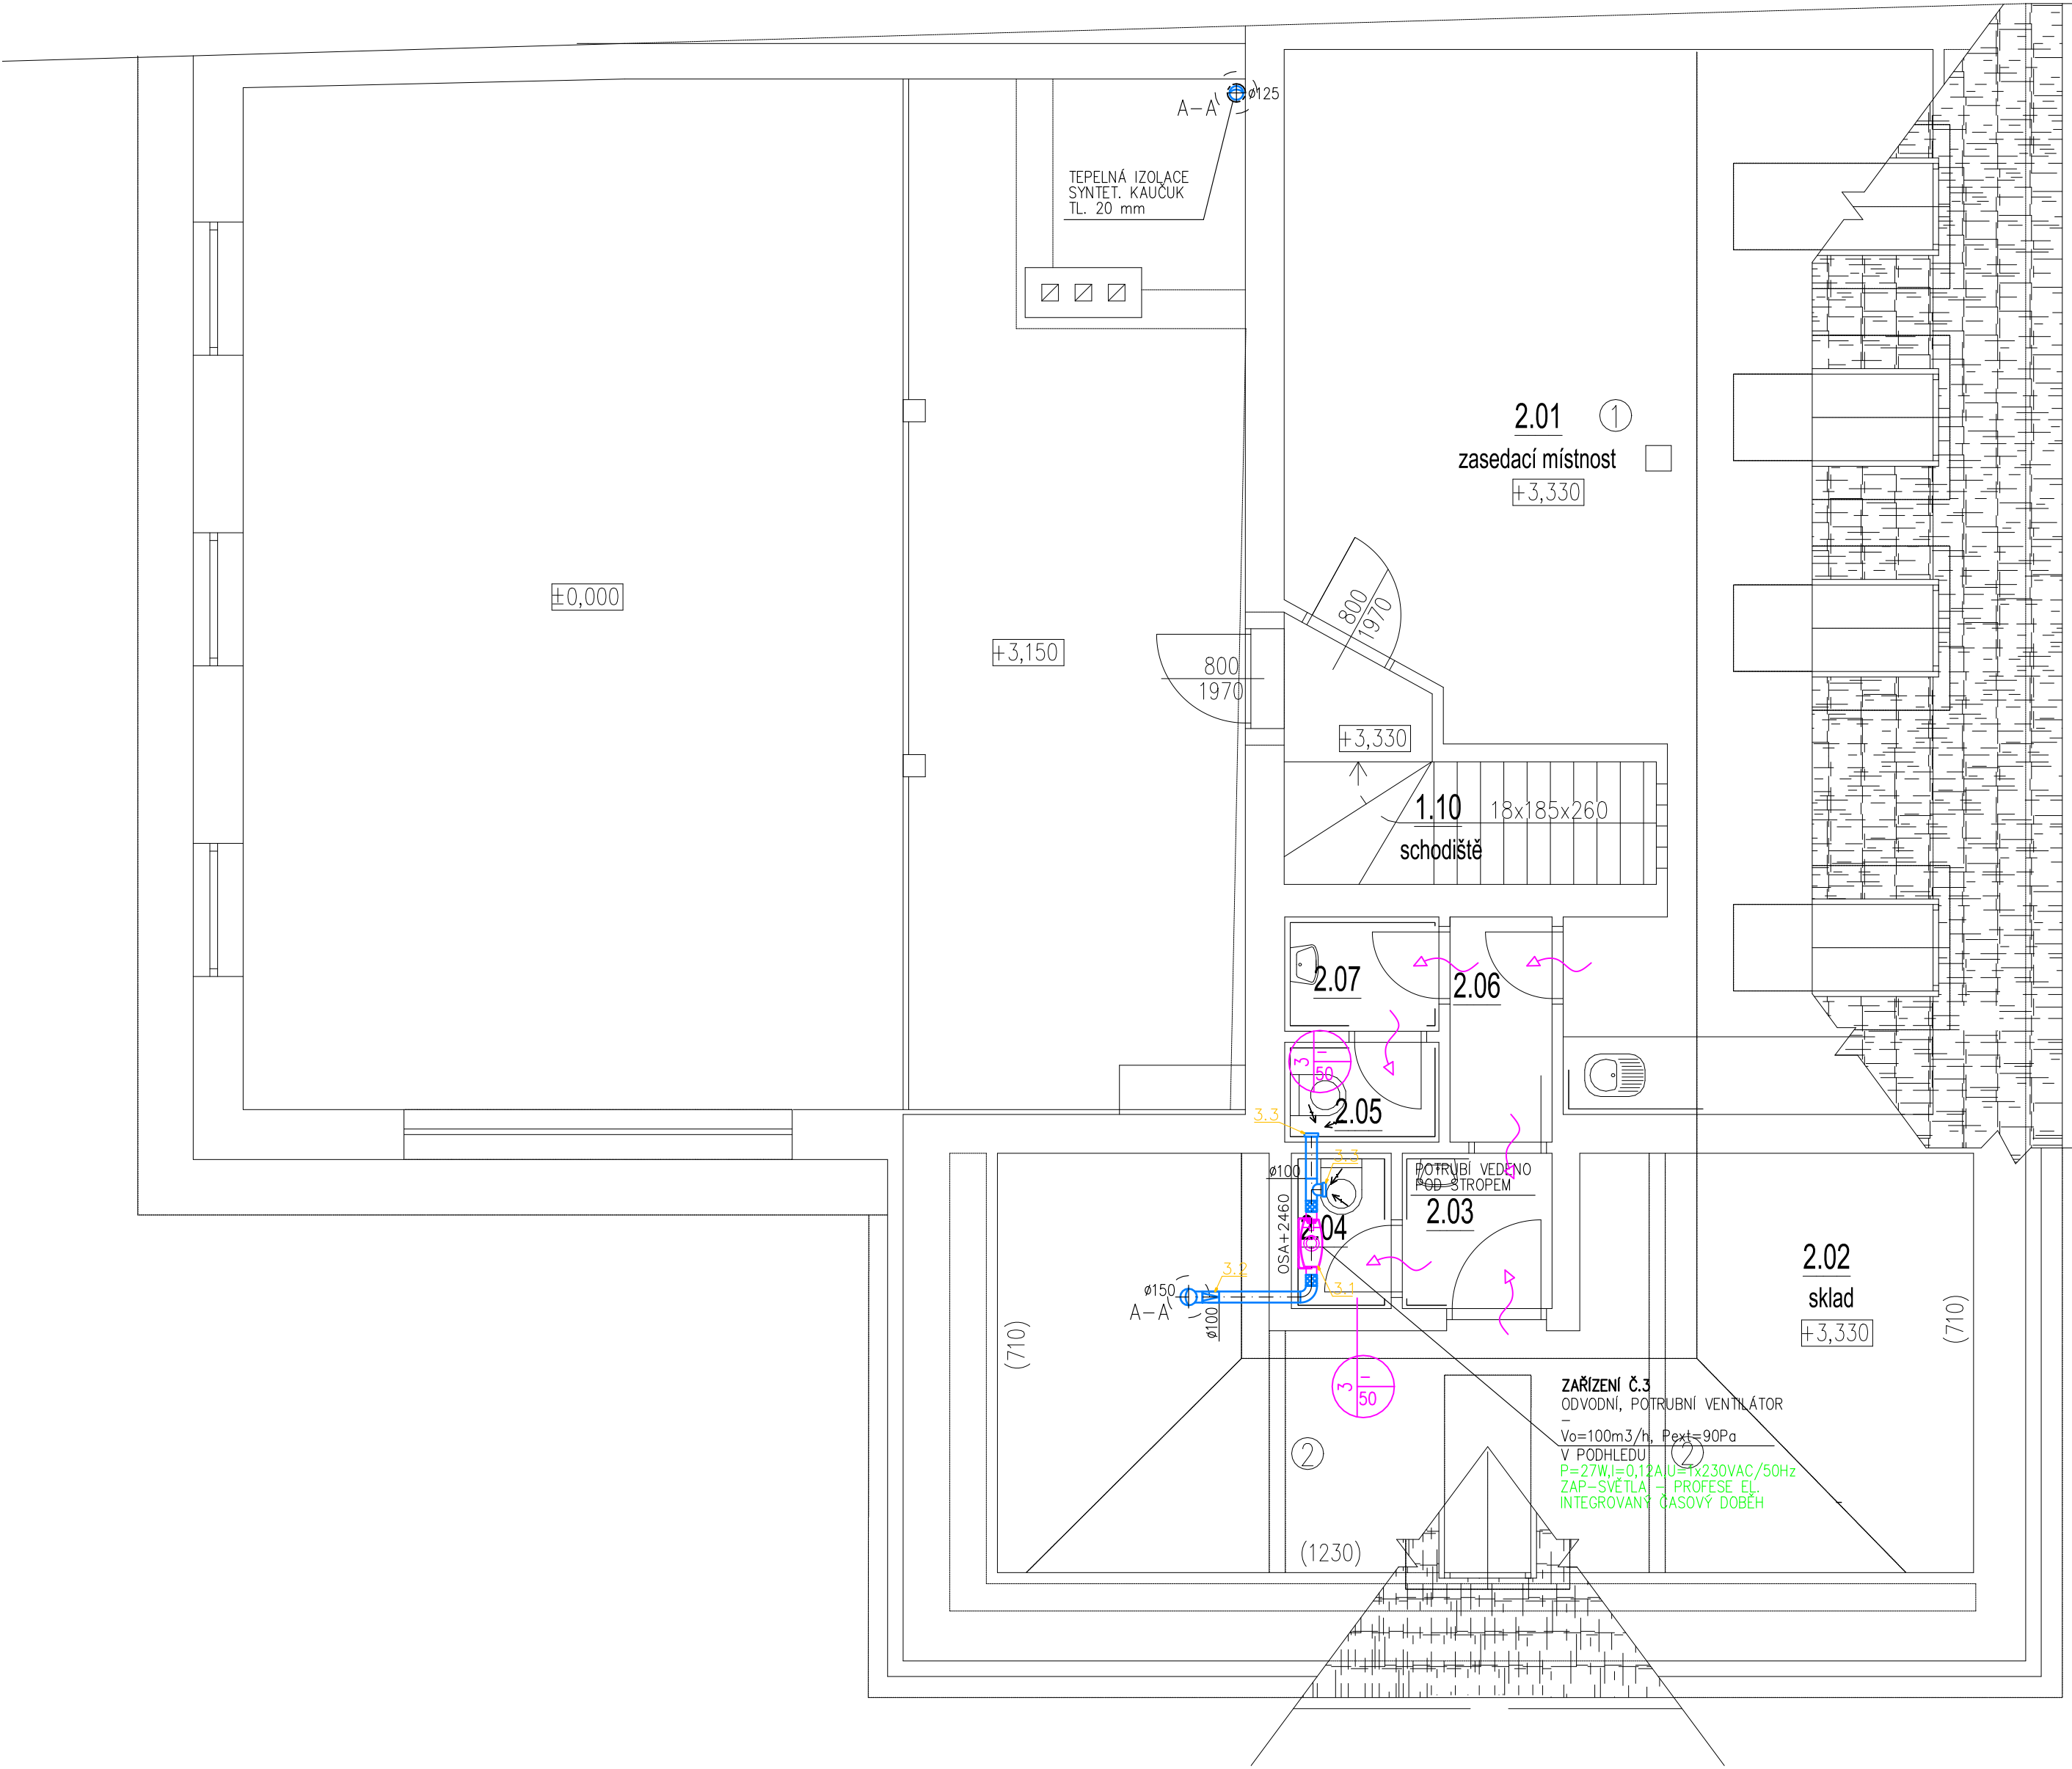


LEGENDA MÍSTNOSTÍ :

OZN.	ÚČEL	PLOCHA [m ²]	S.V. [m]
2.01	ZASEDACÍ MÍSTNOST	45,00	2,60
2.02	SKLAD	28,78	<2,60
2.03	PŘEDSÍŇ	1,90	2,60
2.04	WC muži	1,25	2,60
2.05	WC ženy	1,25	2,60
2.06	CHODBA	1,86	2,60
2.07	PŘEDSÍŇ	1,43	2,60
2.08	SCHODIŠTĚ	5,01	2,60
2.09	GALERIE	27,50	2,2-2,5

LEGENDA VZT :

	PŘÍVODNÍ VZT POTRUBÍ
	ODVODNÍ VZT POTRUBÍ
	PŘÍVODNÍ/ODVODNÍ POTRUBÍ KRUHOVÉ/SPIRO
	PŘÍVOD. OBJEMOVÝ PRŮTOK VZDUCHU ČÍSLO ZAŘÍZENÍ ODVOD. OBJEMOVÝ PRŮTOK VZDUCHU
	OHĚBNÁ HADICE
	TEPELNÁ IZOLACE
	POŽÁRNÍ IZOLACE
	TUMIČ HLUKU
	TUMIČ HLUKU KRUHOVÝ
	ZPĚTNÁ Klapka DO POTRUBÍ
	PŘÍVODNÍ/ODVODNÍ TALÍŘOVÝ VENTIL
	POTRUBNÍ VENTILÁTOR
	VÝFUKOVÁ A SAGI ŽALUZIE
	VÝFUKOVÁ HLAVICE
	STĚNOVÁ, DVEŘNÍ MŘÍŽKA
	PRŮTOK VZDUCHU POD DVEŘMI BEZ PRAHU
	VZT STOUPÁČKA
	REVIZNÍ OTVOR
	SERVOPHON

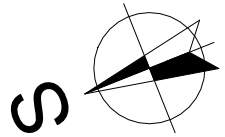

POZNÁMKA

- KONTROLNÍ A REVIZNÍ OTVORY V PODHLEDU ZAJISTÍ STAVBA DLE SKUTEČNÉHO STAVU.
- REVIZNÍ A SERVISNÍ OTVORY PRO NAVRHOVANÁ ZAŘÍZENÍ MUSÍ SPLŇOVAT POŽADAVKY DANÉHO VÝROBCE A MUSÍ BÝT NEUSTÁLE PŘÍSTUPNÁ.
- VZHLED K PROSTOROVÝM NÁROKUM VZT SYSTÉMU, JE NUTNÉ VEŠKERÉ KOMPONENTY SYSTÉMU VZT MONTOVAT JAKO PRVNÍ S PŘEDNOSTÍ PŘED OSTATNÍMI PROFESEMI..
- REALIZAČNÍ FIRMA JE POVINNA SI TRASY VZT POTRUBÍ VYMĚRIT NA TRASE V ZÁVISLOSTI NA SKUTEČNOSTI
- ROZMÍSTĚNÍ DISTRIBUČNÍCH ELEMENTŮ BUDE UPŘESŇENO NA STAVBĚ REALIZAČNÍ FIRMOU DLE SKUTEČNÉHO STAVU
- POTRUBÍ VE VÝKRESE UVEDENÉ JAKO TEP. IZOLOVANÉ BUDE IZOLOVÁNO TEPELNOU IZOLACÍ
- VENTILÁTORY BUDOU KE VZDUCHOVODŮM PŘIPOJENY POMOCÍ PRUŽNÝCH MAŽET, VIZ SPECIFIKACE.
- PROJEKT NEZAHRAUJE DÍLENSKOU, VÝROBNÍ DOKUMENTACI ZHOTOVITELE

JAN BOSÁK, IČ: 05368588, TELEVIZNÍ 2618 ROŽNOV POD RADHOŠTĚM				
ZODP. PROJEKTANT:	ING. JAN BOSÁK			
VYPRACOVAL:	ING. JAN BOSÁK			
KONTROLOVAL:	ING. JAN BOSÁK			
Investor: Obec Blažovice, Nádražní 242, 664 08			FORMÁT:	4x A4
Projekt: Rekonstrukce a rozšíření hasičské zbrojnice Blažovice			DATUM:	03/2020
			STUPEŇ:	DPS
			Č. ZAKÁZKY:	200109
Profese: VZDUCHOTECHNIKA			Č. PARÉ:	
Obsah: PŮDORYS 2.NP			MĚŘÍTKO 1:50	Č. VÝKRESU D.1.4.3-3