

STROJOVNA SHZ

3x Nadzemní ocelová nádrž izolovaná


POHLED C


POHLED D

POHLED B

POHLED A

OCELOVÁ NADRŽ – ZE STRANY DO EXTERIERU
BUDE OPLÁŠTĚNA VLNITÝM AL PLECHEM – VLNY NASVISLO,
+ IZOLACE MINERÁLNÍ VLNOU 100mm
(NADRŽ PROVEDE A DODÁ SPECIALIZOVANÁ FIRMA)

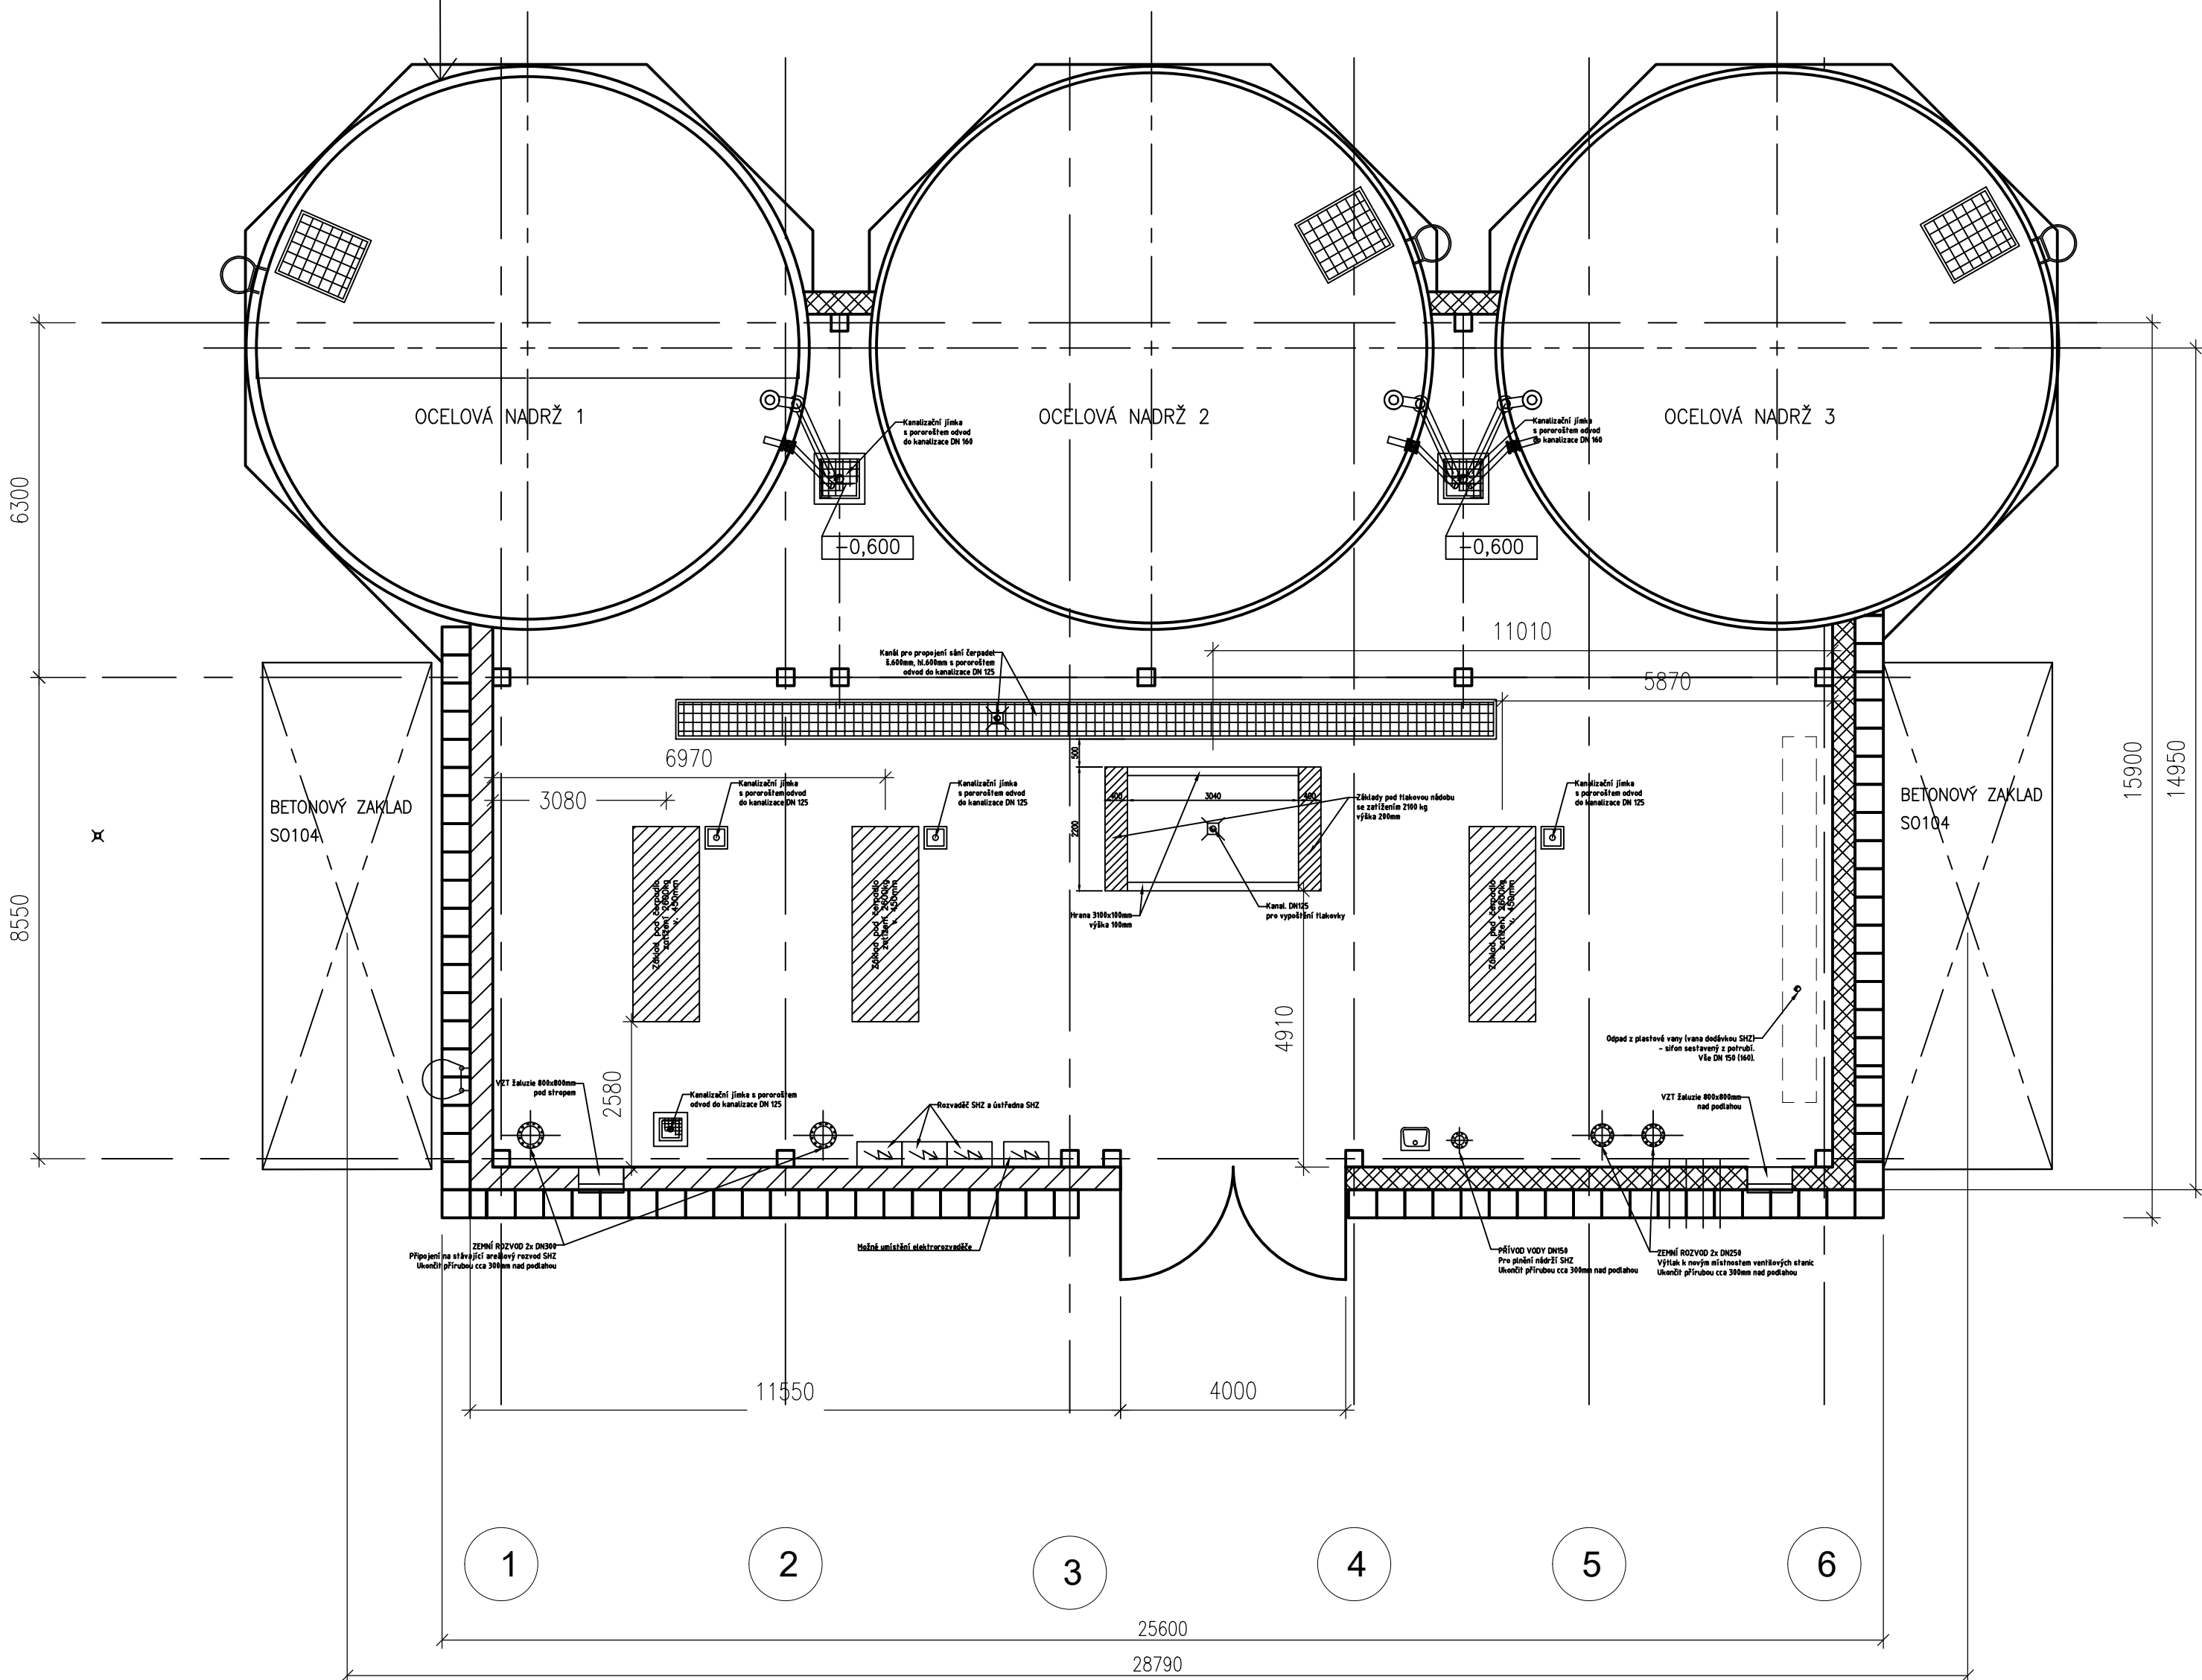

 AFRY AP DĚVRY Magistrů 1275/13 140 00 Praha 4, Michle	AKCE: MODERNIZACE TEPLÁRNY MLADÁ BOLESLAV DOKUMENTACE PRO ÚZEMNÍ ROZHODNUTÍ		
	NÁZEV: D.1.1 Architektonicko–stavební část S0105 SHZ – STROJOVNA A ZÁKLADY NADRŽE		MĚŘÍTKO: 1:100
	PŮDORYS ±0,00 m		POČET A4: 4
	ZAKÁZKOVÉ ČÍSLO: 0404T21		REVIZE: 0
STUPEŇ: DOKUMENTACE DUR	VYPRACOVAL: ING. KOROBKO	KONTROLOVAL A ZODPOVÍDÁ: BC. NOHEJL	ARCHIVNÍ ČÍSLO: 0404T21–DS105–001
DATUM: 7.2022			LIST: