


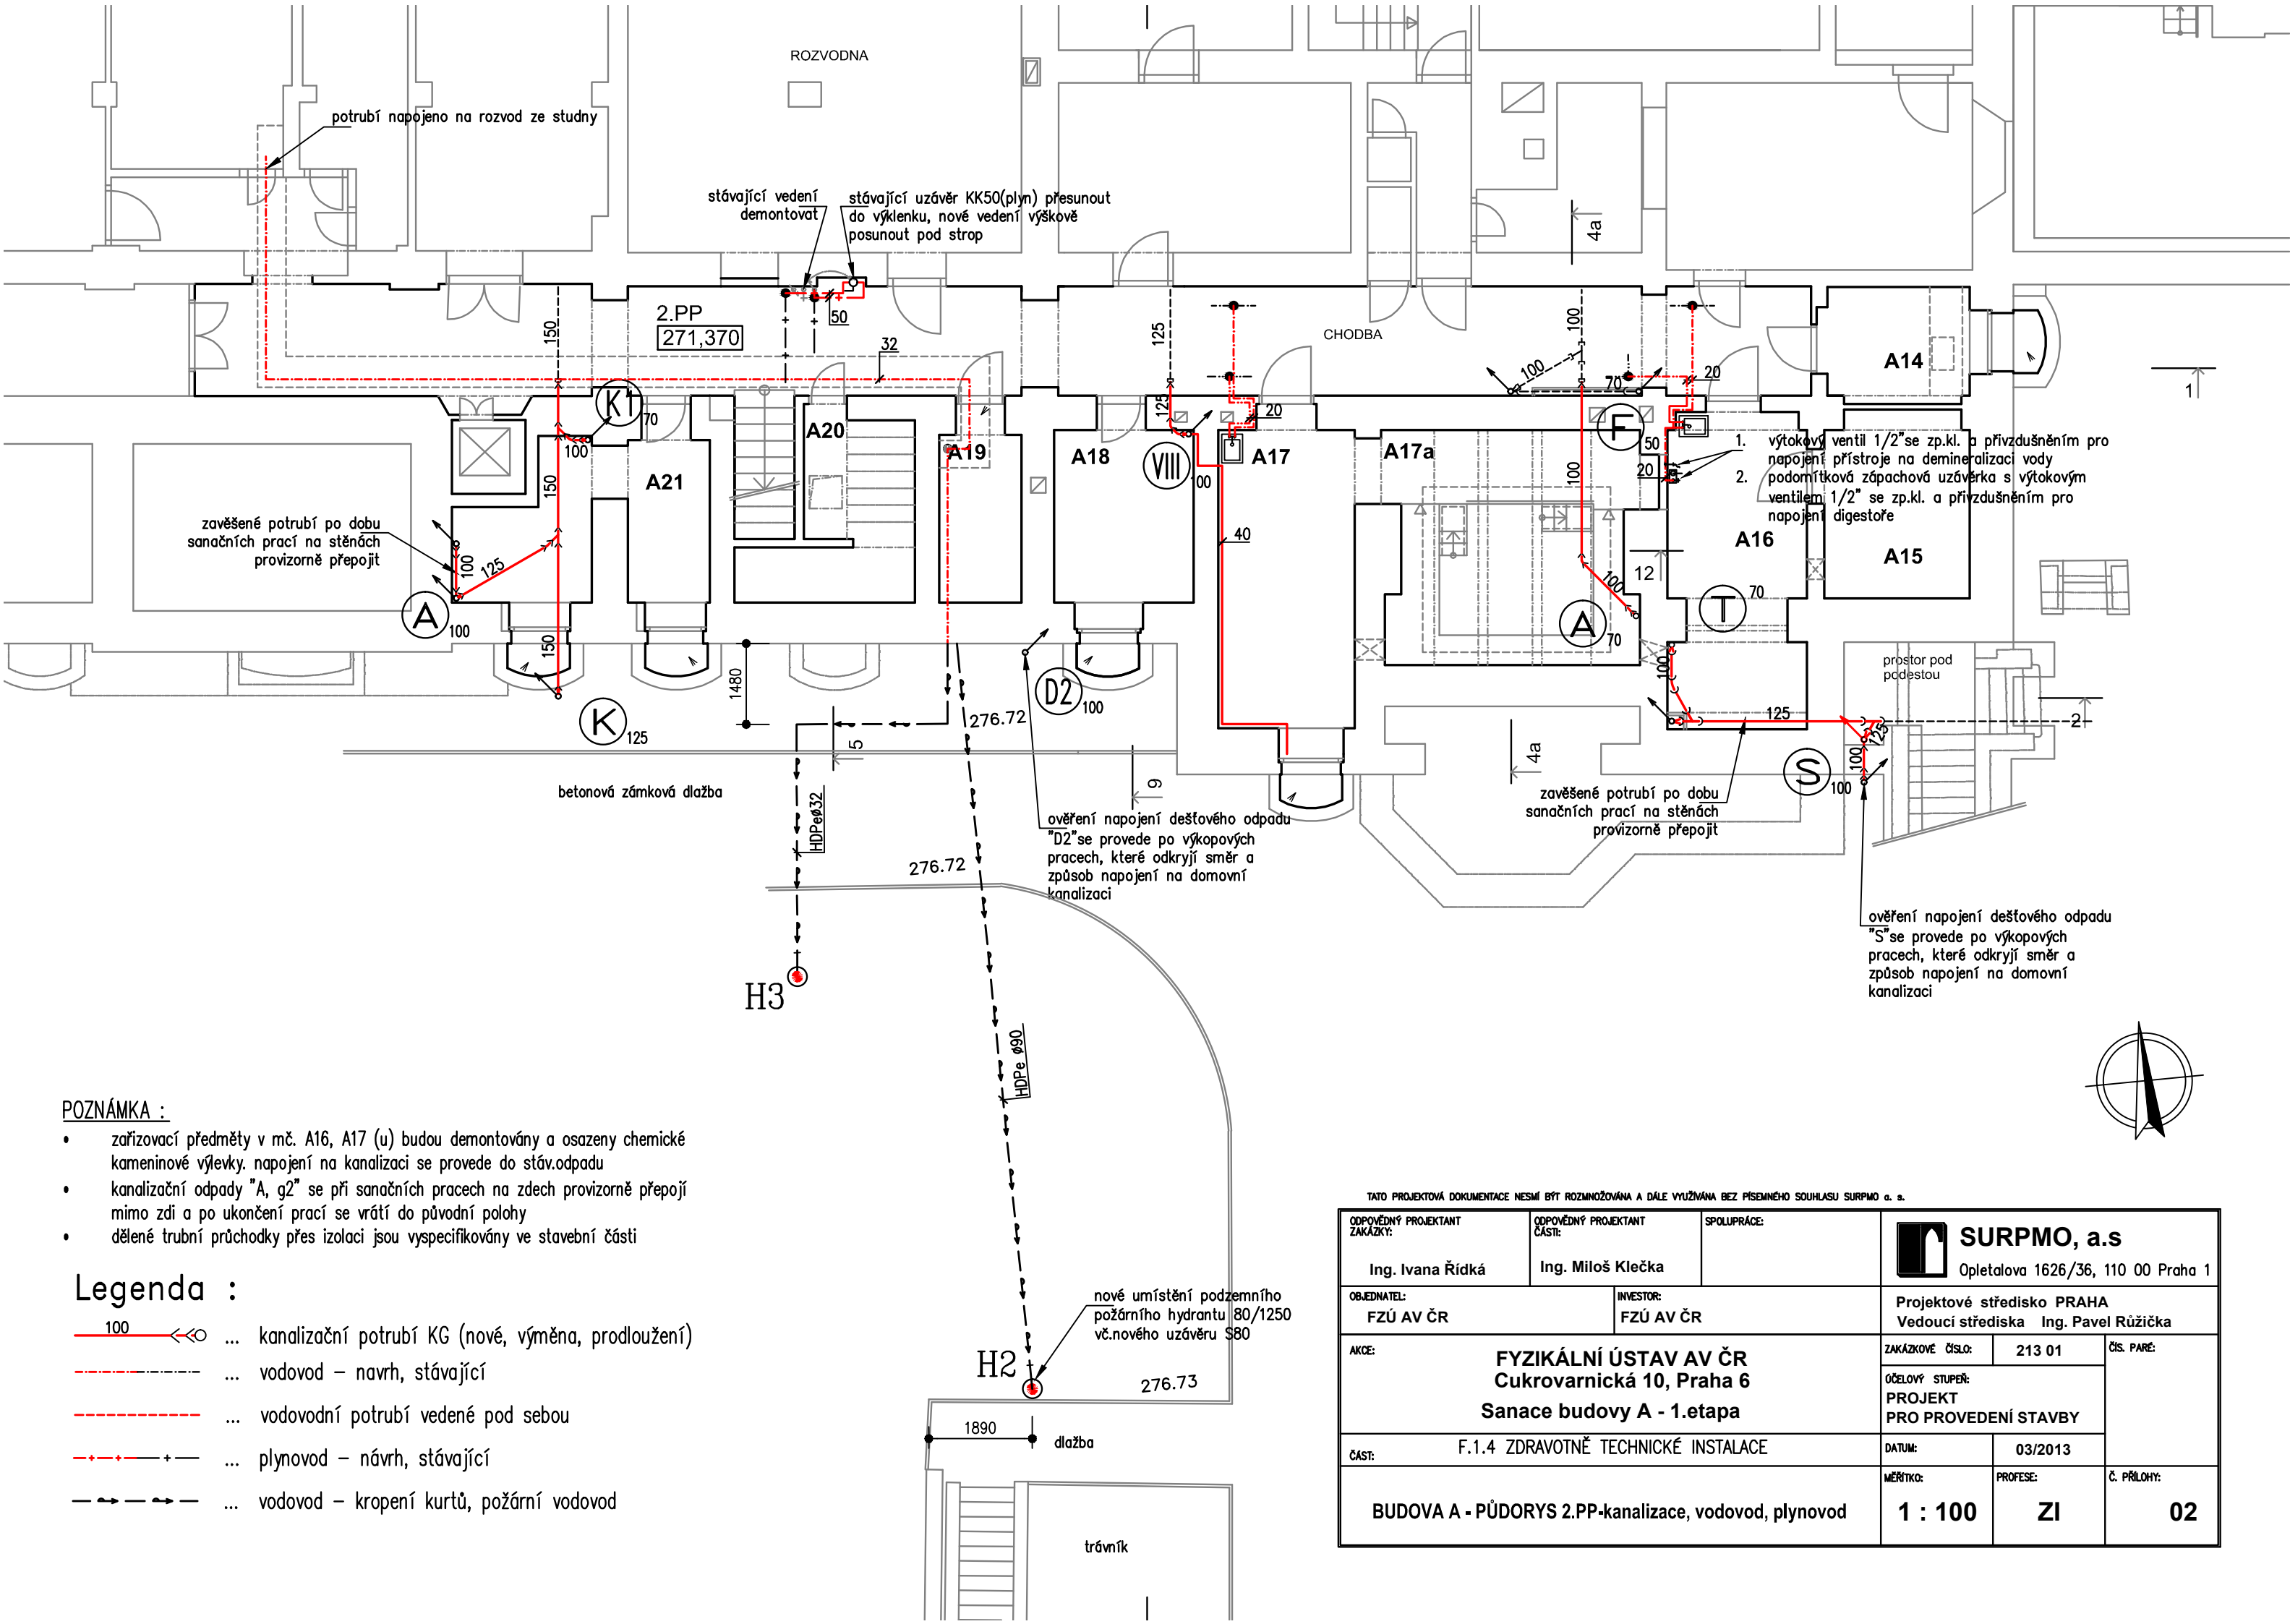

POZNÁMKA :

- zařizovací předměty v mč. A16, A17 (u) budou demontovány a osazeny chemické kameninové výlevky, napojení na kanalizaci se provede do stáv.odpadu
- kanalizační odpady "A, g2" se při sanačních pracích na zdech provizorně přepojí mimo zdi a po ukončení prací se vrátí do původní polohy
- dělené trubní průchodky přes izolaci jsou vyspecifikovány ve stavební části

Legenda :

- 100 ... kanalizační potrubí KG (nové, výměna, prodloužení)
- ... vodovod – návrh, stávající
- ... vodovodní potrubí vedené pod sebou
- ... plynovod – návrh, stávající
- ... vodovod – kropení kurtů, požární vodovod

TATO PROJEKTOVÁ DOKUMENTACE NESMÍ BÝT ROZMNOŽOVÁNA A DÁLE VYUŽÍVÁNA BEZ PÍSEMNÉHO SOUHLASU SURPMO a. s.		
ODPOVĚDNÝ PROJEKTANT ZAKÁZKY: Ing. Ivana Řídká	ODPOVĚDNÝ PROJEKTANT ČÁSTI: Ing. Miloš Klečka	SPOLUPRÁCE:  SURPMO, a.s. Opletalova 1626/36, 110 00 Praha 1
OBJEDNATEL: FZÚ AV ČR	INVESTOR: FZÚ AV ČR	Projektové středisko PRAHA Vedoucí střediska Ing. Pavel Růžička
AKCE: FYZIKÁLNÍ ÚSTAV AV ČR Cukrovarnická 10, Praha 6 Sanace budovy A - 1.etapa		ZAKÁZKOVÉ ČÍSLO: 213 01 ČÍS. PARÉ: OČELOVÝ STUPEŇ: PROJEKT PRO PROVEDENÍ STAVBY
ČÁST: F.1.4 ZDRAVOTNĚ TECHNICKÉ INSTALACE		DATUM: 03/2013
BUDOVA A - PŮDORYS 2.PP-kanalizace, vodovod, plynovod		MĚŘÍTKO: 1 : 100 PROFESE: ZI Č. PŘÍLOHY: 02