


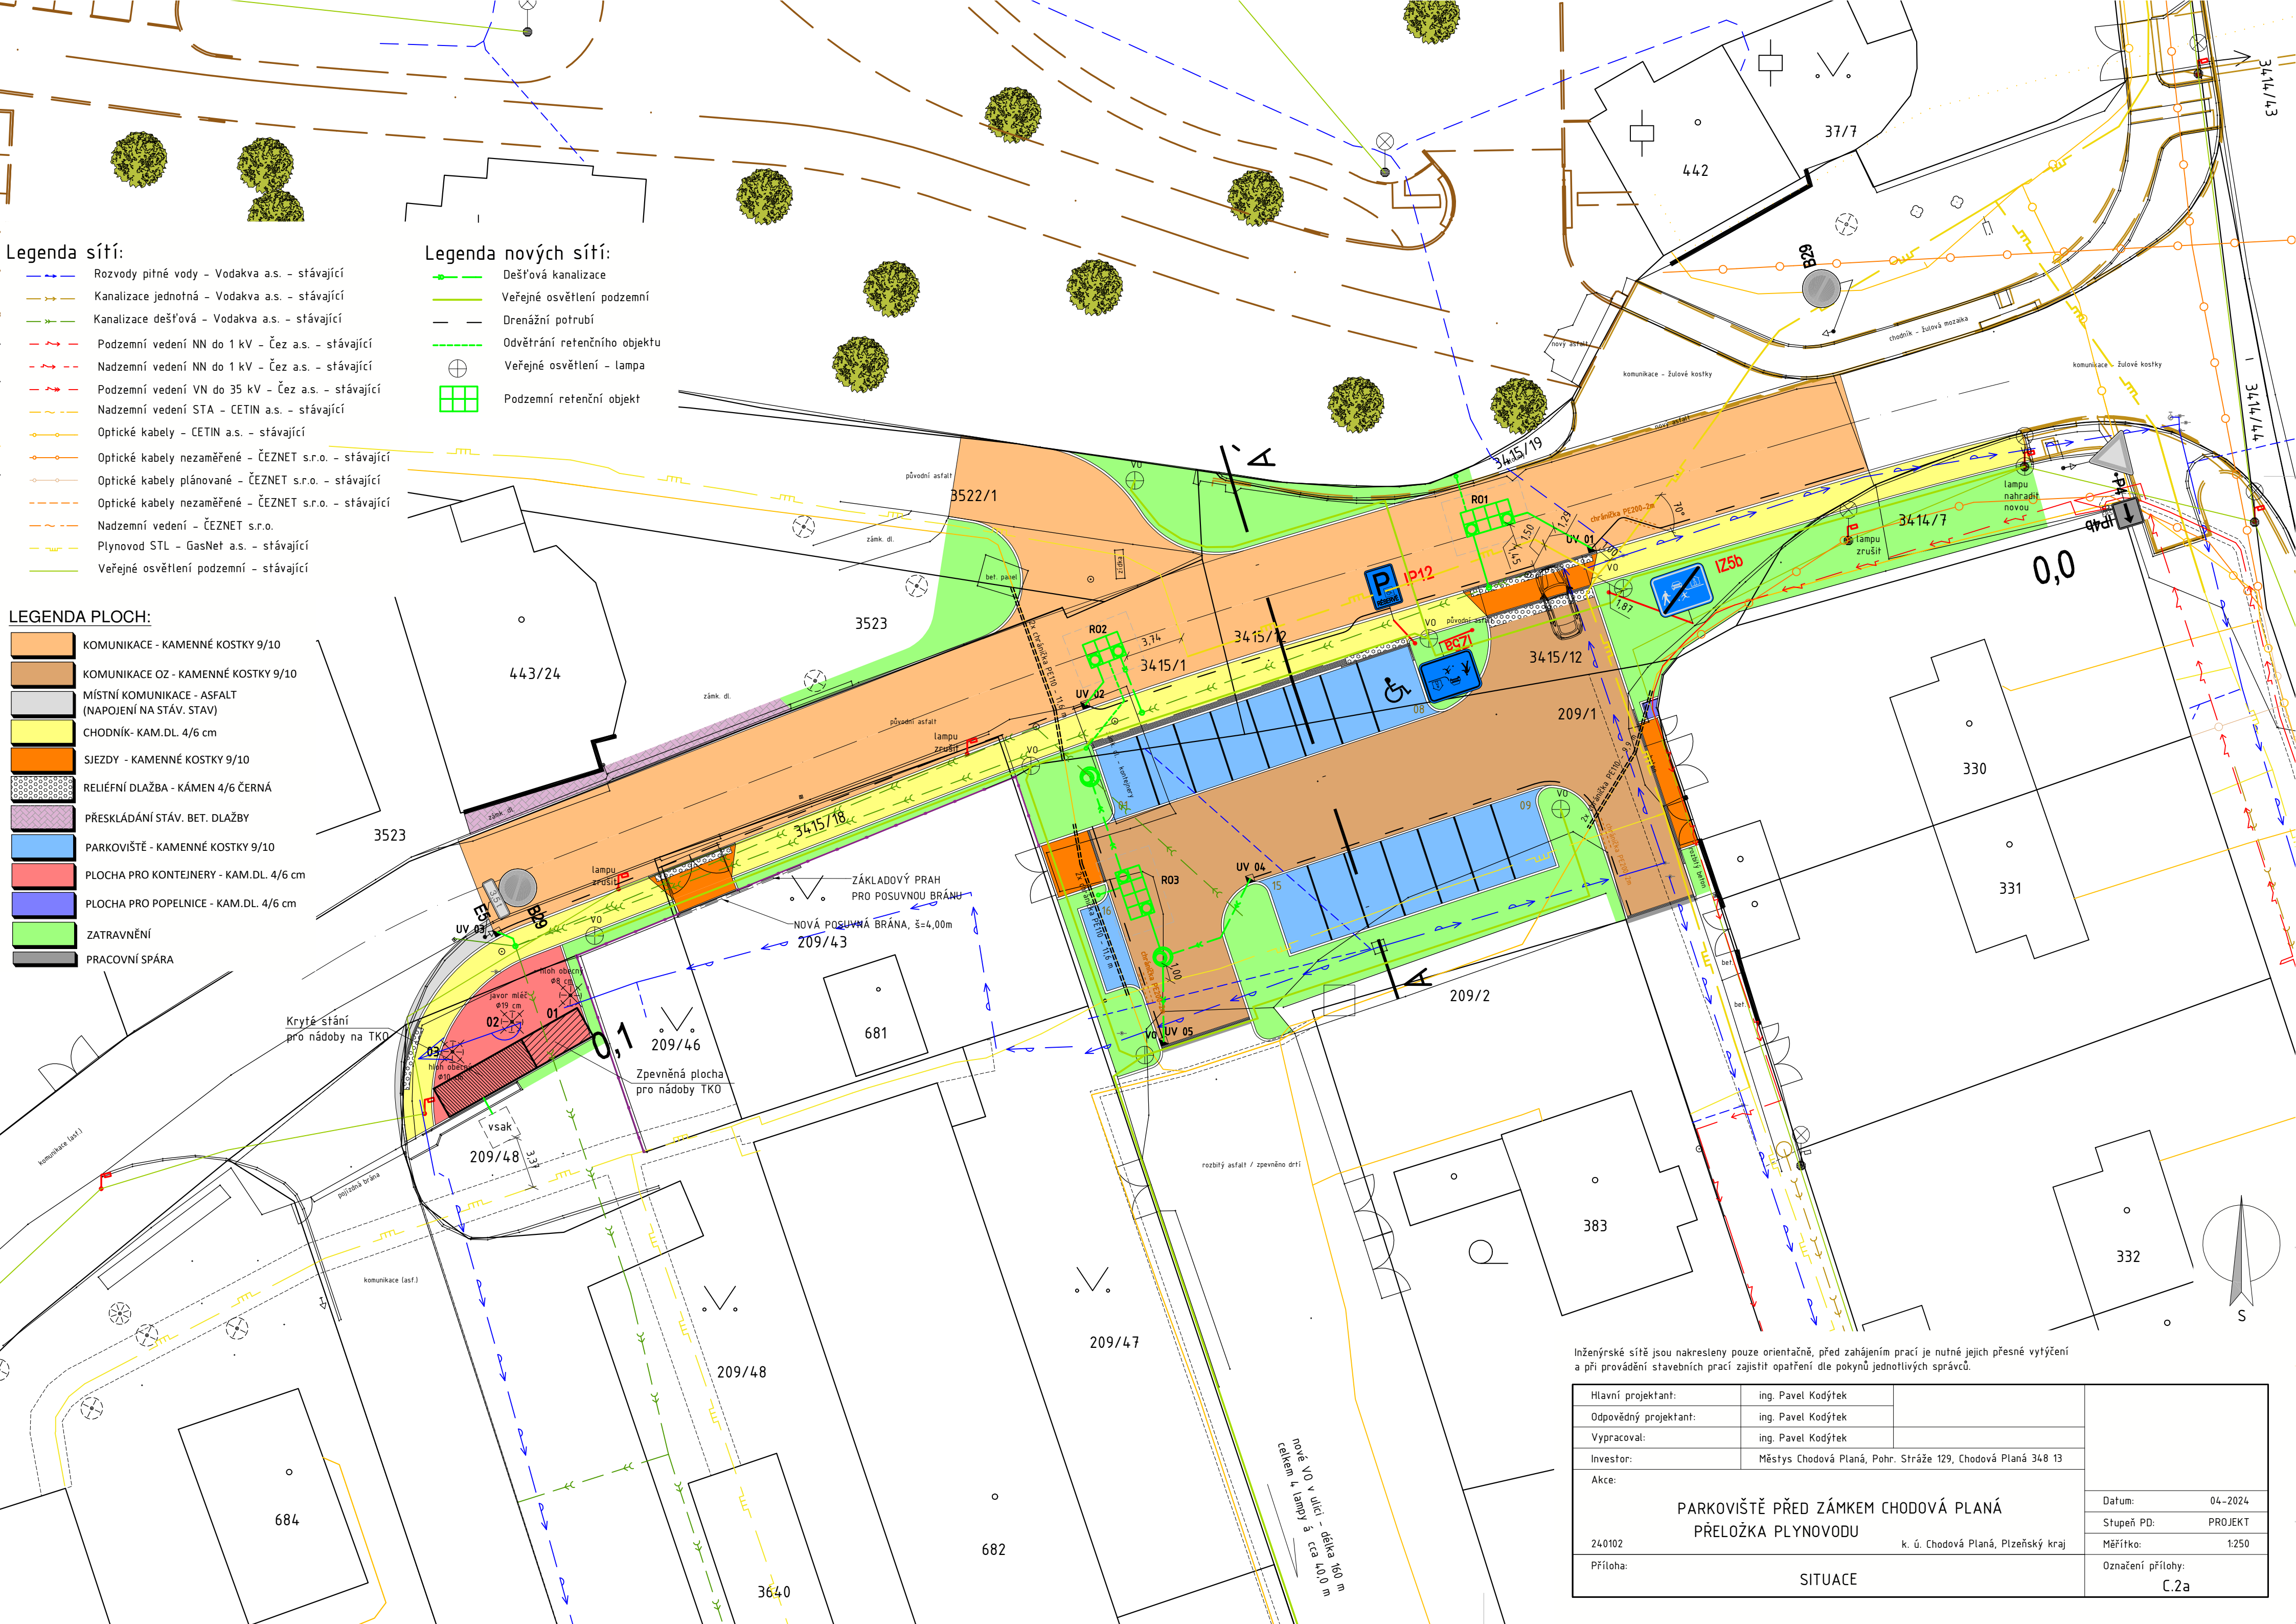

Legenda sítí:

- Rozvody pitné vody - Vodakva a.s. - stávající
- Kanalizace jednotná - Vodakva a.s. - stávající
- Kanalizace dešťová - Vodakva a.s. - stávající
- Podzemní vedení NN do 1 kV - Čez a.s. - stávající
- Nadzemní vedení NN do 1 kV - Čez a.s. - stávající
- Podzemní vedení VN do 35 kV - Čez a.s. - stávající
- Nadzemní vedení STA - CETIN a.s. - stávající
- Optické kabely - CETIN a.s. - stávající
- Optické kabely nezaměřené - ČEZNET s.r.o. - stávající
- Optické kabely plánované - ČEZNET s.r.o. - stávající
- Optické kabely nezaměřené - ČEZNET s.r.o. - stávající
- Nadzemní vedení - ČEZNET s.r.o.
- Plynovod STL - GasNet a.s. - stávající
- Veřejné osvětlení podzemní - stávající

Legenda nových sítí:

- Dešťová kanalizace
- Veřejné osvětlení podzemní
- Drenážní potrubí
- Odvětrání retenčního objektu
- Veřejné osvětlení - lampa
- Podzemní retenční objekt

LEGENDA PLOCH:

- KOMUNIKACE - KAMENNÉ KOSTKY 9/10
- KOMUNIKACE OZ - KAMENNÉ KOSTKY 9/10
- MÍSTNÍ KOMUNIKACE - ASFALT (NAPOJENÍ NA STÁV. STAV)
- CHODNÍK - KAM.DL. 4/6 cm
- SJEZDY - KAMENNÉ KOSTKY 9/10
- RELIEFNÍ DLAŽBA - KÁMEN 4/6 ČERNÁ
- PŘESKLÁDÁNÍ STÁV. BET. DLAŽBY
- PARKOVIŠTĚ - KAMENNÉ KOSTKY 9/10
- PLOCHA PRO KONTEJNERY - KAM.DL. 4/6 cm
- PLOCHA PRO POPELNICE - KAM.DL. 4/6 cm
- ZATRAVNĚNÍ
- PRACOVNÍ SPÁRA

Inženýrské sítě jsou nakresleny pouze orientačně, před zahájením prací je nutné jejich přesné vytyčení a při provádění stavebních prací zajistit opatření dle pokynů jednotlivých správců.

Hlavní projektant:	ing. Pavel Kodýtek	
Odpovědný projektant:	ing. Pavel Kodýtek	
Vypracoval:	ing. Pavel Kodýtek	
Investor:	Městys Chodová Planá, Pohr. Stráže 129, Chodová Planá 348 13	
Akce: PARKOVIŠTĚ PŘED ZÁMKEM CHODOVÁ PLANÁ PŘELOŽKA PLYNOVODU 240102 k. ú. Chodová Planá, Plzeňský kraj		
Příloha: SITUACE		Stupeň PD: PROJEKT
		Měřítko: 1:250
		Označení přílohy: C.2a