



SO 08 STÁVAJÍCÍ ŠACHTY ATS ČÍŽOVÁ-SV. JAKUB - BOURACÍ PRÁCE

PŮDORYS:

 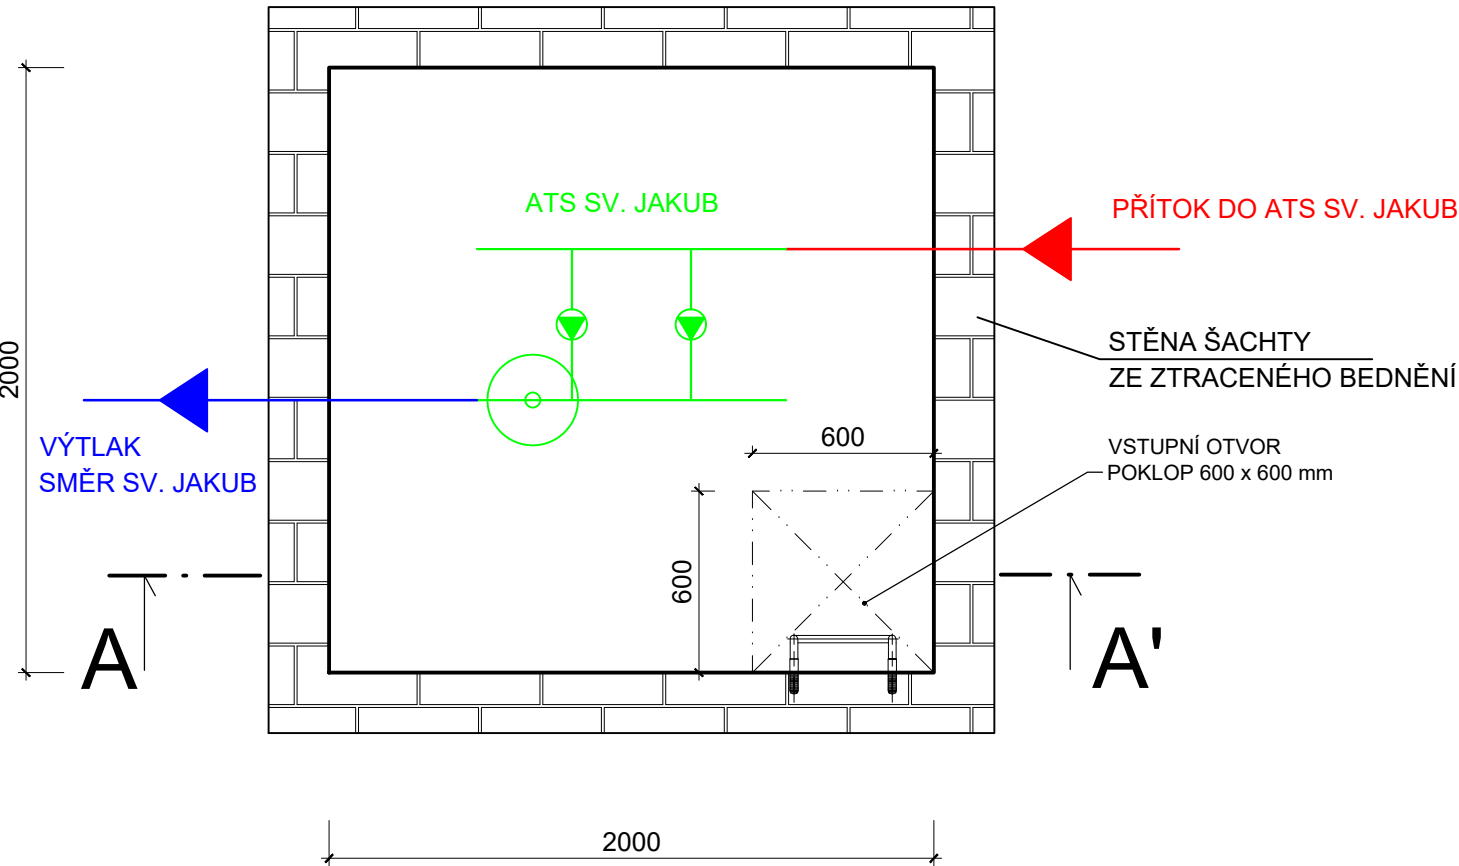


ŘEZ A-A':

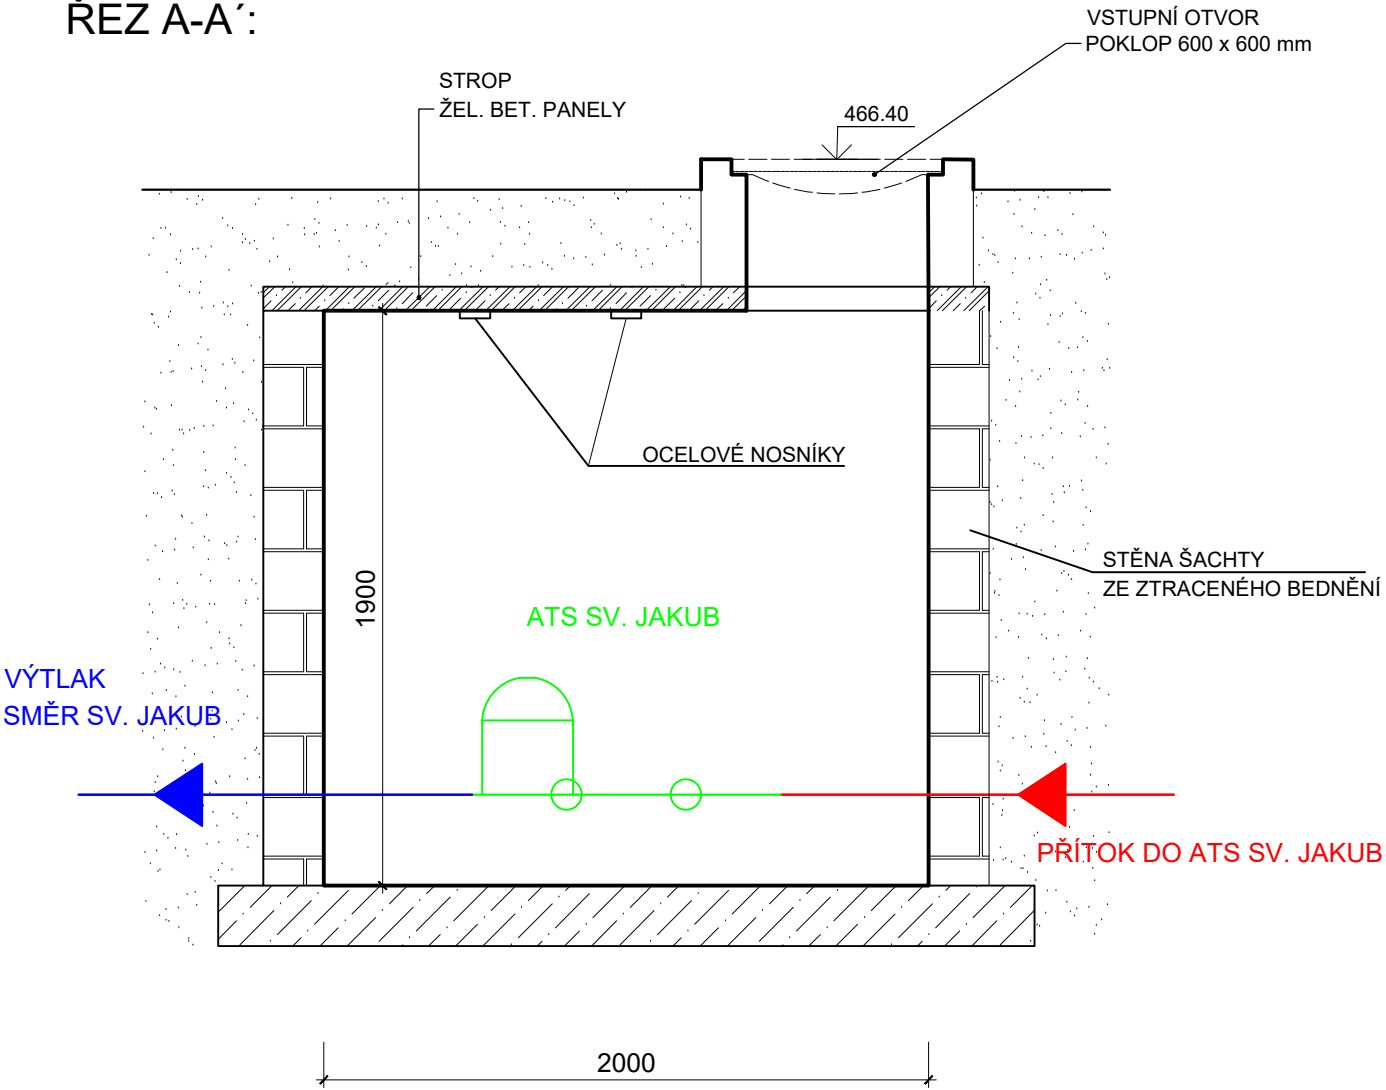

Poznámka: Předpokládá se demontáž veškeré technologie a bourání celého stávajícího objektu, tedy vstupního komínku, stropních panelů, stěn ze ztraceného bednění i základové desky. Po dokončení bouracích prací bude v místě šachty uloženo potrubí SO 03 ZŘ Čížová a DSO 01.5 Odpad z VDJ a posléze bude celý prostor zasypán (viz. vzorový příčný řez uložení potrubí). Vzniklá stavební suť z bouracích prací bude odvezena na skládku.

VÝŠKOPISNÝ SYSTÉM: BpV
POLOHOVISNÝ SYSTÉM: S-JTSK

Kreslil: ING. ADAM ŠIMŮNEK 	Projektant: ING. JAN VRKOČ 	Hlavní projektant: ING. JAN VRKOČ 	Techn. kontrola: ING. R. KASAL, Ph.D. 	 VODOHOSPODÁŘSKÝ ROZVOJ A VÝSTAVBA a.s. Nábřeží 4 150 56 Praha 5	
Kraj: JIHOČESKÝ		Obec: ČÍŽOVÁ			
Investor: Obec Čížová					
Název stavby: VODOJEM ČÍŽOVÁ A DOSTAVBA VODOVODU					
Část projektu: D.1.2. SO 02–08 VODOV. ŘADY, ARMATURNÍ ŠACHTY					
Příloha: SO 08 STÁVAJÍCÍ ATS ČÍŽOVÁ–SV. JAKUB – BOURACÍ PRÁCE				Soubor: demolicke sachty ats sv jakub.dwg	
				Formát: 2 A4	
				Datum: 09/2024	
				Stupeň: DPS	
				Č. zakázky: 5136/002	
				Měřítko: 1:25	Číslo přílohy: D.1.2.b.23