



1 PŮDORYS PODZEMNÍHO PODLAŽÍ

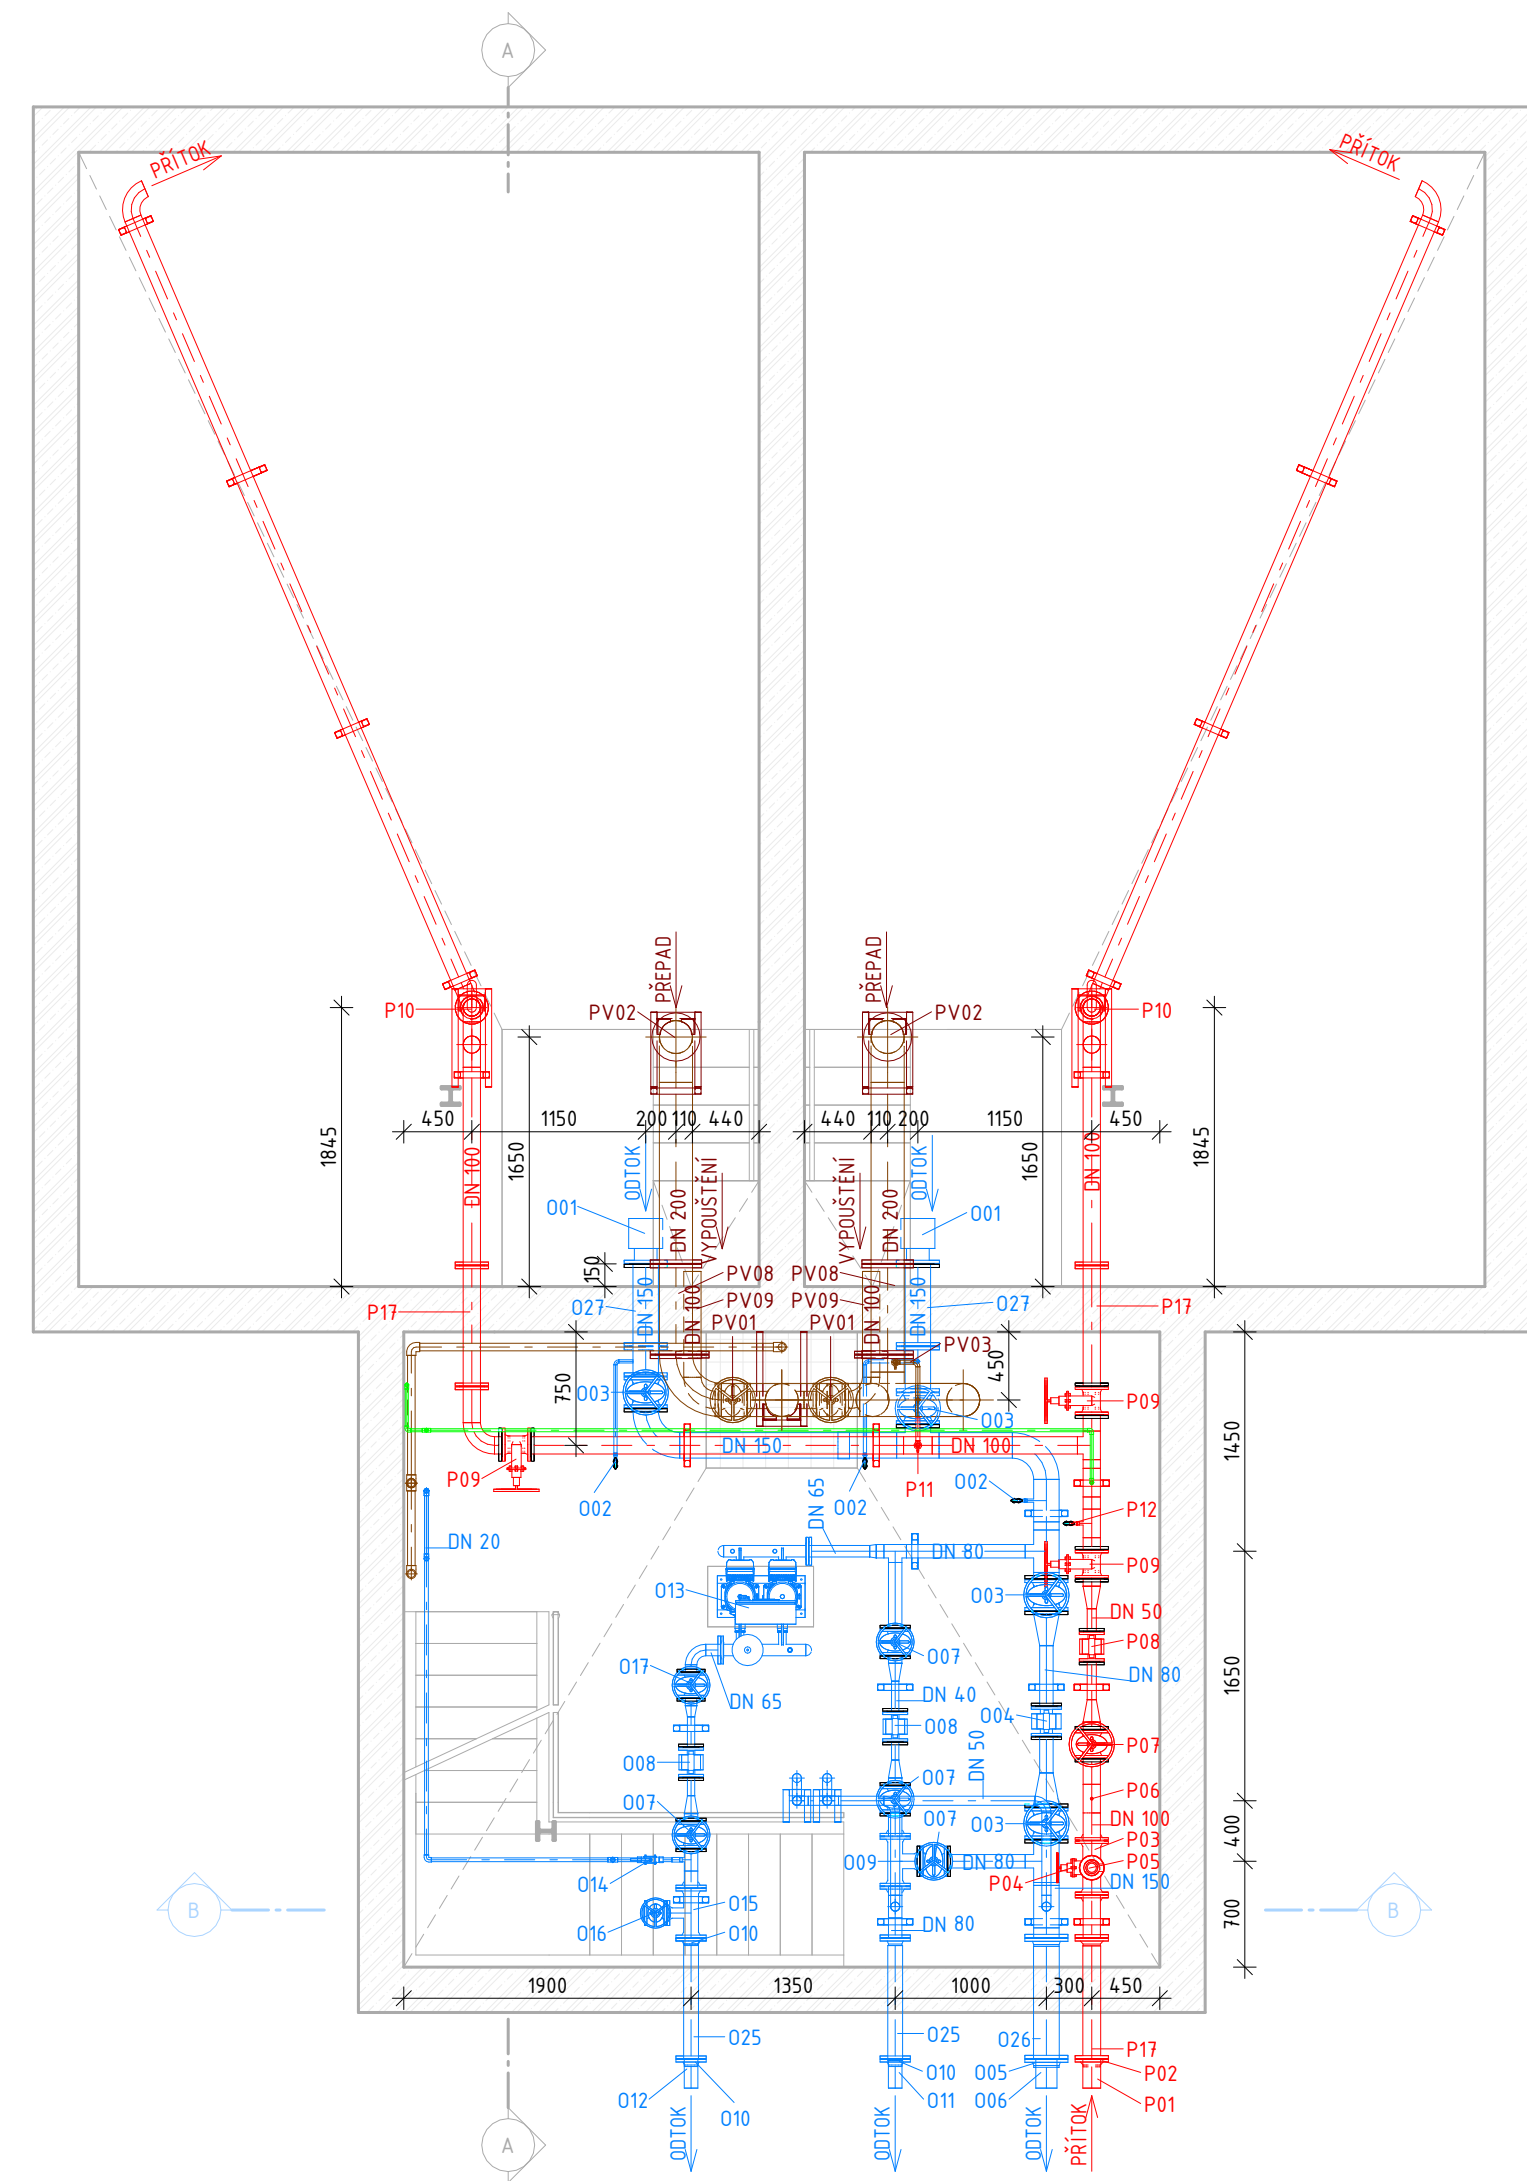


3 ŘEZ B-B'

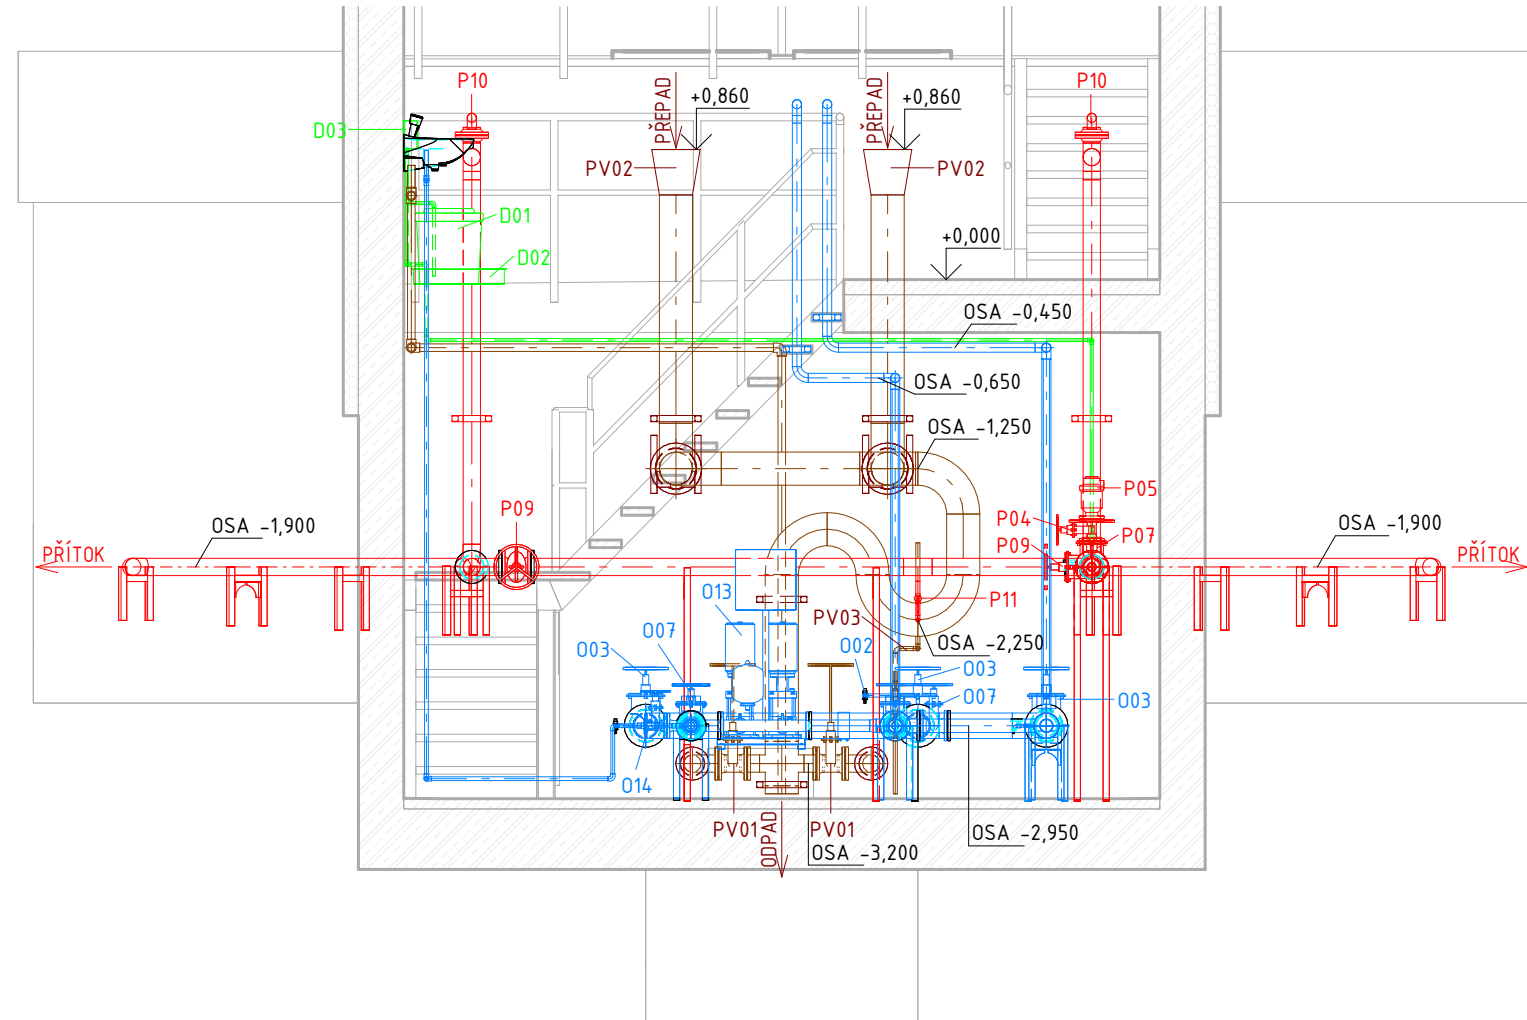

VÝKAZ MATERIÁLU - DÁVKOVÁNÍ NaClO

OZN.	POPIS	MNOŽSTVÍ
D01	barel s chlornanem sodným (NaClO), 60 l	1 ks
D02	ochranná vana z PVC	1 ks
D03	řídící jednotka dávkování NaClO	1 ks
	hadice z PVC	cca 8,2 m


2 PŮDORYS NADZEMNÍHO PODLAŽÍ

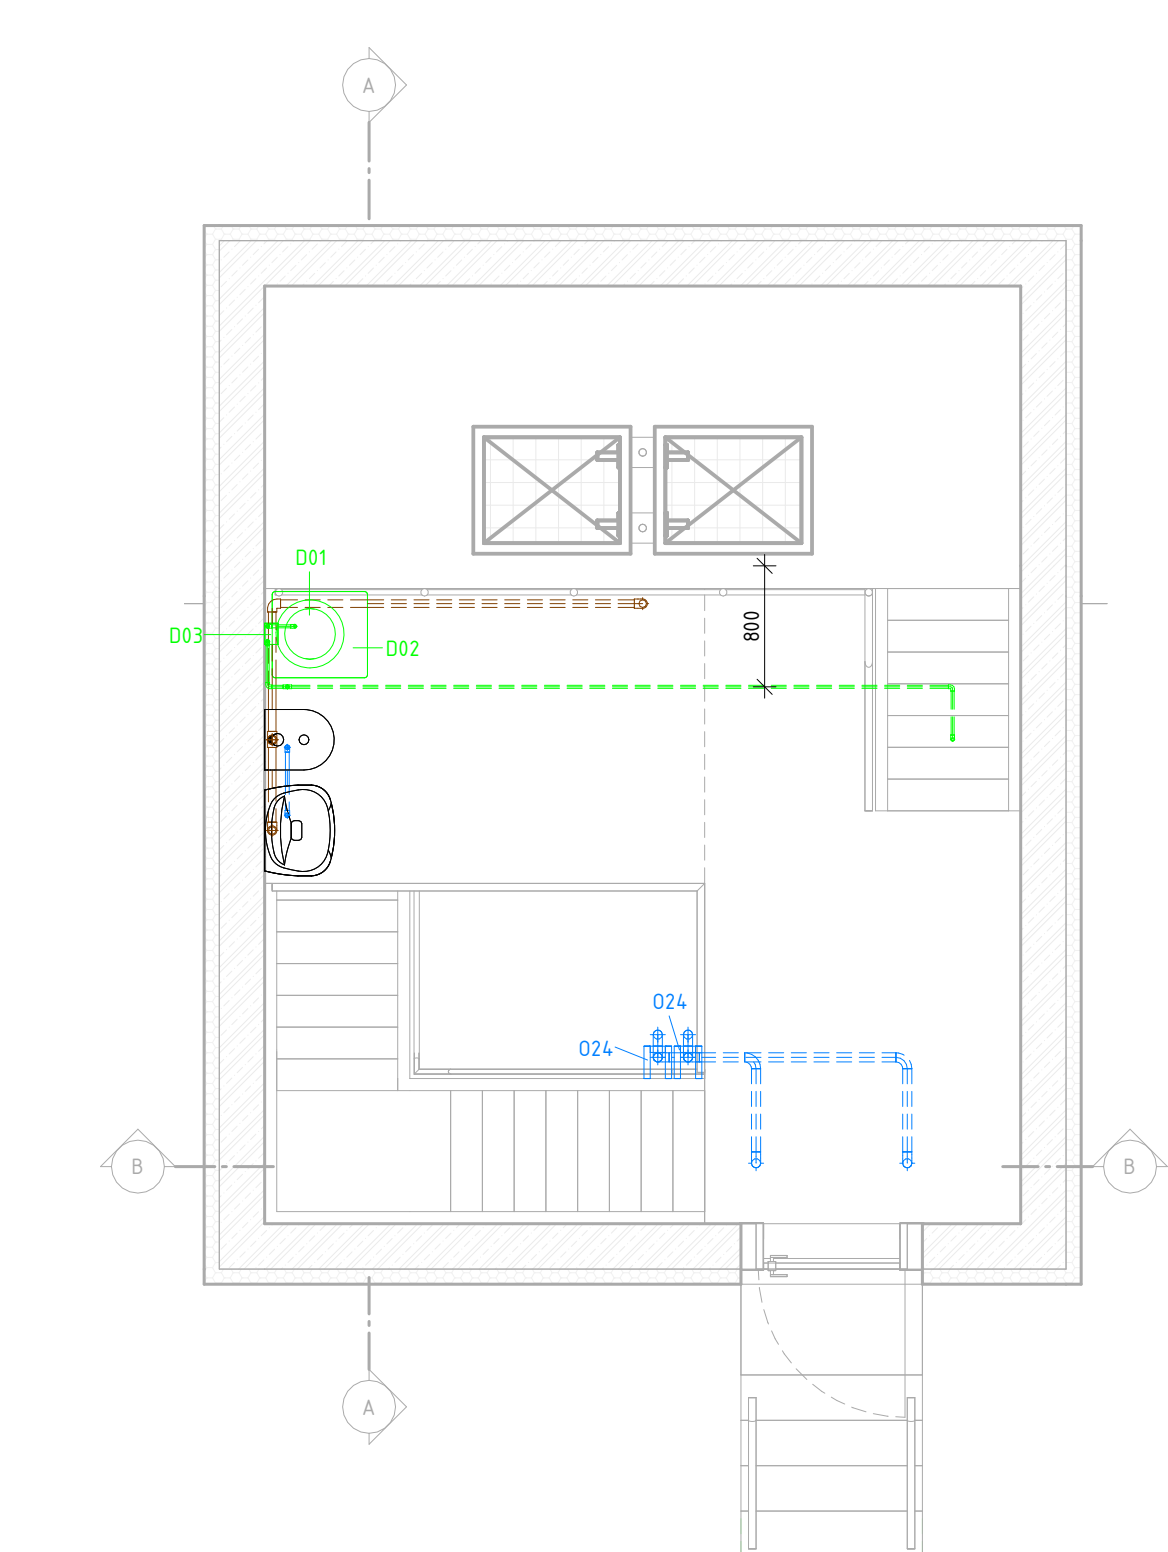

VÝKAZ MATERIÁLU - PŘEPAD A VYPOUŠTĚNÍ

OZN.	POPIS	DN [mm]	MATERIÁL	MNOŽSTVÍ
PV01	šoupě přírubové DN100, vč. ručního kola a prodlouženého vřetene	100	TLT, PN16	2 ks
PV02	rozšíření přepadu DN200-300, dl. 300 mm, 2ks	200-300	NEREZ 1.44.04	7,5 kg
PV03	vypouštění sifonu, vč. uzavíracího ventilu.		PVC	1 ks
PV04	tvarovek (redukce, kolena, oblouky) a přivařovacích přírub v dimenzi DN100 (104 x 2 mm), celková délka 2,11 m	100	NEREZ 1.44.04	50,98 kg
PV05	tvarovek (redukce, kolena, oblouky) a přivařovacích přírub v dimenzi DN200 (204 x 2 mm), celková délka 13,73 m	200	NEREZ 1.44.04	217,58 kg
PV06	konzola pro potrubí		NEREZ 1.44.04	4 ks
PV07	závěs pro potrubí		NEREZ 1.44.04	2 ks
PV08	FF kus s osaz. límcem k zabetonování, DN 200, dl. 600 mm	200	TLT, PN16	2 ks
PV09	F kus s osaz. límcem k zabetonování, DN 200, dl. 600 mm	200	TLT, PN16	2 ks

4 ŘEZ A-A'

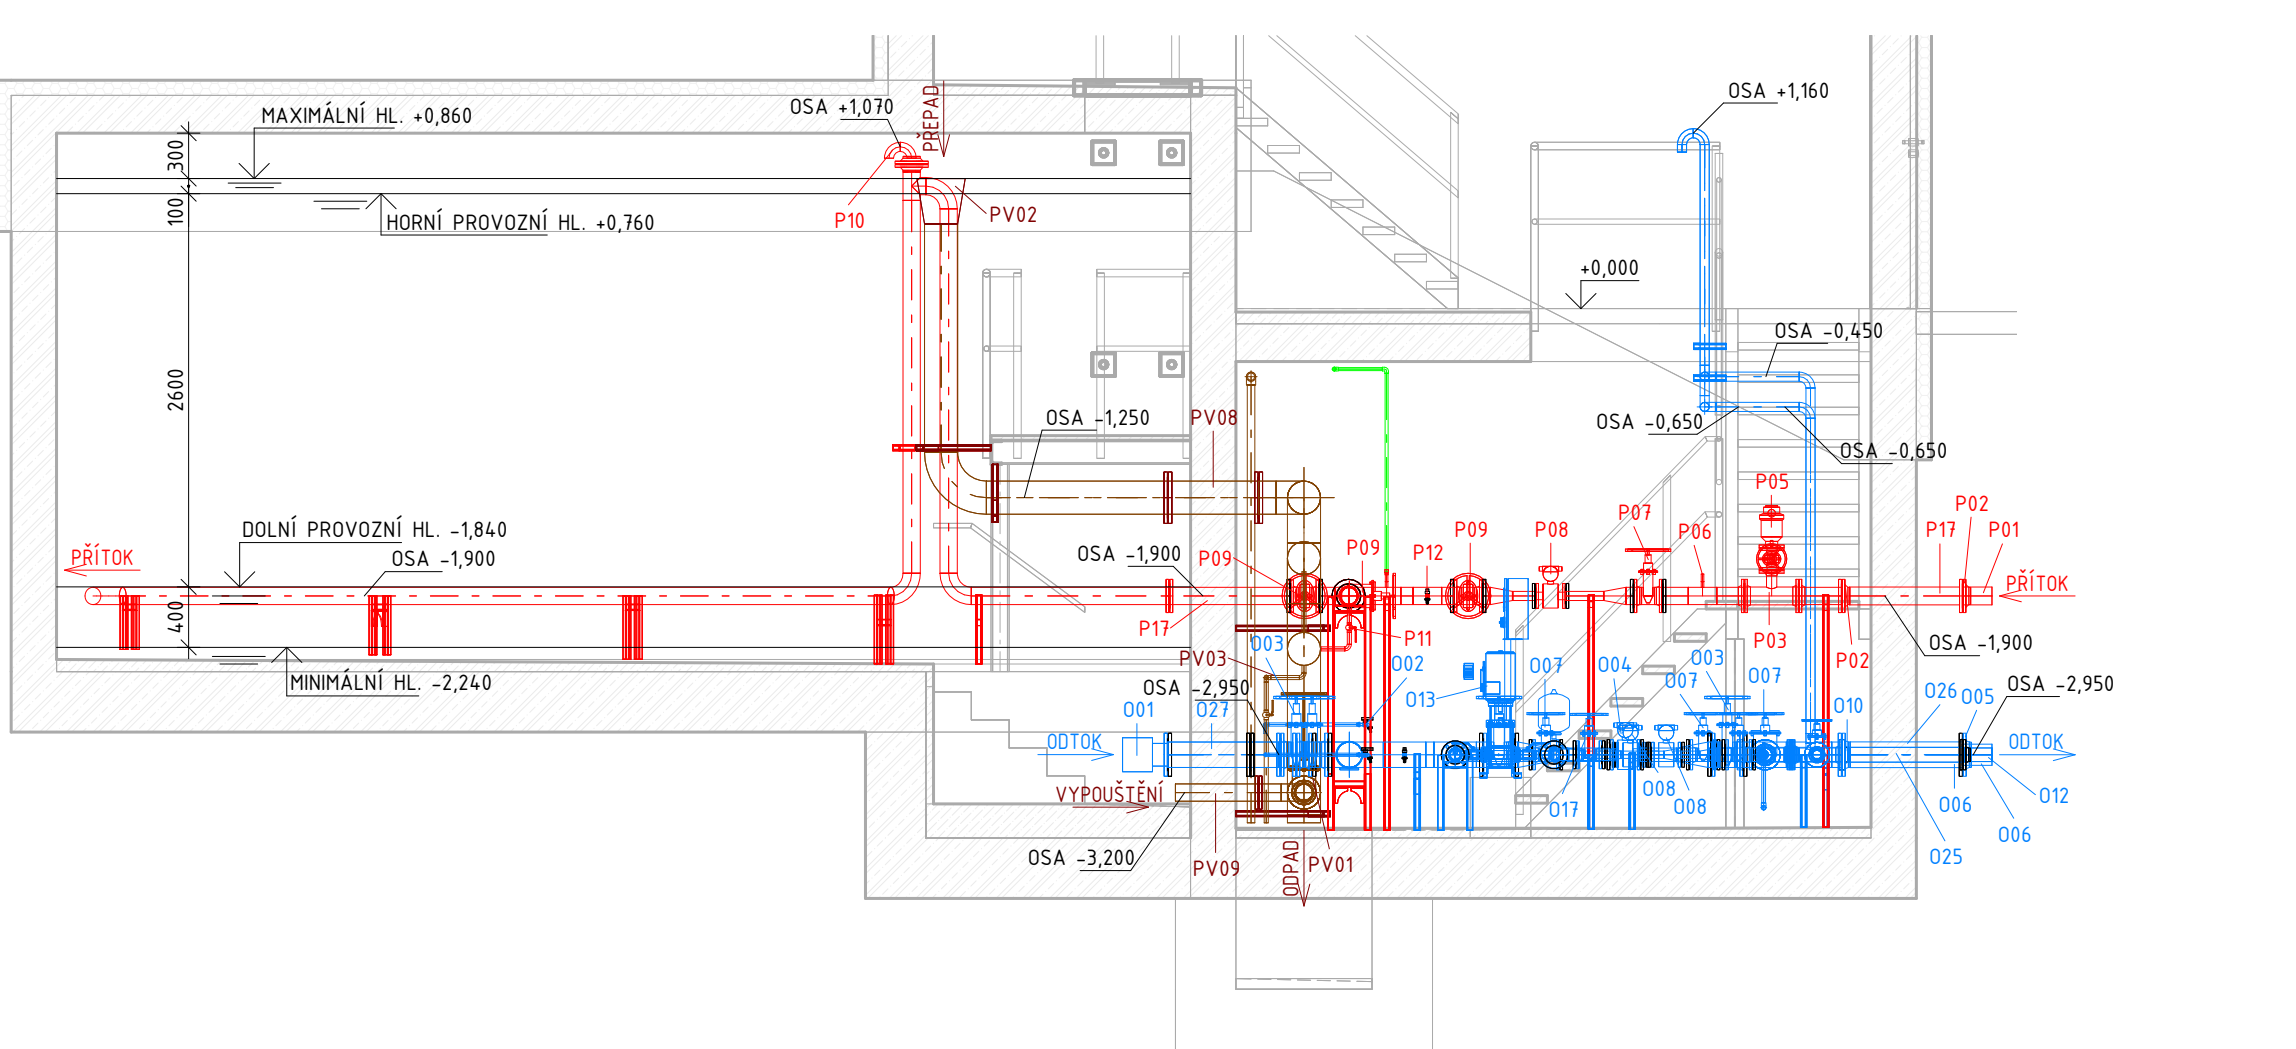

VÝKAZ MATERIÁLU - PŘÍTOK

OZN.	POPIS	DN [mm]	MATERIÁL	MNOŽSTVÍ
P01	plastové potrubí PE De110 (výřezný řad do VD)	110	HDPE	1 ks
P02	přírubové spojení pro HDPE potrubí DN100/110	100-110	NEREZ 1.44.04	1 ks
P03	montážní tvarovka, T-kus, DN100/50	100/50	TLT, PN16	1 ks
P04	šoupě přírubové DN50, krátké, vč. ručního kola	50	TLT, PN16	1 ks
P05	odvzdušňovací automatický ventil přírubový DN50	50	TLT, PN16	1 ks
P06	připojení snímače tlaku, G1/2"		TLT, PN16	1 ks
P07	šoupě přírubové DN100, krátké, elektropohon	100	TLT, PN16	1 ks
P08	vodoměr přírubový DN50	50	TLT, PN16	1 ks
P09	šoupě přírubové DN100, krátké, vč. ručního kola	100	TLT, PN16	3 ks
P10	zavzdušňovací kus, potrubí z nerez oceli DIN 1.44.04 svařované, včetně tvarovek a přivařovacích přírub v dimenzi DN50 (54 x 2 mm), délka 0,15 m	50	NEREZ 1.44.04	2 ks
P11	napouštění sifonu G1/2", vč. uzavíracího ventilu		TLT, PN16	1 ks
P12	nástavec pro odběr vzorků, G1/2"		NEREZ 1.44.04	1 ks
P13	potrubí z nerez oceli DIN 1.44.04 svařované, včetně tvarovek (redukce, kolena, oblouky) a přivařovacích přírub v dimenzi DN50 (54 x 2 mm), celková délka 0,55 m	50	NEREZ 1.44.04	6,46 kg
P14	potrubí z nerez oceli DIN 1.44.04 svařované, včetně tvarovek (redukce, kolena, oblouky) a přivařovacích přírub v dimenzi DN100 (104 x 2 mm), celková délka 33,61 m	100	NEREZ 1.44.04	257,67 kg
P15	podpěra pro potrubí		NEREZ 1.44.04	15 ks
P16	konzola pro potrubí		NEREZ 1.44.04	2 ks
P17	FF kus s osaz. límcem k zabetonování, DN 100, dl. 800 mm	100	TLT, PN16	3 ks

VÝKAZ MATERIÁLU - ODTOK

OZN.	POPIS	DN [mm]	MATERIÁL	MNOŽSTVÍ
O01	vtokový koš s přírubou DN150	150	NEREZ 1.44.04, PN16	2 ks
O02	nástavec pro odběr vzorků, G1/2"		NEREZ 1.44.04	3 ks
O03	šoupě přírubové DN150, krátké provedení, vč. ručního kola	150	TLT, PN16	4 ks
O04	vodoměr přírubový DN80	80	TLT, PN16	1 ks
O05	přírubové spojení pro PE potrubí DN150/225	150-225	NEREZ 1.44.04	1 ks
O06	plastové potrubí PE De225 (zásobní řad Čížová)	225	PE	1 ks
O07	šoupě přírubové DN80, krátké provedení, vč. ručního kol a	80	TLT, PN16	4 ks
O08	vodoměr přírubový DN40	40	TLT, PN16	2 ks
O09	montážní tvarovka, T-kus, DN80/80	80/80	TLT, PN16	1 ks
O10	přírubové spojení pro PE potrubí DN80/90	80-90	NEREZ 1.44.04	2 ks
O11	plastové potrubí PE De90 (zásobní řad Bošovice)	90	PE	1 ks
O12	plastové potrubí PE De90 (zásobní řad Sv. Jakub)	90	PE	1 ks
O13	automatická tlaková stanice, nátok DN65, odtok DN65	65	NEREZ 1.44.01/4	1 ks
O14	napojení umyvadla PP potrubím, vč. uzav. ventilu, 9,3 m	20	PP/TLT, PN16	1 ks
O15	montážní tvarovka, T-kus, DN80/50	80/50	TLT, PN16	1 ks
O16	šoupě přírubové DN50, krátké provedení, vč. ručního kola	50	TLT, PN16	1 ks
O17	šoupě přírubové DN65, krátké provedení, vč. ručního kola	65	TLT, PN16	1 ks
O18	potrubí z nerez oceli DIN 1.44.04 svařované, včetně tvarovek (redukce, kolena, oblouky) a přivařovacích přírub v dimenzi DN40 (44 x 2 mm), celková délka 0,84 m	40	NEREZ 1.44.04	9,33 kg
O19	potrubí z nerez oceli DIN 1.44.04 svařované, včetně tvarovek (redukce, kolena, oblouky) a přivařovacích přírub v dimenzi DN50 (54 x 2 mm), celková délka 11,82 m	50	NEREZ 1.44.04	30,90 kg
O20	potrubí z nerez oceli DIN 1.44.04 svařované, včetně tvarovek (redukce, kolena, oblouky) a přivařovacích přírub v dimenzi DN65 (69 x 2 mm), celková délka 0,82 m	65	NEREZ 1.44.04	14,76 kg
O21	potrubí z nerez oceli DIN 1.44.04 svařované, včetně tvarovek (redukce, kolena, oblouky) a přivařovacích přírub v dimenzi DN80 (84 x 2 mm), celková délka 4,22 m	80	NEREZ 1.44.04	60,72 kg
O22	potrubí z nerez oceli DIN 1.44.04 svařované, včetně tvarovek (redukce, kolena, oblouky) a přivařovacích přírub v dimenzi DN150 (154 x 2 mm), celková délka 6,14 m	150	NEREZ 1.44.04	137,70 kg
O23	podpěra pro potrubí		NEREZ 1.44.04	8 ks
O24	konzola pro potrubí		NEREZ 1.44.04	2 ks
O25	FF kus s osaz. límcem k zabetonování, DN 80, dl. 800 mm	80	TLT, PN16	2 ks
O26	FF kus s osaz. límcem k zabetonování, DN 150, dl. 800 mm	150	TLT, PN16	1 ks
O27	FF kus s osaz. límcem k zabetonování, DN 150, dl. 600 mm	150	TLT, PN16	2 ks

POZNÁMKY:

Přivařování příruby budou provedeny s tloušťkou listu odpovídající tlakové třídě PN6, vrtání příruby bude provedeno pro tlakovou třídu PN10.

0,000 = 488,140

VÝŠKOPISNÝ SYSTÉM: BpV
POLOHOPISNÝ SYSTÉM: S-JTSK

Kreslil: ING. L. PEČENKA <i>Pečenka</i>	Projektant: ING. J. VRKOČ <i>Vrkoč</i>	Hlavní projektant: ING. J. VRKOČ <i>Vrkoč</i>	Techn. kontrola: ING. R. KASAL, Ph.D. <i>Kasal</i>	 VODOHOSPODÁŘSKÝ ROZVOJ A VÝSTAVBA a.s. Nábrežní 4 150 56 Praha 5
Kraj: JIHOČESKÝ	Obec: ČIŽOVÁ			
Investor: Obec Čížová			Soubor: Rozpiska.dwg	
Název stavby: VODOJEM ČIŽOVÁ A DOSTAVBA VODOVODU			Formát: 6 x A4 Datum: 09/2024 Stupeň: DPS	
Část projektu: D.2 DOKUMENTACE TECHNICKÝCH A TECHNOLOGICKÝCH ZAŘÍZENÍ			Č. zakázky: 5136/002 Měřítko: 1:50 Číslo přílohy: D.2.1.b.2	

Tento výkres a jeho přílohy jsou duševním vlastnictvím akciové společnosti Vodohospodářský rozvoj a výstavba, a.s.