



1 PŮDORYS NADZEMNÍHO PODLAŽÍ

MĚŘÍTKO 1 : 50

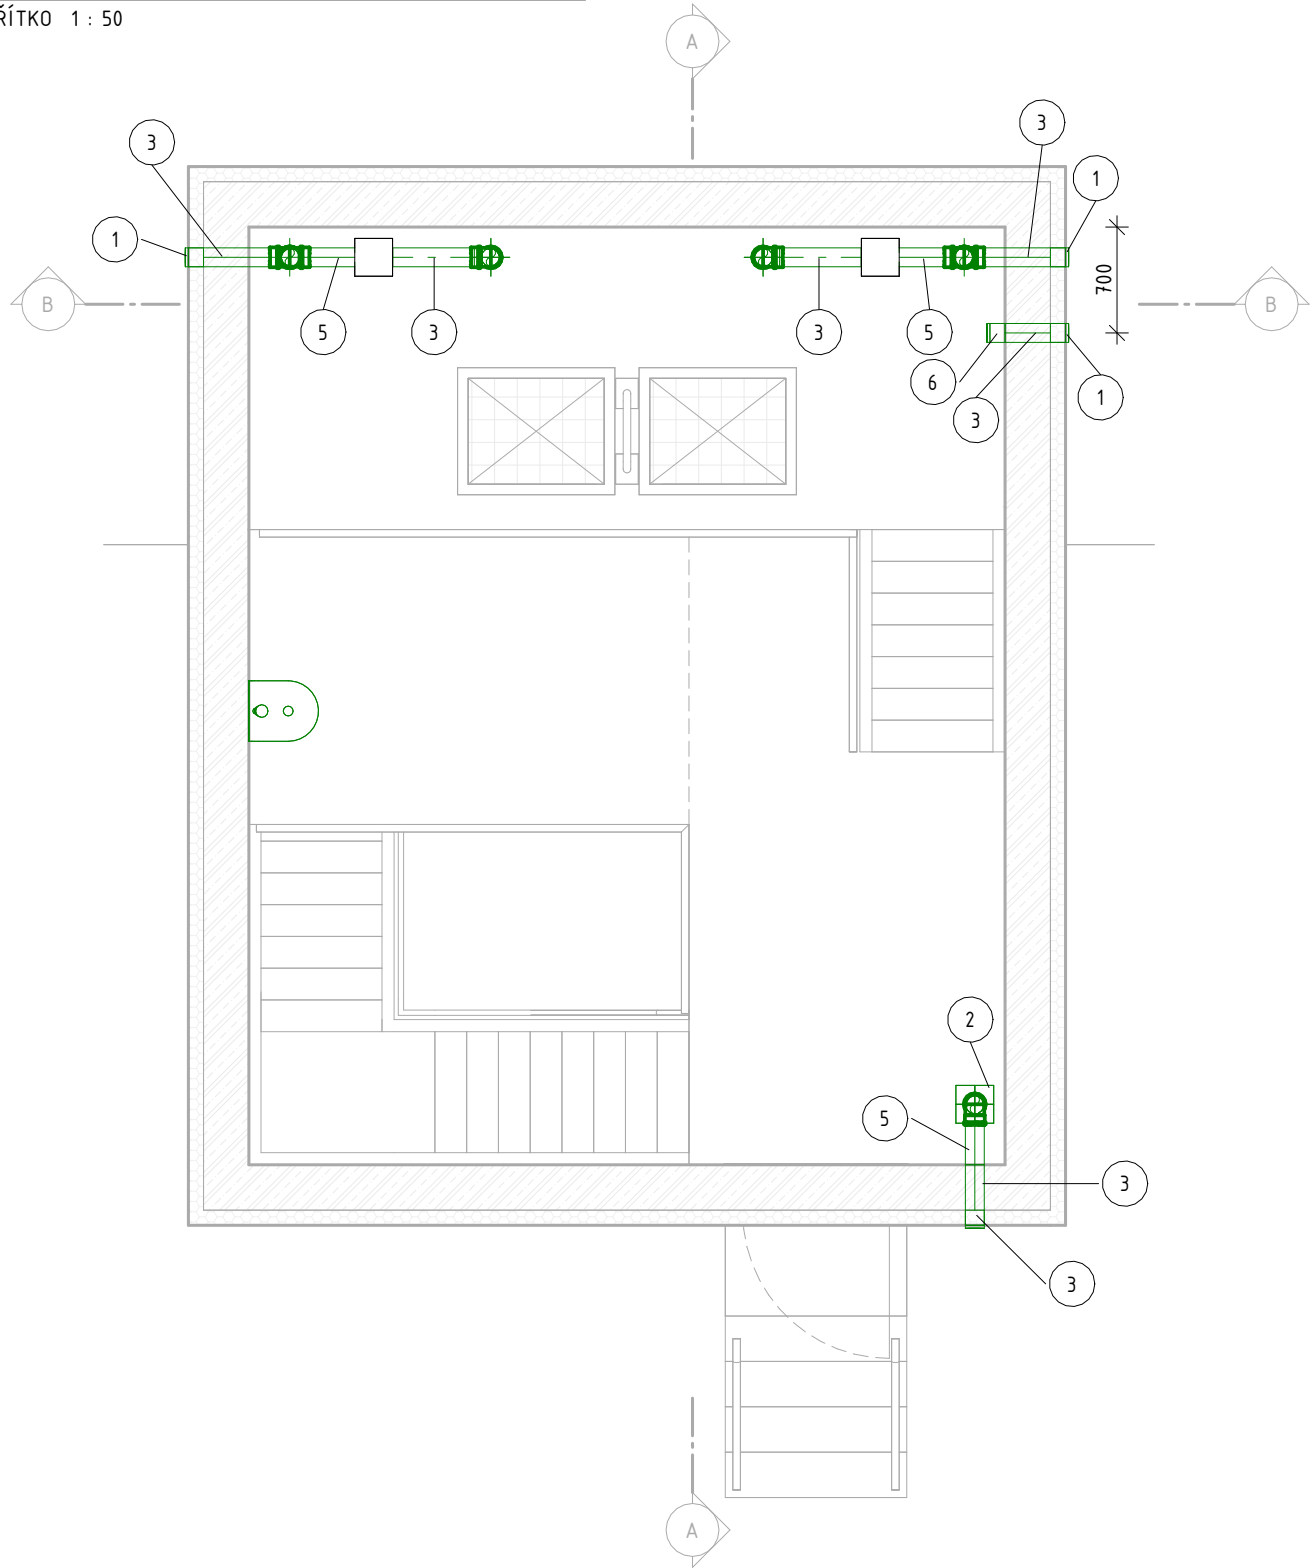


2 ŘEZ A-A'

MĚŘÍTKO 1 : 50

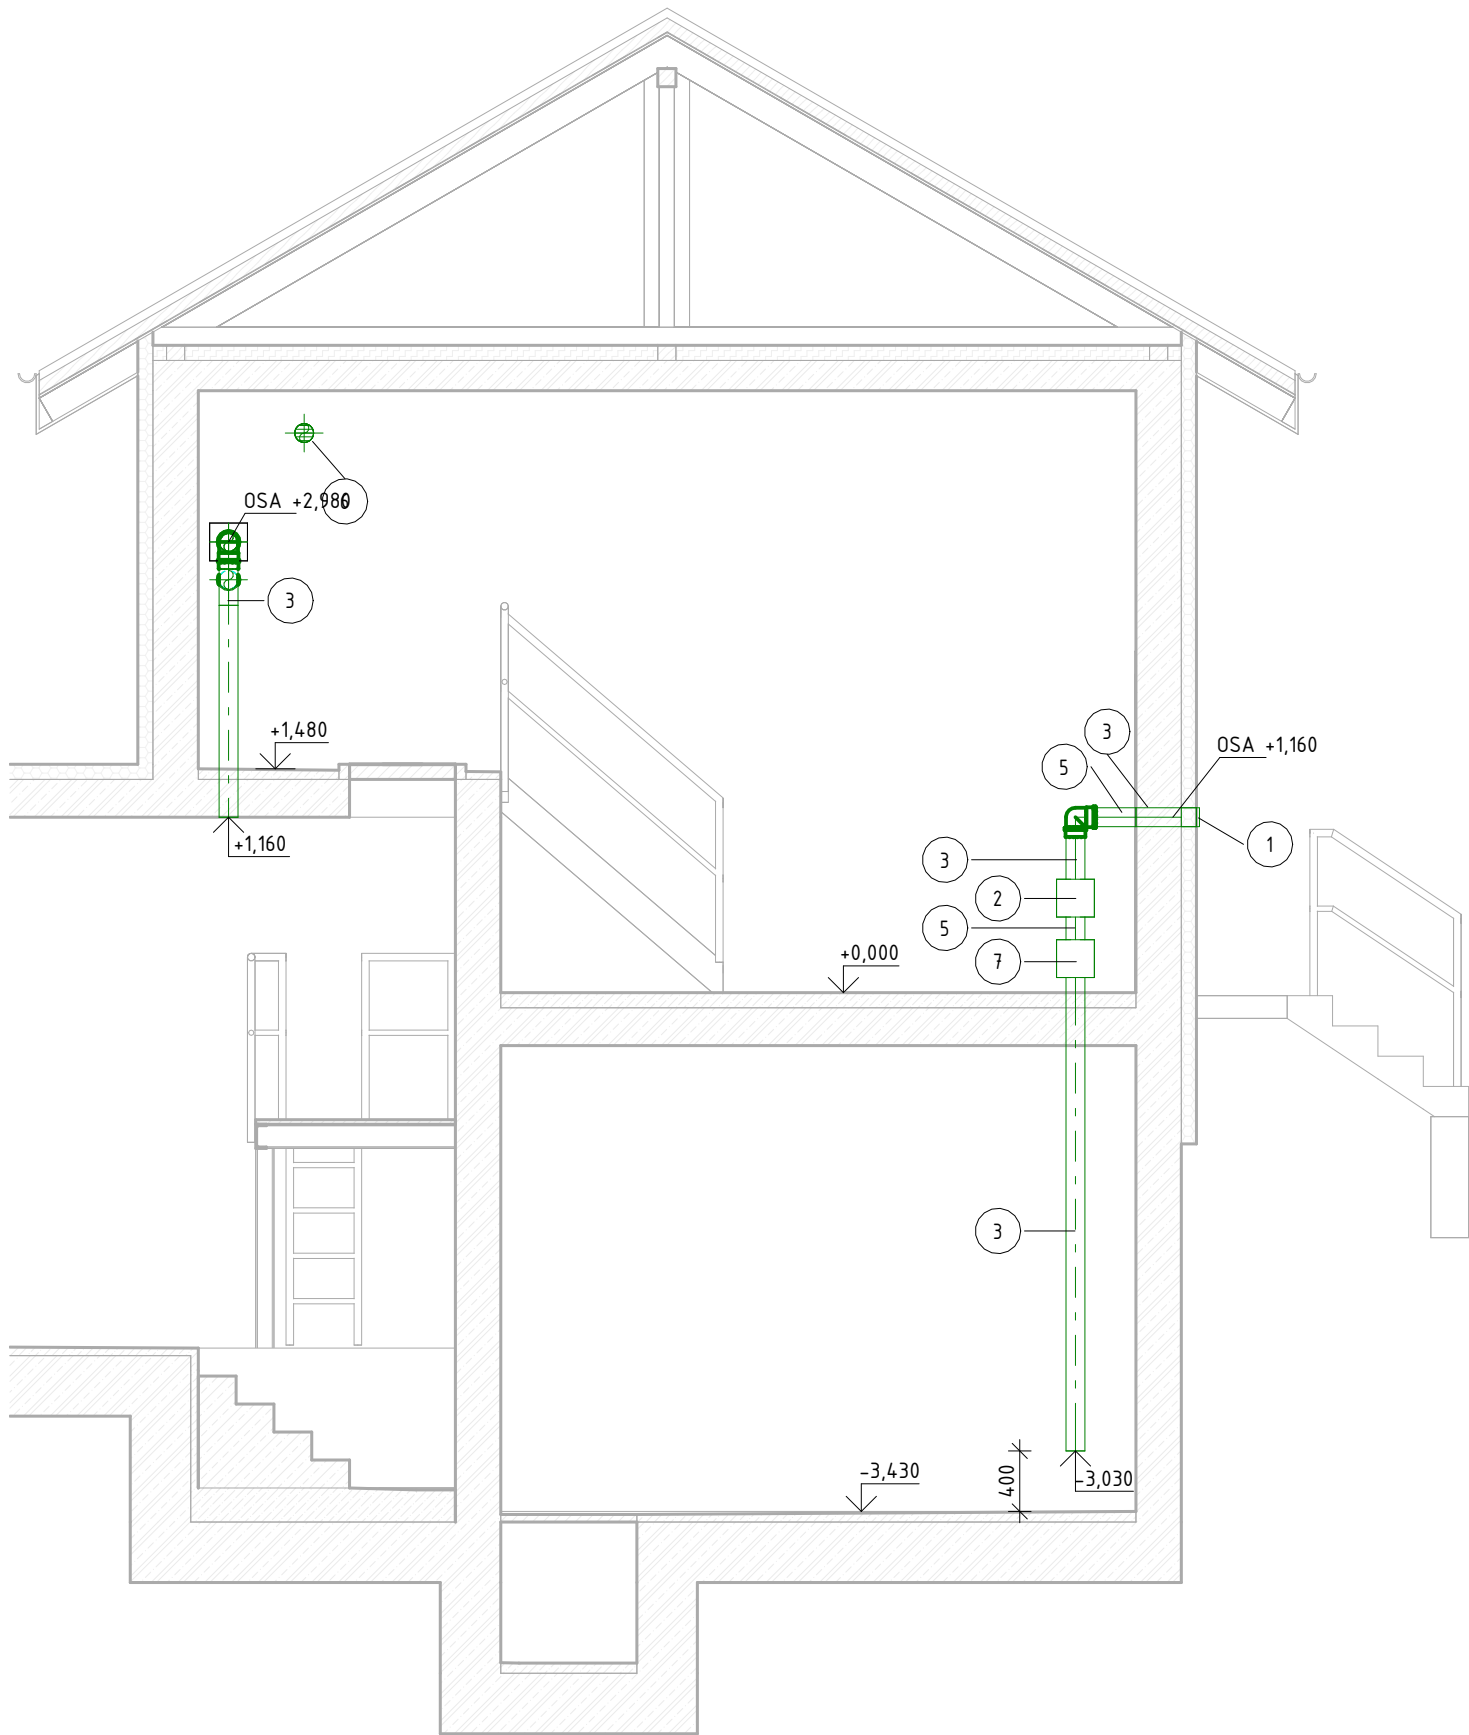

3 ŘEZ B-B'

MĚŘÍTKO 1 : 50

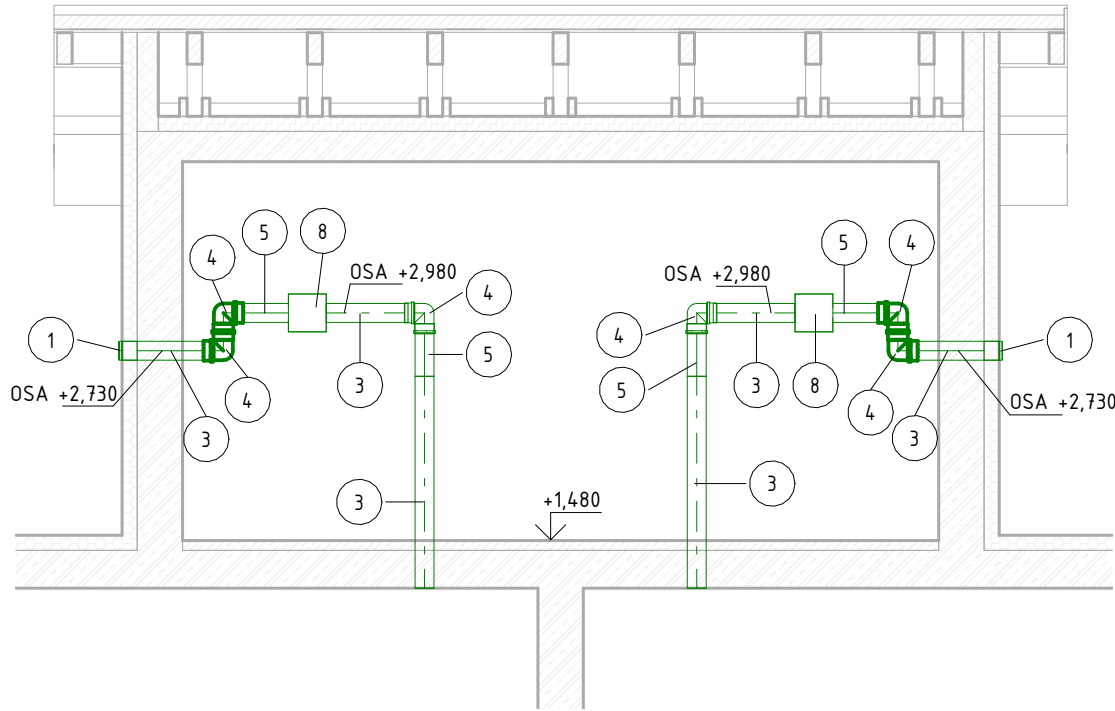

CELKOVÝ VÝPIS MATERIÁLU PRVK Ů VĚTRÁNÍ

POL.	POPIS	JEDNOTKA	DĚLKA/KUSY	POZN.
1	KRUHOVÁ PROTIDĚŠTOVÁ ŽALUZIE DN 200 SE SÍTÍ PROTI HMYZU, HLINÍK RAL 7016	ks	4	
2	FILTRAČNÍ BOX PRO RÁMEČKOVÝ FILTR FBRA 300x300/350 , VČETNĚ FILTRAČNÍ DESKY FD 287x287, VČETNĚ FILTRAČNÍHO MÉDIA G4 1000x1000	ks	3	
3	PLASTOVÉ POTRUBÍ KRUHOVÉ (PP nebo KGEM) Ø125 - HRDLOVÉ	bm	10,45	VČETNĚ PROŘEZU
4	OBLOUK 125/90°	ks	7	
5	PŘESUVNÉ HRDLO (PŘESUVKA) (PP nebo KGEM) Ø125	ks	6	
6	VSUVNÁ ZPĚTNÁ Klapka, VZDUCHOTĚSNÁ S MAGNETEM (PP) Ø125	ks	1	
7	AXIÁLNÍ POTRUBNÍ VENTILÁTOR DN 200, S REGULACÍ PR ŮTOKU VZDUCHU. NAPÁJENÍ 30/50 V/HZ. MOŽNOST MONTÁŽE HORIZONTÁLNĚ. SOUČÁSTÍ MOTORU BUDE TEPELNÁ POJISTKA. PLYNULÉ OVLÁDÁNÍ OTÁČEK VENTILÁTORU BUDE REGULÁTOREM OTÁČEK RS-1300. PŘED VENTILÁTOR BUDOU ZAPOJENY SPÍNACÍ HODINY.	ks	1	
8	MONTÁŽNÍ A SPOJOVACÍ MATERIÁL, NEREZOVÁ OCEL (nap ř. HILTI MQ)		KOMPLET	
9	IZOLANT NA POTRUBÍ DN125 H. 25mm NA BÁZI SYNTETICKÉHO KAU ČUKU ČERNÉ BARVY + LEPIDLA A PÁSKY. PRUŽNÝ IZOLAČNÍ MATERIÁL S UZAVŘENOU BUNĚČNOU STRUKTUROU S VYSOKÝM DIFUZNÍM ODPOREM PÁRY, S NÍZKOU TEPELNOU VODIVOSTÍ A INTEGROVANOU ANTIMIKROBIÁLNÍ OCHRANOU (např. AF/Armaflex)	bm	10,45	

POZNÁMKY:

- NEDÍLNOU SOUČÁSTÍ VÝKAZU JE TECHNICKÁ ZPRÁVA.
- POTRUBÍ BUDE KOTVENO NEREZ OBJÍMKAMI S KONZOLOU NEBO SE ZávěSEM.
- SPOJOVACÍ MATERIÁL PŘÍRUB A PRVK Ů POTRUBÍ – MATICE, PODLOŽKY APOD. BUDE JEDNOTNĚ PROVEDEN Z NEREZ OCELI 1.4401 (JAKOSTI A4 – ZVýŠENÁ ODOLNOST PROTI KOROZI A KYSELINÁM). ŠROUBY BUDOU JEDNOTNĚ Z PROVEDENY Z NEREZ OCELI 1.4301 (JAKOSTI A2).
- ČIŠTĚNÍ FILTRU BUDE PŘES REVIZNÍ DVÍŘKA NA KLIPSY.
- VZDUCHOTECHNICKÉ DÍLY BUDOU PŘIROZENÉ BARVY.
- PROSTUPY BUDOU "VIZ. VÝPIS PROSTUPŮ".
- VÝROBCE NAPŘ. FORT-PLASTY.
- VÝROBKY VE STYKU S PITNOU VODOU BUDOU MÍT ATEST PRO TRVALÝ STYK S PITNOU VODOU DLE VYHLÁŠKY MZ č. 409/2005 SB.

0,000 = 488,140

VÝŠKOPISNÝ SYSTÉM: BpV

POLOHOPISNÝ SYSTÉM: S–JTSK

Kreslil: ING. L. PEČENKA <i>Pečenka</i>	Projektant: ING. J. VRKOČ <i>Vrkoč</i>	Hlavní projektant: ING. J. VRKOČ <i>Vrkoč</i>	Techn. kontrola: ING. R. KASAL, Ph.D. <i>Kasal</i>	 VODOHOSPODÁŘSKÝ ROZVOJ A VÝSTAVBA a.s. Nábřeží 4 150 56 Praha 5
Kraj: JIHOČESKÝ		Obec: ČIŽOVÁ		
Investor: Obec Čížová				
Název stavby: VODOJEM ČIŽOVÁ A DOSTAVBA VODOVODU				
Část projektu: D.2 DOKUMENTACE TECHNICKÝCH A TECHNOLOGICKÝCH ZAŘÍZENÍ				
Příloha: VZDUCHOTECHNIKA – PŮDORYS, ŘEZY				
Soubor: Rozpiska.dwg				
Formát: 3 x A4				
Datum: 09/24				
Stupeň: DPS				
Č. zakázky: 5136/002				
Měřítko: 1:50				
Číslo přílohy: D.2.1.b.3				

Tento výkres a jeho přílohy jsou duševním vlastnictvím akciové společnosti Vodohospodářský rozvoj a výstavba, a.s.