


ŘEZ PŘÍČNÝ PŘEDSÍNÍ SAKRISTIE

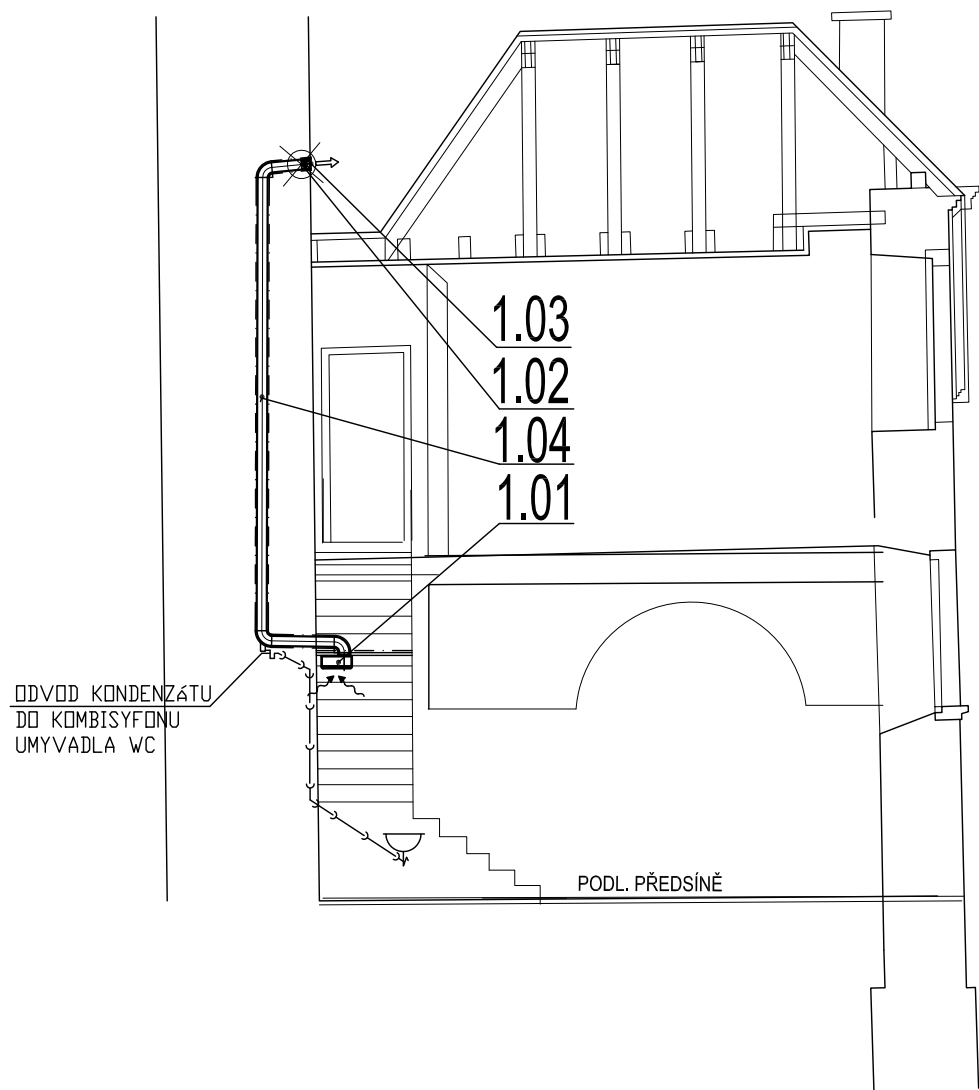


LEGENDA ÚT:

EL.PŘÍMOTOP

LEGENDA VZT:

+150 PŘIVÁDĚNÉ MNOŽSTVÍ VZDUCHU (M3/H)
-150 ODVÁDĚNÉ MNOŽSTVÍ VZDUCHU (M3/H)

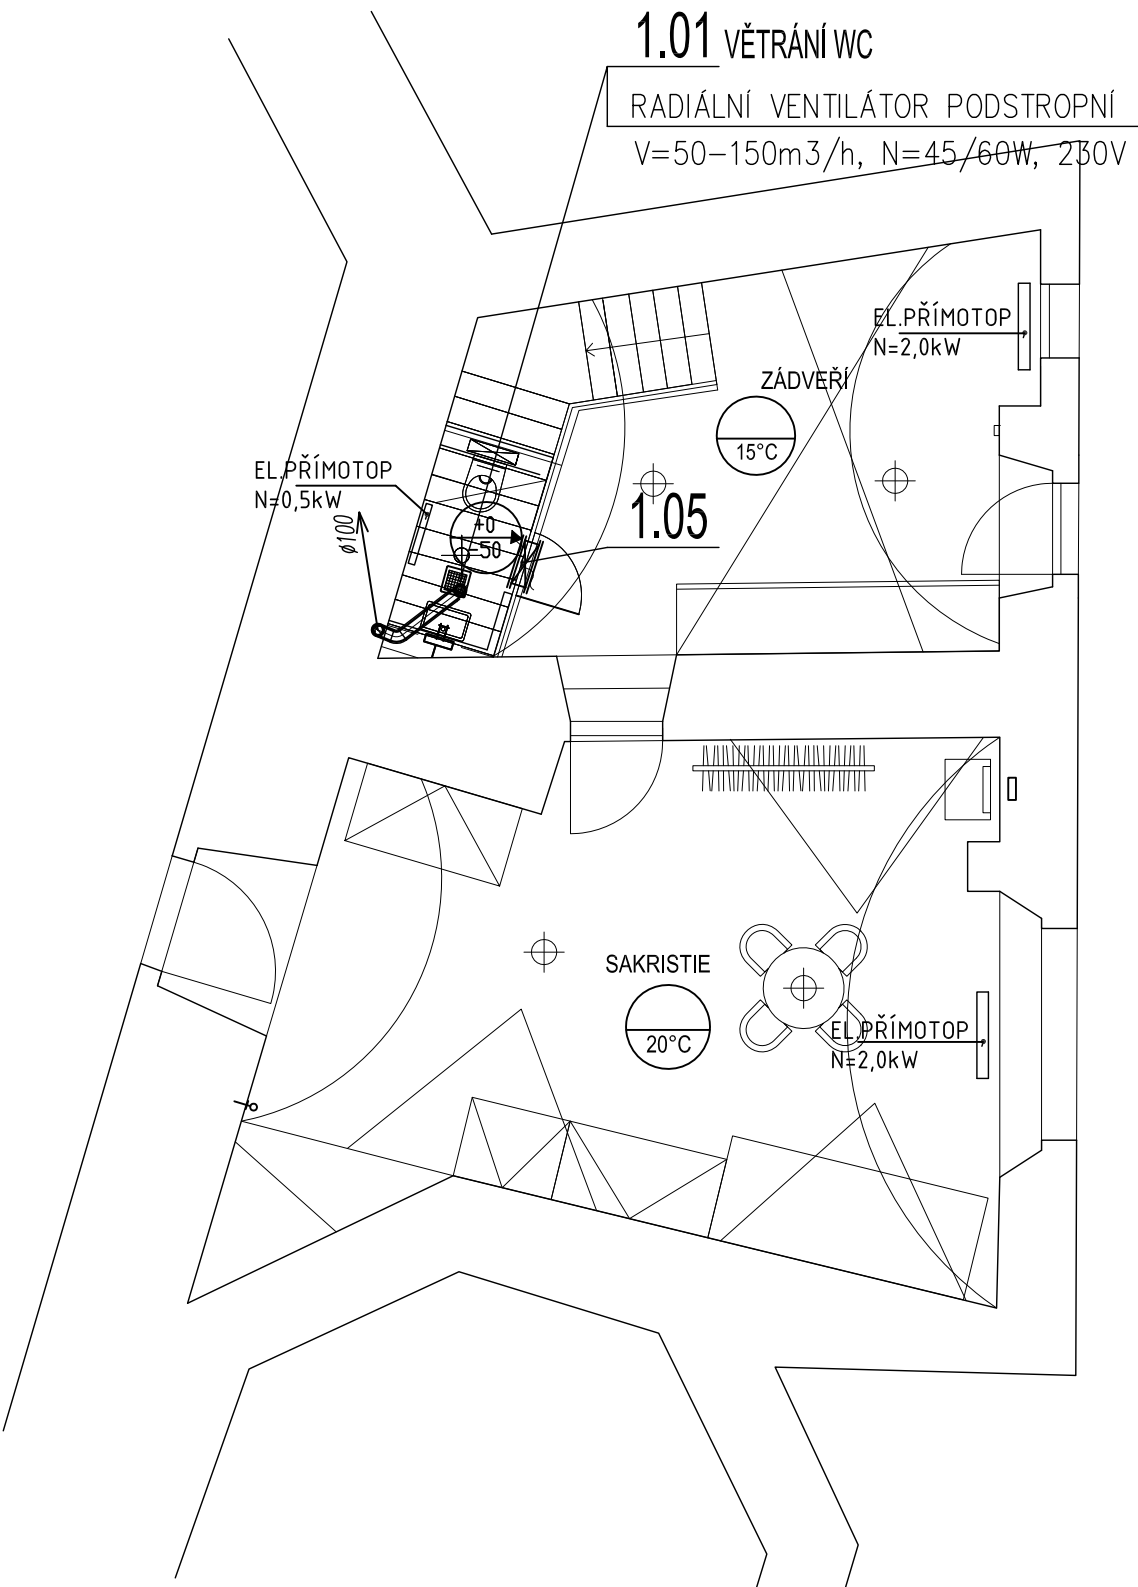

REVIZE Č:

DATUM:

PODPIS:



HLAVNÍ INŽENÝR PROJEKTU:
ING. ARCH. ZDENĚK BUREŠ

ZODPOVĚDNÝ PROJEKTANT:
ING. ARCH. ZDENĚK BUREŠ

PROJEKTANT:
ING. JOSEF HEJČ

STAVBA: OPRAVA KOSTELA NANEBEVZETÍ PANNY MARIE, PŘEDKLÁŠTEŘÍ
MÍSTO: klášter Porta Coelli, parcela číslo: st.1, katastrální území Předklášteří (767492)
INVESTOR: Římskokatolická farnost Předklášteří
Ondřejova 1062, 666 02 Předklášteří

STUPEŇ: DOKUMENTACE PRO OHLÁŠENÍ

ČÁST: D.1.4a.c. - VYTÁPĚNÍ, VZDUCHOTECHNIKA

VÝKRES: SAKRISTIE - PŮDORYS, ŘEZ

SYSTÉM:
VÝŠKOVÝ: B.p.V.
POLOHOVÝ: JTSK

DATUM:
01/2017
MĚŘÍTKO:
1:75
VÝKRES:
03