


SITUACE STAVBY 1:100

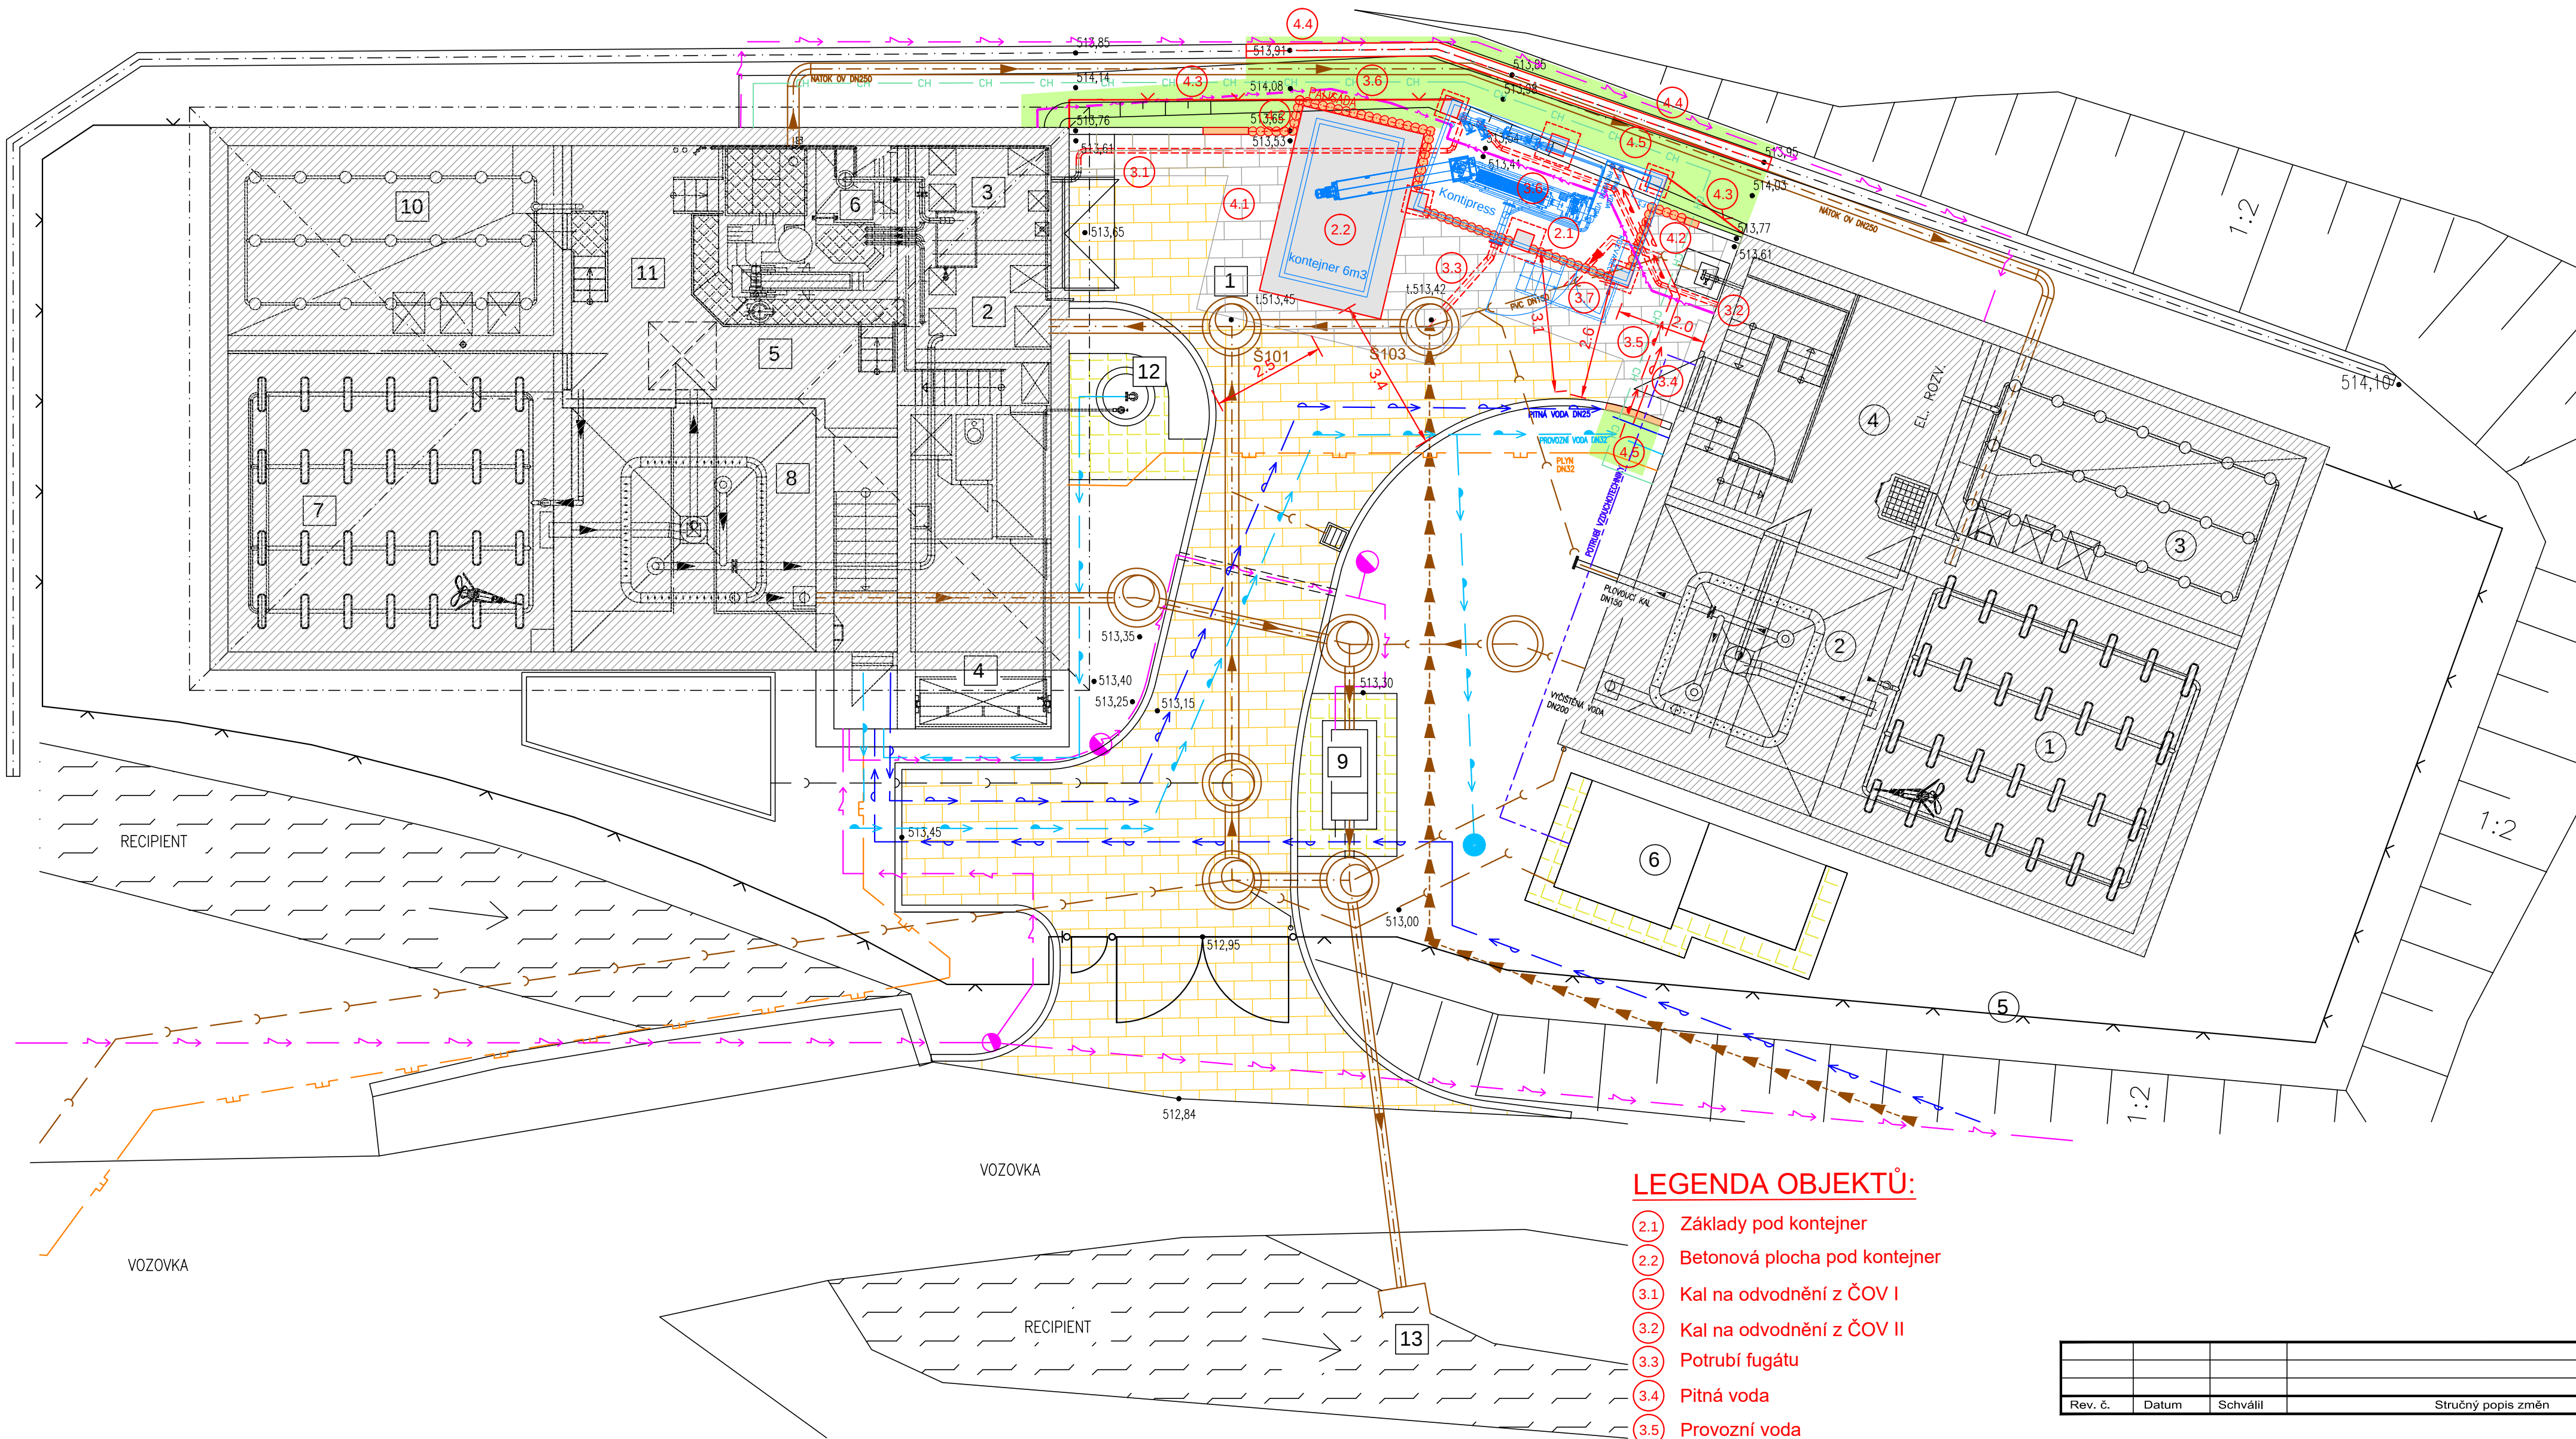

LEGENDA OBJEKTŮ ČOV - I. ETAPA:

- 1

- NÁTOKOVÁ ŠACHTA
- 2

- VSTUPNÍ ČERPAČÍ STANICE
- 3

- JÍMKA SVÁŽ. SEPTIK. VOD
- 4

- DEŠŤOVÁ ZDRŽ
- 5

- HRUBÉ PŘEDČIŠTĚNÍ
- 6

- LAPÁK PÍSKU
- 7

- AKTIVAČNÍ NÁDRŽ
- 8

- DOSAZOVACÍ NÁDRŽ
- 9

- MĚRNÝ OBJEKT VYČIŠTĚNÉ VODY
- 10

- USKLADŇOVACÍ NÁDRŽ
- 11

- ARMATURNÍ KOMORA (DMYCHÁRNA, ČERPAČÍ STANICE KALU...)
- 12

- STUDNA PROVOZNÍ VODY
- 13

- VYÚSTNÍ OBJEKT

LEGENDA OBJEKTŮ ČOV - II. ETAPA:

- 1

- AKTIVAČNÍ NÁDRŽ
- 2

- DOSAZOVACÍ NÁDRŽ
- 3

- USKLADŇOVACÍ NÁDRŽ
- 4

- ARMATURNÍ KOMORA (DMYCHÁRNA, ČERPAČÍ STANICE KALU...)
- 5

- OPLOCENÍ
- 6

- DEZODORIZAČNÍ FILTR

LEGENDA OBJEKTŮ:

- 2.1

Základy pod kontejner
- 2.2

Betonová plocha pod kontejner
- 3.1

Kal na odvodnění z ČOV I
- 3.2

Kal na odvodnění z ČOV II
- 3.3

Potrubí fugátu
- 3.4

Pitná voda
- 3.5

Provozní voda
- 3.6

Kabelové trasy
- 3.7

Přeložka potrubí
- 4.1

Obnova zpevněné plochy
- 4.2

Nové obručníky a palisáda
- 4.3

Oplocení
- 4.4

Obnova betonového odvodňovacího žlabu
- 4.5

Ohumusování

Rev. č.	Datum	Schválil	Stručný popis změn
KOOPERACE V PROFESI		-	tel.: -
-		-	e-mail: -
PRO DUIS s.r.o.		-	IČO: -
DUIS		DUIS S.R.O. Projektové a inženýrské služby Srbská 1546/21, 612 00 Brno E-mail: duis@duis.cz www.duis.cz	
Vypracoval:	Projektant: Ing. Klímová	Ří.ing.projektu: Ing. Klímová	Tech. kontrola: Ing. Vach
Objednatel: Městys Kamenice	Investor: Městys Kamenice		Formát: 6 A4
ČOV KAMENICE ODVODNĚNÍ KALU			Datum: 03/2024
			Stupeň: DPS
			Soubor: —
			Měřítko: 1:100
			Příloha: SITUACE STAVBY
			Číslo zakázky: 1302
			Č.přílohy: C.2