


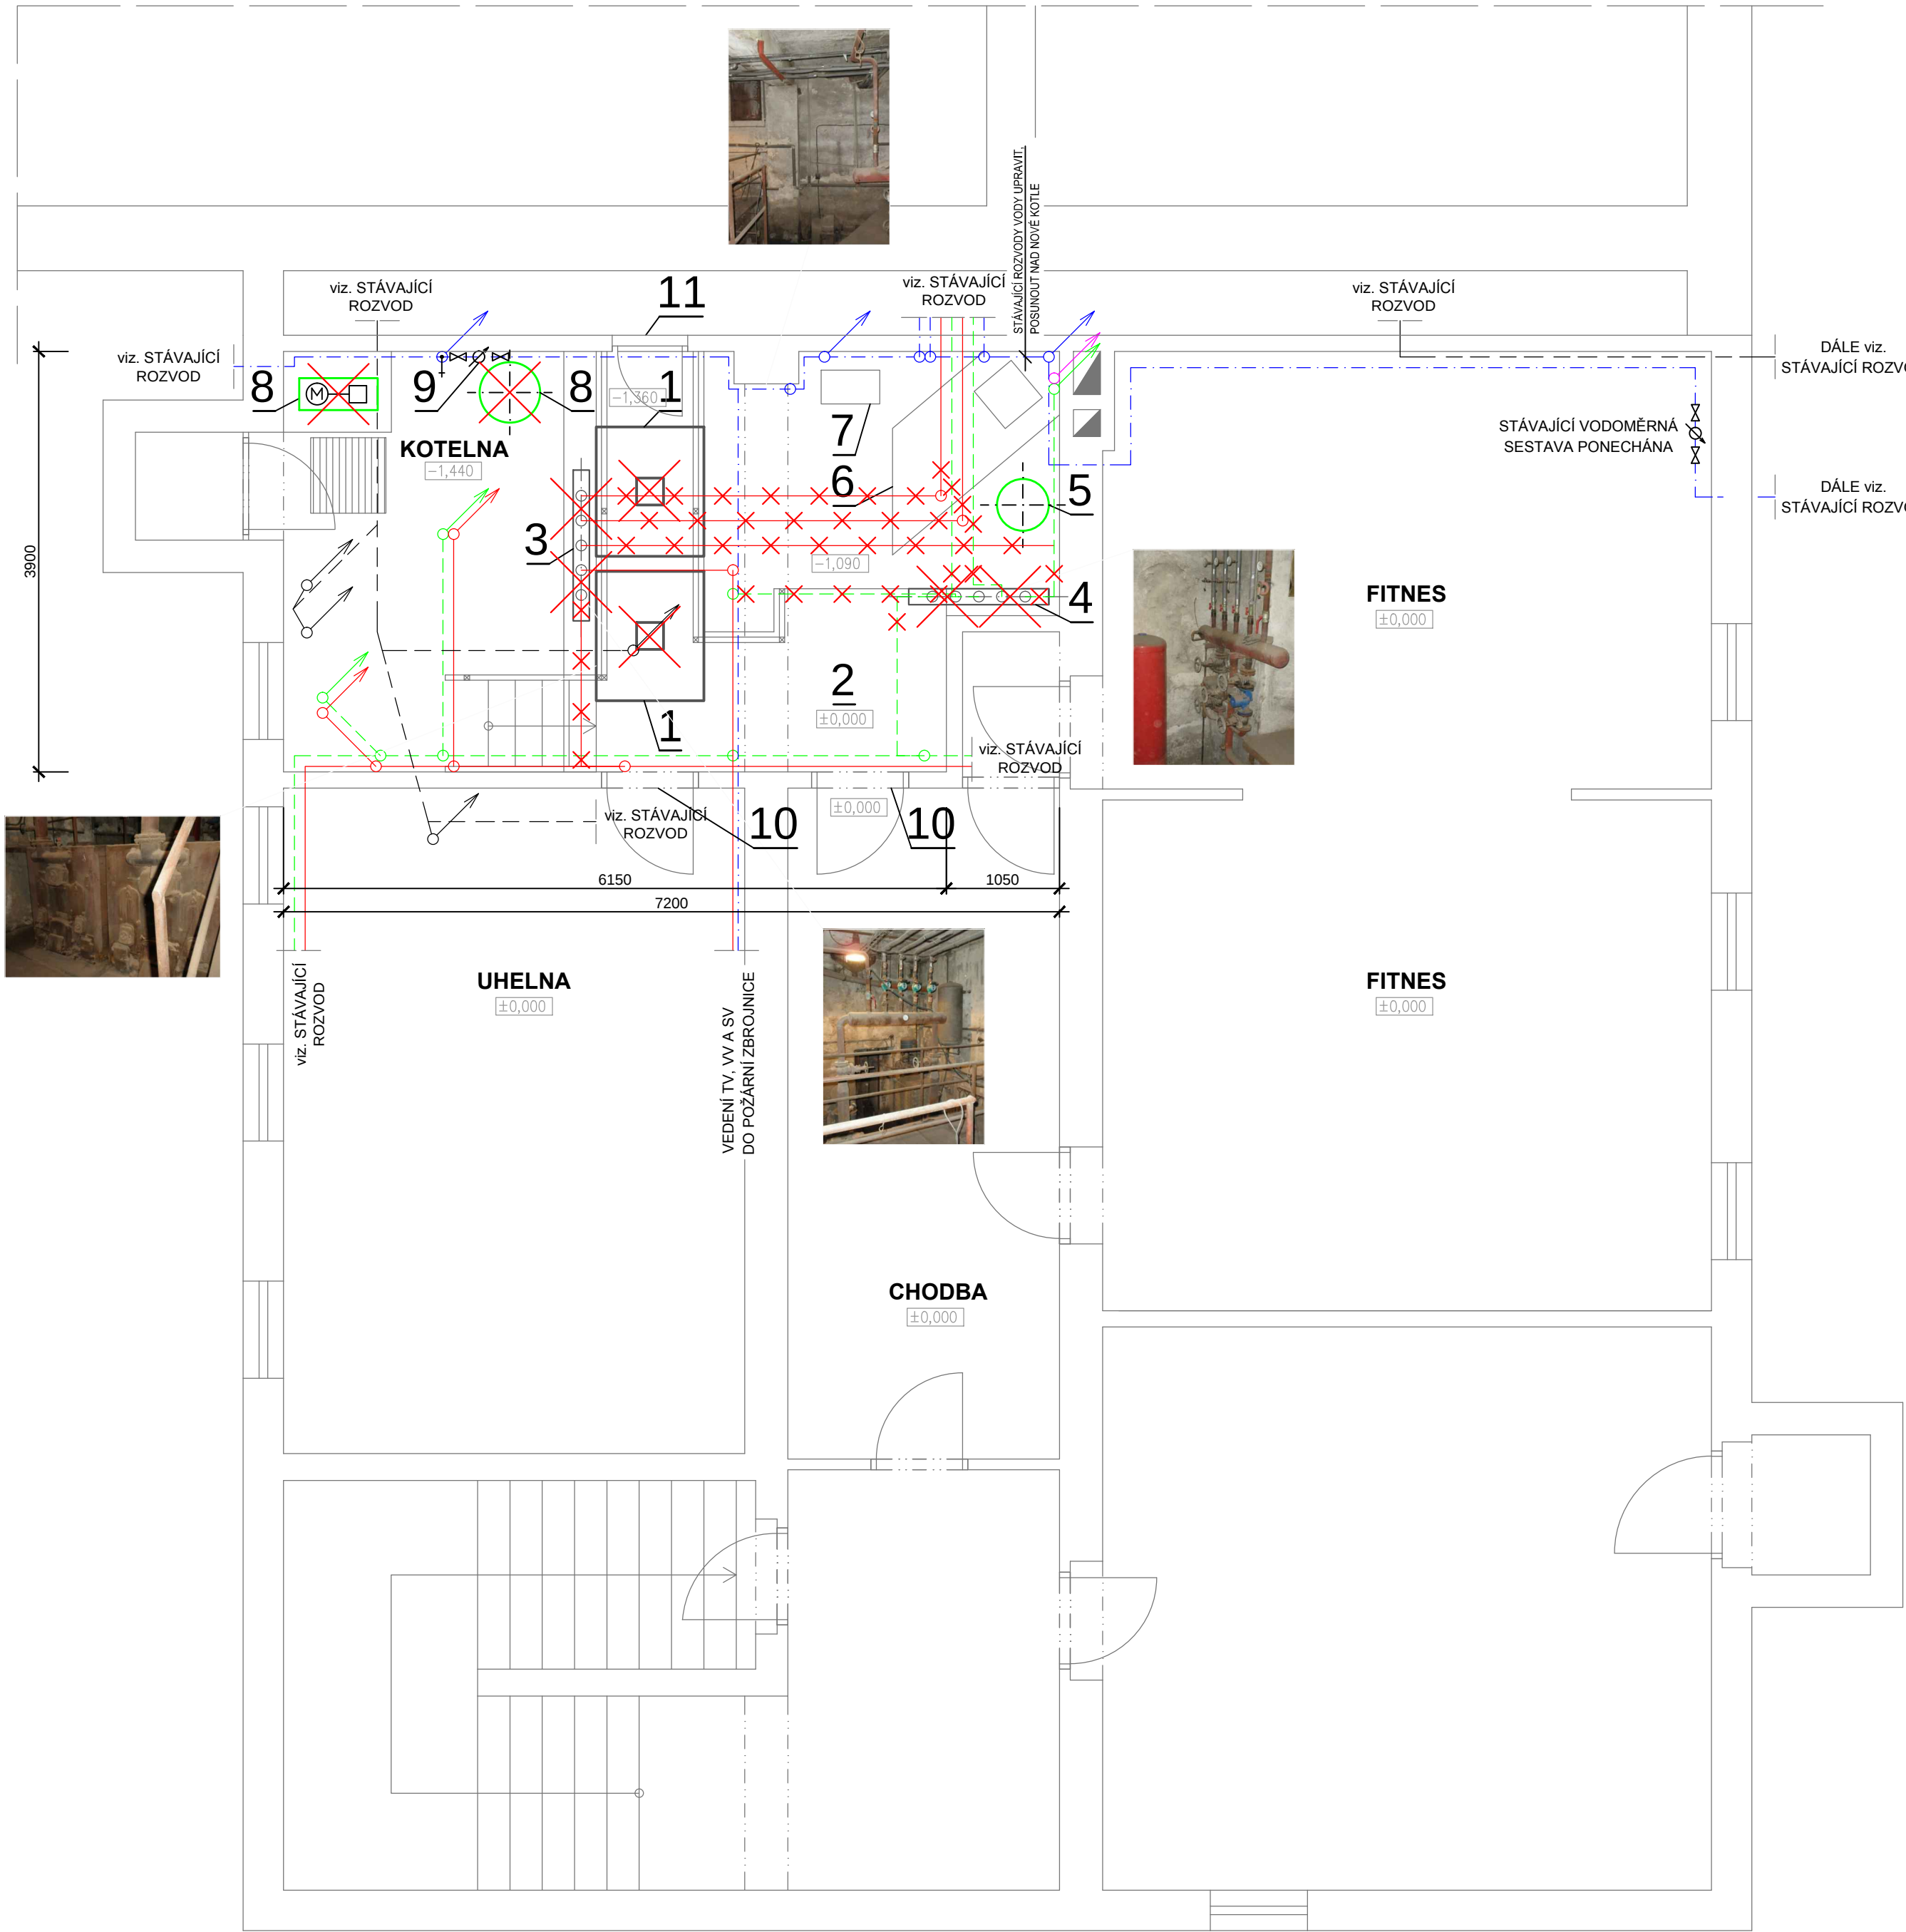

POZNÁMKY:

- POTRUBÍ BUDE IZOLOVÁNO DLE VYHL. 193/2007
- POTRUBÍ MUSÍ MÍT UMOŽNĚNU SPRÁVNOU DILATACI. BUDOU POUŽÍVÁNY VHODNÉ ZÁVĚSY S PEVNÝMI BODY A NA ZBÝVAJÍCÍ ČÁSTI POTRUBÍ BUDE UMOŽNĚN POTŘEBNÝ POSUV JAK POTRUBÍ, TAK SOUVISEJÍCÍCH ARMATUR A FITINEK.
- VEŠKERÉ ZAŘÍZENÍ, POTRUBÍ A PŘÍSLUŠENSTVÍ BUDE UPEVNĚNO POMOCÍ TYPOVÝCH ZÁVĚSŮ A ÚCHYTŮ
- NAPOJENÍ VŠECH ARMATUR NA POTRUBÍ JE PŘES SVĚRNÉ ŠROUBENÍ
- POTRUBÍ SPOJOVAT LISOVACÍMI TVAROVKAMI
- PROSTUPY POTRUBÍ NOSNÝMI STĚNAMI A STROPY BUDOU PROVEDENY SKRZ CHRÁNIČKU
- PROSTUPY POŽÁRNÍMI ÚSEKY BUDOU TĚSNĚNY PROTI POŽÁRU CERTIFIKOVANÝM ZPŮSOBEM NA POŽÁRNÍ ODOLNOST DLE POŽÁRNÍ ZPRÁVY
- POŽÁRNÍ PRŮCHODKY MUSÍ UMOŽNIT POHYB PROCHÁZÉJÍCÍHO POTRUBÍ
- JEDNOTLIVÁ ZAŘÍZENÍ BUDOU INSTALOVÁNA V SOULADU S NÁVODEM VÝROBCE
- POTRUBÍ VEDENÁ PŘES DILATAČNÍ SPÁRY BUDOU VEDENA SKRZ PEVNOU CHRÁNIČKU
- VŠECHNY MONTÁŽNÍ OTVORY A VEDENÍ JE NUTNO KOORDINOVAT S OSTATNÍMI ČÁSTMI STAVBY PŘED JEJICH PROVEDENÍM
- KOLEM CELÉHO VOLNÉHO OKRAJE PODEST A SCHODIŠT BUDE ZŘÍZENO ZÁBRADLÍ DLE ČSN 74 3305. U PODEST BUDE POUŽITA ZÁBRADELNÍ ZARÁŽKA O VÝŠCE 100 MM.
- ČSN 73 4130, ODS. 37 - POVRCH STUPNIC MÁ BÝT ODOLNÝ PROTI MECHANICKÉMU NAMÁHÁNÍ, MÍT MALOU SKLZNOUST (NAPŘ. ŽEBROVÝ OCELOVÝ PLECH) A BÝT DOBRĚ ČISTITELNÝ. HRANY HLADKÝCH STUPŇŮ MAJÍ BÝT UPRAVENY TAK, ABY ZAMEZOVALY SKLOUZNUTÍ (PROFILOVANÝMI ROHOVNÍKY, KARBORUNDOVÝMI PROUŽKY APOD.). POVRCHY STUPNIC MAJÍ BÝT ODLIŠENY OD POVRCHU ODPOČÍVADEL TAK, ABY BYLO JASNĚ PATRNO, KDE SCHODIŠTOVÉ RAMENO ZAČÍNÁ A KONČÍ (NAPŘ. BAREVNĚ).
- UMÍSTĚNÍ KOTLE A ZAŘÍZENÍ UPRAVIT DLE SKUTEČNÉHO DODÁNÍ KOTLE A ZAŘÍZENÍ S VAZBOU NA POŽADAVKY VÝROBCE KOTLE A ZAŘÍZENÍ PRO MONTÁŽNÍ, OBSLUŽNÉ A SERVISNÍ PŘÍSTUPY
- ČÁST STÁVAJÍCÍHO POTRUBÍ V KOTELNĚ BUDE DEMONTOVÁNA. NAPOJOVACÍ BODY STÁVAJÍCÍHO POTRUBÍ NA NOVÉ JSOU PATRNÉ Z VÝKRESU NOVÉHO STAVU.
- TECHNICKÁ MÍSTNOST BUDE MÍT VYSPRAVENY OMÍTKY, BUDE VYČIŠTĚNA A VYMALOVÁNA. VYBOURÁNÍ STÁVAJÍCÍHO KOUŘOVODU A SOKLU POD KOTLI BUDE STAVEBNĚ ZAČISTĚN.

UPOZORNĚNÍ:


- U VŠECH POUŽÍVANÝCH VÝROBKŮ A MATERIÁLŮ JE OD DODAVATELŮ VYŽADOVÁNO UJIŠTĚNÍ O VYDÁNÍ PROHLÁŠENÍ O SHODĚ* PODLE USTANOVENÍ §13, ODS. 5, ZÁKONA Č.22/1997 SB. VE ZNĚNÍ POZDĚJŠÍCH PŘEDPISŮ
- JSOU-LI VE VÝKRESOVÉ DOKUMENTACI ODKAZY NA OBCHODNÍ JMÉNO (KONKRÉTNÍ VÝROBEK), PROJEKTANT V SOULADU S §44, ODS. 11, ZÁKONA Č.137/2006 SB. PŘÍPOUŠTÍ POUŽITÍ JINÝCH, KVALITATIVNĚ A TECHNICKY OBDOBŇNÝCH ŘEŠENÍ S TÍM, ŽE UVEDENÝ VÝROBEK JE NUTNO CHÁPAT JAKO MINIMÁLNÍ TECHNICKÝ STANDARD.

LEGENDA:

- STÁVAJÍCÍ ROZVOD VRATNÉ VODY
- STÁVAJÍCÍ ROZVOD VRATNÉ VODY
- STÁVAJÍCÍ ROZVOD GRAVITAČNÍ KANALIZACE
- STÁVAJÍCÍ ROZVOD STUDENÉ VODY
- × × RUŠENÝ ROZVOD, RUŠENÉ ZAŘÍZENÍ

POZICE:

- 1, 2x STÁVAJÍCÍ KOTEL NA TUHÁ PALIVA (UHLÍ), typ VSB I, á cca 98 kW BUDE ODSTRANĚN
- 2, STÁVAJÍCÍ OCELOVÝ POCHOZ NAD KOTLI SE SCHODIŠTĚM NUTNO ČÁSTEČNĚ UPRAVIT VE VAZBĚ NA NOVÉ ŘEŠENÍ - ČÁSTEČNĚ DOPLNIT O ZÁBRADLÍ, ČÁST DEMONTOVAT A ZRUŠIT VČETNĚ PŘÍSLUŠENSTVÍ
- 3, STÁVAJÍCÍ ROZDĚLOVAČ BUDE DEMONTOVÁN A ZRUŠEN VČETNĚ PŘÍSLUŠENSTVÍ
- 4, STÁVAJÍCÍ SBĚRAČ BUDE DEMONTOVÁN A ZRUŠEN VČETNĚ PŘÍSLUŠENSTVÍ
- 5, STÁVAJÍCÍ EXPANZNÍ NÁDOBA BUDE DEMONTOVÁNA A ZNOVU VYUŽITA PRO NOVÝ SYSTÉM
- 6, STÁVAJÍCÍ ZDĚNÝ SOPOUCH BUDE KOMPLETNĚ VYBOURÁN VČETNĚ PŘÍSLUŠENSTVÍ
- 7, STÁVAJÍCÍ ODTAHOVÝ SPALINOVÝ VENTILÁTOR BUDE DEMONTOVÁN A ZRUŠEN VČETNĚ PŘÍSLUŠENSTVÍ
- 8, STÁVAJÍCÍ VODÁRNA, VČETNĚ PŘÍSLUŠENSTVÍ (např. AKUMULAČNÍ NÁDOBA, ROZVODY POTRUBÍ, ARMATURY, ATD.) BUDE ZRUŠENA A DEMONTOVÁNA
- 9, STÁVAJÍCÍ PODRUŽNÝ VODOMĚR PRO MĚŘENÍ SPOTŘEBY SV PRO POŽÁRNÍ ZBRJOJNICE BUDE ZACHOVÁN
- 10, STÁVAJÍCÍ DVEŘE VČETNĚ ZÁRUBNÍ OPRAVIT A NATŘÍT
- 11, STÁVAJÍCÍ PLECHOVÁ DVÍŘKA OPRAVIT A NATŘÍT

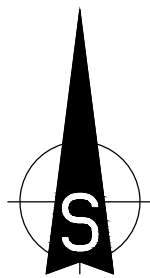

VYPRACOVAL: Ing. Jaroslav STÁŇA, DiS. SCHVÁLIL: Ing. Jaroslav STÁŇA, DiS. HLAVNÍ PROJEKTANT: Ing. Jaroslav STÁŇA, DiS. PROJEKTOVÝ ATELIER  SEAP Rokycany s.r.o. Na Pátku 122, 337 01 Rokycany e-mail: seap@seap.cz	STAVBA: SNÍŽENÍ ENERGETICKÉ NÁROČNOSTI BUDOVY DĚLNICKÉHO DOMU OBJEKT: PLYNOFIKACE OBJEKTU OBSAH: TECHNOLOGIE NÁZEV: PŮDORYS 1. PP STÁVAJÍCÍ STAV - DEMONTÁŽE	INVESTOR: obec Chyňava, Chyňava 39, PSČ 267 07 MÍSTO STAVBY: Dělnický dům, Chyňava 277, 267 07 STATUS DOKUMENTACE: DPS ZAK. Č.: 1102011 DATUM: 05/2013 MĚŘÍTKO: 1:50 POČET A4: JAZYK: CZ ČÍSLO VÝKRESU: SE 1102011 PAaB 02A název souboru: 1102011saa - dělnický dům_rozpobit.0.dwg	ČÍSLO PARÉ:
---	--	--	-------------


VYPRACOVAL:		STAVBA:		INVESTOR:		ČÍSLO PARE:	
Ing. Jaroslav STÁŇA, DiS. SCHVÁLIL:		SNÍŽENÍ ENERGETICKÉ NÁROČNOSTI BUDOVY DÉLNICKÉHO DOMU		obec Chyňava, Chyňava 39, PSČ 267 07			
Ing. Jaroslav STÁŇA, DiS.				MÍSTO STAVBY:			
HLAVNÍ PROJEKTANT:		OBJEKT: PLYNOFIKACE OBJEKTU		Dělnický dům, Chyňava 277, 267 07			
Ing. Jaroslav STÁŇA, DiS.		OBSAH: TECHNOLOGIE		STATUS DOKUMENTACE: DPS			
PROJEKTOVÝ ATÉLIÉR		NÁZEV:		ZAK. Č.: DATUM: MĚRITKO: INDEX DÍLENY: DATUM:			
 SEAP Rokyčany s.r.o. Na Pátku 122, 337 01 Rokyčany e-mail: seap@seap.cz		PŮDORYS 1. PP NOVÝ STAV		1102011 05/2013 1:50 A -			
				POČET A4: JAZYK: C			
				ČÍSLO VÝKRESU:			
				SE 1102011 PAaB 03A			
				název souboru: 1102011saa - dělnický_dům_ruzpob0.dwg			

cca 19000

4140

max. 300mm

1. NP a 2. NP
POŽ. ZBROJNICE
3. NP NÁSTAVBA
1. NP HLEDIŠTĚ
1. NP ŠATNA
1. NP a 2. NP
POŽ. ZBROJNICE
3. NP NÁSTAVBA
1. NP HLEDIŠTĚ
1. NP ŠATNA

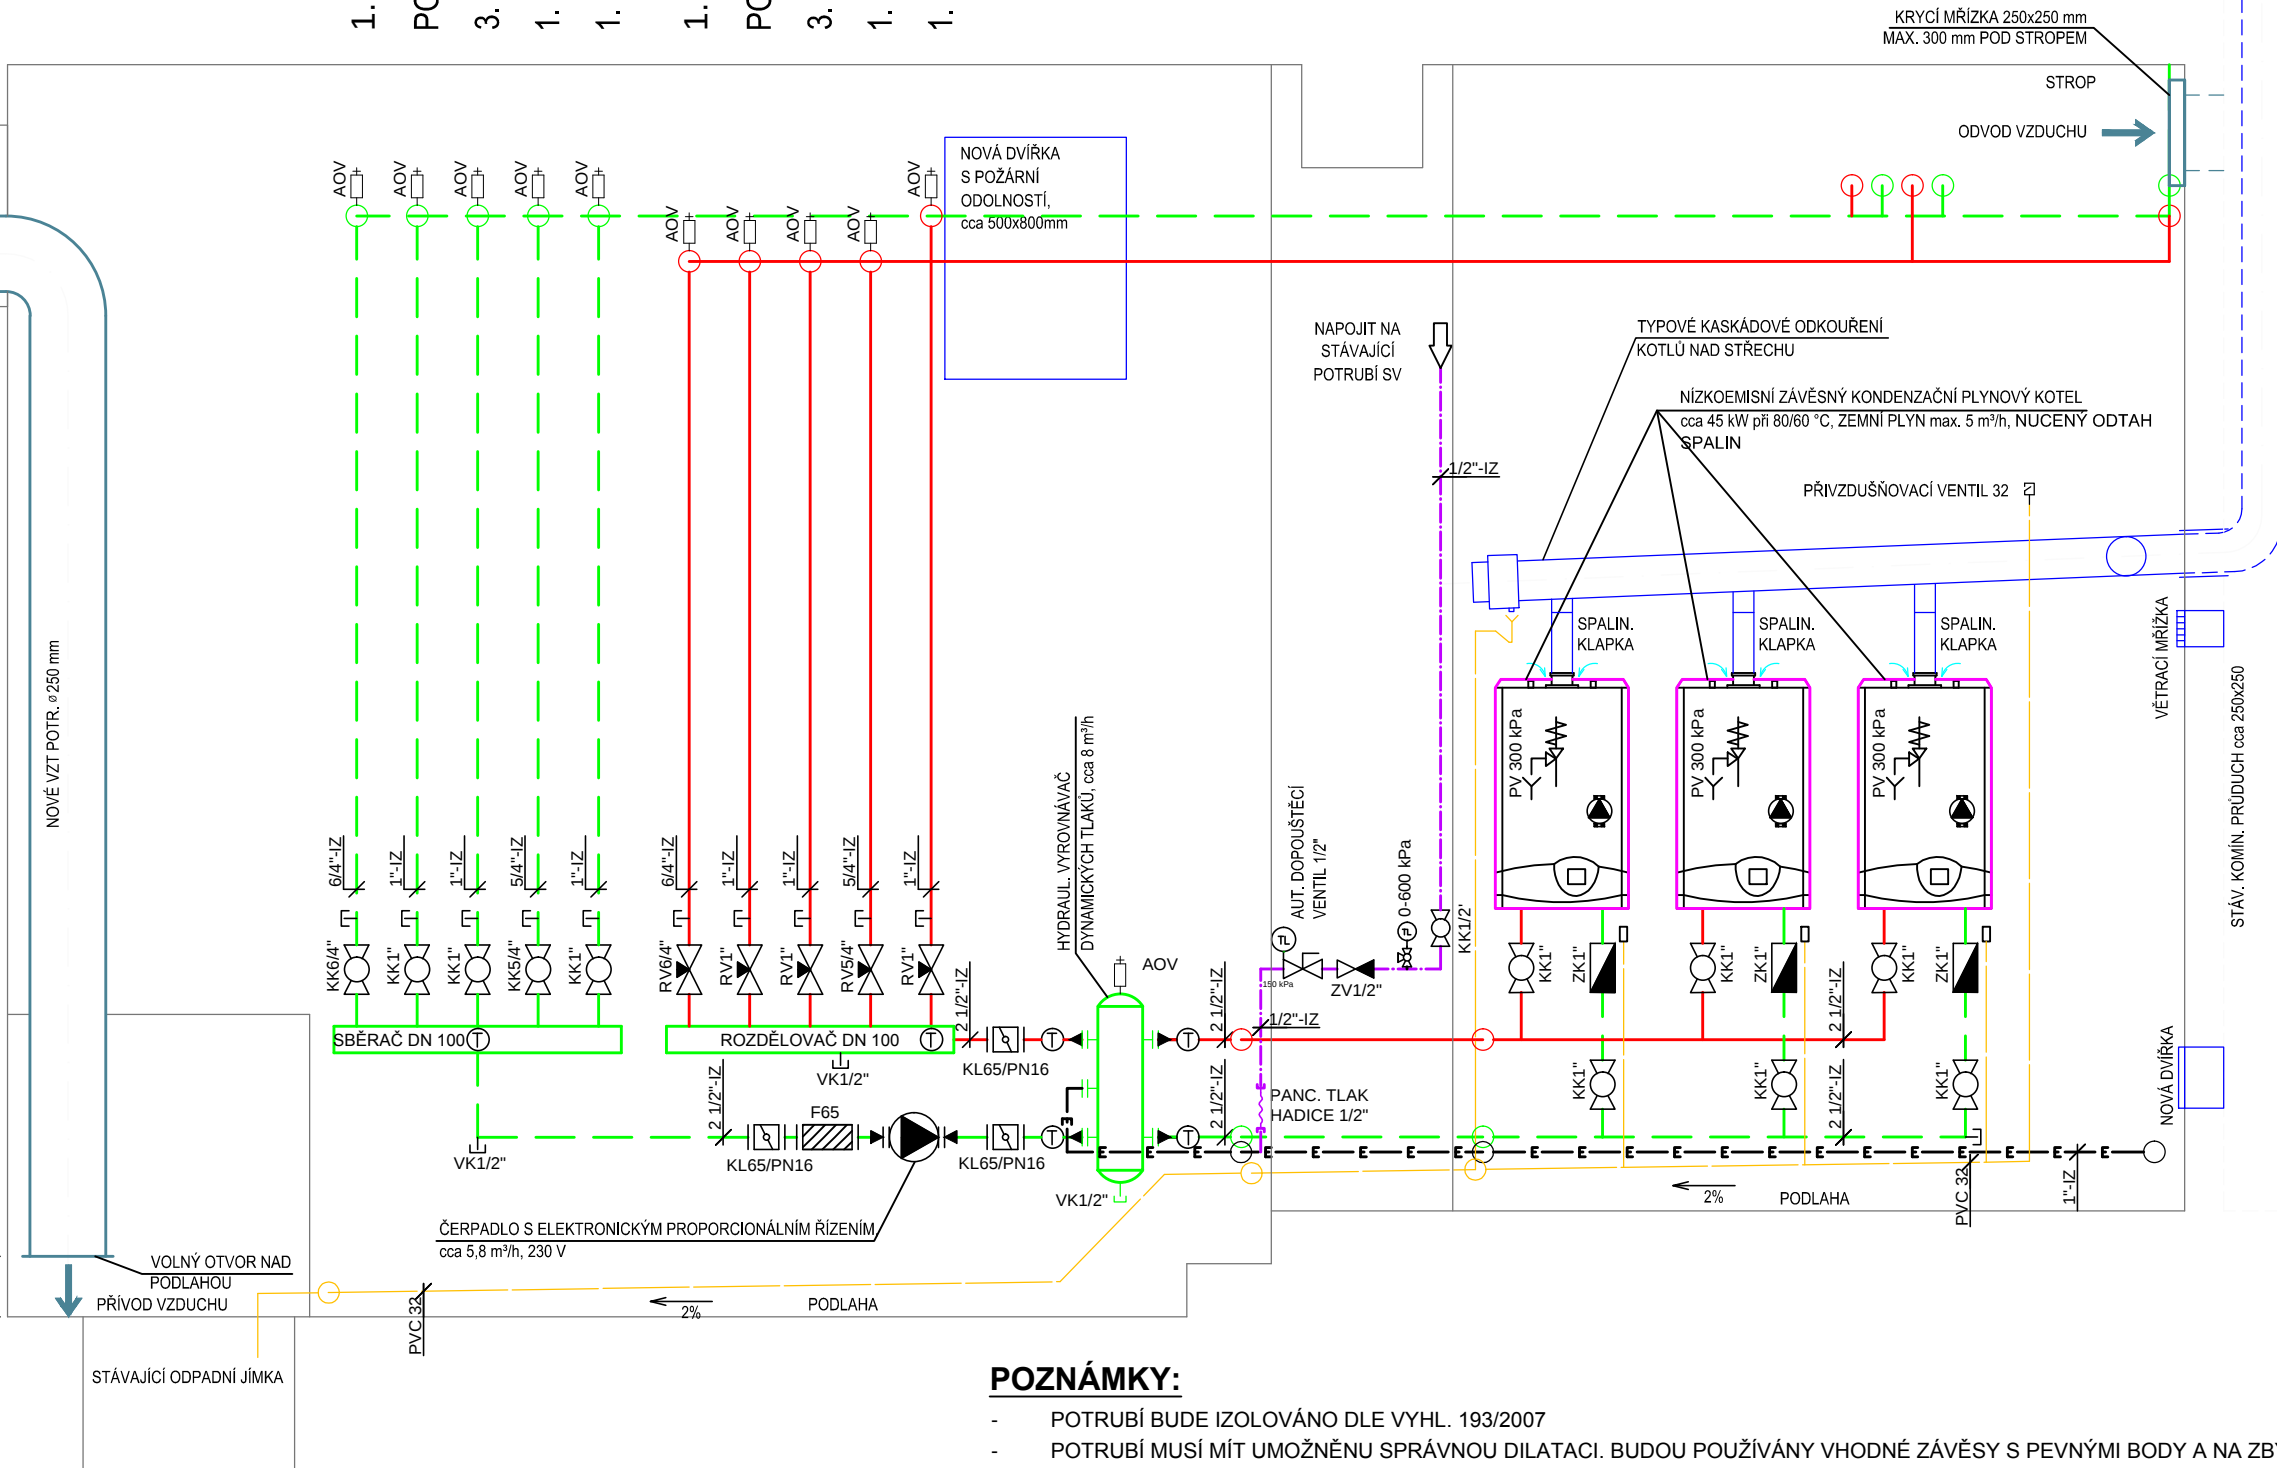

POZNÁMKY:

- POTRUBÍ BUDE IZOLOVÁNO DLE VYHL. 193/2007
- POTRUBÍ MUSÍ MÍT UMOŽNĚNU SPRÁVNOU DILATACI. BUDOU POUŽÍVÁNY VHDNÉ ZÁVĚSY S PEVNÝMI BODY A NA ZBÝVAJÍCÍ ČÁSTI POTRUBÍ BUDE UMOŽNĚN POTŘEBNÝ POSUV JAK POTRUBÍ, TAK SOUVISEJÍCÍCH ARMATUR A FITINEK.
- VEŠKERÉ ZAŘÍZENÍ, POTRUBÍ A PŘÍSLUŠENSTVÍ BUDE UPEVNĚNO POMOCÍ TYPOVÝCH ZÁVĚSŮ A ÚCHYTŮ
- NAPOJENÍ VŠECH ARMATUR NA POTRUBÍ JE PŘES SVĚRNÉ ŠROUBENÍ
- POTRUBÍ SPOJOVAT LIŠOVACÍMI TVAROVKAMI
- PROSTUPY POTRUBÍ NOSNÝMI STĚNAMI A STROPY BUDOU PROVEDENY SKRZ CHRÁNIČKU
- PROSTUPY POŽÁRNÍMI ÚSEKY BUDOU TĚSNĚNY PROTI POŽÁRU CERTIFIKOVANÝM ZPŮSOBEM NA POŽÁRNÍ ODOLNOST DLE POŽÁRNÍ ZPRÁVY
- POŽÁRNÍ PRŮCHODKY MUSÍ UMOŽNIT POHYB PROCHÁZĚJÍCÍHO POTRUBÍ
- JEDNOTLIVÁ ZAŘÍZENÍ BUDOU INSTALOVÁNA V SOULADU S NÁVODEM VÝROBCE
- POTRUBÍ VEDENÁ PŘES DILATAČNÍ SPÁRY BUDOU VEDENA SKRZ PEVNOU CHRÁNIČKU
- VŠECHNY MONTÁŽNÍ OTVORY A VEDENÍ JE NUTNO KOORDINOVAT S OSTATNÍMI ČÁSTMI STAVBY PŘED JEJICH PROVEDENÍM
- KOLEM CELÉHO VOLNÉHO OKRAJE PODEST A SCHODIŠTĚ BUDE ZŘÍZENO ZÁBRADLÍ DLE ČSN 74 3305. U PODEST BUDE POUŽITA ZÁBRADELNÍ ZARÁŽKA O VÝŠCE 100 MM.
- ČSN 73 4130, ODS. 37 - POVRCH STUPNIC MÁ BÝT ODOLNÝ PROTI MECHANICKÉMU NAMÁHÁNÍ, MÍT MALOU SKLZUZNOST (NAPŘ. ŽEBROVÝ OCELOVÝ PLECH) A BÝT DOBRĚ ČISTITELNÝ. HRANY HLADKÝCH STUPŇŮ MAJÍ BÝT UPRAVENY TAK, ABY ZAMEZOVALY SKLOUZnutí (PROFILOVANÝMI ROHOVNÍKY, KARBORUNDOVÝMI PROUŽKY APOD.). POVRCHY STUPNIC MAJÍ BÝT ODLÍŠENY OD POVRCHU ODPOČÍVADEL TAK, ABY BYLO JASNĚ PATRNO, KDE SCHODIŠTĚOVÉ RAMENO ZAČÍNÁ A KONČÍ (NAPŘ. BAREVNĚ).
- UMÍSTĚNÍ KOTLE A ZAŘÍZENÍ UPRAVIT DLE SKUTEČNÉHO DODÁNÍ KOTLE A ZAŘÍZENÍ S VAZBOU NA POŽADAVKY VÝROBCE KOTLE A ZAŘÍZENÍ PRO MONTÁŽNÍ, OBSLUŽNÉ A SERVISNÍ PŘÍSTUPY
- ČÁST STÁVAJÍCÍHO POTRUBÍ V KOTELNĚ BUDE DEMONTOVÁNA. NAPOJOVACÍ BODY STÁVAJÍCÍHO POTRUBÍ NA NOVÉ JSOU PATRNÉ Z VÝKRESU NOVÉHO STAVU.
- TECHNICKÁ MÍSTNOST BUDE MÍT VYSRAVENY OMÍTKY, BUDE VYČIŠTĚNA A VYMALOVÁNA. VYBOURÁNÍ STÁVAJÍCÍHO KOUŘOVODU A SOKLU POD KOTLI BUDE STAVEBNĚ ZACÍŠTĚN.

UPOZORNĚNÍ:

- U VŠECH POUŽÍVANÝCH VÝROBKŮ A MATERIÁLŮ JE OD DODAVATELŮ VYŽADOVÁNO UJIŠTĚNÍ O VYDÁNÍ PROHLÁŠENÍ O SHODĚ* PODLE USTANOVENÍ §13, ODS. 5, ZÁKONA Č. 22/1997 SB. VE ZNĚNÍ POZDĚJŠÍCH PŘEDPISŮ
- JSOU-LI VE VÝKRESOVÉ DOKUMENTACI ODKAZY NA OBCHODNÍ JMÉNO (KONKRÉTNÍ VÝROBEK), PROJEKTANT V SOULADU S §44, ODS. 11, ZÁKONA Č. 137/2006 SB. PŘIPOUŠTÍ POUŽITÍ JINÝCH, KVALITATIVNĚ A TECHNICKY OBDOBŇNÝCH ŘEŠENÍ S TÍM, ŽE UVEDENÝ VÝROBEK JE NUTNO CHÁPAT JAKO MINIMÁLNÍ TECHNICKÝ STANDARD.

LEGENDA:


- STÁVAJÍCÍ ROZVOD TOPNÉ VODY
- STÁVAJÍCÍ ROZVOD VRATNÉ VODY
- STÁVAJÍCÍ ROZVOD GRAVITAČNÍ KANALIZACE
- STÁVAJÍCÍ ROZVOD STUDENÉ VODY
- NOVÝ ROZVOD TOPNÉ VODY
- NOVÝ ROZVOD VRATNÉ VODY
- NOVÉ EXPANZNÍ POTRUBÍ
- NOVÉ KANALIZAČNÍ POTRUBÍ
- NOVÉ VĚTRÁNÍ
- NOVÝ ROZVOD VODY

VYPRACOVAL: Ing. Jaroslav STÁNA, DiS. SCHVÁLIL: Ing. Jaroslav STÁNA, DiS. HLAVNÍ PROJEKTANT: Ing. Jaroslav STÁNA, DiS. PROJEKTOVÝ ATELIER  SEAP Rokycany s.r.o. Na Pátku 122, 337 01 Rokycany e-mail: seap@seap.cz	STAVBA: SNÍŽENÍ ENERGETICKÉ NÁROČNOSTI BUDOVY DĚLNICKÉHO DOMU OBJEKT: PLYNOFIKACE OBJEKTU OBSAH: TECHNOLOGIE KOTELNY NÁZEV: ŘEZ - NOVÝ STAV	INVESTOR: obec Chyňava, Chyňava 39, PSČ 267 07 MÍSTO STAVBY: Dělnický dům, Chyňava 277, 267 07 STATUS DOKUMENTACE: DPS ZAK. Č.: 1102011 DATUM: 05/2013 MĚRÍTKO: 1:25 JAZYK: CZ ČÍSLO VÝKRESU: SE 1102011 PAaB 04A název souboru: 1102011saa - dělnický dům_rozpočet 0.dwg	ČÍSLO PARÉ:
---	---	---	-------------

Pozice	Označení
	DIMENZE ODKOUŘENÍ A JEDNOTLIVÉ DÍLY - MUSÍ BÝT UPRAVENY DLE NÁVODŮ VÝROBCE POUŽITÝCH KOTLŮ - 2x prodlužovací kus $\varnothing 80\text{ mm} \times 0,5\text{ m}$ - 2x koleno $\varnothing 130\text{ mm}$, 87° - 2x spalínová trubka $\varnothing 130\text{ mm}$ s redukcí $\varnothing 80\text{ mm}$ (úhel 45°) $\times 0,8\text{ m}$ - 1x odvaděč kondenzátu $\varnothing 130\text{ mm}$ se sifonem - 1x revizní otvor $\varnothing 130\text{ mm}$ s krytem - 1x prodlužovací kus $\varnothing 130\text{ mm} \times 0,5\text{ m}$
S 2	Základní přípojovací sada pro připojení na komín, šachtu - 1x podpěrné koleno s konzolou 87°, $\varnothing 130\text{ mm}$ - 1x spalínová trubka, $\varnothing 130\text{ mm} \times 0,7\text{ m}$ - 1x kryt komína, šachty pro $\varnothing 130\text{ mm}$ - 1x krytka pro $\varnothing 130\text{ mm}$ - 1x ochranná trubka pro průchod stěnou $\varnothing 130\text{ mm} \times 0,24\text{ m}$ - 1x krycí mřížka pro přívod vzduchu - 5x držák odstupu pro $\varnothing 130\text{ mm}$
S 3	Rozšiřující sada pro 3. kotel - 3x spalínová klapka - 1x spalínová trubka $\varnothing 130\text{ mm}$ s redukcí $\varnothing 80\text{ mm}$ (úhel 45°) $\times 0,8\text{ m}$ - 1x prodlužovací kus $\varnothing 80\text{ mm} \times 0,5\text{ m}$ - 1x koleno, $\varnothing 80\text{ mm}$, 87°
1	Doplňující příslušenství - Prodlužovací kus odkouření, $1,0\text{ m}$, $\varnothing 130\text{ mm}$ - Prodlužovací kus odkouření, $2,0\text{ m}$, $\varnothing 130\text{ mm}$ - Koleno 87°, $\varnothing 130\text{ mm}$ - Koleno 45°, $\varnothing 130\text{ mm}$

VYPRACOVAL: Ing. Jaroslav STÁŇA, DiS. SCHVÁLIL: Ing. Jaroslav STÁŇA, DiS. HLAVNÍ PROJEKTANT: Ing. Jaroslav STÁŇA, DiS.		STAVBA: SNÍŽENÍ ENERGETICKÉ NÁROČNOSTI BUDOVY DĚLNICKÉHO DOMU		INVESTOR: obec Chyňava, Chyňava 39, PSČ 267 07 MÍSTO STAVBY: Dělnický dům, Chyňava 277, 267 07		ČÍSLO PARÉ:
PROJEKTOVÝ ATELIÉR  SEAP [®] Rokycany s.r.o. Na Pátku 122, 337 01 Rokycany e.mail: seap@seap.cz		OBJEKT: PLYNOFIKACE OBJEKTU OBSAH: TECHNOLOGIE KOTELNY		STATUS DOKUMENTACE: DPS		
NÁZEV: PRINCIP ODKOUŘENÍ KOTLŮ		ZAK. Č.: 1102011 DATUM: 05/2013 POČET A4:		MĚŘITKO: A INDEX ZMĚNY: - JAZYK: CZ		
		ČÍSLO VÝKRESU: SE 1102011 PAaB 05A				

název souboru: 1102011saa - dělnický dům_rozpočet.0.dwg

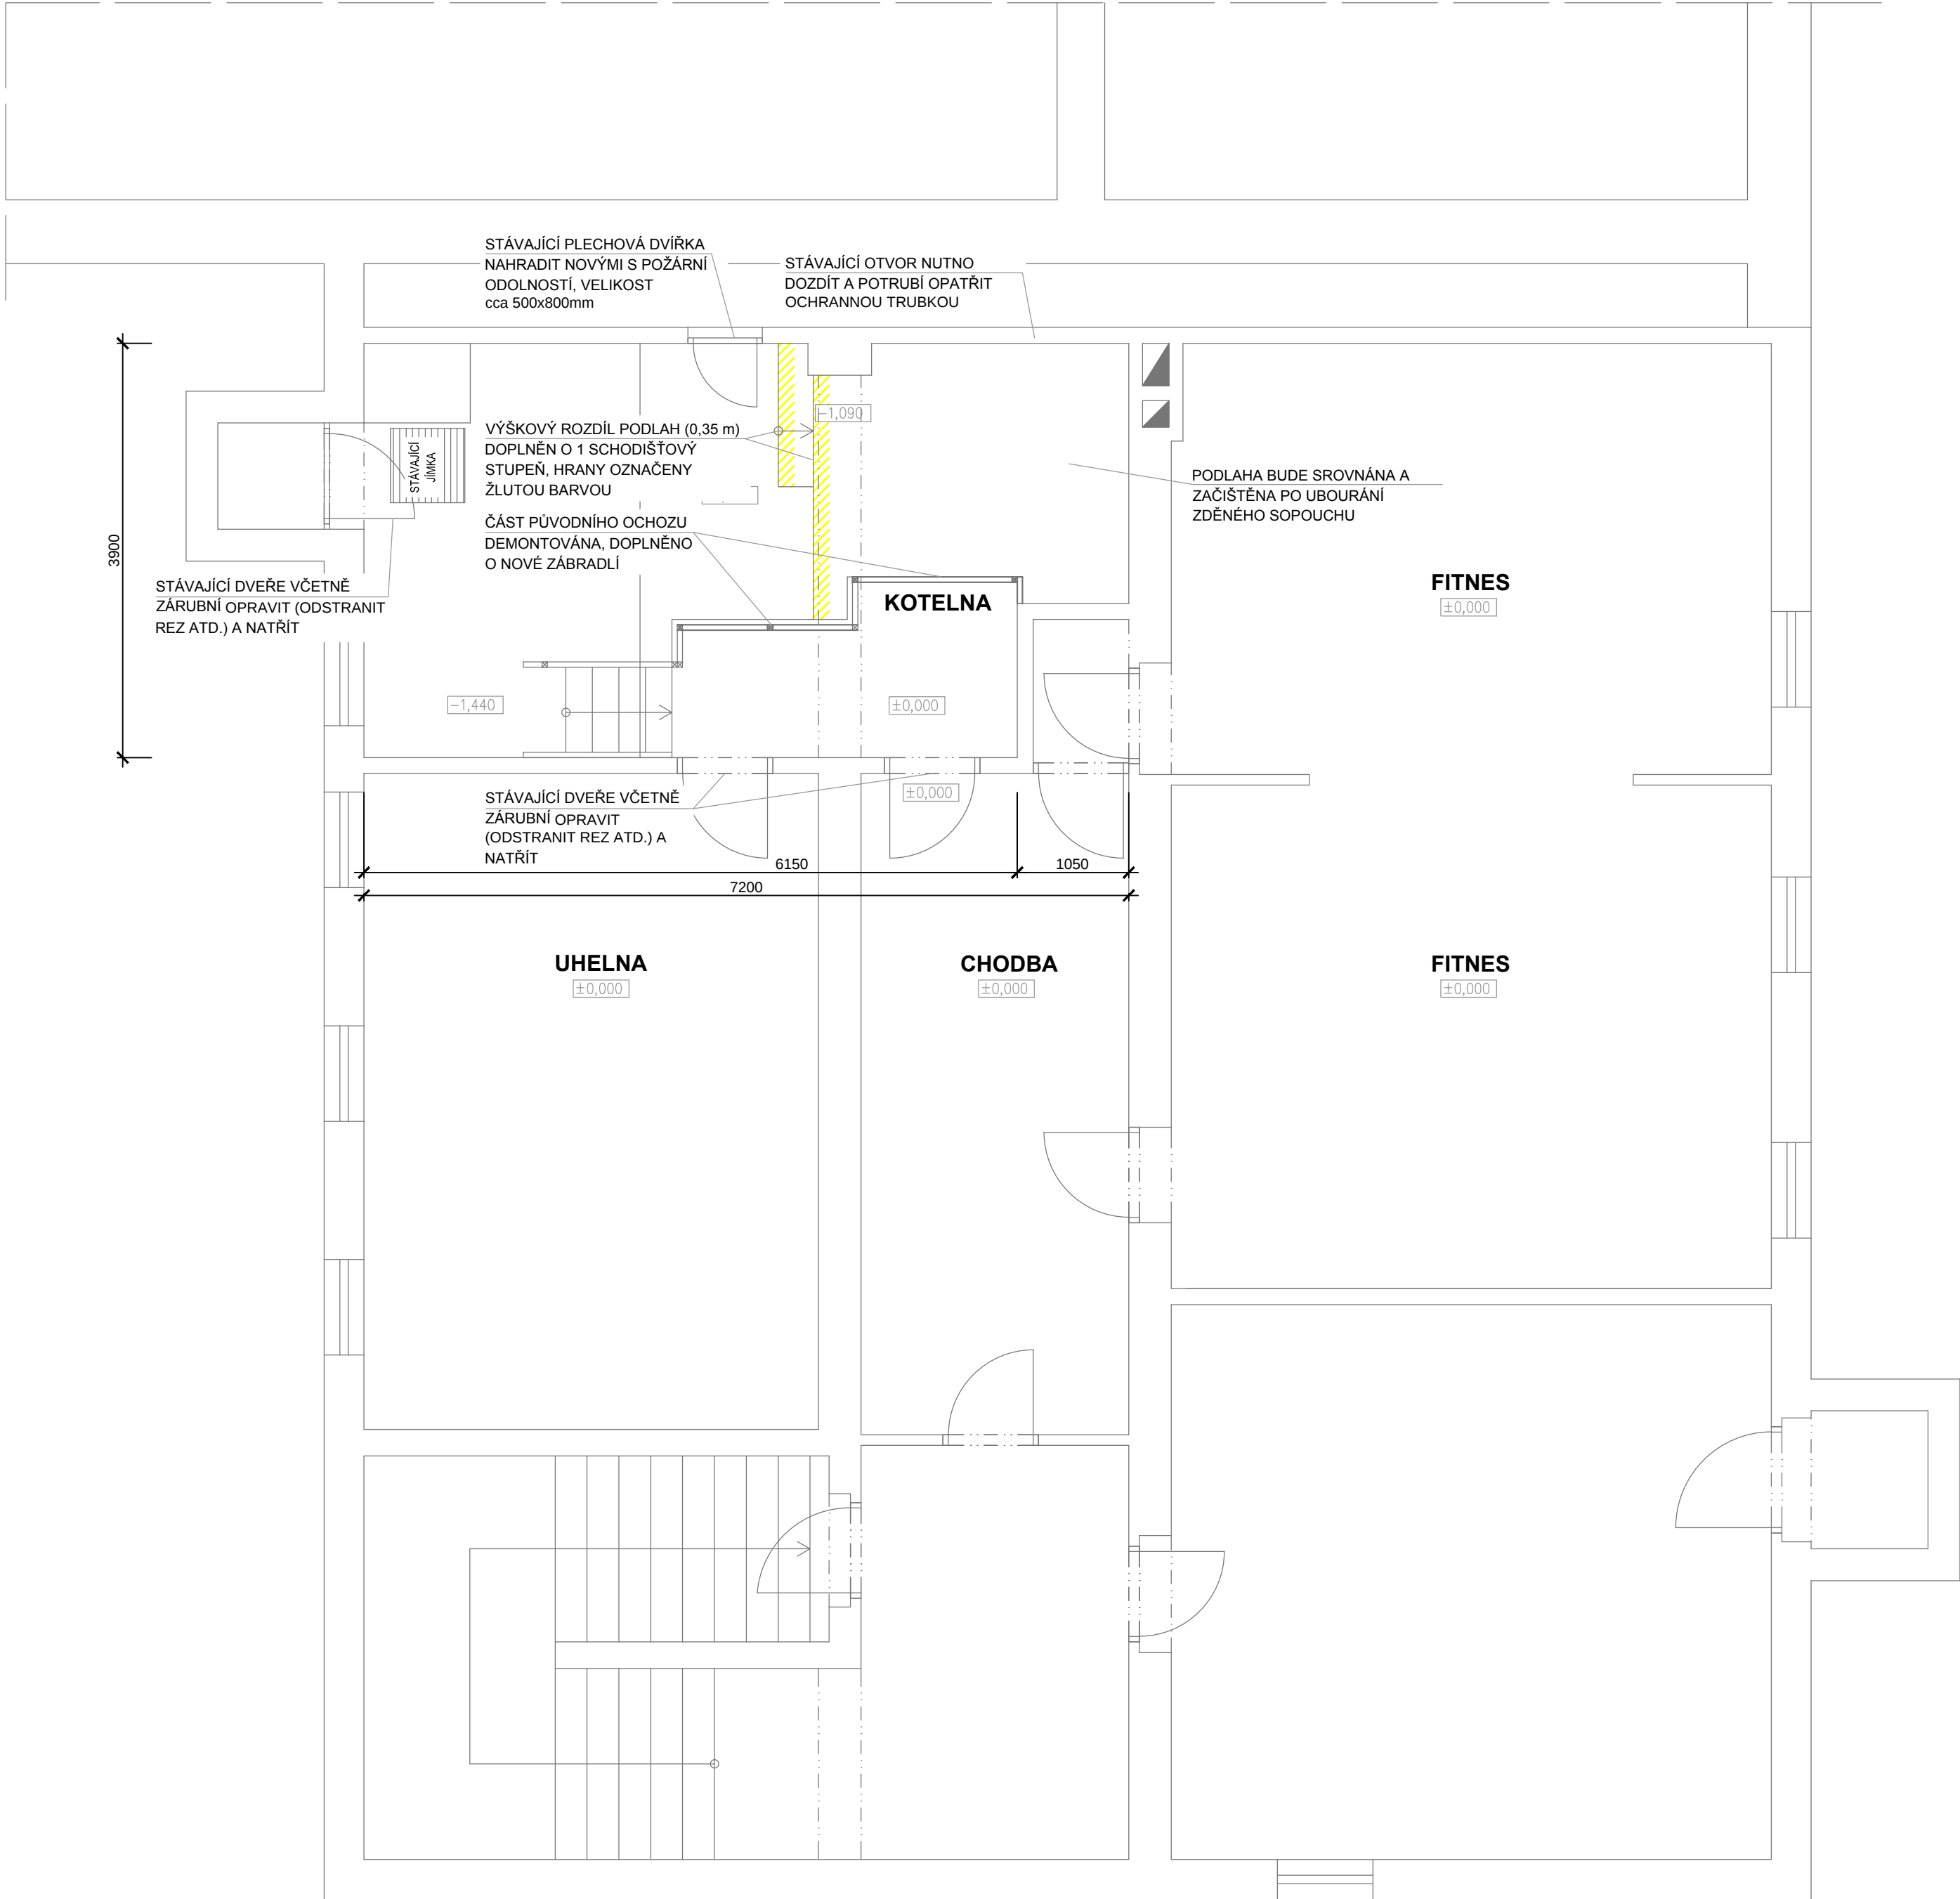


POZNÁMKY:

- POTRUBÍ BUDE IZOLOVÁNO DLE VYHL. 193/2007
- POTRUBÍ MUSÍ MÍT UMOŽNĚNU SPRÁVNOU DILATACI. BUDOU POUŽÍVÁNY VHODNÉ ZÁVĚSY S PEVNÝMI BODY A NA ZBÝVAJÍCÍ ČÁSTI POTRUBÍ BUDE UMOŽNĚN POTŘEBNÝ POSUV JAK POTRUBÍ, TAK SOUVISEJÍCÍCH ARMATUR A FITINEK.
- VEŠKERÉ ZAŘÍZENÍ, POTRUBÍ A PŘÍSLUŠENSTVÍ BUDE UPEVNĚNO POMOCÍ TYPOVÝCH ZÁVĚSŮ A ÚCHYTŮ
- NAPOJENÍ VŠECH ARMATUR NA POTRUBÍ JE PŘES SVĚRNÉ ŠROUBENÍ
- POTRUBÍ SPOJOVAT LISOVACÍMI TVAROVKAMI
- PROSTUPY POTRUBÍ NOSNÝMI STĚNAMI A STROPY BUDOU PROVEDENY SKRZ CHRÁNIČKU
- PROSTUPY POŽÁRNÍMI ÚSEKY BUDOU TĚSNĚNY PROTI POŽÁRU CERTIFIKOVANÝM ZPŮSOBEM NA POŽÁRNÍ ODOLNOST DLE POŽÁRNÍ ZPRÁVY
- POŽÁRNÍ PRŮCHODKY MUSÍ UMOŽNIT POHYB PROCHÁZEJÍCÍHO POTRUBÍ
- JEDNOTLIVÁ ZAŘÍZENÍ BUDOU INSTALOVÁNA V SOULADU S NÁVODEM VÝROBCE
- POTRUBÍ VEDENÁ PŘES DILATAČNÍ SPÁRY BUDOU VEDENA SKRZ PEVNOU CHRÁNIČKU
- VŠECHNY MONTÁŽNÍ OTVORY A VEDENÍ JE NUTNO KOORDINOVAT S OSTATNÍMI ČÁSTMI STAVBY PŘED JEJICH PROVEDENÍM
- KOLEM CELÉHO VOLNÉHO OKRAJE PODEST A SCHODIŠŤ BUDE ZŘÍZENO ZÁBRADLÍ DLE ČSN 74 3305. U PODEST BUDE POUŽITA ZÁBRADELNÍ ZARÁŽKA O VÝŠCE 100 MM.
- ČSN 73 4130, ODST. 37 - POVRCH STUPNIC MÁ BÝT ODOLNÝ PROTI MECHANICKÉMU NAMÁHÁNÍ, MÍT MALOU SKLUZNOST (NAPŘ. ŽEBROVÝ OCELOVÝ PLECH) A BÝT DOBŘE ČISTITELNÝ. HRANY HLADKÝCH STUPŇŮ MAJÍ BÝT UPRÁVENY TAK, ABY ZAMEZOVALY SKLOUZNUTÍ (PROFILOVANÝMI ROHOVNÍKY, KARBORUNDOVÝMI PROUŽKY APOD.). POVRCHY STUPNIC MAJÍ BÝT ODLIŠENY OD POVRCHU ODPOČÍVADEL TAK, ABY BYLO JASNĚ PATRNO, KDE SCHODIŠŤOVÉ RAMENO ZAČÍNÁ A KONČÍ (NAPŘ. BAREVNĚ).
- UMÍSTĚNÍ KOTLE A ZAŘÍZENÍ UPRAVIT DLE SKUTEČNÉHO DODÁNÍ KOTLE A ZAŘÍZENÍ S VAZBOU NA POŽADAVKY VÝROBCE KOTLE A ZAŘÍZENÍ PRO MONTÁŽNÍ, OBSLUŽNÉ A SERVISNÍ PŘÍSTUPY
- ČÁST STÁVAJÍCÍHO POTRUBÍ V KOTELNĚ BUDE DEMONTOVÁNA. NAPOJOVACÍ BODY STÁVAJÍCÍHO POTRUBÍ NA NOVÉ JSOU PATRNÉ Z VÝKRESU NOVÉHO STAVU.
- TECHNICKÁ MÍSTNOST BUDE MÍT VYSYPRAVENY OMÍTKY, BUDE VYČIŠTĚNA A VYMALOVÁNA. VYBOURÁNÍ STÁVAJÍCÍHO KOUŘOVODU A SOKLU POD KOTLI BUDE STAVEBNĚ ZAČIŠTĚN.

UPOZORNĚNÍ:

- U VŠECH POUŽÍVANÝCH VÝROBKŮ A MATERIÁLŮ JE OD DODAVATELŮ VYŽADOVÁNO UJIŠTĚNÍ O VYDÁNÍ PROHLÁŠENÍ O SHODĚ* PODLE USTANOVENÍ §13, ODST. 5, ZÁKONA Č.22/1997 SB. VE ZNĚNÍ POZDĚJŠÍCH PŘEDPISŮ
- JSOU-LI VE VÝKRESOVÉ DOKUMENTACI ODKAZY NA OBCHODNÍ JMÉNO (KONKRÉTNÍ VÝROBEK), PROJEKTANT V SOULADU S §44, ODST. 11, ZÁKONA Č.137/2006 SB. PŘÍPOUŠTÍ POUŽITÍ JINÝCH, KVALITATIVNĚ A TECHNICKY OBDOBNÝCH ŘEŠENÍ S TÍM, ŽE UVEDENÝ VÝROBEK JE NUTNO CHÁPAT JAKO MINIMÁLNÍ TECHNICKÝ STANDARD.

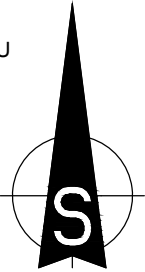

VYPRACOVAL: Ing. Jaroslav STÁŇA, DiS. SCHVÁLIL: Ing. Jaroslav STÁŇA, DiS. HLAVNÍ PROJEKTANT: Ing. Jaroslav STÁŇA, DiS. PROJEKTOVÝ ATELIER  SEAP Rokycany s.r.o. Na Pátku 122, 337 01 Rokycany e-mail: seap@seap.cz		STAVBA: SNÍŽENÍ ENERGETICKÉ NÁROČNOSTI BUDOVY DĚLNICKÉHO DOMU OBJEKT: PLYNOFIKACE OBJEKTU OBSAH: TECHNOLOGIE KOTELNY NÁZEV: PŮDORYS 1. PP NOVÝ STAV, STAVEBNÍ ČÁST		INVESTOR: obec Chyňava, Chyňava 39, PSČ 267 07 MÍSTO STAVBY: Dělnický dům, Chyňava 277, 267 07 STATUS DOKUMENTACE: DPS ZAK. Č.: 1102011 DATUM: 05/2013 MĚRÍTKO: 1:50 JAZYK: CZ ČÍSLO VÝKRESU: SE 1102011 PAaB 06A název souboru: 1102011saa - dělnický dům_rozpočet 0.dwg		ČÍSLO PARÉ:
---	--	---	--	---	--	-------------