



OBNOVA KANALIZACE NERATOVICE

C.1. SITUACE ŠIRŠÍCH VZTAHŮ

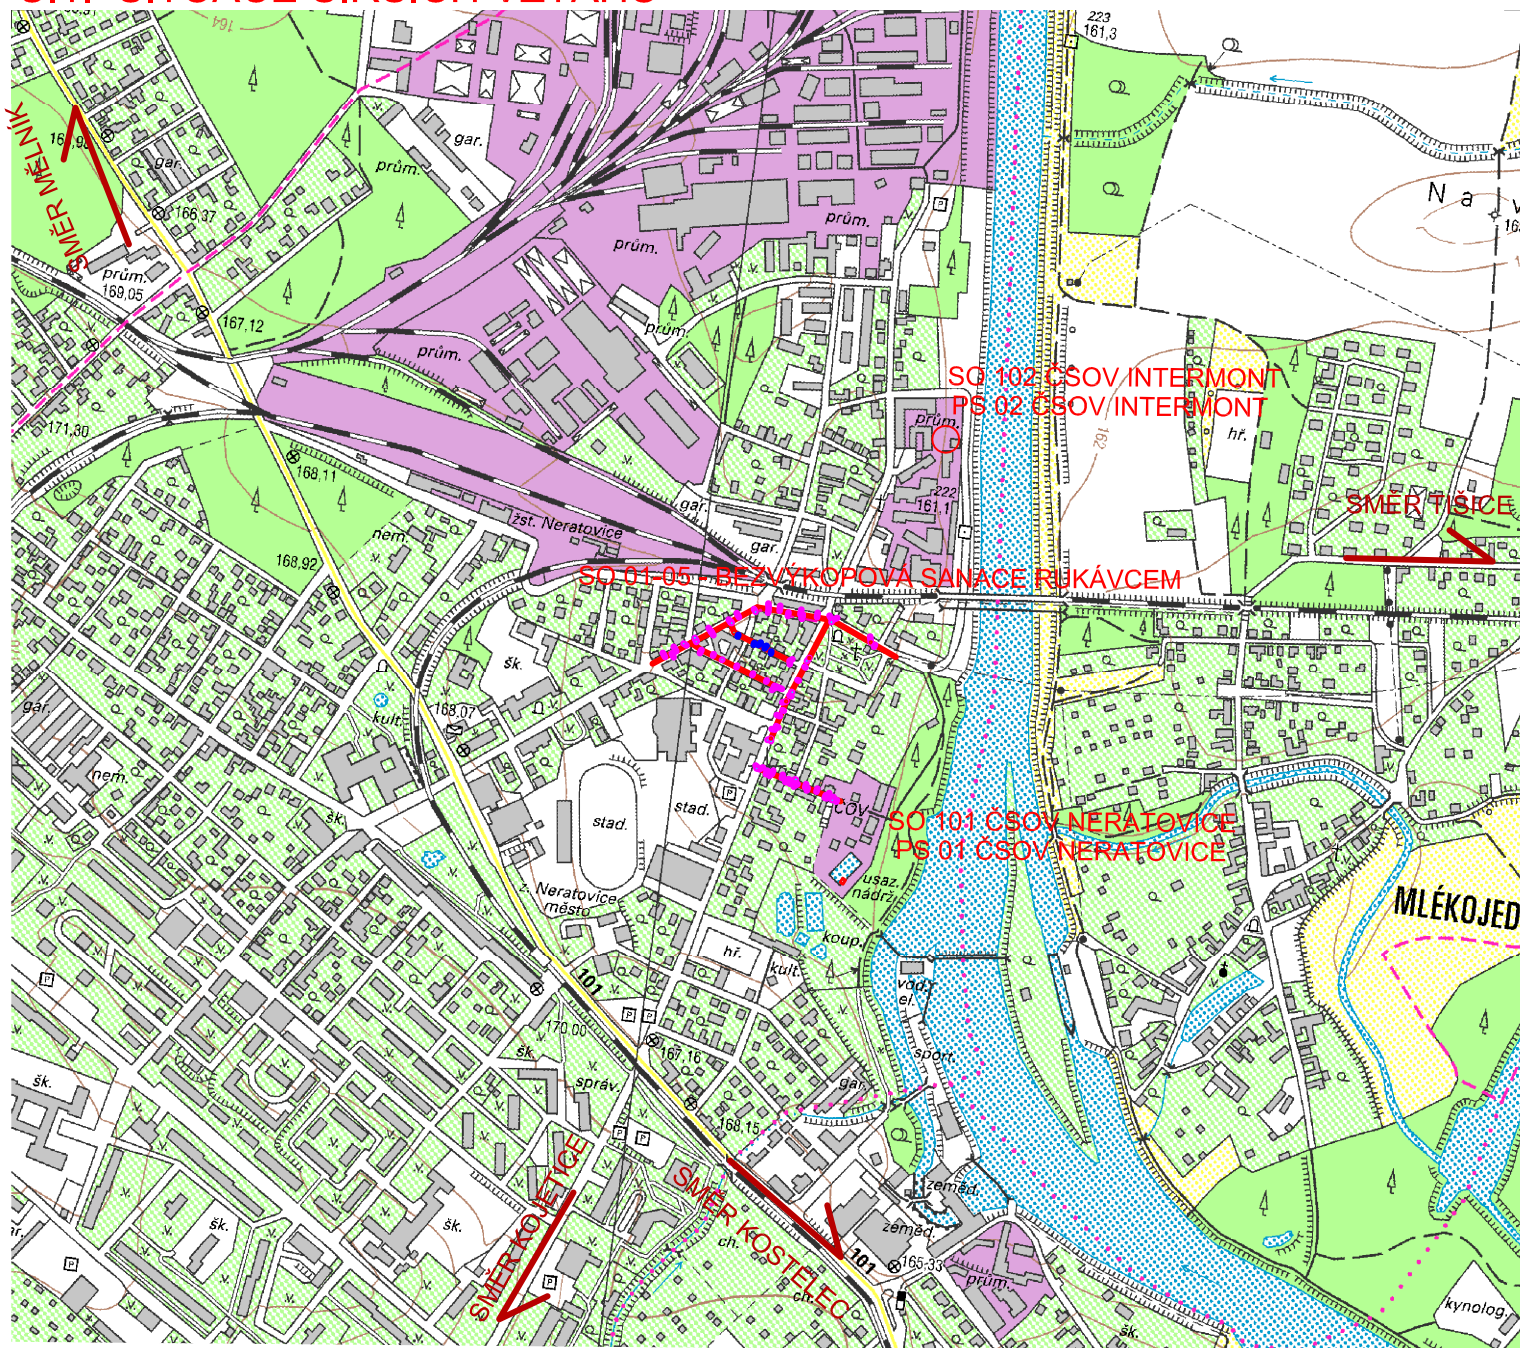

LEGENDA - OBNOVOVANÉ SÍTĚ:

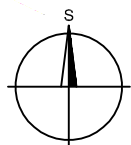

JEDNOTNÁ KANALIZACE - BEZVÝKOPOVÁ SANACE

DOMOVNÍ KANALIZAČNÍ PŘÍPOJKY, VPUSTI - ÚPRAVA ZAÚSTĚNÍ

DOMOVNÍ KANALIZAČNÍ PŘÍPOJKY, VPUSTI NEOVĚŘENÁ POLOHA - ÚPRAVA ZAÚSTĚNÍ

SOUŘADNICOVÝ SYSTÉM: JTSK

VÝŠKOVÝ SYSTÉM: Bpv

Kreslil ING. TOMÁŠ GRIM <i>Grim</i>	Navrhl ING. MGR. P. DVOŘÁK <i>Dvořák</i>	Odp. projektant ING. MGR. P. DVOŘÁK <i>Dvořák</i>	Techn. kontrola ING. JAN CHLÁŘ <i>Chlář</i>	 VODOHOSPODÁŘSKÝ ROZVOJ A VÝSTAVBA a.s. Nábřeží 4 150 56 Praha 5
Kraj STŘEDOČESKÝ KRAJ	Obec NERATOVICE			
Investor VODÁRNÝ Kladno Mělník				Soubor staré_Neratovice_situace.dwg
OBNOVA KANALIZACE NERATOVICE				Formát 1 A4
C. SITUACE				Datum 3/2014
C.1. SITUACE ŠIRŠÍCH VZTAHŮ				Stupeň DSP / RDS
				Zakázka 2591/002
				Měřítko M 1:10000
				Č. výkresu C.1.