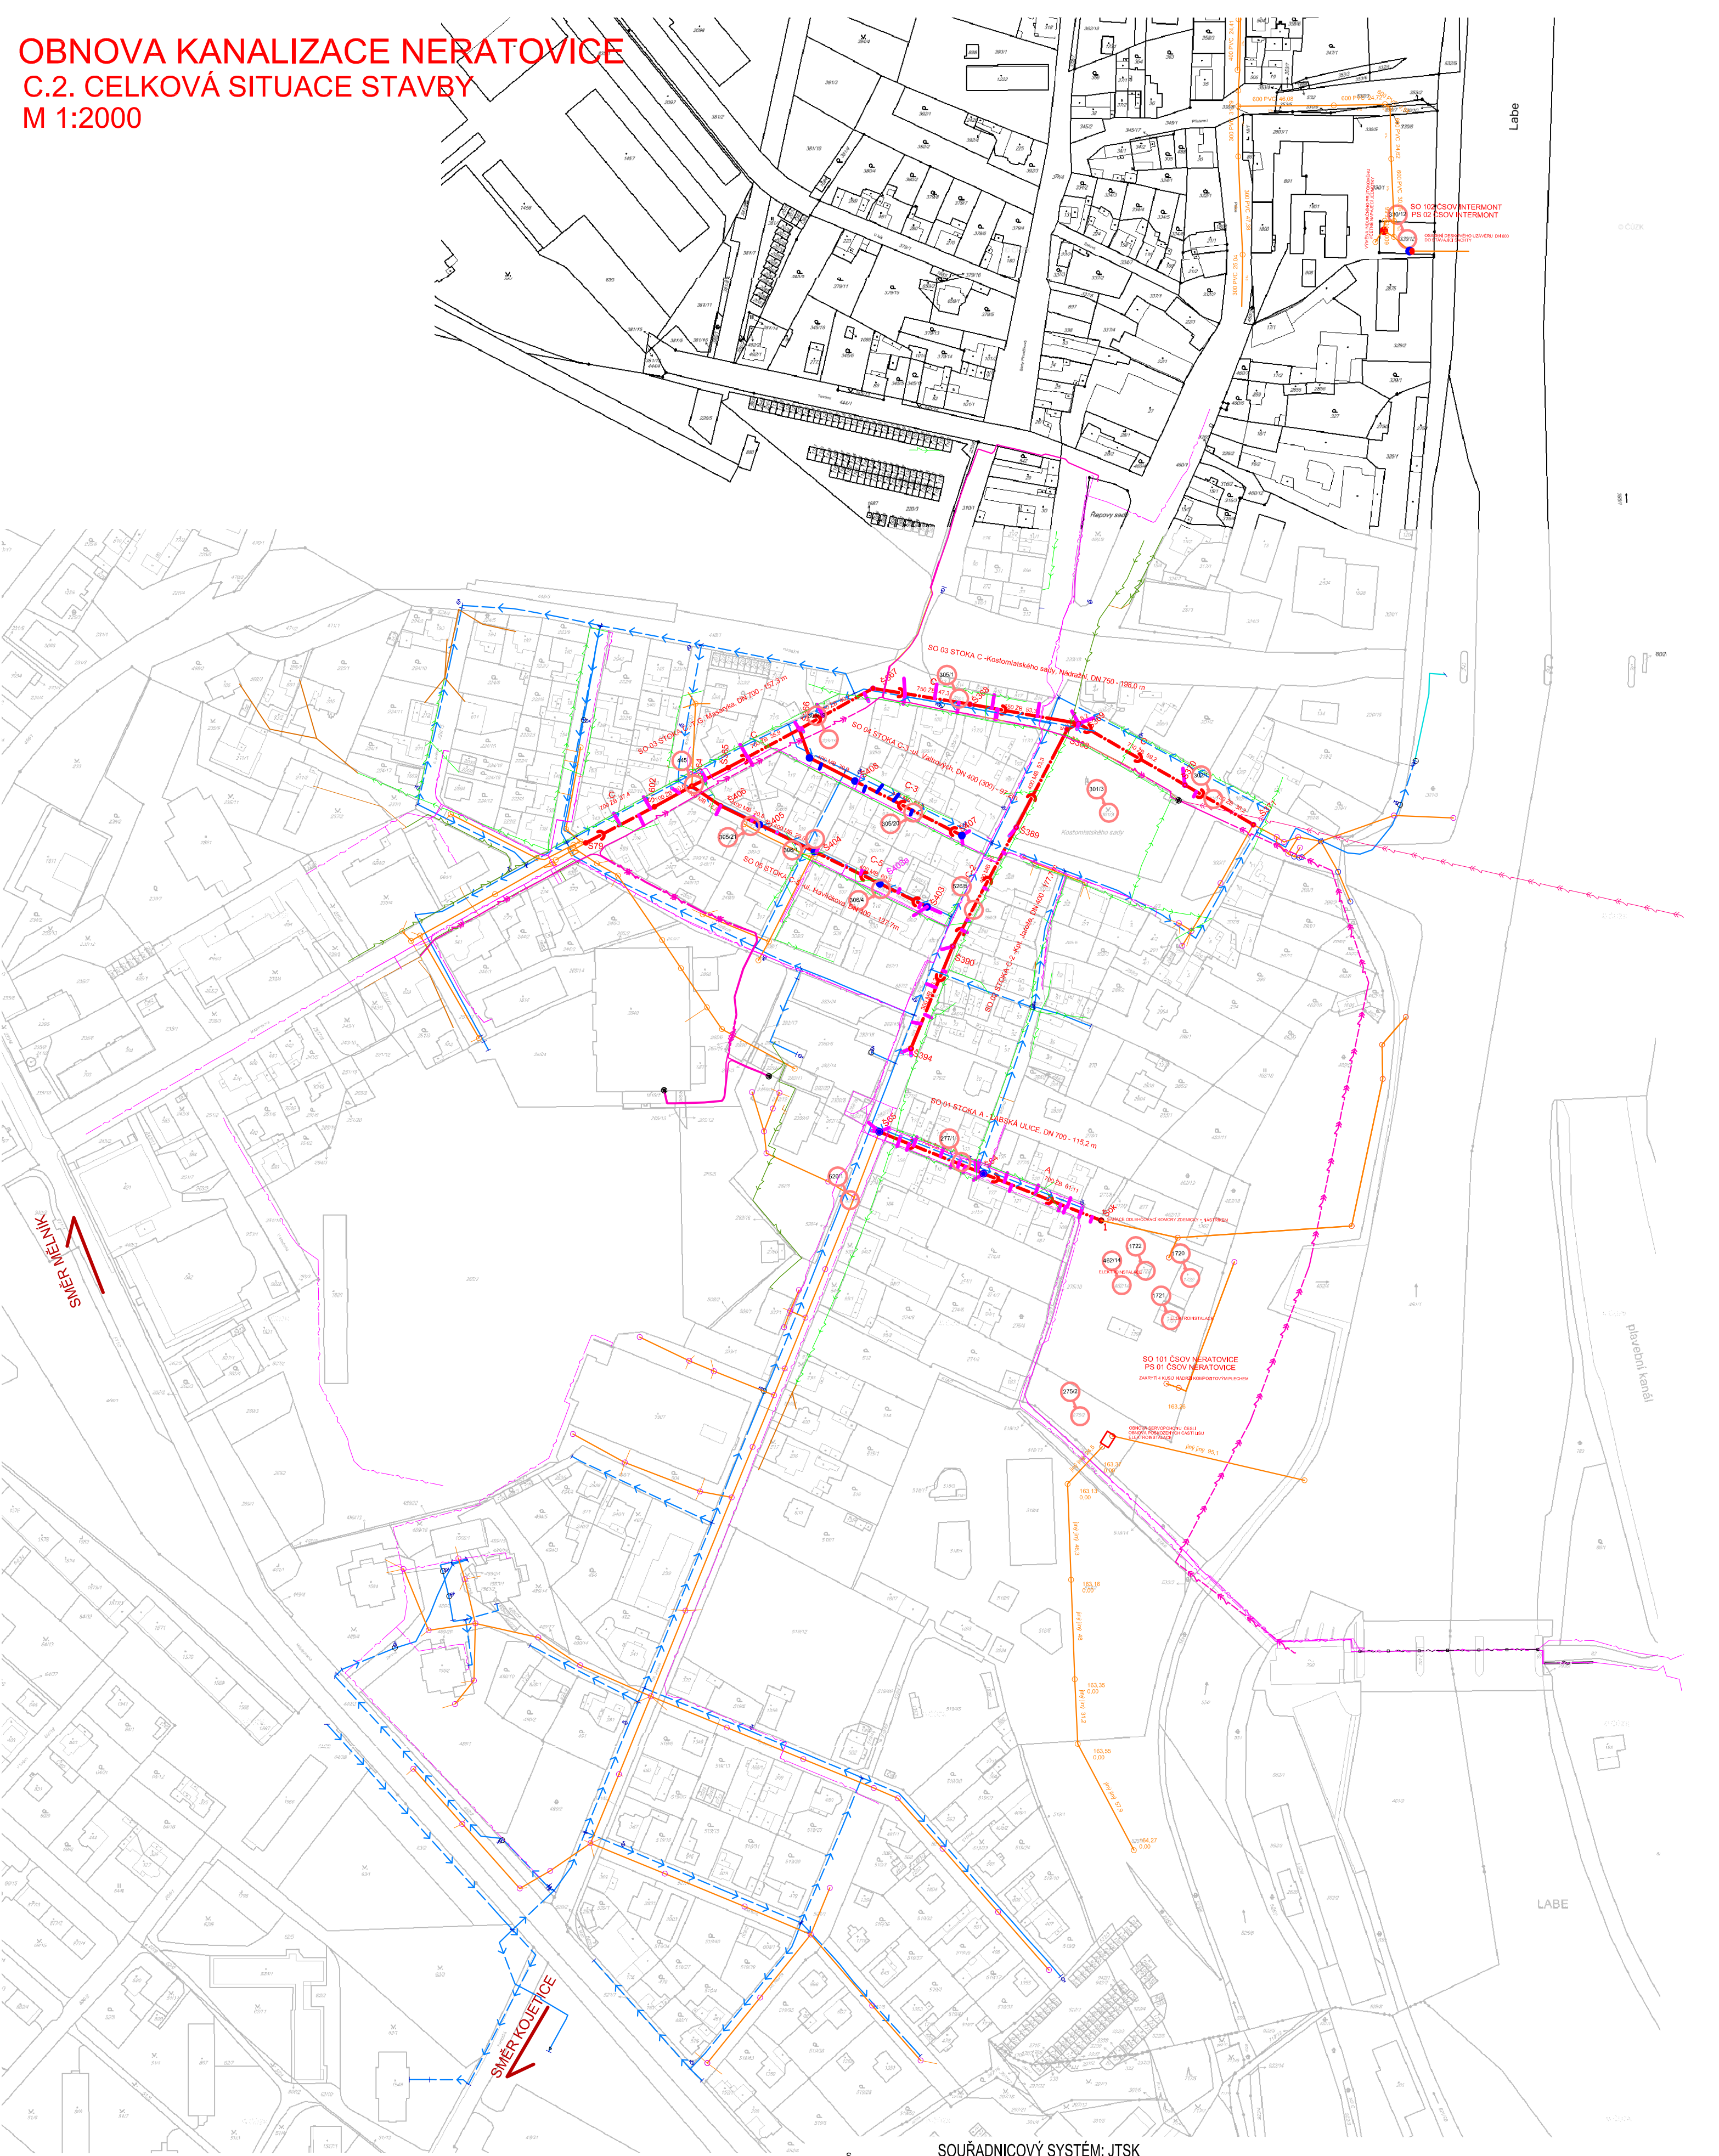


OBNOVA KANALIZACE NERATOVICE
C.2. CELKOVÁ SITUACE STAVBY
M 1:2000



 
 
 
LEGENDA - STÁVAJÍCÍ SÍŤ:

- KANALIZACE JEDNOTNÁ VODOVOD
- PLYNOVOD VTL
- PLYNOVOD STL
- KABELOVÉ VEDENÍ V.N 22KV
- TELEKOMUNIKAČNÍ KABELY
- TRASA NN PODZEMNÍ
- TRASA NN NADZEMNÍ
- TRASA VN NADZEMNÍ
- DEŠŤOVÁ ULIČNÍ VPUST

LEGENDA - OBNOVOVANÉ SÍŤ:

- JEDNOTNÁ KANALIZACE - BEZVÝKOPOVÁ SANACE I
- DOMOVNÍ KANALIZAČNÍ PŘÍPOJKY, VPUSTI - ÚPRAVA ZAUSTĚNÍ
- DOMOVNÍ KANALIZAČNÍ PŘÍPOJKY, VPUSTI - NEOVĚŘENÁ POLOHA- ÚPRAVA ZAUSTĚNÍ
- KANALIZAČNÍ ŠACHTY - ZEDNICKÁ OPRAVA NETĚSNOSTÍ, SANAČNÍ NÁSTRÍK
- KANALIZAČNÍ ŠACHTY - NOVÁ ŠACHTA, ÚPRAVA POKLOPŮ A PREFABRIKÁTŮ
- 23 DOTČENÉ POZEMKY

SOUŘADNICOVÝ SYSTÉM: JTSK
VÝŠKOVÝ SYSTÉM: BpV

Kreslil ING. TOMÁŠ GRIM 	Navrhl ING.MGR. P. DVOŘÁK 	Odp. projektant ING.MGR. P. DVOŘÁK 	Techn. kontrola ING. JAN OHLÁŘ 	 VODOHOSPODÁŘSKÝ ROZVOJ A VÝSTAVBA a.s. Nábřeží 4 150 56 Praha 5	
Kraj  STŘEDOČESKÝ KRAJ	Obec NERATOVICE	Soubor staré_Neratovice_situace.dwg			
Investor VODÁRNÝ Kladno MĚLNÍK	Formát 4 A4		Datum 3/2014		
OBNOVA KANALIZACE NERATOVICE C. SITUACE	Stupeň DSP/ RDS		Zakázka 2591/002		
C.2. CELKOVÁ SITUACE STAVBY				Měřítko M 1:2000	Č. výkresu C.2.