



OBNOVA KANALIZACE NERATOVICE
D.2.2. PODROBNÁ SITUACE 2
M 1:500

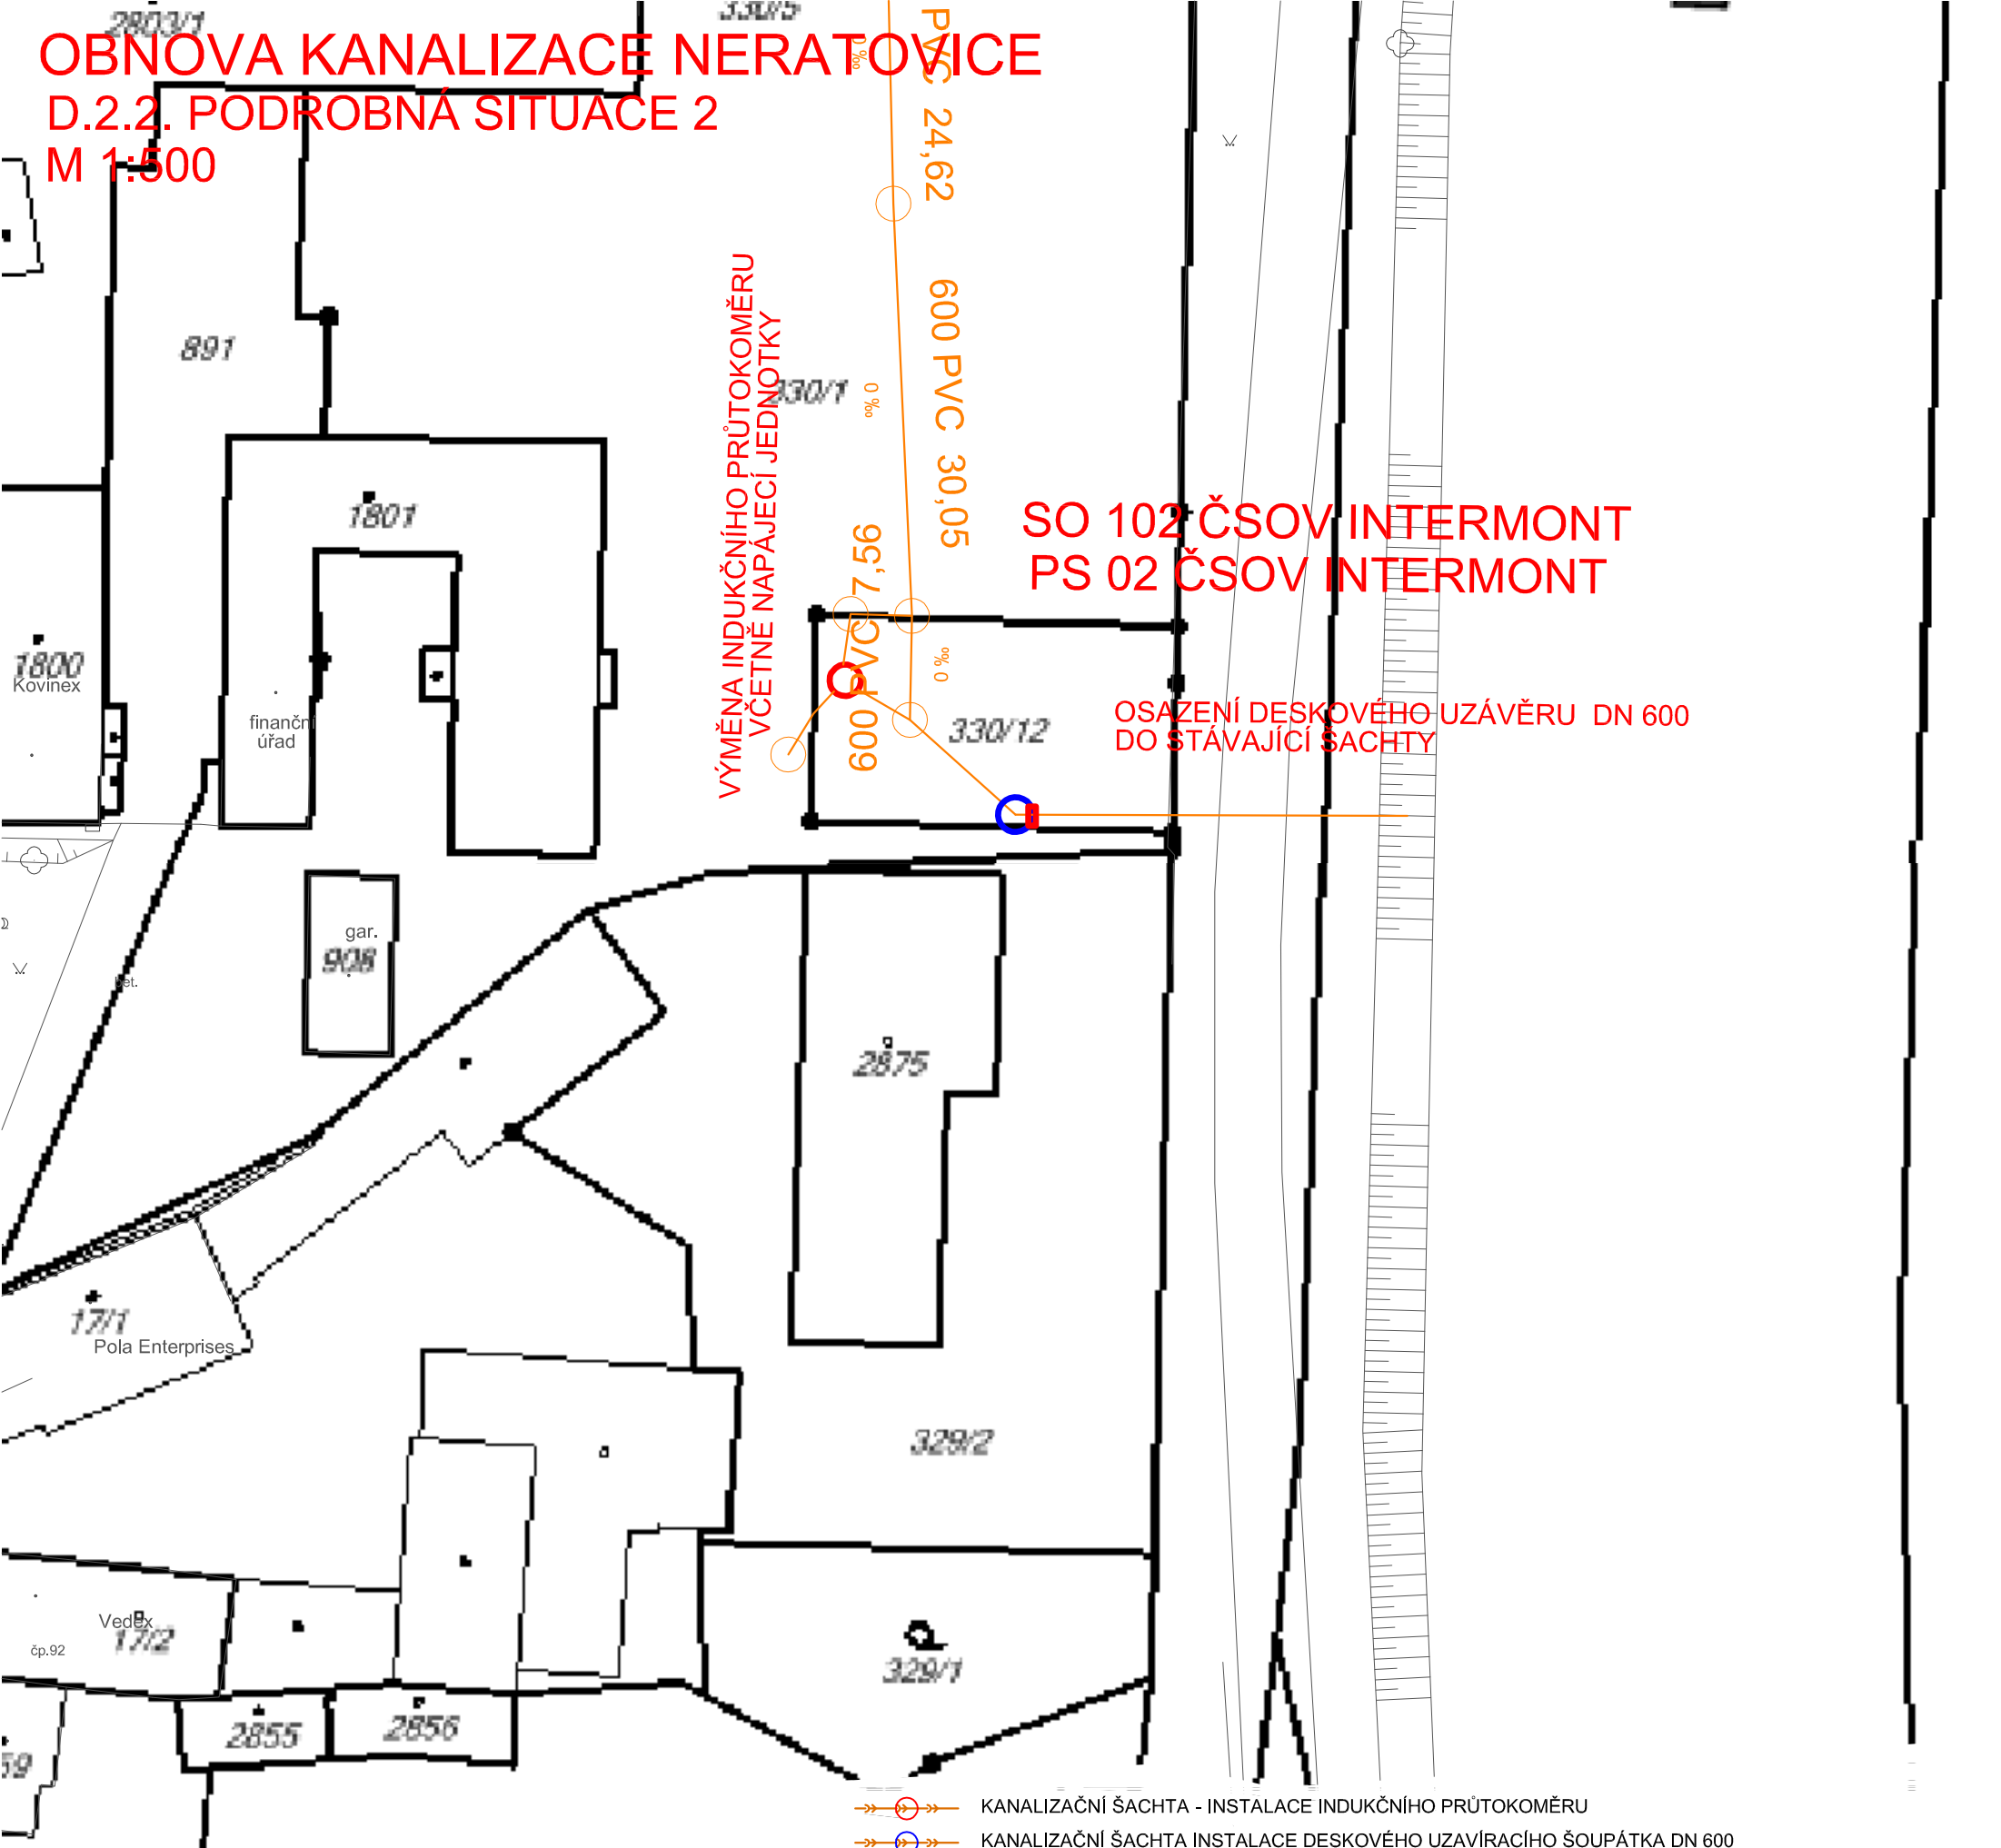

- KANALIZAČNÍ ŠACHTA - INSTALACE INDUKČNÍHO PRŮTOKOMĚRU
- KANALIZAČNÍ ŠACHTA INSTALACE DESKOVÉHO UZAVÍRACÍHO ŠOUPÁTKA DN 600

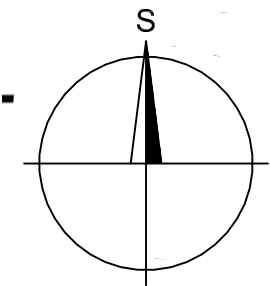

LEGENDA - STÁVAJÍCÍ SÍŤ:

- KANALIZACE JEDNOTNÁ
- VODOVOD
- PLYNOVOD NTL
- PLYNOVOD STL
- KABELOVÉ VEDENÍ V.N 22kV
- TELEKOMUNIKAČNÍ KABELY
- TRASA NN PODZEMNÍ
- TRASA NN NADZEMNÍ
- TRASA VN NADZEMNÍ
- DEŠŤOVÁ ULIČNÍ VPUSŤ

POZNÁMKA:
INŽENÝRSKÉ SÍŤE JSOU ZAKRESLENY POUZE INFORMATIVNĚ.
PŘED ZAPOČETÍM PRACÍ JE NUTNÉ JEJICH PŘESNÉ VYTÝČENÍ.
PŘED ZAPOČETÍM PRACÍ JE NUTNÉ VYTÝČIT HRANICE POZEMKŮ.
POLOHA DOMOVNÍCH PŘÍPOJEK I JEJICH POČET JE ORIENTAČNÍ.
OZNAČENÍ ŠACHET DLE ZNAČENÍ U KAMEROVÉ PROHLÍDKY

SOUŘADNICOVÝ SYSTÉM: JTSK
VÝŠKOVÝ SYSTÉM: BpV

KLAD LISTŮ: D.2.2.

D.2.1.

Kreslil ING. TOMÁŠ GRIM	Navrhl ING.MGR. P. DVOŘÁK	Odp. projektant ING.MGR. P. DVOŘÁK	Techn. kontrola ING. JAN OHLÁŘ	VODOHOSPODÁŘSKÝ ROZVOJ A VÝSTAVBA a.s. Nábřeží 4 150 56 Praha 5
Kraj STŘEDOČESKÝ KRAJ	Obec NERATOVICE	Soubor staré_Neratovice_situace.dwg		
Investor VODÁRNÝ Kladno mělník				Formát 4 A4
OBNOVA KANALIZACE NERATOVICE D. VÝKRESOVÁ ČÁST				Datum 3/2014
				Stupeň DSP/ RDS
				Zakázka 2591/002
D.2.2. PODROBNÁ SITUACE 2				Měřítko M 1:500
				Č. výkresu D.2.2.