



PODLAŽÍ +12.00
EBENE +12.00

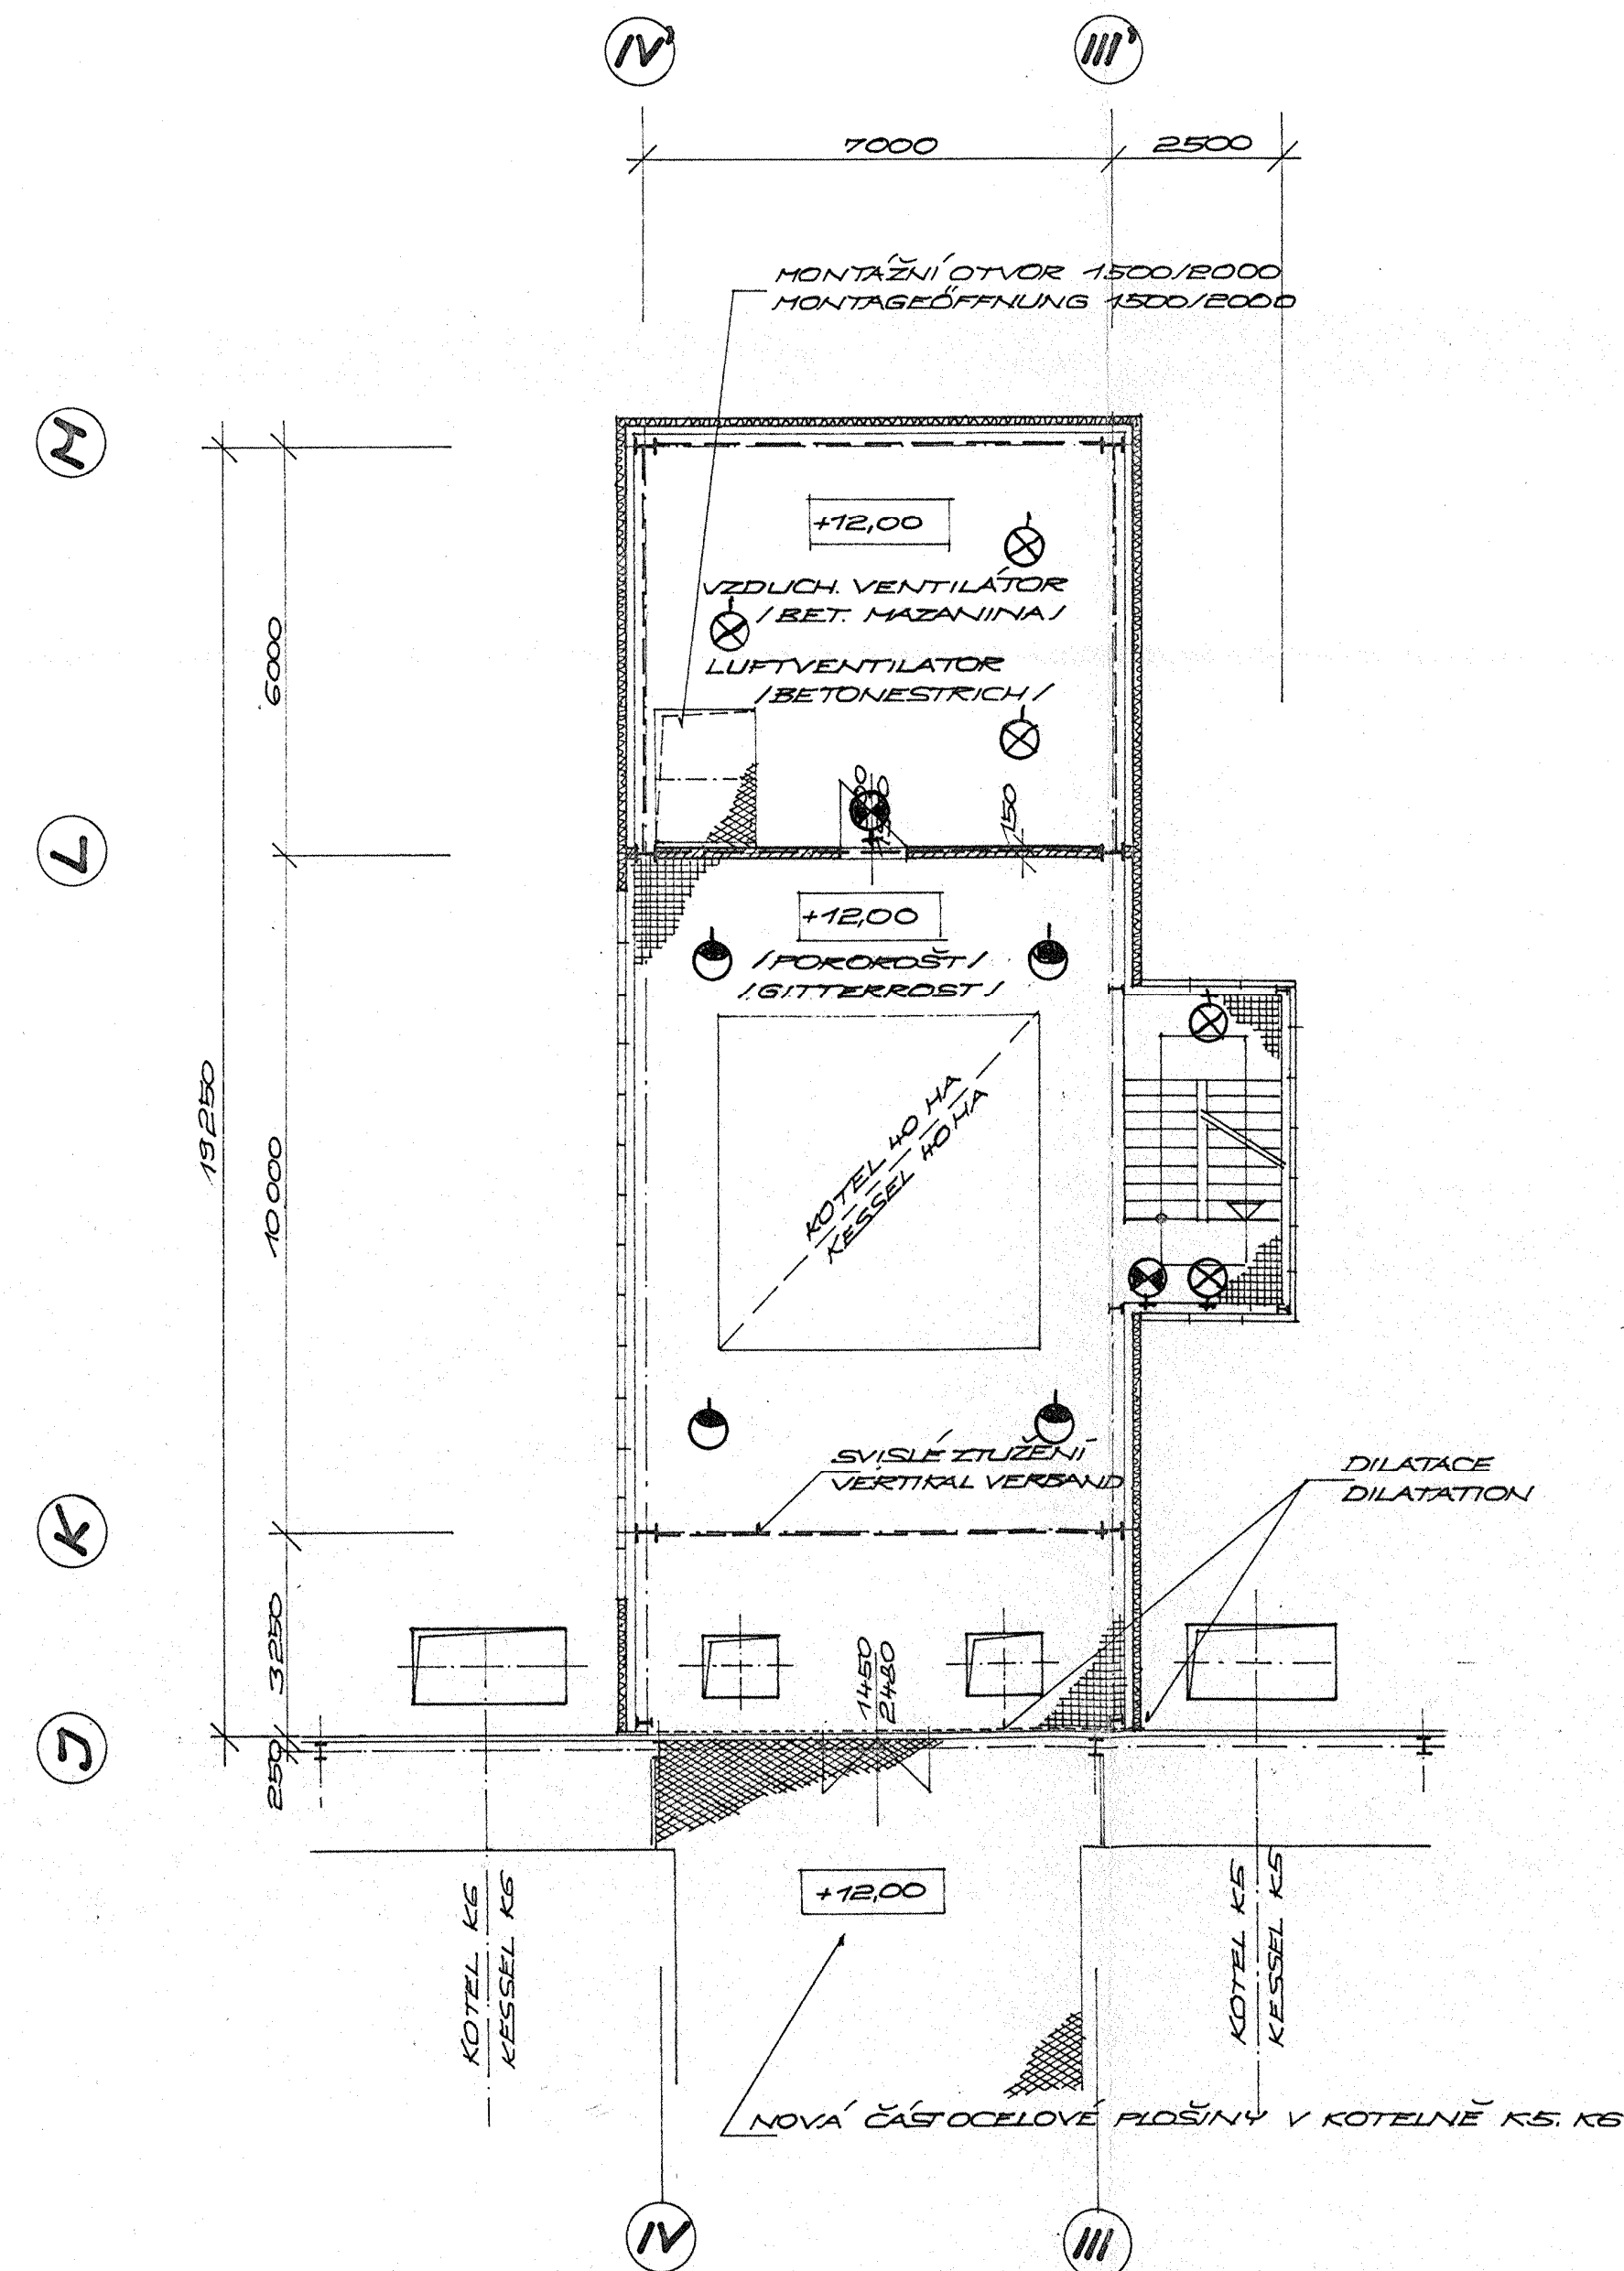

PODLAŽÍ +21.00
EBENE +21.00

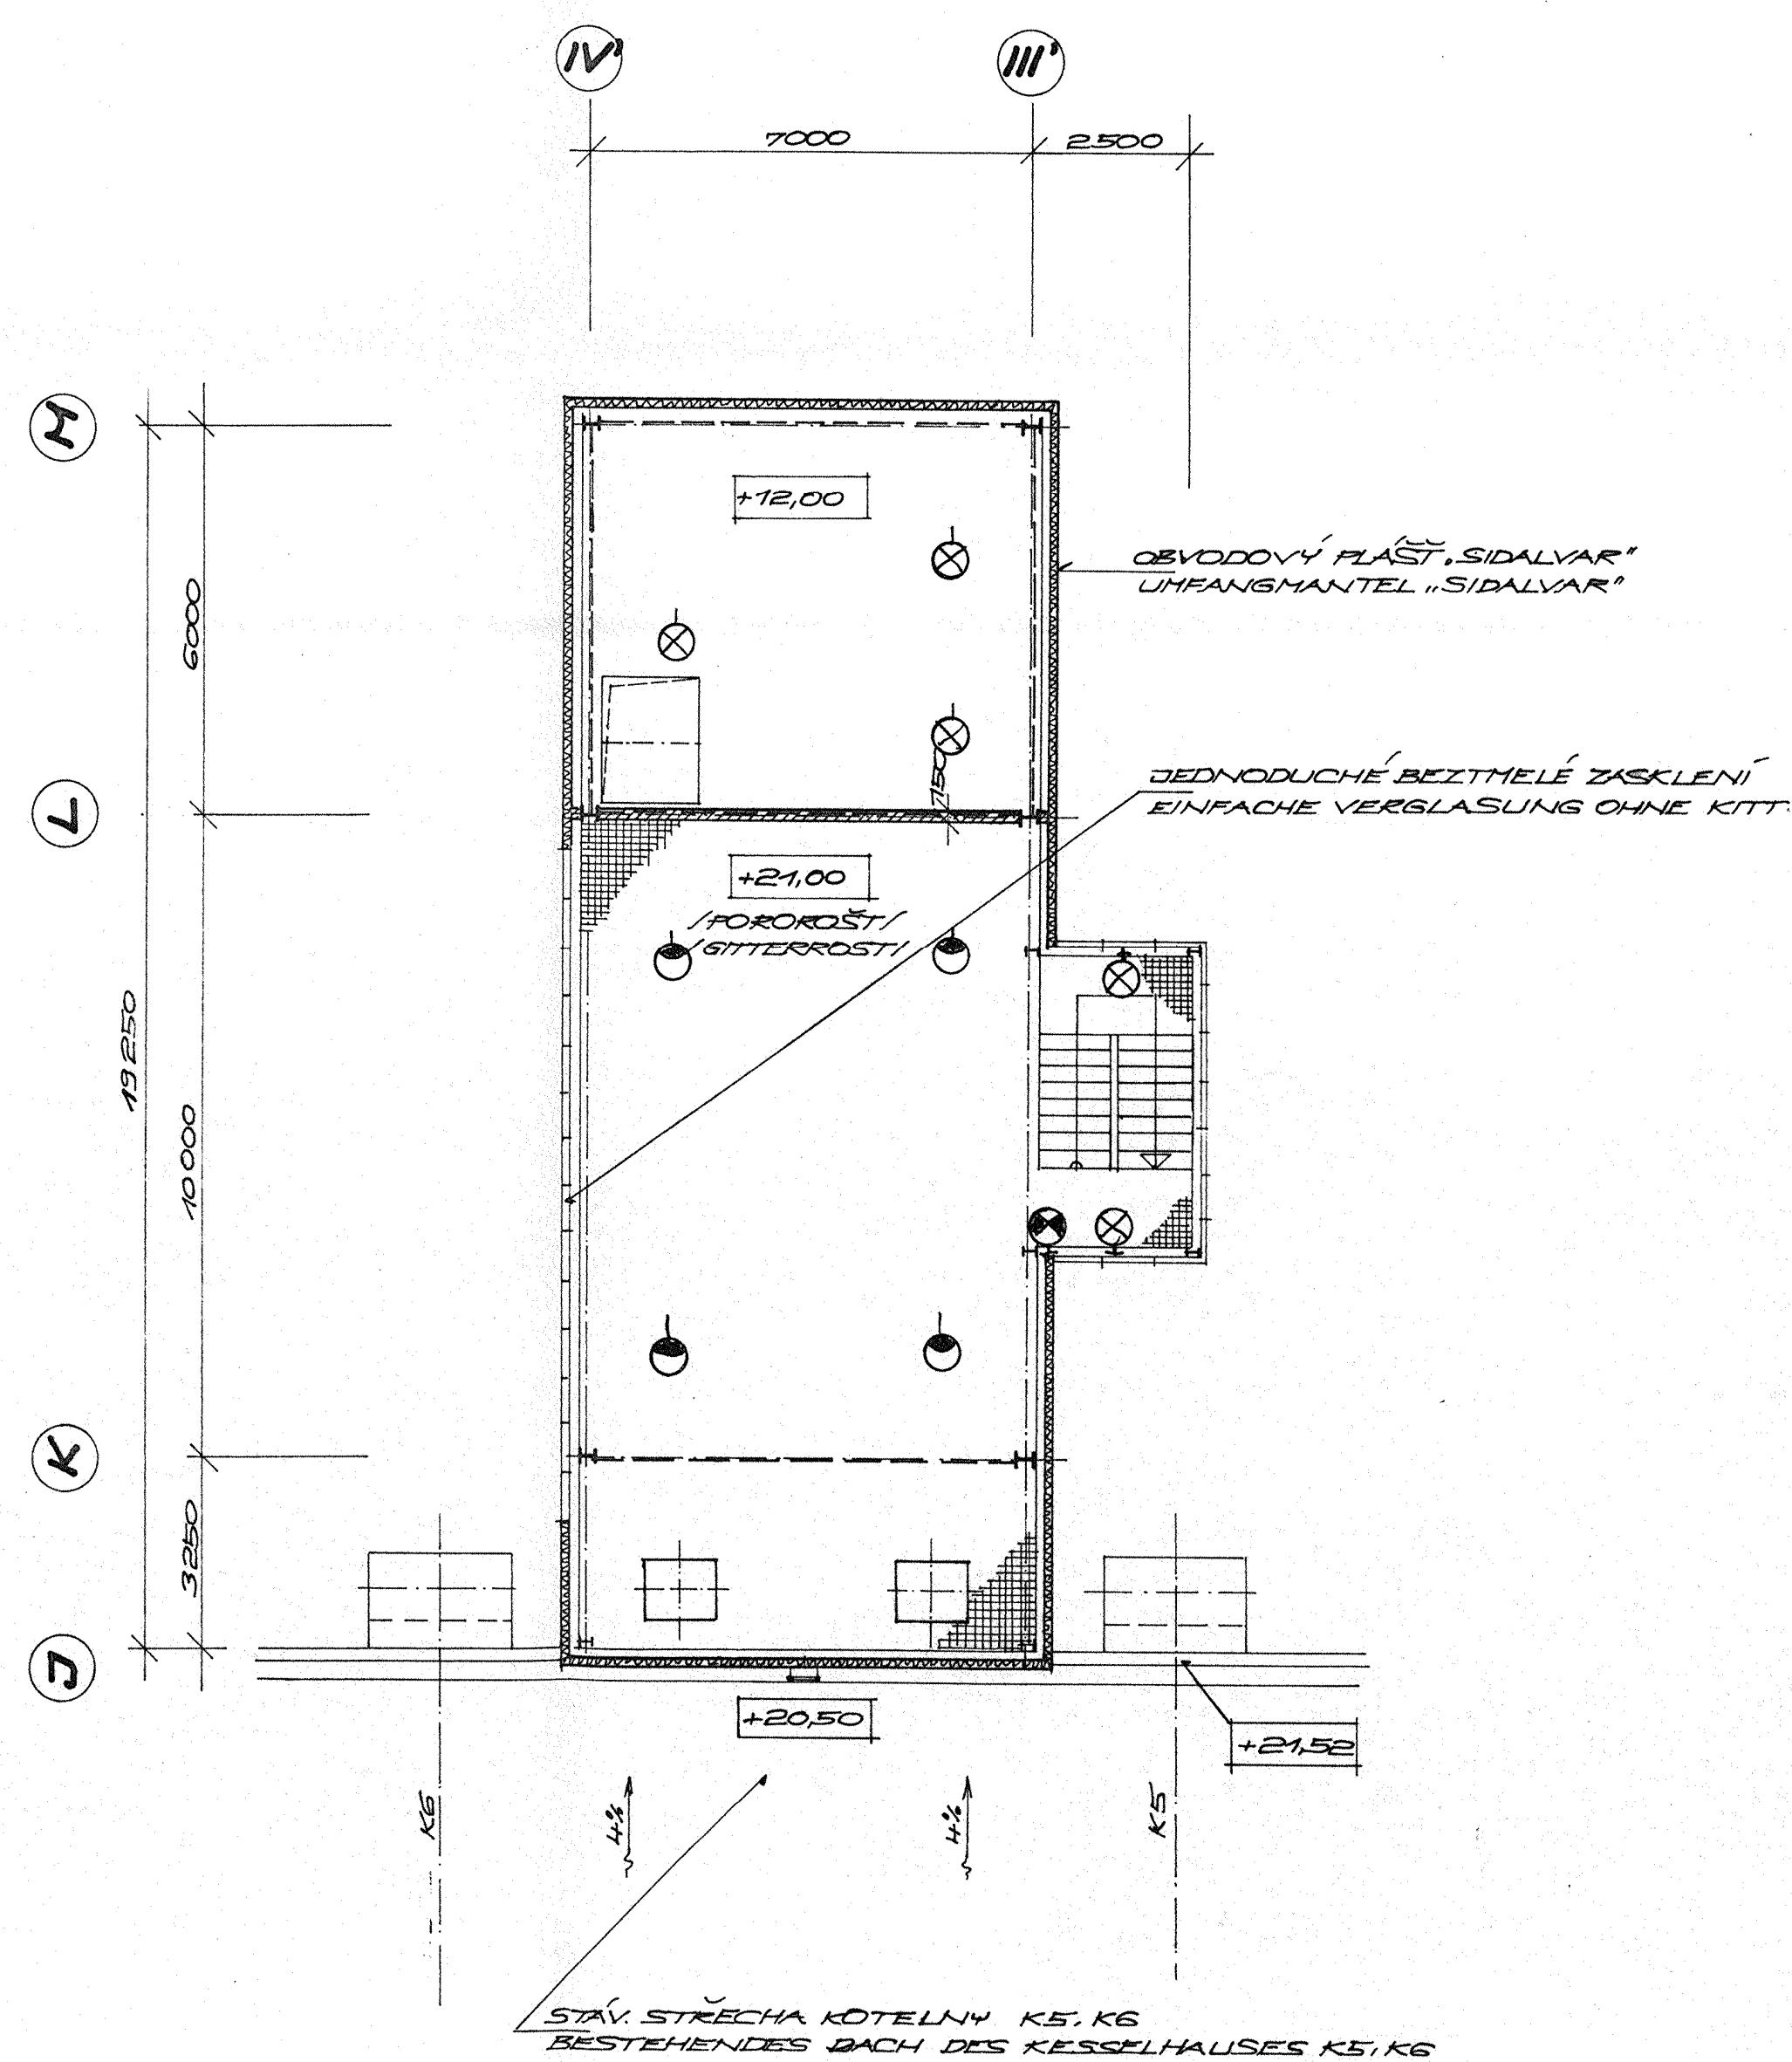

- ŽÁROVKOVÉ OSVĚTLOVACÍ TĚLESO - NÁSTĚNNÉ
LEUCHTE MIT GLÜHLAMPE FÜR WANDMONTAGE
- NOUZOVÉ ŽÁROVKOVÉ OSVĚTLOVACÍ TĚLESO - NÁSTĚNNÉ
NOTBELEUCHTUNG MIT GLÜHLAMPE FÜR WANDMONTAGE
- VÝBOJKOVÉ OSVĚTLOVACÍ TĚLESO - ZÁVĚSNÉ
LEUCHTE MIT ENTRINDUNGSLAMPE FÜR AUFHÄNGUNG

ALLE URBEDERECHTE, DIE MIT DIESEN TECHNISCHEN UNTERLAGEN
ZUSAMMENHÄNGEN, GEHÖREN ANSCHLIESSEND DER GESELLSCHAFT
H&D ENGINEERING S.R.O. PRAHA
ODNE ZUSTIMMUNG DIESER GESELLSCHAFT DÜRFEN DIE TECHNISCHEN
UNTERLAGEN NICHT KOPIERT, NICHT Vervielfältigt, ODER DRITTEN
PERSOHNEN ÜBERGEBEN WERDEN.

VEŠKERÁ PRÁVA K TOMUTO TECHNICKÉMU PODKLADU
PŘÍSLUŠÍ VÝHRADNĚ SPOLEČNOSTI
H&D ENGINEERING SPOL S R. O.
BEZ SOUHLASU TĚTO SPOLEČNOSTI NESMÍ BÝT
TECHNICKÝ PODKLAD KOPÍROVÁN, ROZNOŽOVÁN A
POSTOUPEN TŘETÍM OSOBÁM.

±0,00 = 210,04 m.n.m.

5

DATUM	PODPIS		INDEX
MĚŘÍTKO: 1:100	VYPRACOVAL: ING. TEYSSLER v. j. B. M. J.	KONTROLOVAL: ING. SÁCHA J. J. J.	H & D Engineering s.r.o. Michelská 792/2 140 00 PRAHA 4
SCHVÁLIL: ING. DRHOLEC CSc. J. J. J.	DATUM: 02.1996		
AKCE: TP. ŠKODA MLADÁ BOLESLAV a.s.	ZAK. Č.: C44		
NÁZEV: KOTELNA 40 HA	SO.201	STUPĚŇ DOKUMENTACE: POČET A4: 8	POŘ. Č.: 14
ELEKTROINSTALACE, OSVĚTLENÍ - PŮDORYS +12,00m; +21,00m		ELEKTROTEIL, BELEUCHTUNG - EBENE +12,00m; +21,00m	
		ČÍSLO VÝKRESU: C44BLZ02	ZMĚNA: