



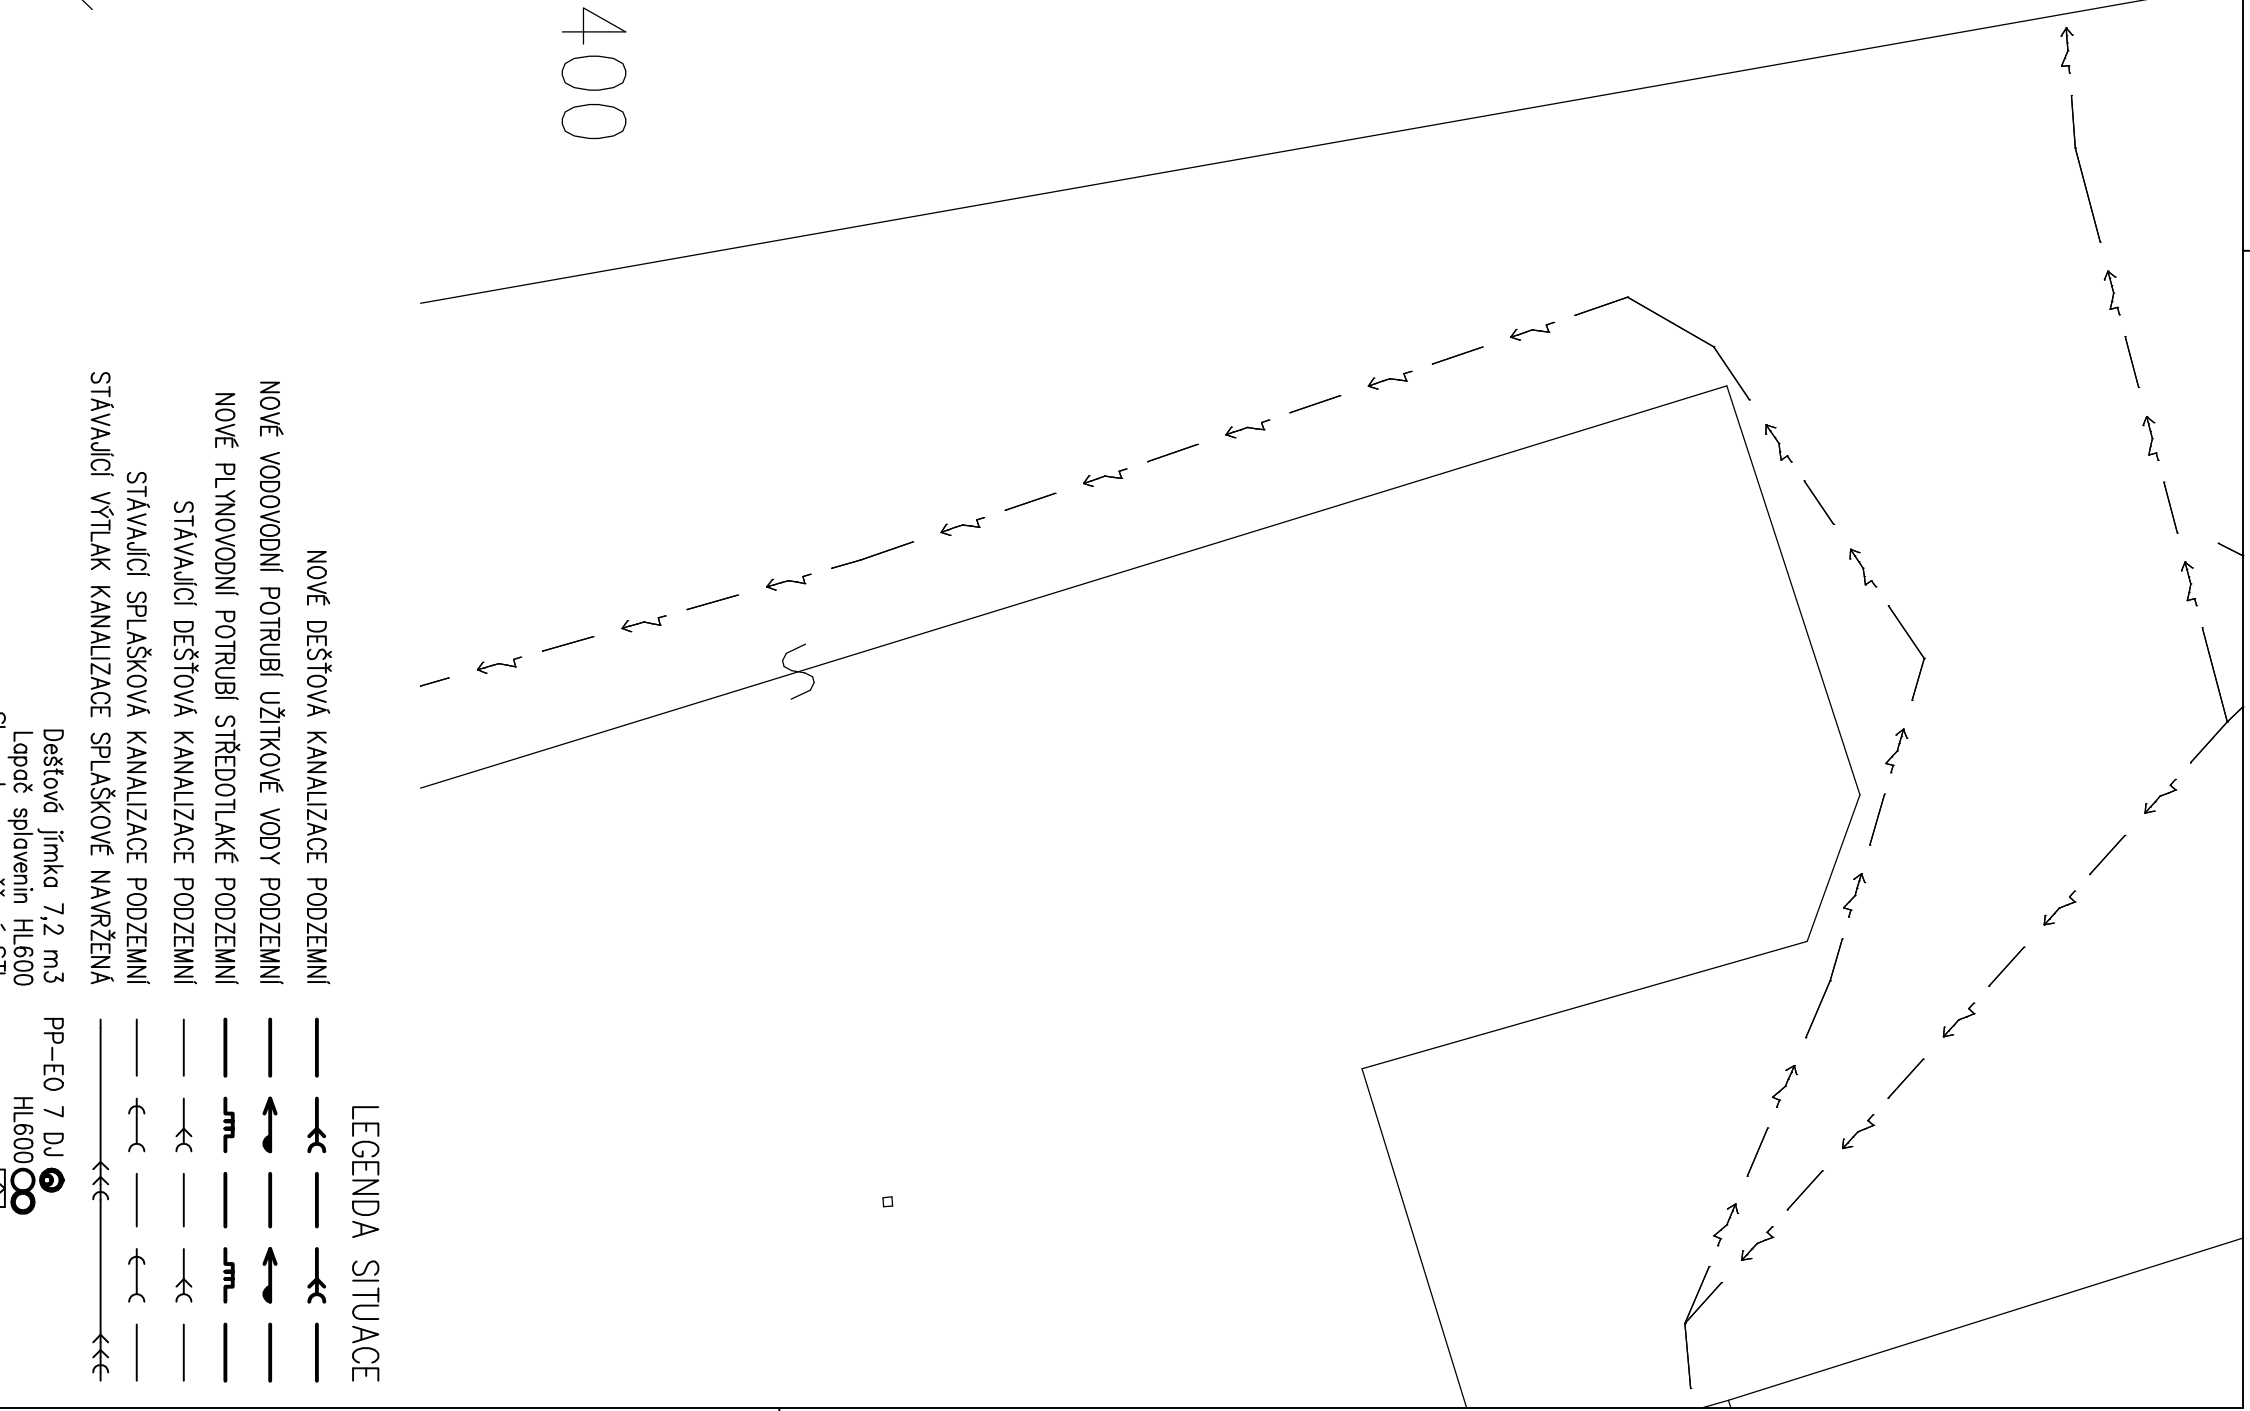


134

A hand-drawn number 400, consisting of a '4' followed by two '0's.


INVESTOR: OBEC VÁCLAVOV U BRUNTÁLU - IČO 00296449 HORNÍ VÁCLAVOV 69, 793 41 VÁCLAVOV U BRUNTÁLU	www.projekce-tzb.cz www.jiraha-projekce.cz tel. 777 050 752	
MAŽEV STAVBY: STAVEBNÍ ÚPRAVY OBJEKTU na p.č. 134 V K.Ú. DOLNÍ VÁCLAVOV - Multifunkční dům	AUTORIZOVANÝ TECHNIK: Radoslav Vrobel VYPRACOVAL: Radoslav Vrobel	
OBSAH: D.1.4.1. Zdravotně technické instalace	FORMÁT: A2	DATUM: 09/2020
Situace sítě	STUPEŇ: DSP	Č. VYKŘ: D.1.4.1-b1
	MĚŘITKO: 1:100	

DE VYHLÁŠKY Č. 493/2006 SP. O DOKUMENTAČNÍM STANĚ TATO PROJEKTIVA DOKUMENTACE SLUŽBY PRO ZISKANÁ
POKROČENÍ POUVĚŘENÍ A NEJEN TAK URČENÁ JAKO PODKLAD K PROVEDENÍ STANĚ ZHOVOTIVEL PROJEKTIVE
DOKUMENTACE SI VYHRÁŽE PRÁVO DE JAKONA ČISLO 121/2000 SP. O PRAVU AUTORSKEM NA ZÁKLADĚ
KTERÉHO NESMÍ BÝT TOTÓ DÍLO POSKYTNUTO TŘETÍM OSOBAM BEZ SOUHLASU ZHOVOTIVTELE.

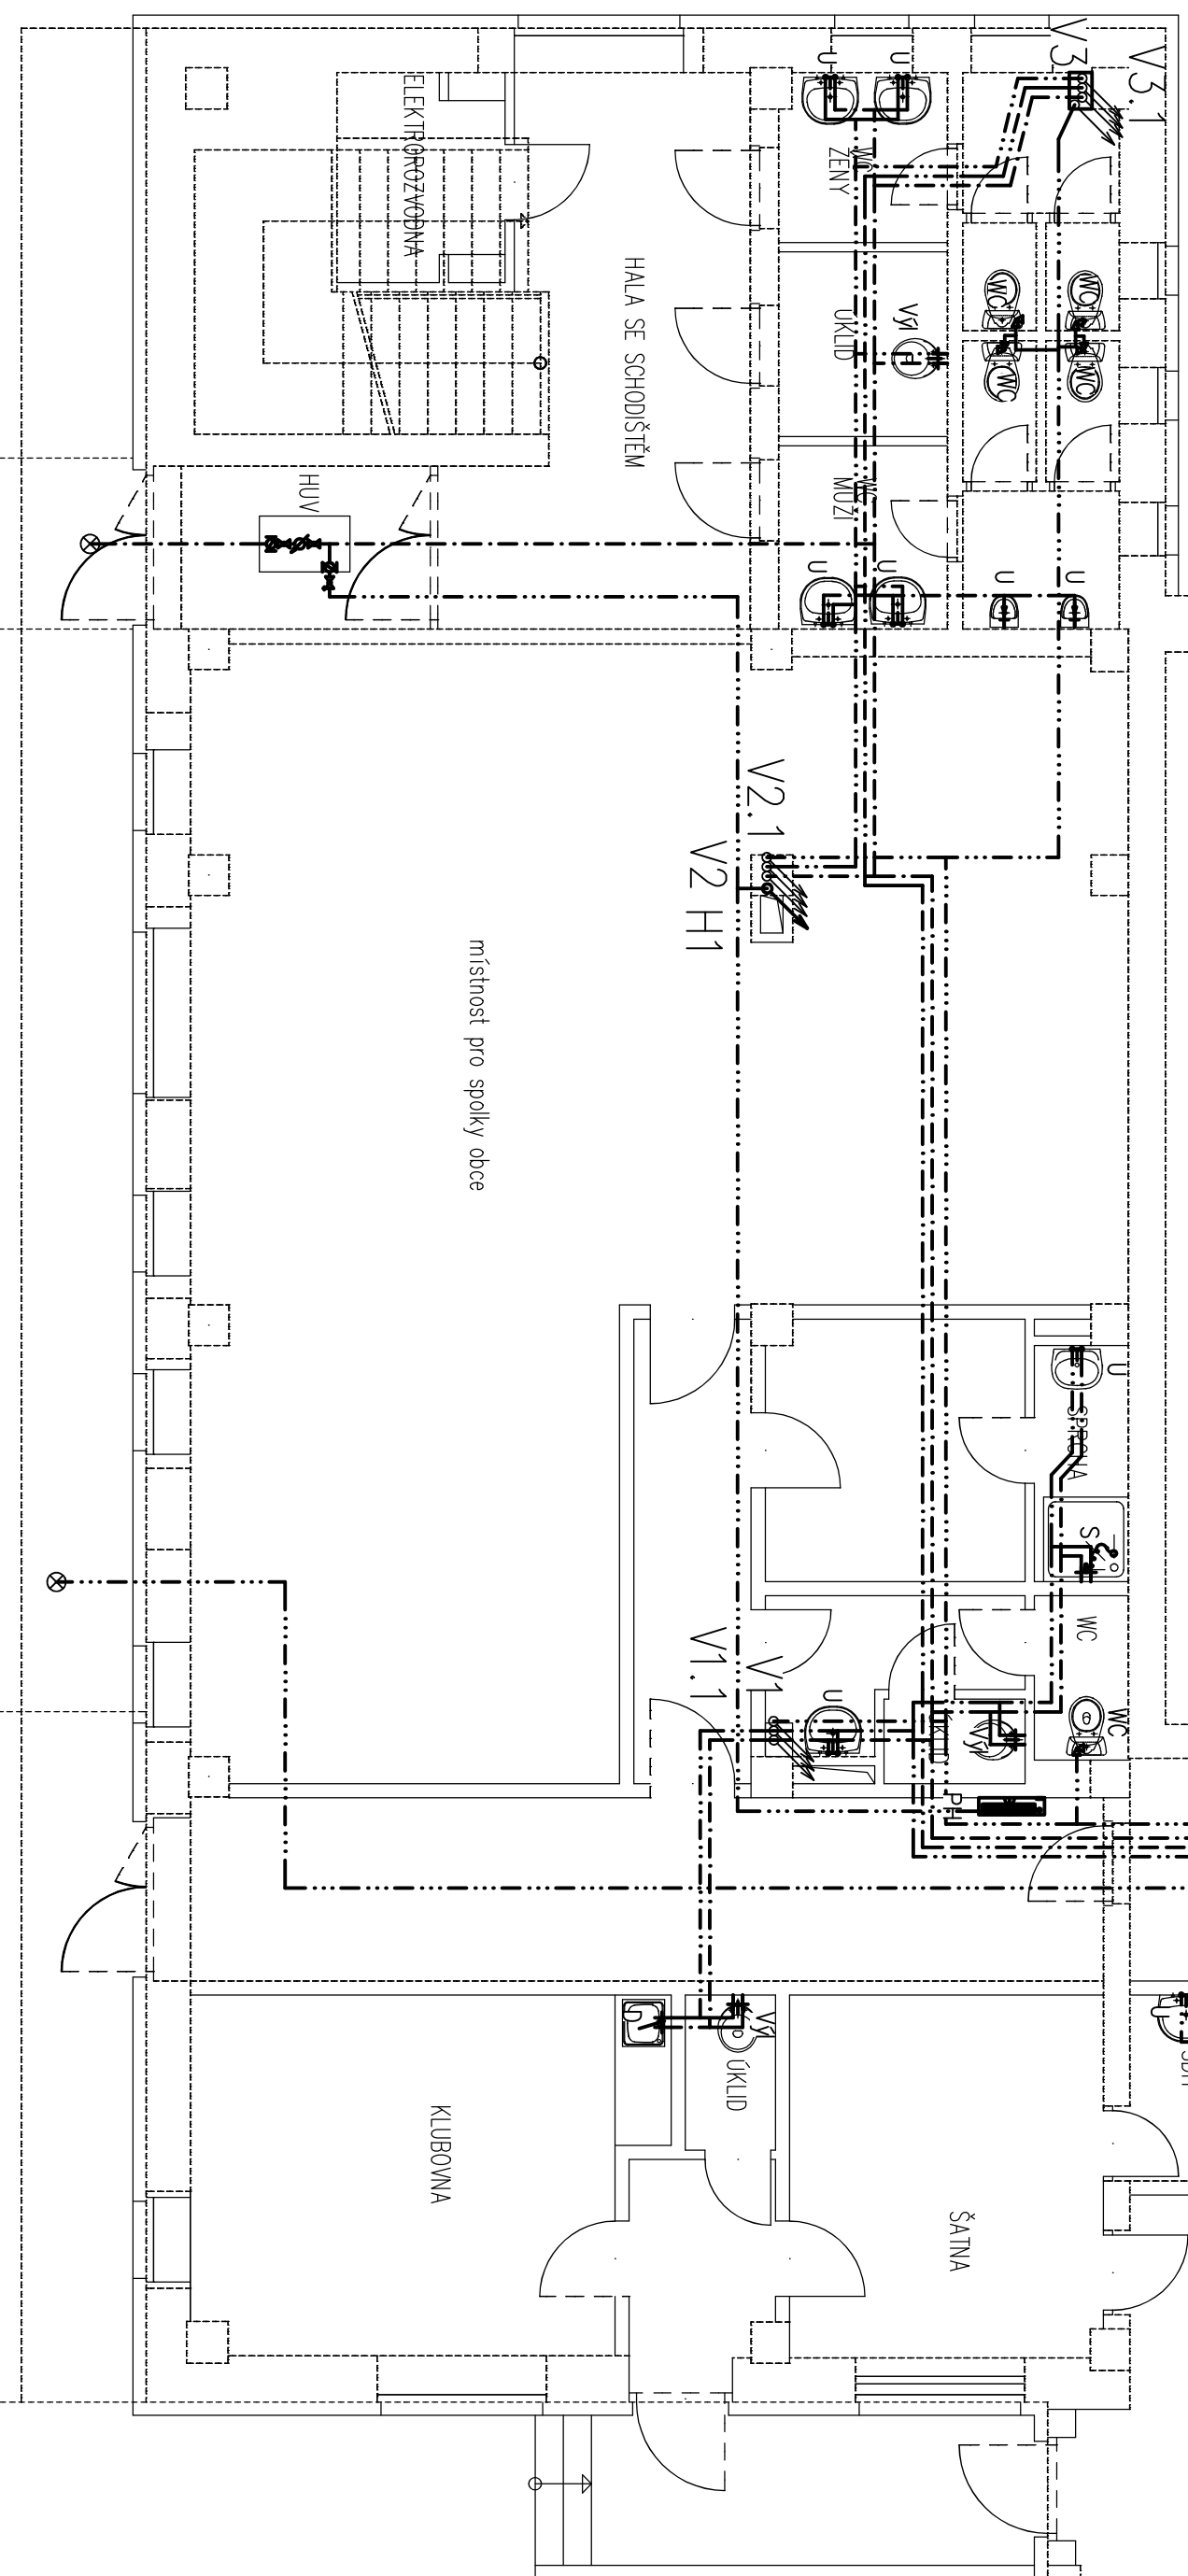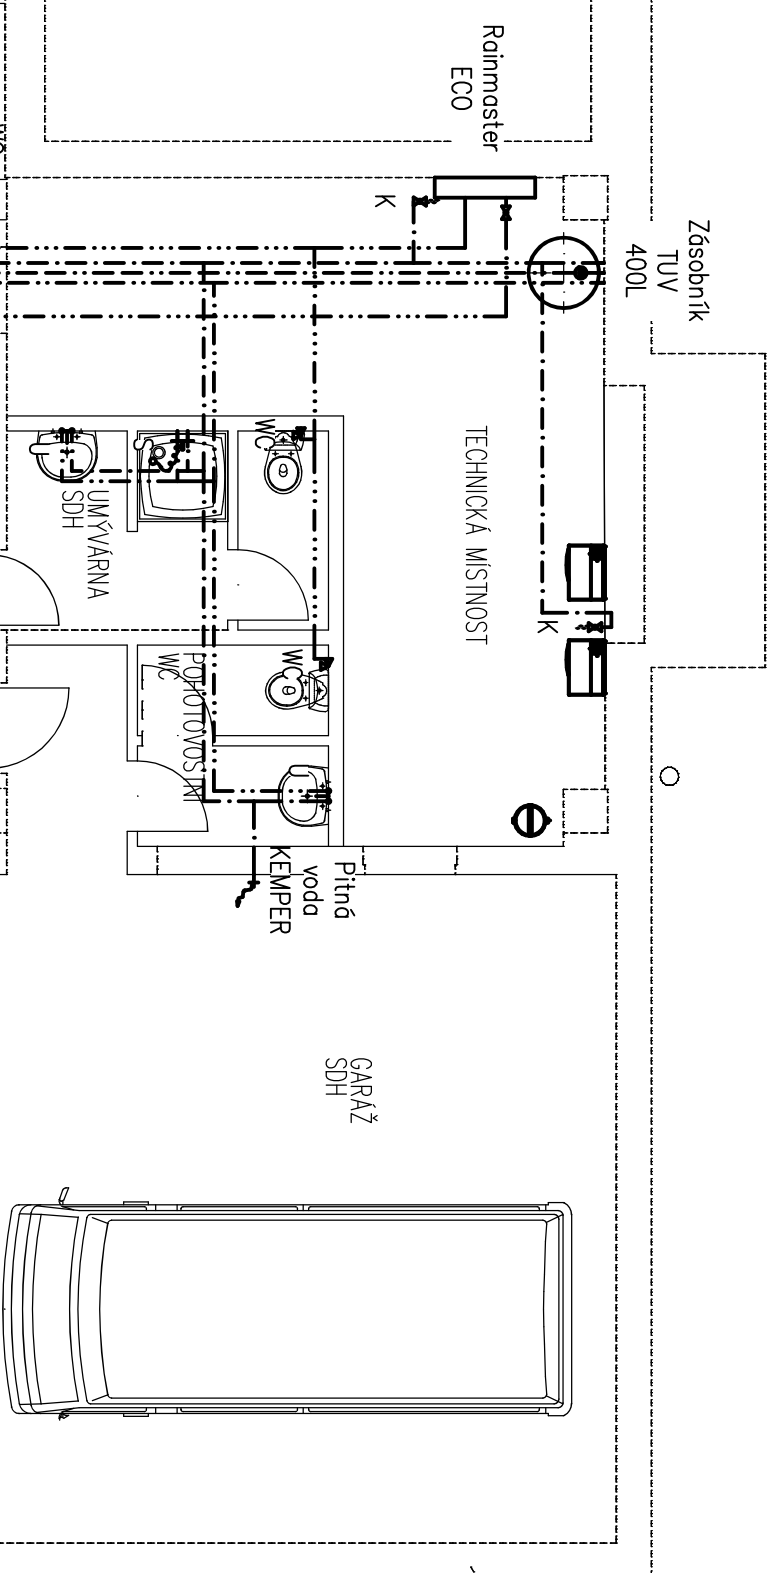

	D	Baterie – državová
	Vř	Baterie – nástěnná
	U	Baterie – nástěnná tlaková I
	S	Baterie – sprchová
	U	Baterie – stojánková
	WC	rohořový ventil
	KEMPER	ventil výtokový s hadicovou přípojkou
	H1	Klesající potrubí
	V1	Klesající potrubí
	H1	Stoupající potrubí
	V1	Stoupající potrubí
	K	kohout s připojením na hadici
	K	kohout uzavírací
	K	kohout uzavírací s vypouštěním
	CČ	čirkulační čerpadlo
	V0	čirkulační čerpadlo
	ZKL	vodoměr
	⊗	zpětná klapka
	⊗	zásobník / ohříváč / stanice
	⊗	početník (vodovodní řád)
	PH	Rainmaster ECO
		Požární hydrant D19 / 30
		požární vodovod OCEl pozinkovaný
		studená voda EVO
		teplá voda EVO
		úžitková EVO
		čirkulační EVO

INVESTOR: OBEC VÁCLAVOV U BRUNTÁLU - IČO 00296449 HORNÍ VÁCLAVOV 69, 793 41 VÁCLAVOV U BRUNTÁLU	www.projekce-itzd.cz www.priha-projekce.cz tel. 777 050 752		
	AUTORIZOVANÝ TECHNIK: Radoslav Vrbel VYKROJOVATEL: Radoslav Vrbel		
MAŽEV STAVBY: STAVEBNÍ ÚPRAVY OBJEKTU na p.č. 134 V K.Ú. DOLNÍ VÁCLAVOV - Multifunkční dům	FORMÁT: A2	DATUM: 09/2020	
OBSAH: D 1.4.1. Zdravotně technické instalace Vodovod INP	STUPEŇ: DSP	Č. VÝKŘ.: D.1.4.1-b3	
	MĚŘÍTKO: 1:75		

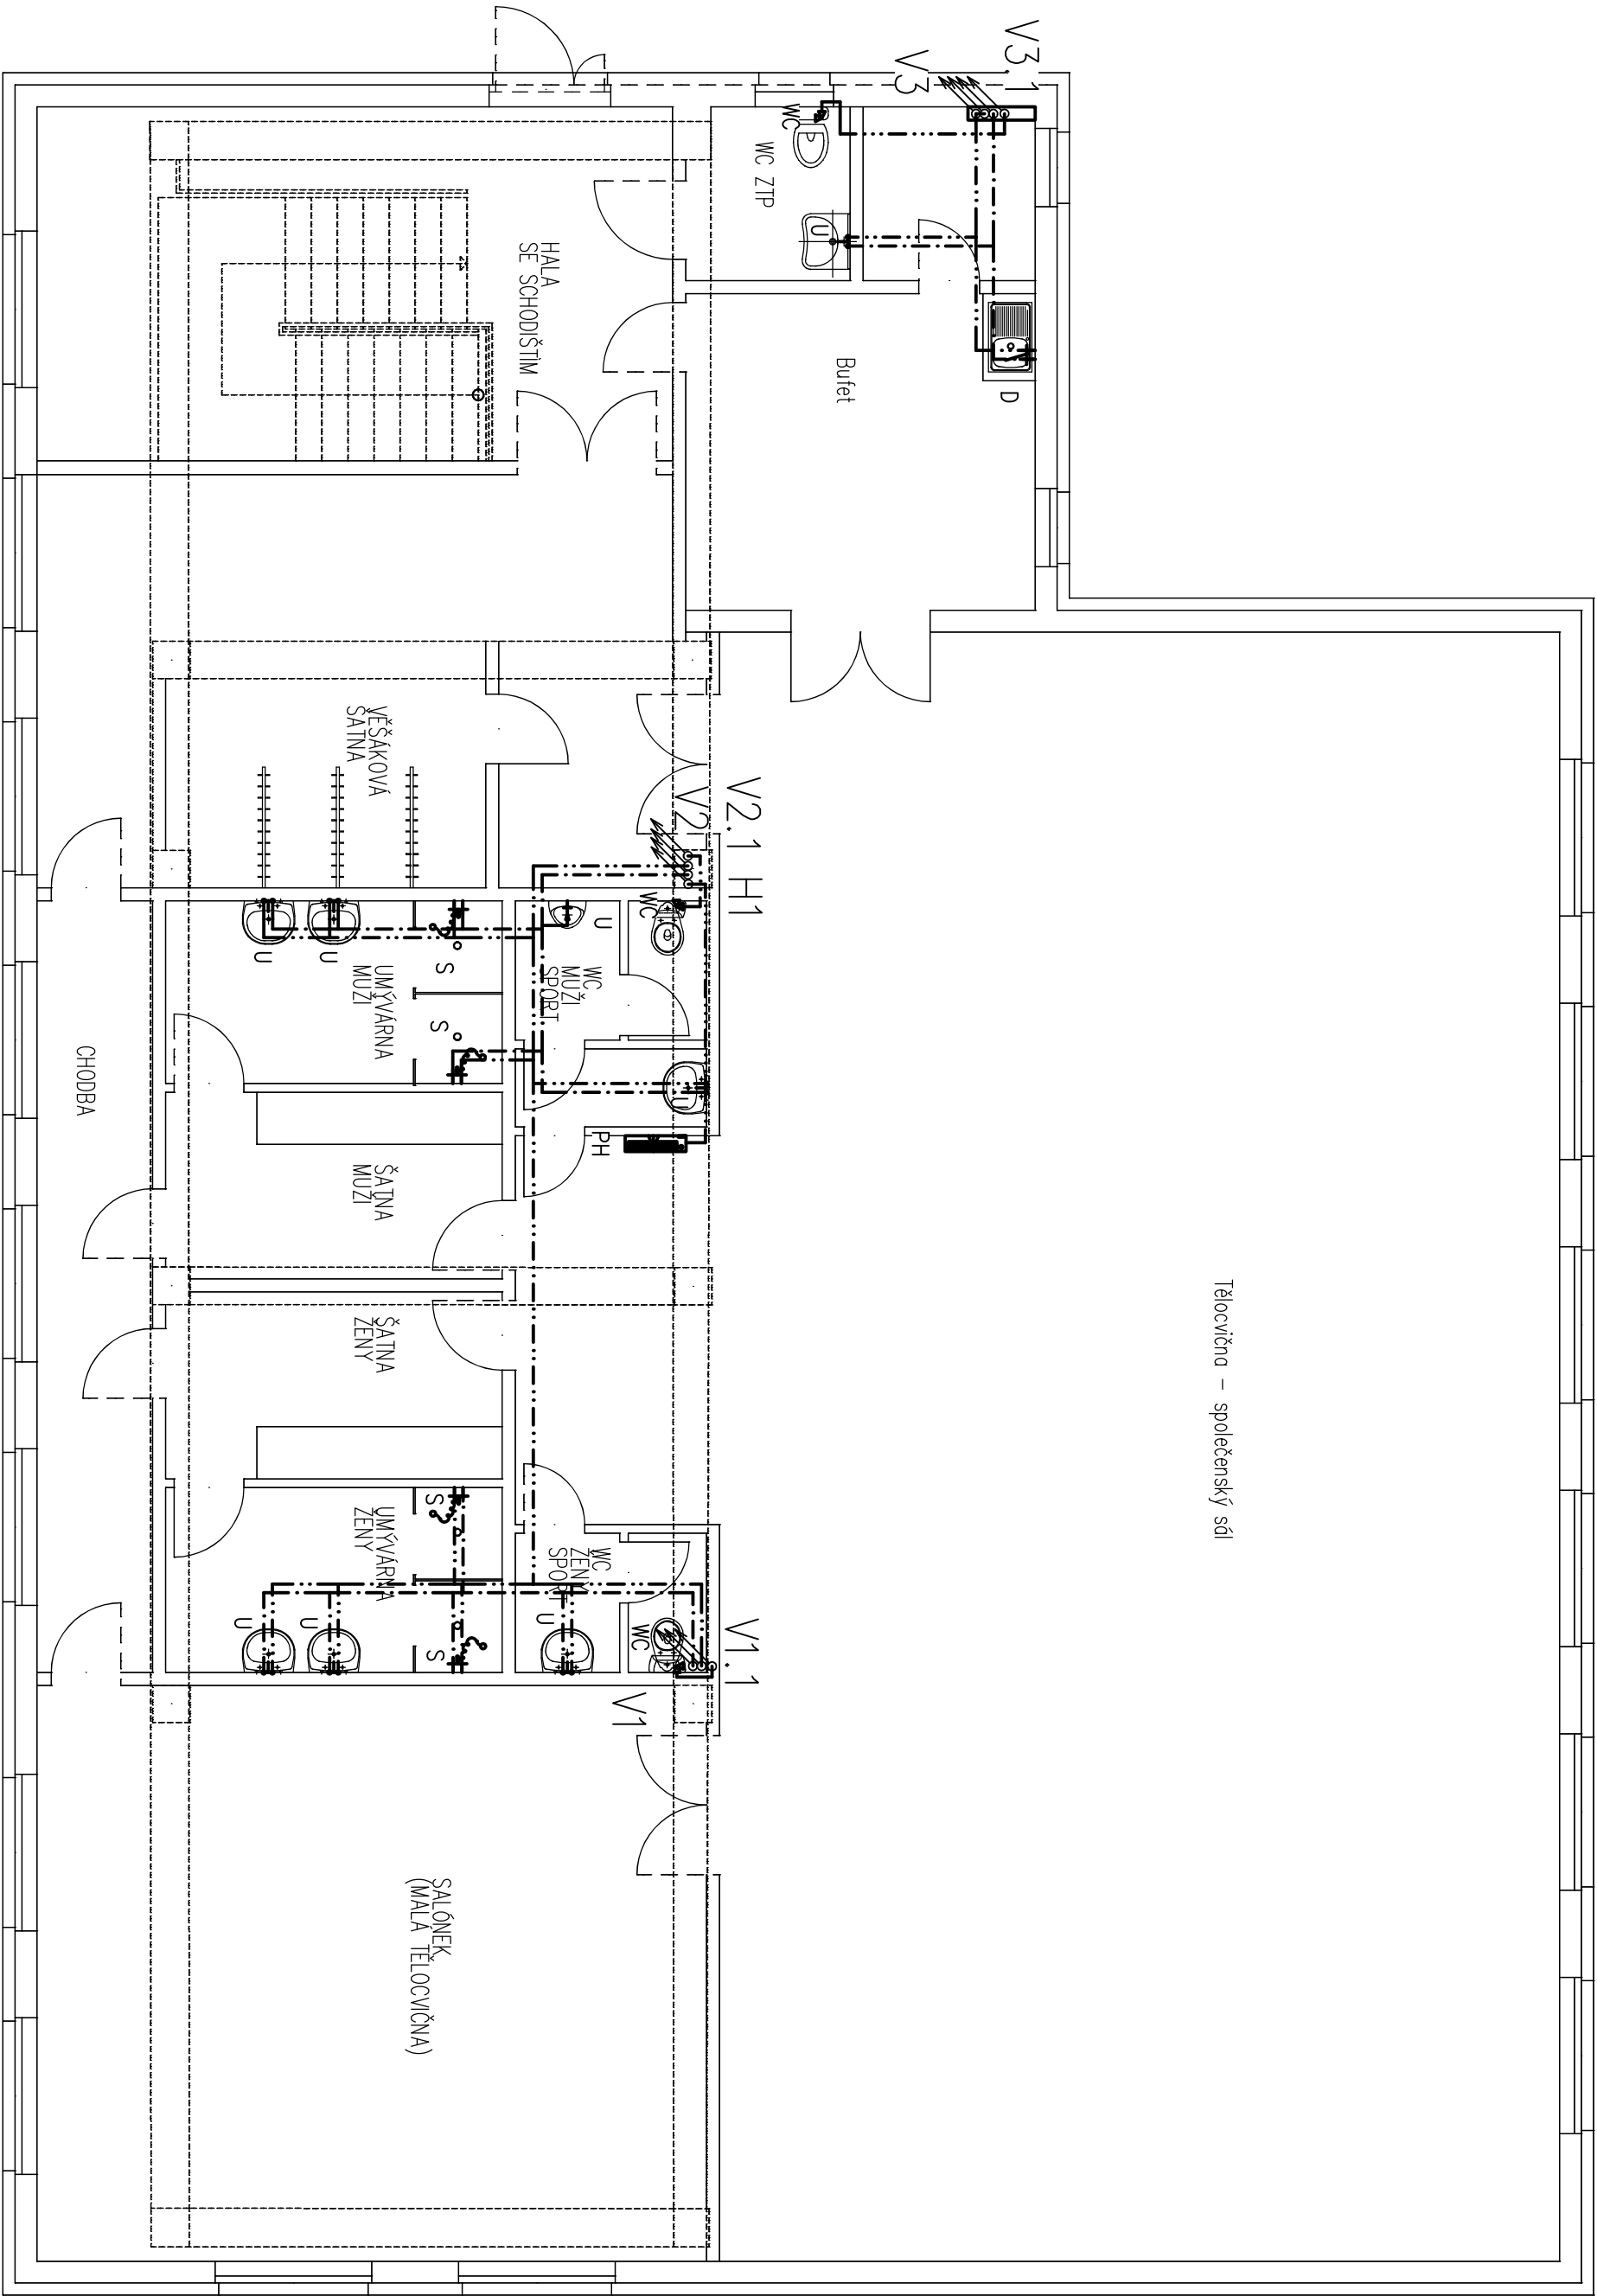


Tělocvična – společenský sál

Legenda:

- Baterie—dřezová
- Baterie—nástěnná
- Baterie—nástěnná tlaková I
- Baterie—sprchová
- Baterie—stojánková
- rohový ventil
- ventil výfukový s hadicovou přípojkou
- KEMPER
- Klesající potrubí
- Stoupající potrubí
- Stoupající potrubí
- kohout s připojením na hadici
- kohout uzavírací
- kohout uzavírací s vypouštěním
- cirkulační čerpadlo
- vodoměr
- zpětná klapka
- zabojník/ohřevč/stanice
- početek (vodovodní řád)
- Rainmaster ECO
- Požární hydrant D19/30
- požární vodovod OCEL pozinkovaná
- studená voda EVO
- teplová voda EVO
- užitková EVO
- cirkulační EVO

INVESTOR: OBEC VÁCLAVOV U BRUNTÁLU - IČO 00296449 HORNÍ VÁCLAVOV 69, 793 41 VÁCLAVOV U BRUNTÁLU		www.projekce-tzb.cz www.priha-projekce.cz tel. 777 050 752	
MÁJEV. STAVBY: STAVEBNÍ ÚPRAVY OBJEKTU na p.č. 134 V K.U. DOLNÍ VÁCLAVOV - Multifunkční dům		AUTORIZOVANÝ TECHNIK: Radoslav Vrobel VYPRACOVAL: Radoslav Vrobel	
OBSAH: D.1.4.1. Zdravotně technické instalace		FORMÁT: A2	DATUM: 09/2020
Vodovod ZNP		STUPEŇ: DSP	Č. VÝKŘ. D.1.4.1b4
		MĚŘÍTKO: 1:75	


DLE VÝH. ŠKÝ Č. 499/2006 SB. O DOKUMENTACI STAVBY. TATO PROJEKTOVÁ DOKUMENTACE SLUŽÍ PRO ZISKÁNÍ POTŘEBNÝCH POVOLENÍ A NEJLÍ TAK URČENÁ JAKO PŮKRA. AD K PROVÁZENÍ STAVBY. ZHOTOVITEL PROJEKTOVÉ DOKUMENTACE SI VYHAZUJE PRÁVO DLE ZÁKONA ČÍSLO 121/2000 SB. O PRÁVNÍ AUTORSKÉM NA ZÁKLADĚ KTERÉHO NESMÍ BÝT TOTO DÍLO POSKYTNUTO TŘETÍM OSOBAM BEZ SOUHLASU ZHOTOVITELE.

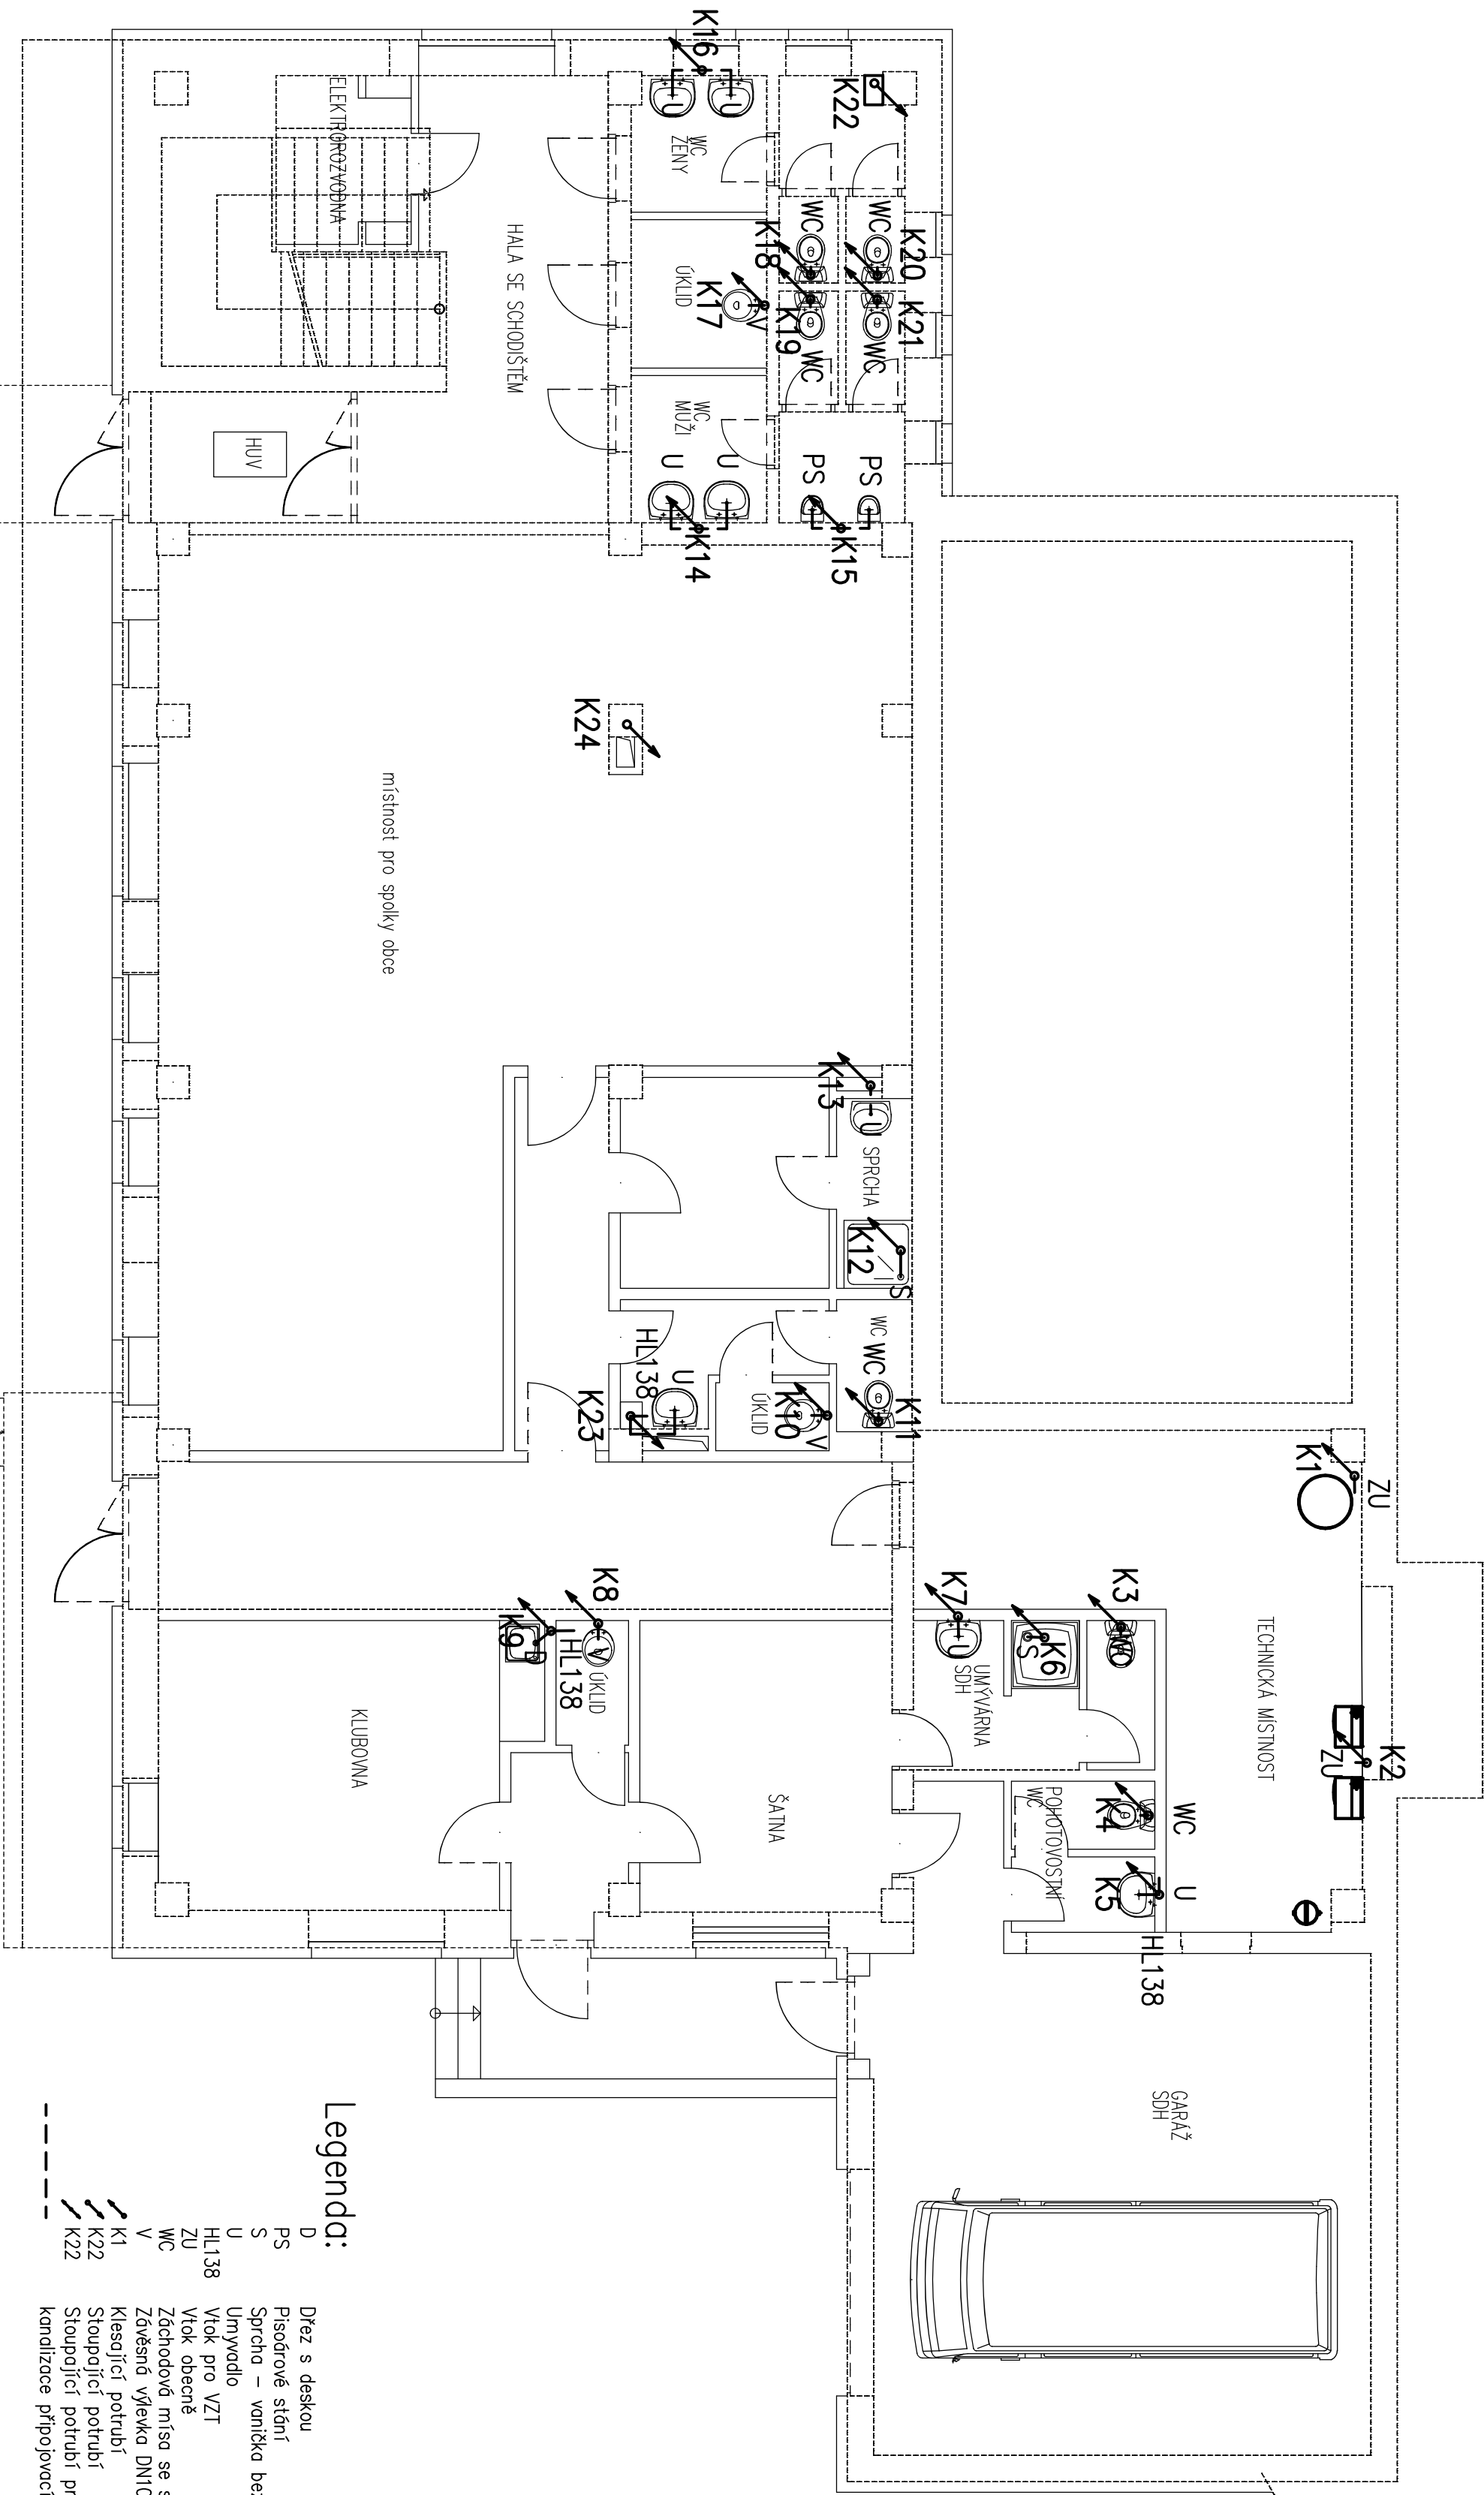

- Legenda:**
- D Dřez s deskou
 - PS Pisotrové stání
 - S Sprcha – vanička bez zátky
 - U Umývadlo
 - HL138 Vtok pro VZT
 - ZU Vtok obecně
 - WC Záchodová mísa se splachovací nádrží (objem 6 l)
 - V Závěsná výlevka DN100
 - K1 Klesající potrubí
 - K2 Stoupající potrubí
 - K22 Stoupající potrubí průchozí kanalizace připojovací

DLE VYHÁŠKY Č. 499/2006 SB. O DOKUMENTACI STAVEB, TATO PROJEKTOVÁ DOKUMENTACE SLUŽÍ PRO ZISKÁNÍ POTŘEBNÝCH POVOLENÍ A NEJLÍK JE URČENA JAKO POKR. AD. K PROVEDENÍ STAVBY. ZHOTOVITEL PROJEKTOVÉ DOKUMENTACE SI VYHAZUJE PRÁVO DLE ZÁKONA ČÍSLO 121/2000 SB. O PRÁVNÍ AUTORSKÉM NA ZÁKLADĚ KTERÉHO NESMÍ BÝT TOTO DÍLO POSKYTNUTO TŘETÍM OSOBAM BEZ SOUHLASU ZHOTOVITELE.

INVESTOR: OBEC VÁCLAVOV U BRUNTÁLU - IČO 00296449 HORNÍ VÁCLAVOV 69, 793 41 VÁCLAVOV U BRUNTÁLU		www.projekce-tzb.cz www.priaha-projekce.cz tel. 777 050 752	
MÁŽEV STAVBY: STAVEBNÍ ÚPRAVY OBJEKTU na p.č. 134 V K.U. DOLNÍ VÁCLAVOV - Multifunkční dům		AUTORIZOVANÝ TECHNIK: Radoslav Vrobel VYPRACOVAL: Radoslav Vrobel	
OBSAH: D.1.4.1. Zdravotně technické instalace		FORMÁT: A2	DATUM: 09/2020
Kanalizace INP		STUPEŇ: DSP	Č. VYKŘ: 1/75
		MĚŘÍTKO: 1:75	D.1.4.1-b5

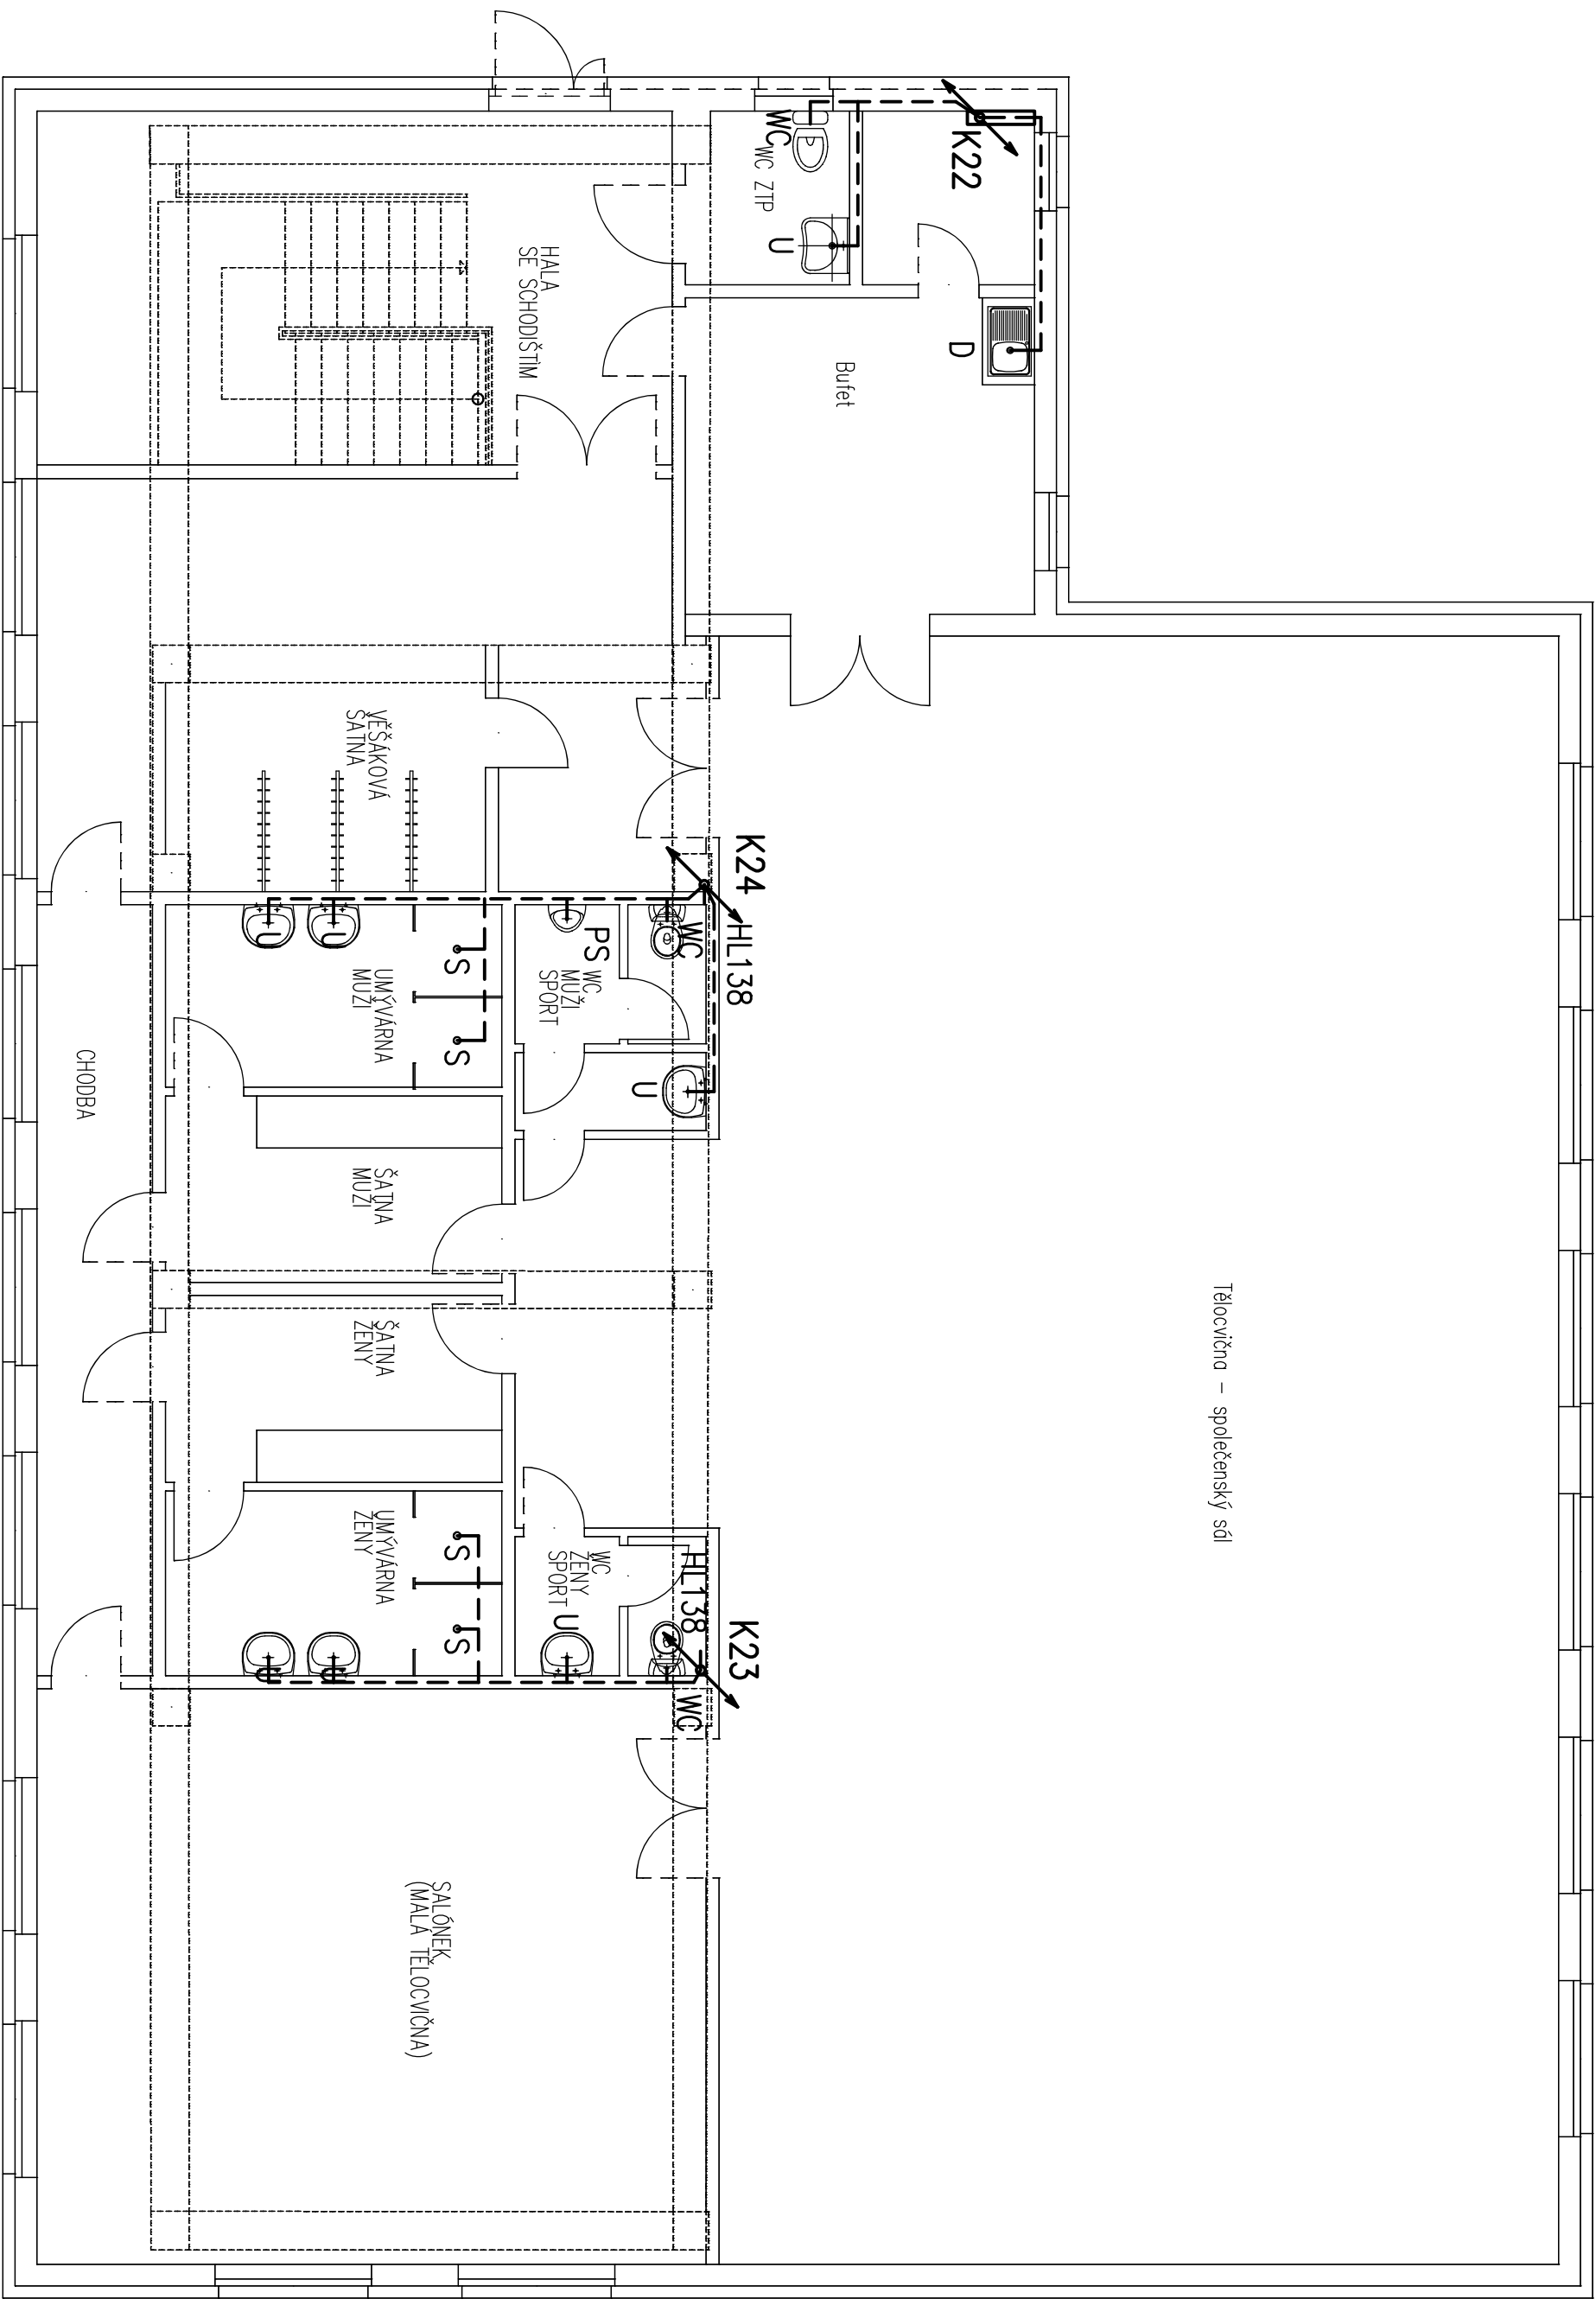

Tělocvična – společenský sál

Legenda:

- D Dřez s deskou
- PS Písnodřové stání
- S Sprcha – vanička bez zátky
- U Umývadlo
- HL138 Vtok pro VZT
- ZU Vtok obecně
- V Závěsná výlečka DN100
- K1 Klesající potrubí
- K22 Klesající potrubí
- Stoupací potrubí
- Stoupací potrubí přechozí
- Kanalizace ZNP

DLE VYHÁŠKY Č. 499/2006 SB. O DOKUMENTACI STAVEB, TATO PROJEKTOVÁ DOKUMENTACE SLUŽÍ PRO ZISKÁNÍ POTŘEBNÝCH POVOLENÍ A NEJLÍŠ TAK URČENÁ JAKO POKRYTÍ K PROVÁZENÍ STAVBY. ZHOOTVITEL PROJEKTOVÉ DOKUMENTACE SI VYHAŠZUJE PRÁVO DLE ZÁKONA ČÍSLO 121/2000 SB. O PRÁVNÍ AUTORSKÉM NA ZÁKLADĚ KTERÉHO NESMÍ BÝT TOTO DÍLO POSKYTNUTO TŘETÍM OSOBAM BEZ SOUHLASU ZHOOTVITELI.

INVESTOR: OBEC VÁCLAVOV U BRUNTÁLU - IČO 00296449 HORNÍ VÁCLAVOV 69, 793 41 VÁCLAVOV U BRUNTÁLU		www.projekce-tzb.cz www.priana-projekce.cz tel. 777 050 752	
MÁŽEV STAVBY: STAVEBNÍ ÚPRAVY OBJEKTU na p.č. 134 V K.U. DOLNÍ VÁCLAVOV - Multifunkční dům		AUTORIZOVANÝ TECHNIK: Radoslav Vrobel VYPRACOVAL: Radoslav Vrobel	
Obsah: D 1.4.1. Zdravotně technické instalace		Formát: A2	Datum: 09/2020
Kanalizace ZNP		Stupeň: DSP	Č. výkresu: 1:75
		Měřítko: 1:75	D 1.4.1-b6