


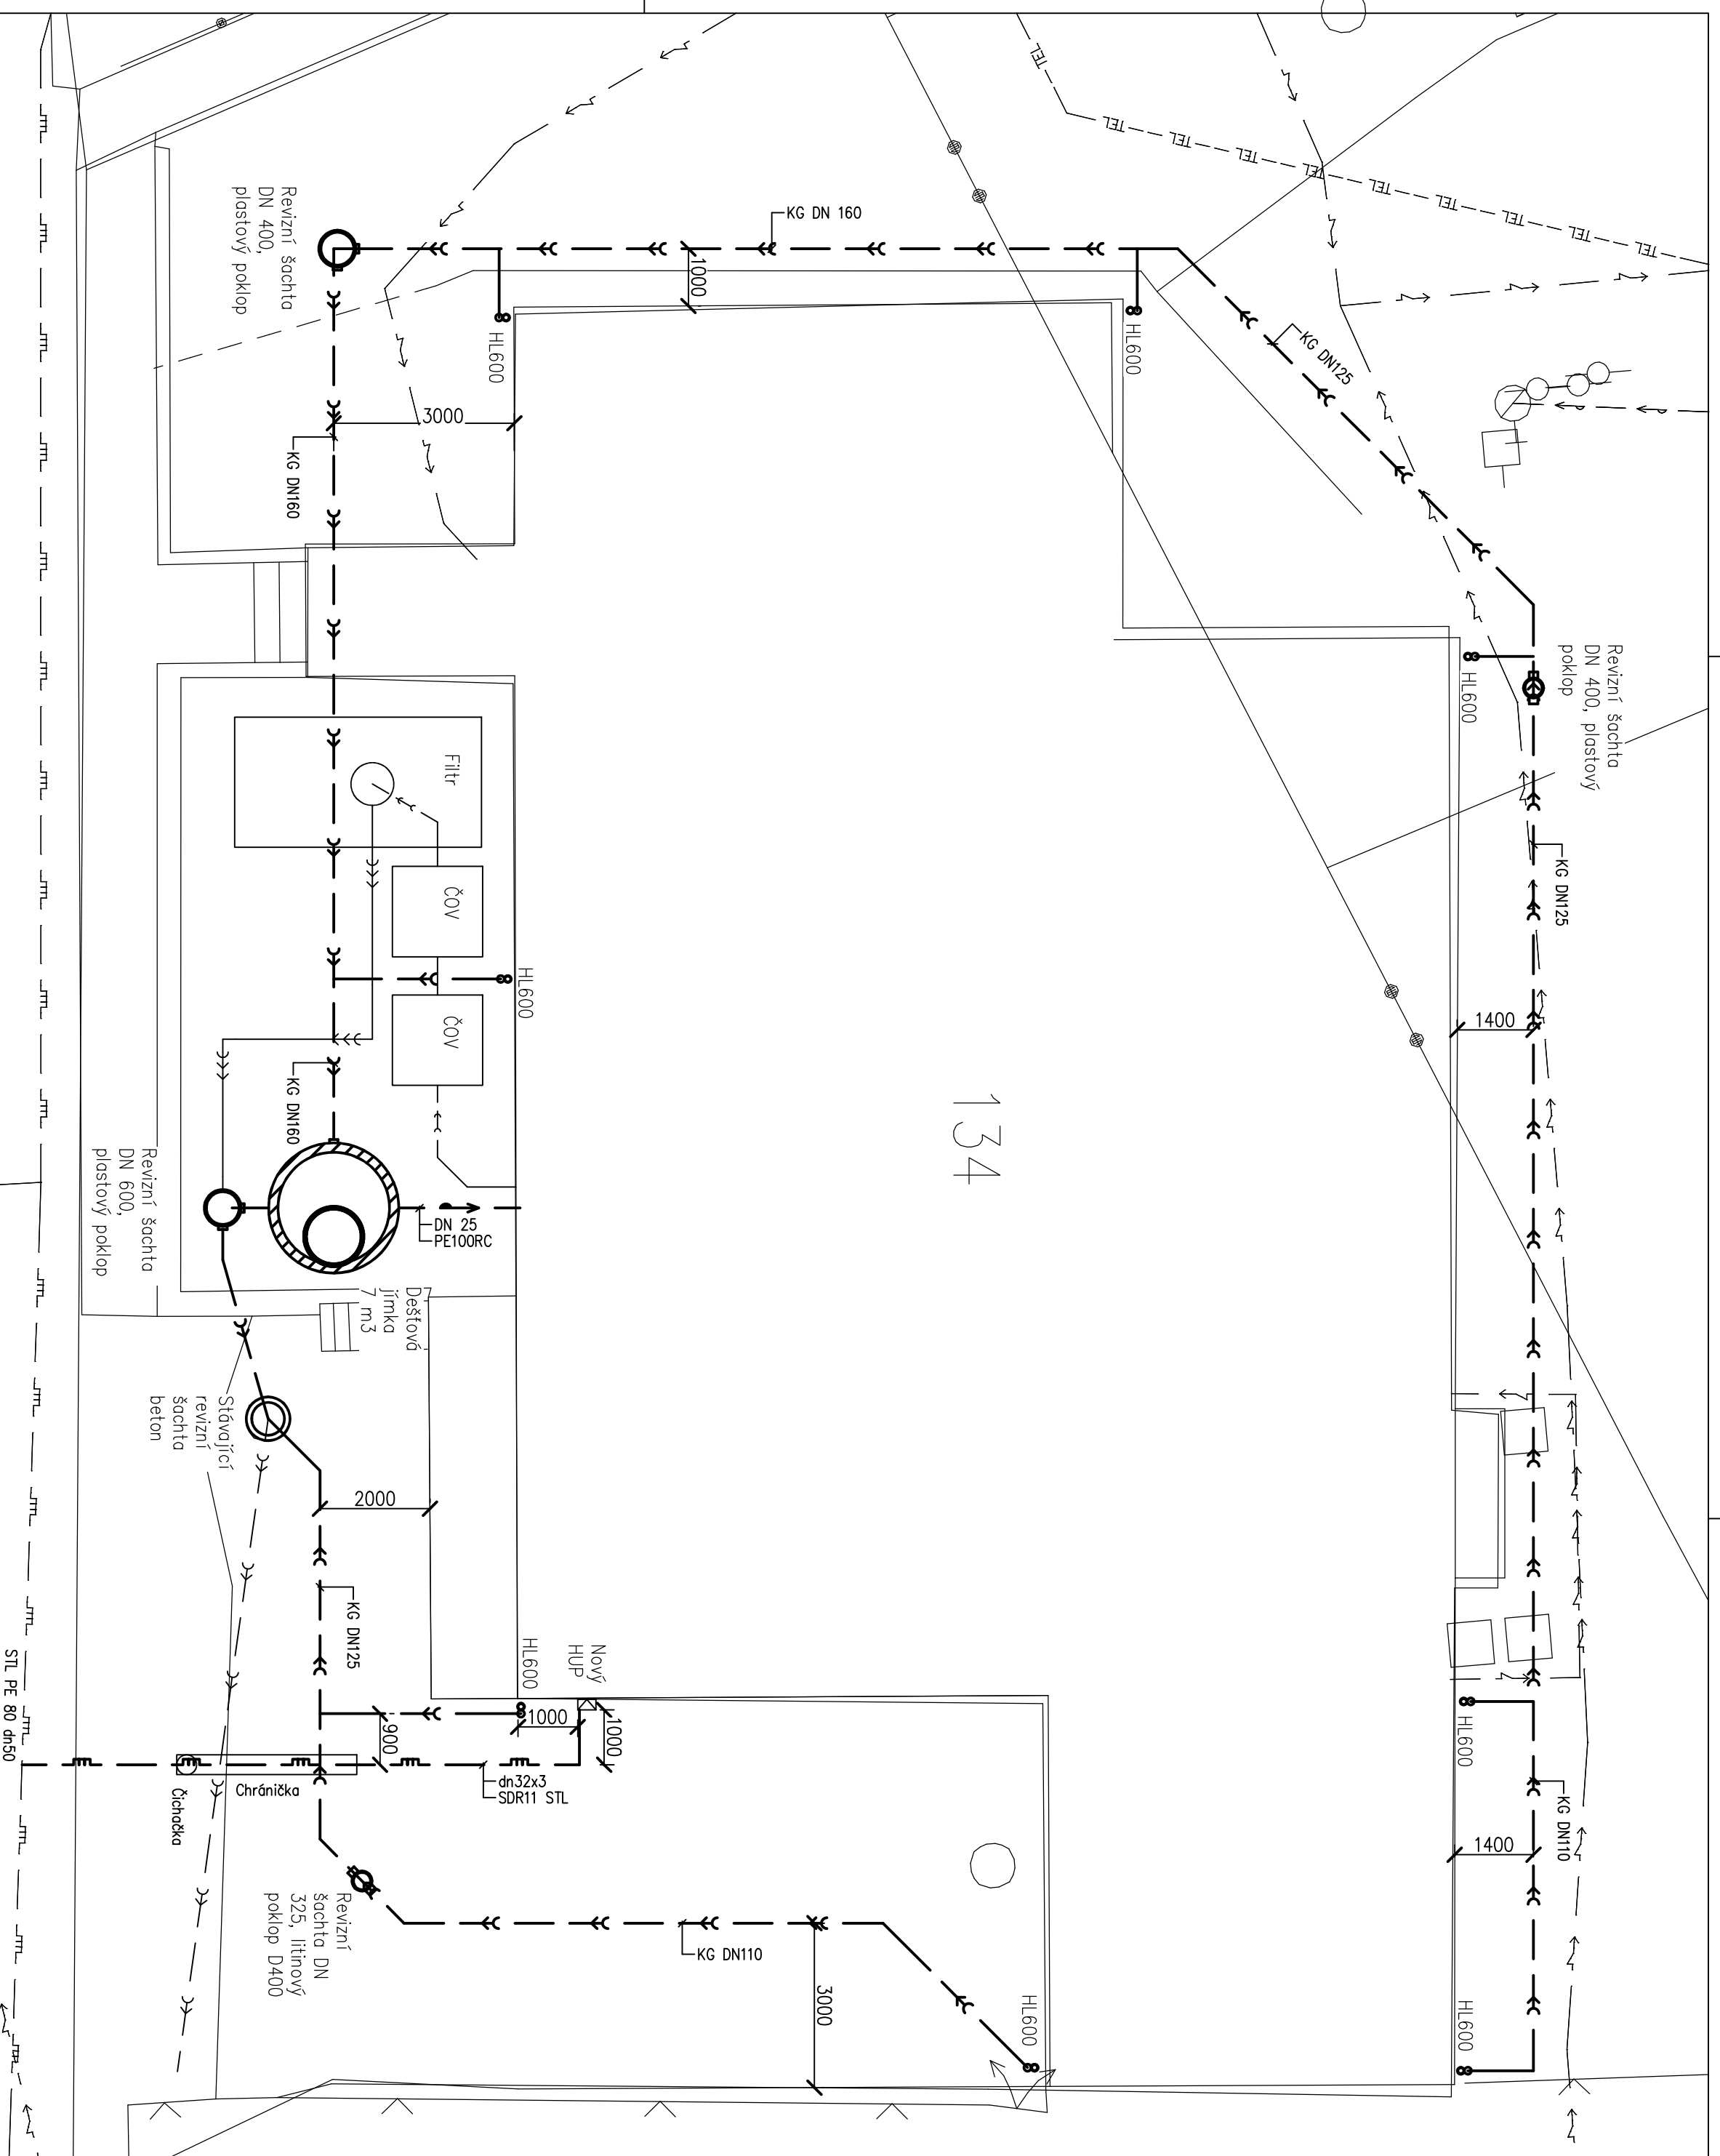

2108

134


400

LEGENDA SITUACE

- NOVÉ DEŠŤOVÁ KANALIZACE PODZEMNÍ
- NOVÉ VODOVODNÍ POTRUBÍ UŽITKOVÉ VODY PODZEMNÍ
- NOVÉ PLYNOVODNÍ POTRUBÍ STŘEDOTLAKÉ PODZEMNÍ dn32x3 SDR11 STL PE 100 s ochranným pláštěm – 12m
- STÁVAJÍCÍ DEŠŤOVÁ KANALIZACE PODZEMNÍ
- STÁVAJÍCÍ SPLAŠKOVÁ KANALIZACE PODZEMNÍ
- STÁVAJÍCÍ VYTĚLAK KANALIZACE SPLAŠKOVÉ NAVRŽENÁ
- STÁVAJÍCÍ POTRUBÍ STŘEDOTLAKÉ PODZEMNÍ STL PE 80 dn50
- STÁVAJÍCÍ VENKOVNÍ SILOVÉ VEDENÍ NÍZKÉHO NAPĚTÍ NADZEMNÍ
- Dešťová jímka 7,2 m³
- Lopok sprovedin HL600
- Sloupek pro měření STL
- Vstupní šachta–kruhová kan. šachta 315–přímé
- kan. šachta Tegra 400–odbočka 90°
- kan. šachta Tegra 400–změna směru 90°
- PP–EO 7 DU
- HL600
- RŠ
- RŠ
- RŠ
- RŠ

INVESTOR: OBEC VÁCLAVOV U BRUNTÁLU - IČO 00296449 HORNÍ VÁCLAVOV 69, 793 41 VÁCLAVOV U BRUNTÁLU		www.projekte-tzb.cz www.priaha-projece.cz tel. 777 050 752	
MÁZEV STAVBY: STAVEBNÍ ÚPRAVY OBJEKTU na p.č.134 V K.Ú. DOLNÍ VÁCLAVOV - Multifunkční dům		AUTORIZOVANÝ TECHNIK: Radoslav Vrobel VYPRACOVAL: Radoslav Vrobel	
OBJEKT: D.1.4.4. Plynová odběrná zařízení	STUPĚŇ: DSP	FORMÁT: A2	DATAUM: 09/2020
Situace síť	MĚŘÍTKO: 1:100	Č. VÝKRA: D.1.4.4-b1	


PŘESNOU HLOUBKU A UMÍSTĚNÍ VŠECH SÍTÍ JE POTŘEBA NECHAT VYTÝČIT PŘÍSLUŠNÝMI SPRÁVCI SÍTÍ !

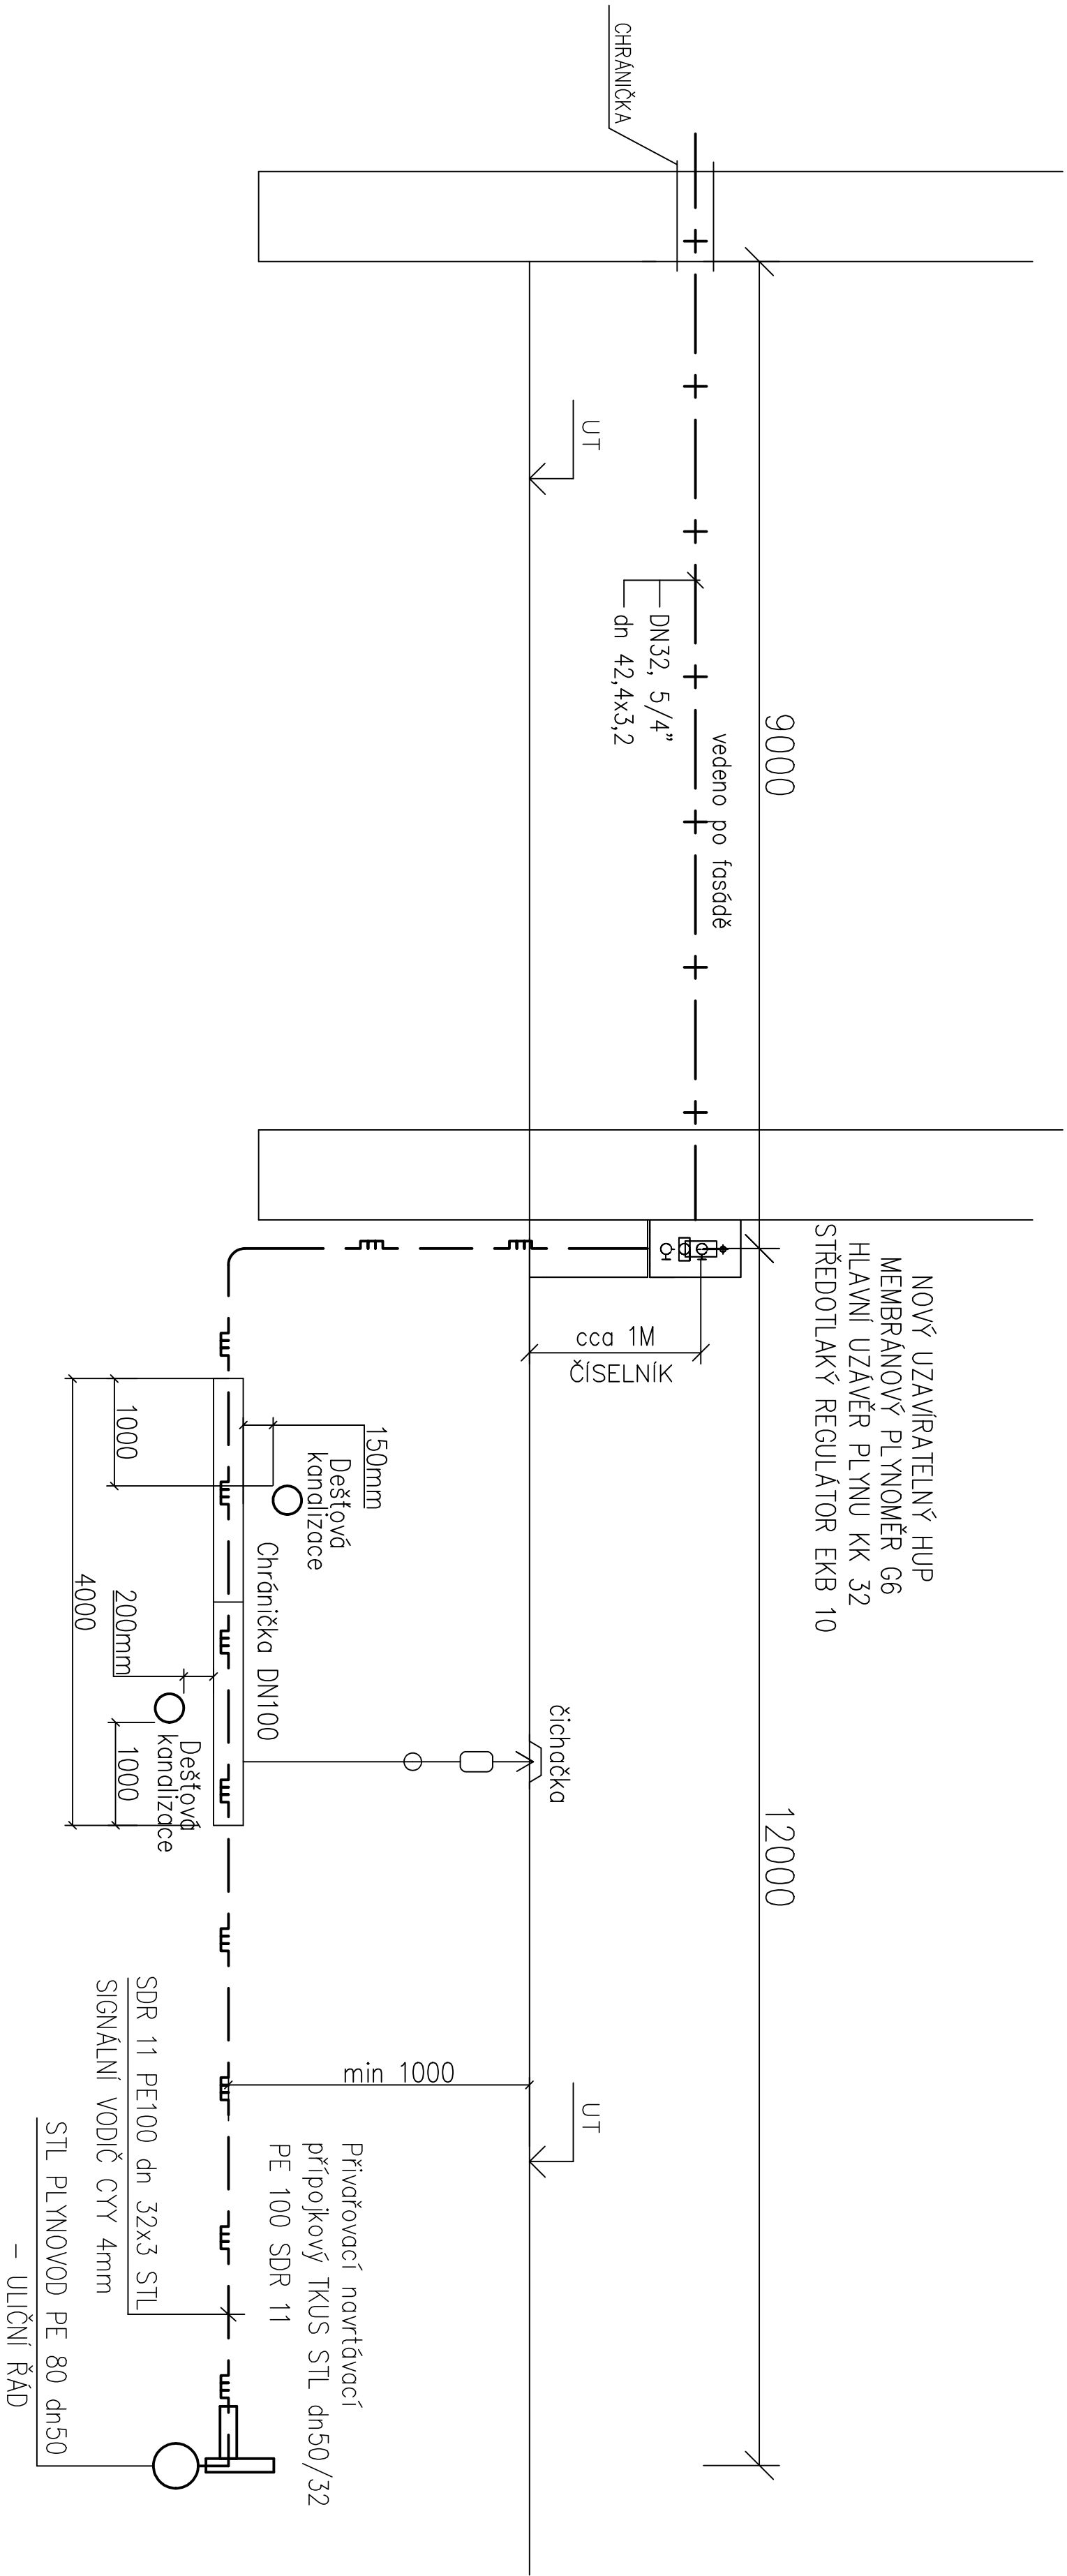

ULOŽENÍ PLASTOVÉHO POTRUBÍ

LOŽE VELMI PEČLIVĚ UPRAVENÉ

KOMUNIKACE : VOLNÝ TERÉN :

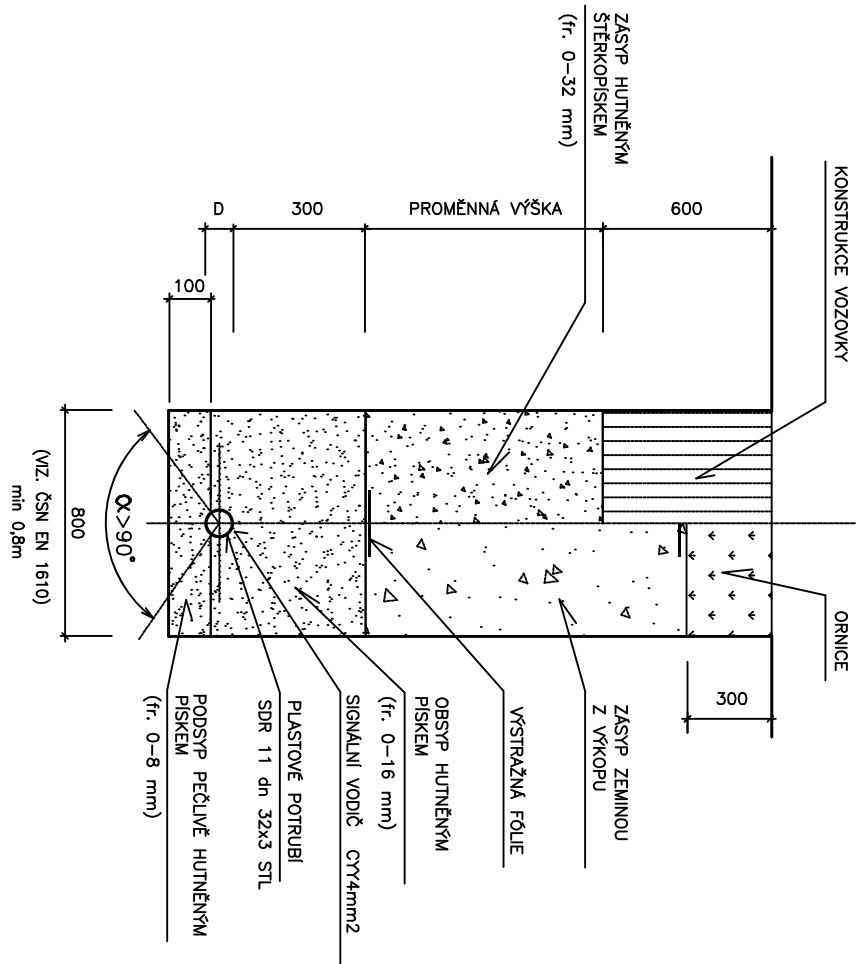


DNO ULOŽENÍ POTRUBÍ	SDR 11 PE100 dn 32x3 STL	-1000
DNO VÝKOPU		-1100

LEGENDA:

Plynovodní přípojka dn32x3 SDR11 STL PE 100 s ochranným pláštěm – 12m — — — — —
plyn NTL OCEL dn 42,4x3,2 — + — + —

INVESTOR: OBEC VÁCLAVOV U BRUNTÁLU - IČO 00296449 HORNÍ VÁCLAVOV 69, 793 41 VÁCLAVOV U BRUNTÁLU		www.projekce-tzb.cz www.praha-projekce.cz tel. 777 050 752	
NÁZEV STAVBY: STAVEBNÍ ÚPRAVY OBJEKTU na p.č.134 V K.Ú. DOLNÍ VÁCLAVOV - Multifunkční dům		AUTORIZOVANÝ TECHNIK: Radoslav Vrobel VYPRACOVAL: Radoslav Vrobel	
OBSAH: D.1.4.4. Plynová odběrná zařízení		FORMÁT: A3	DATUM: 09/2020
Rozvinuté řezu plynoinstalace		STUPEŇ: DSP	Č.VÝKR.: MĚŘITKO: D.1.4.4-b4

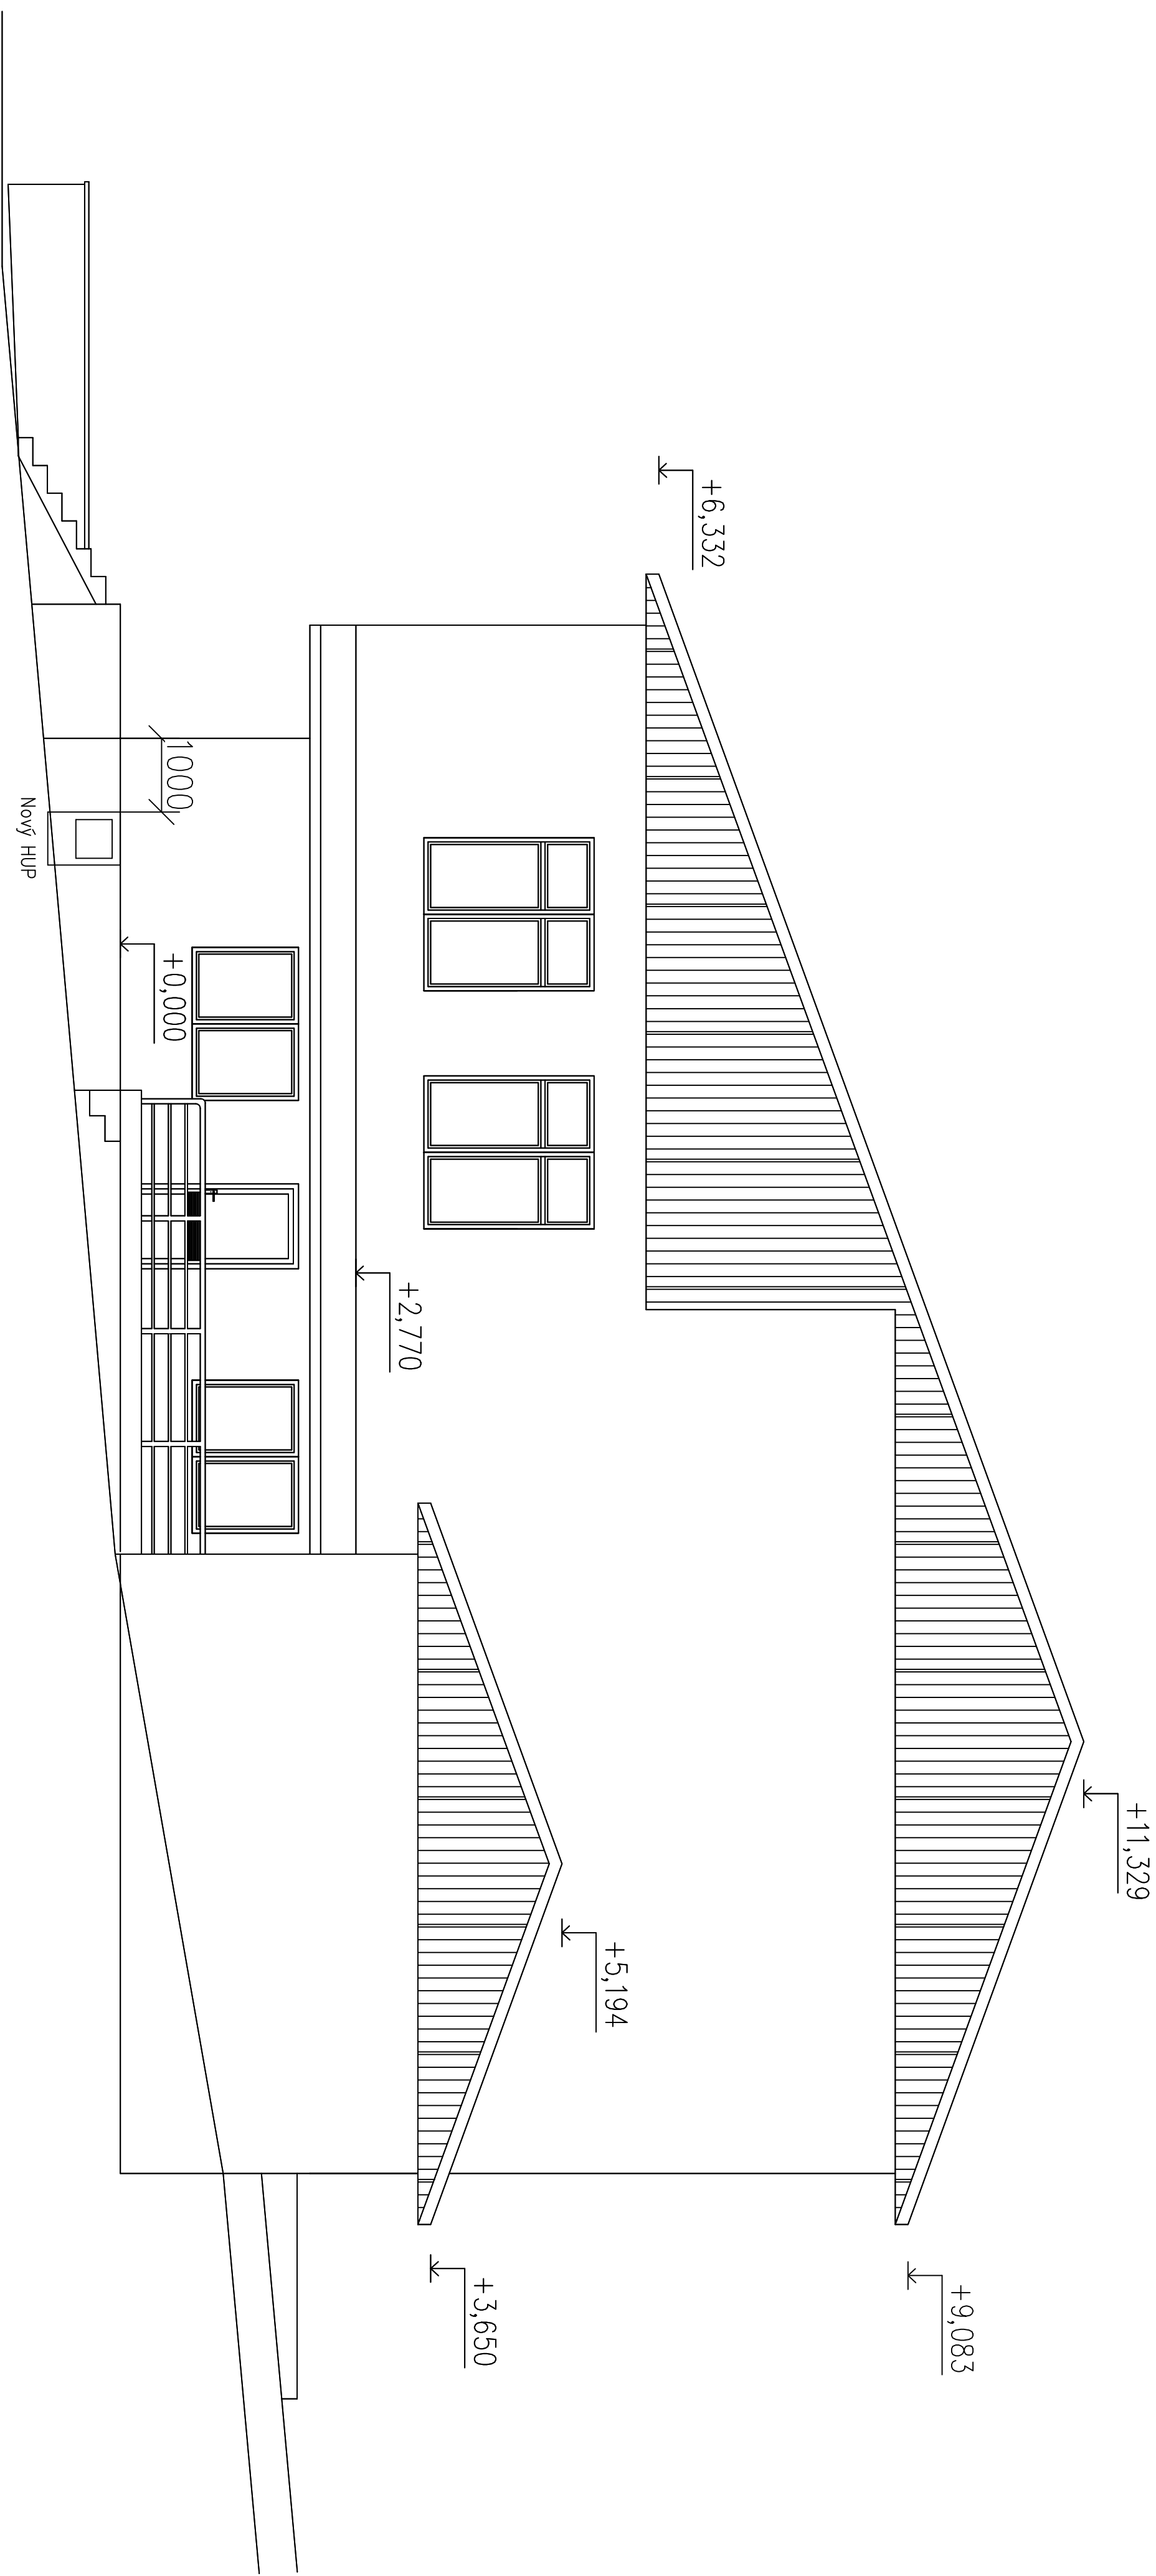

INVESTOR: OBEC VÁCLAVOV U BRUNTÁLU - IČO 00296449 HORNÍ VÁCLAVOV 69, 793 41 VÁCLAVOV U BRUNTÁLU		www.projekce-izb.cz www.praha-projekce.cz tel. 777 050 752	
NÁZEV STAVBY: STAVEBNÍ ÚPRAVY OBJEKTU na p.č. 134 V K.Ú. DOLNÍ VÁCLAVOV - Multifunkční dům		AUTORIZOVANÝ TECHNIK: Radoslav Vrobel VYPRACOVAL: Radoslav Vrobel	
OBSAH: D.1.4.4. Plynová odběrná zařízení		FORMÁT: A3	DATUM: 09/2020
Pohled osazení plynoměru		STUPEŇ: DSP	Č.VÝKR: 6
		MĚŘITKO:	D.1.4.4-b6