



naše značka
5003051287

vyřizuje
Daniel Běle

e-mail
technici@gasnet.cz

datum
15.05.2024

Vodohospodářský rozvoj a výstavba a.s.
Nábřeží 90/4
15000 Praha

Věc:

VODOVOD BORKA

K.ú. - p.č.: Přestavlky u Čerčan , Čerčany , Lštění

Stavebník: Obec Přestavlky u Čerčan , Přestavlky u Čerčan č.p. 48 , 25723 Přestavlky u Čerčan

Účel stanoviska: Povolení stavby - stavební režim (ÚR+SP)

GasNet, s.r.o., jako provozovatel distribuční soustavy (PDS) a technické infrastruktury, zastoupený GasNet Služby, s.r.o., vydává toto stanovisko:

Dobrý den,
k Vaší žádosti bylo vydáno 15.5. 2024 stanovisko č. 5003051322. V tomto stanovisku jsme Vám sdělili potřebné informace a předali mapové podklady.

Za správnost a úplnost dokumentace předložené s žádostí včetně jejího souladu s platnými předpisy plně zodpovídá její zpracovatel. Stanovisko nenahrazuje případná další stanoviska k jiným částem stavby.

V případě další korespondence nebo jednání (např. změna stavby) uvádějte naši značku - 5003051287 a datum tohoto stanoviska. Kontakty jsou k dispozici na <https://www.gasnet.cz/cs/kontaktni-system/>.

GasNet, s.r.o.
zastoupená společností GasNet Služby, s.r.o., IČ 27935311
Daniel Běle
Specialista externích požadavků
Odbor zpracování externích požadavků


Přílohy: Orientační zakres plynárenského zařízení, Detailní zakres plynárenského zařízení, Ověřená příloha žadatele

GasNet Služby, s.r.o.
Plynárenská 499/1 · Zábřovice · 602 00 Brno · T 555 90 10 10 · www.gasnet.cz
IČ: 27935311 · DIČ: CZ27935311
Zápis do obchodního rejstříku: Krajský soud v Brně, sp. zn. C 57165, dne 26. 7. 2007
Certificate of incorporation: Regional Court in Brno, ref. number C 57165, on 26th July 2007

Zákaznická linka GasNet 555 90 10 10, info@gasnet.cz, www.gasnet.cz


Příloha: Orientační zakres plynárenského zařízení. Tato příloha je nedílnou součástí stanoviska č. 5003051287 ze dne 15.05.2024.

Provozovatel DS: GasNet, s.r.o.; Stavebník: Obec Přestavky u Čerčan , Přestavky u Čerčan č.p. 48 , 25723 Přestavky u Čerčan. K.ú.: Přestavky u Čerčan , Čerčany , Lštění.

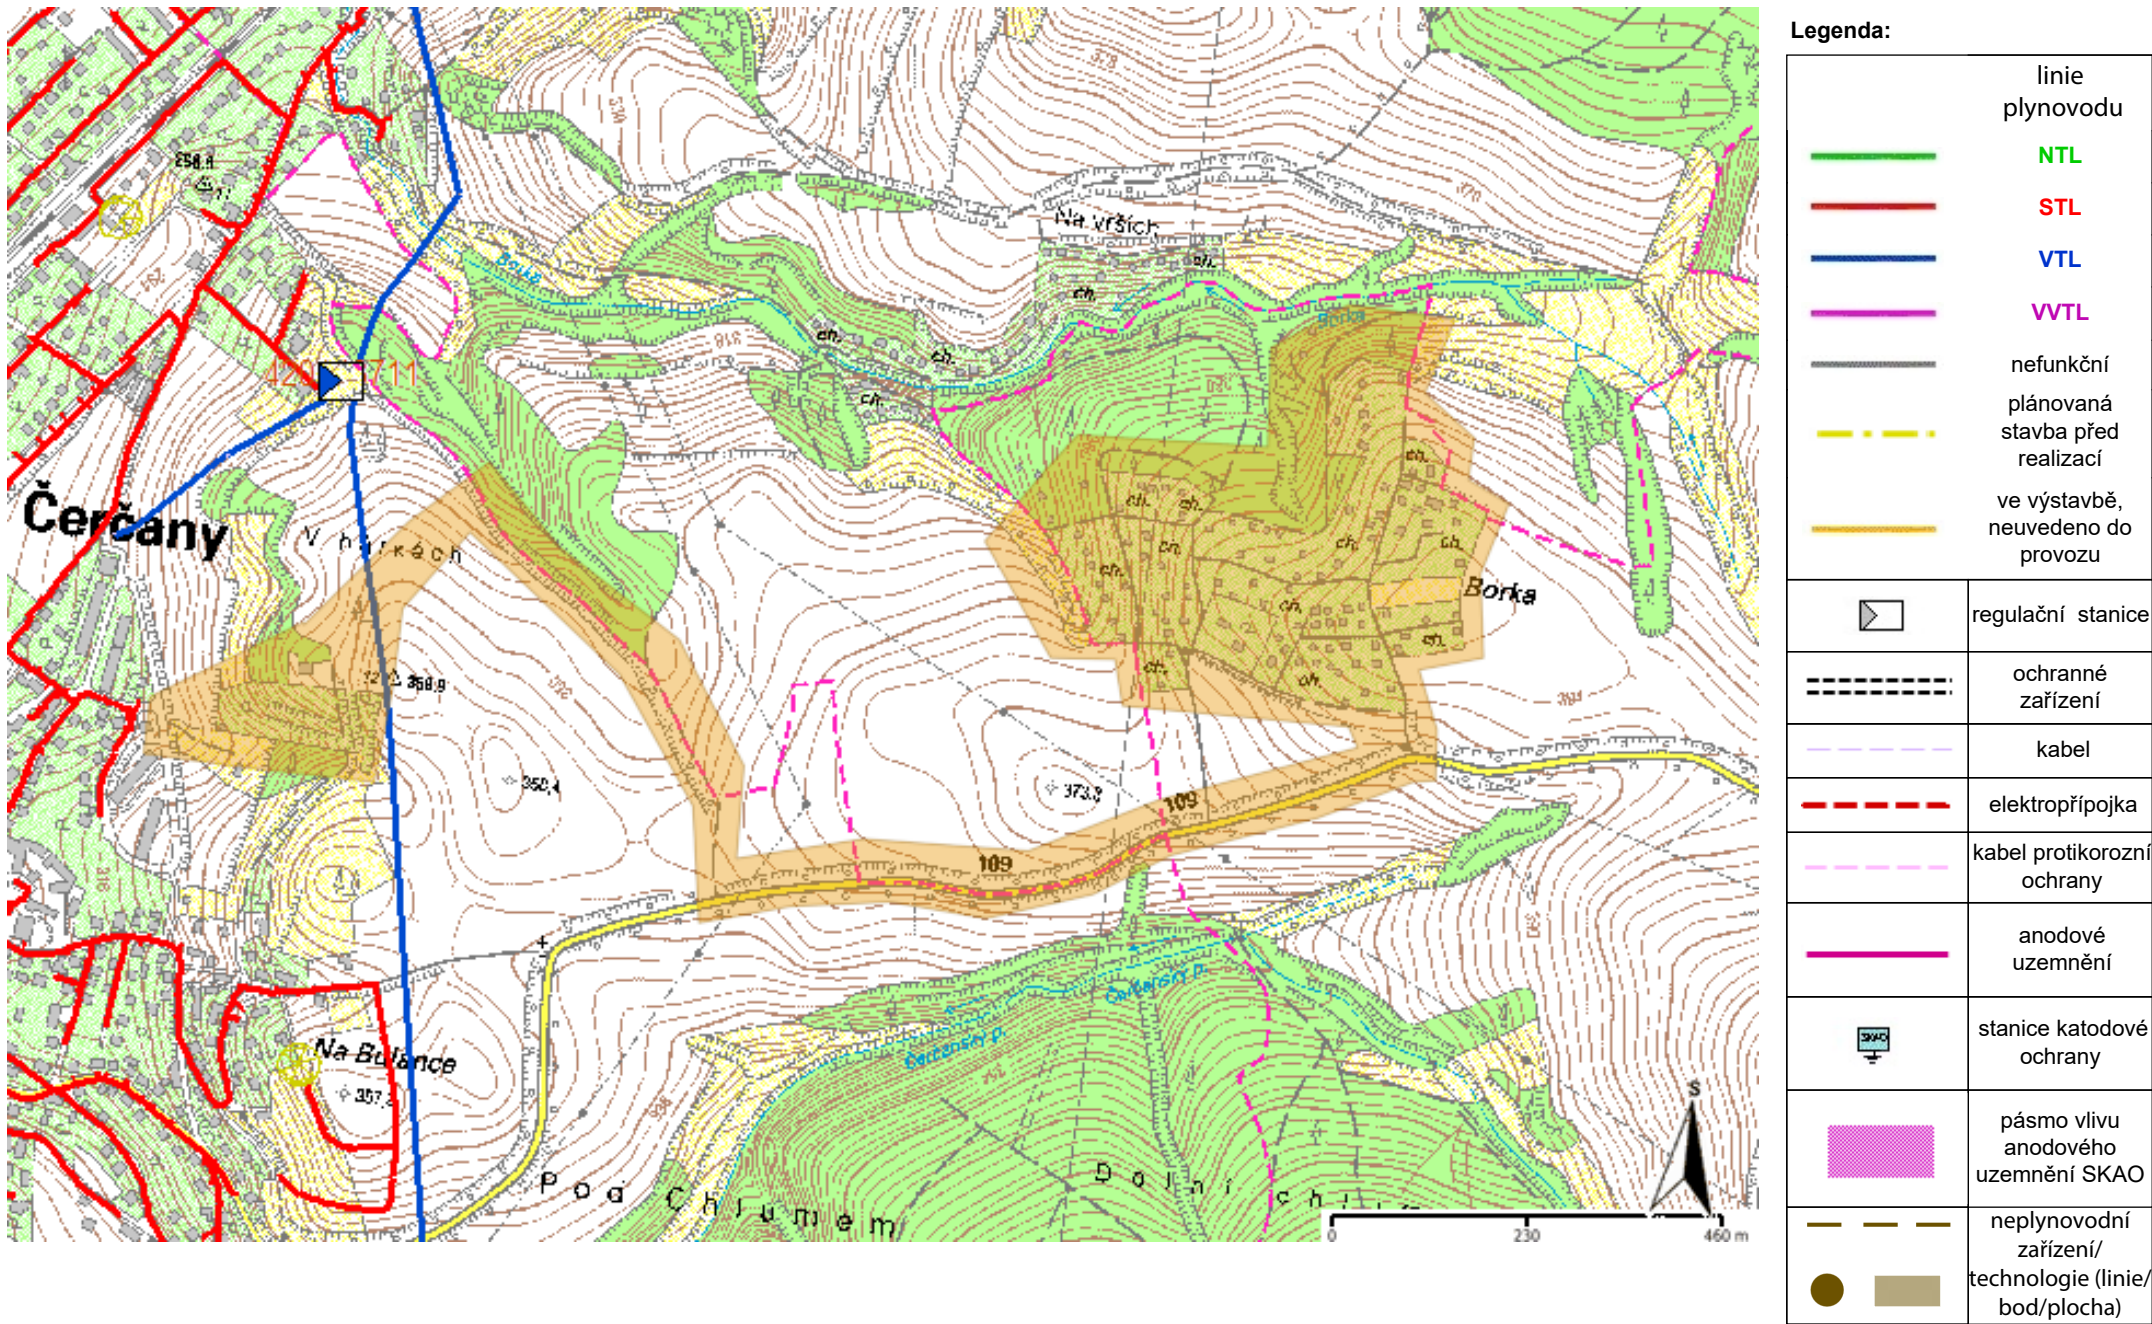



Příloha: Detailní zákres plynárenského zařízení. Tato příloha je nedílnou součástí stanoviska č. 5003051287 ze dne 15.05.2024.

Provozovatel DS: GasNet, s.r.o.; Stavebník: Obec Přestavlky u Čerčan , Přestavlky u Čerčan č.p. 48 , 25723 Přestavlky u Čerčan. K.ú.: Přestavlky u Čerčan , Čerčany , Lštění.

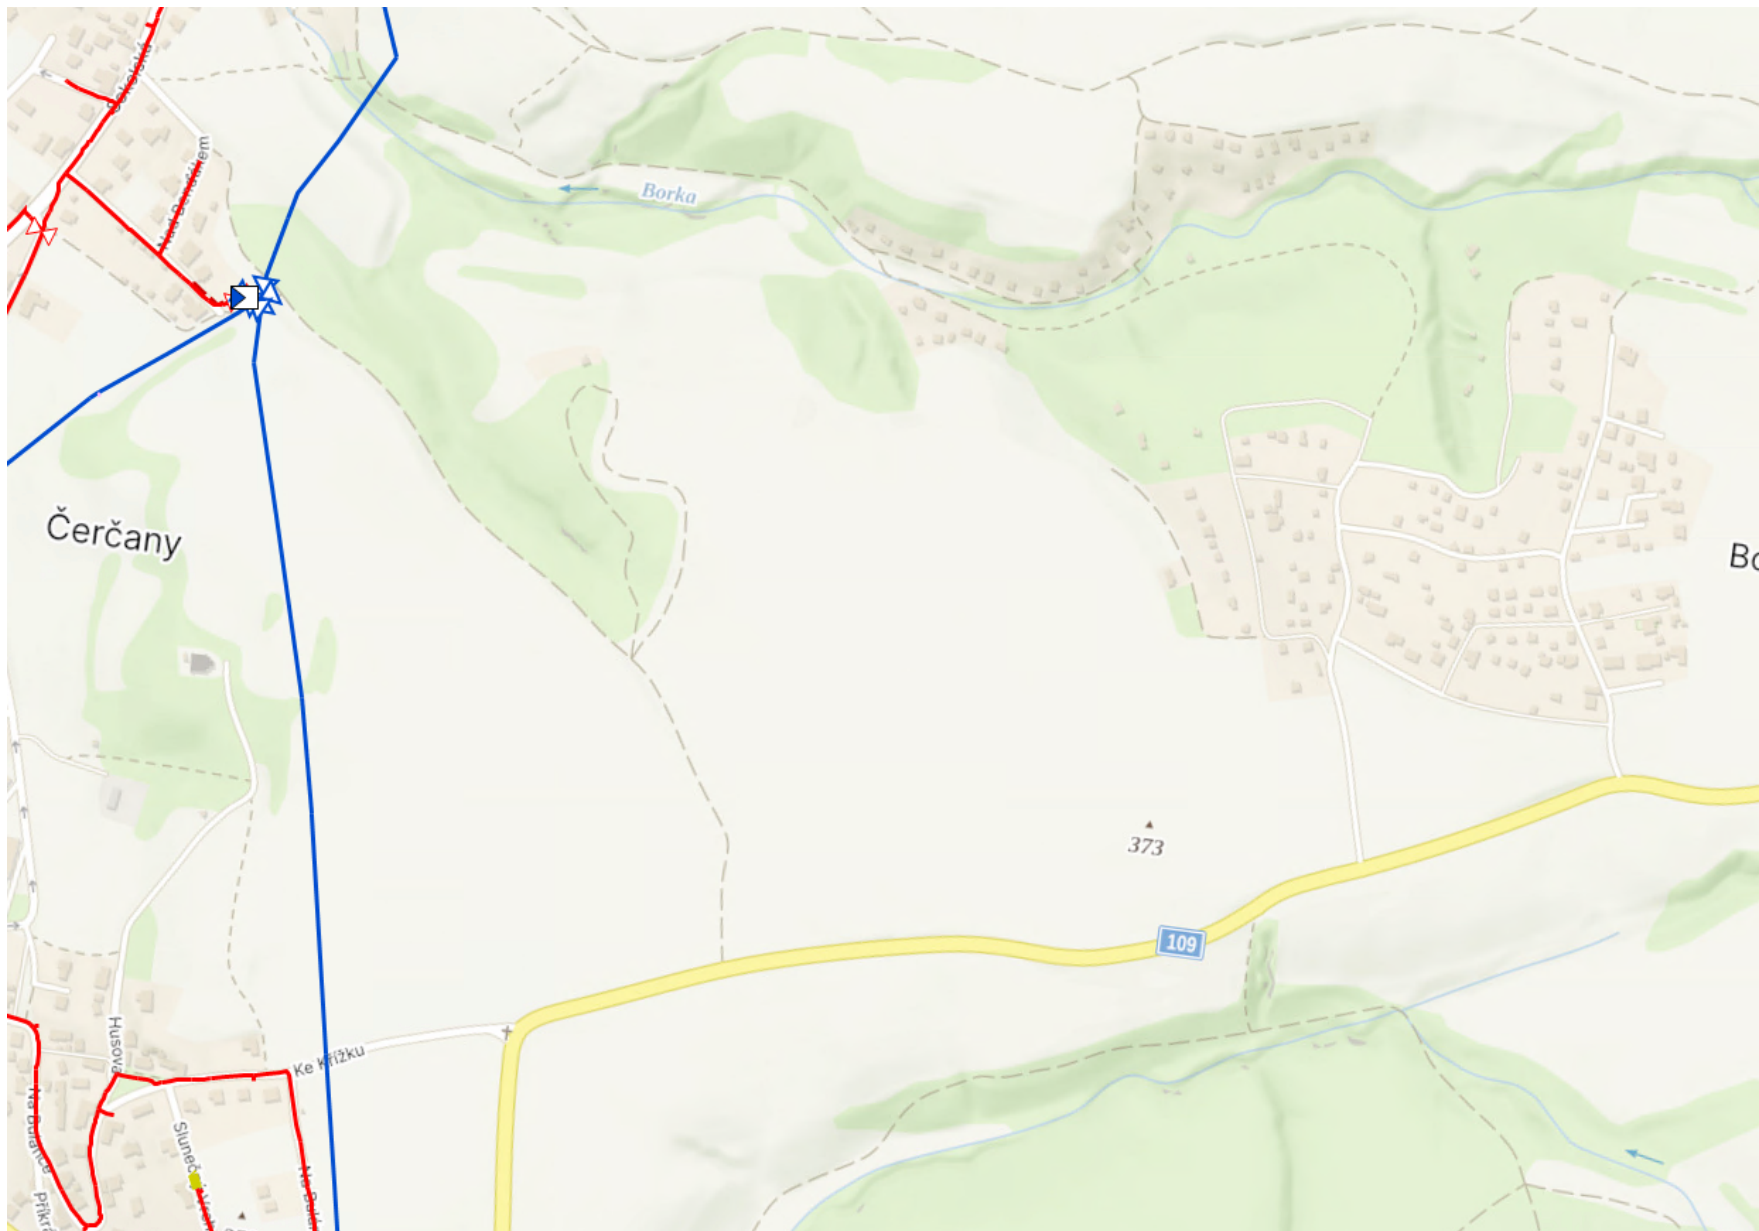

Legenda:

linie plynovodu	
	NTL
	STL
	VTL
	WTL
	nefunkční
	plánovaná stavba před realizací
	ve výstavbě, neuvedeno do provozu
	regulační stanice
	ochranné zařízení
	kabel
	elektropřípojka
	kabel protikorozní ochrany
	anodové uzemnění
	stanice katodové ochrany
	pásmo vlivu anodového uzemnění SKAO
	neplynovodní zařízení/technologie (linie/bod/plocha)

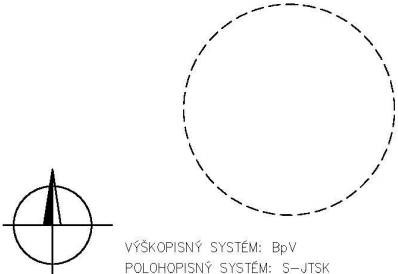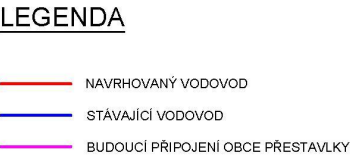

Kreslil: ING. K. KOHOUTOVÁ 	Projektant: ING. DAVID BRÁBNIK 	Hlavní projektant: ING. DAVID BRÁBNIK 	Techn. kontrola: ING. B. ANDERLOVÁ 	 VODOHOSPODÁŘSKÝ ROZVOJ A VÝSTAVBA a.s. Nábřeží 90/4 150 00 Praha 5
Kraj: Středočeský		Obec: Přestavky u Čerčan		Soubor: C...situace_vodo_Prestavky_DSP.dwg
Investor: Obec Přestavky u Čerčan				Formát: —
Název stavby: VODOVOD BORKA				Datum: 08/2023
Část projektu: C. SITUAČNÍ VÝKRESY				Stupeň: DSP/DPS
Příloha:				Č. zakázky: 5630/002
SITUAČNÍ VÝKRES ŠIRŠÍCH VZTAHŮ				Měřítko: 1:4000
				Číslo přílohy: C.4