




PŮDORYSNÝ ŘEZ

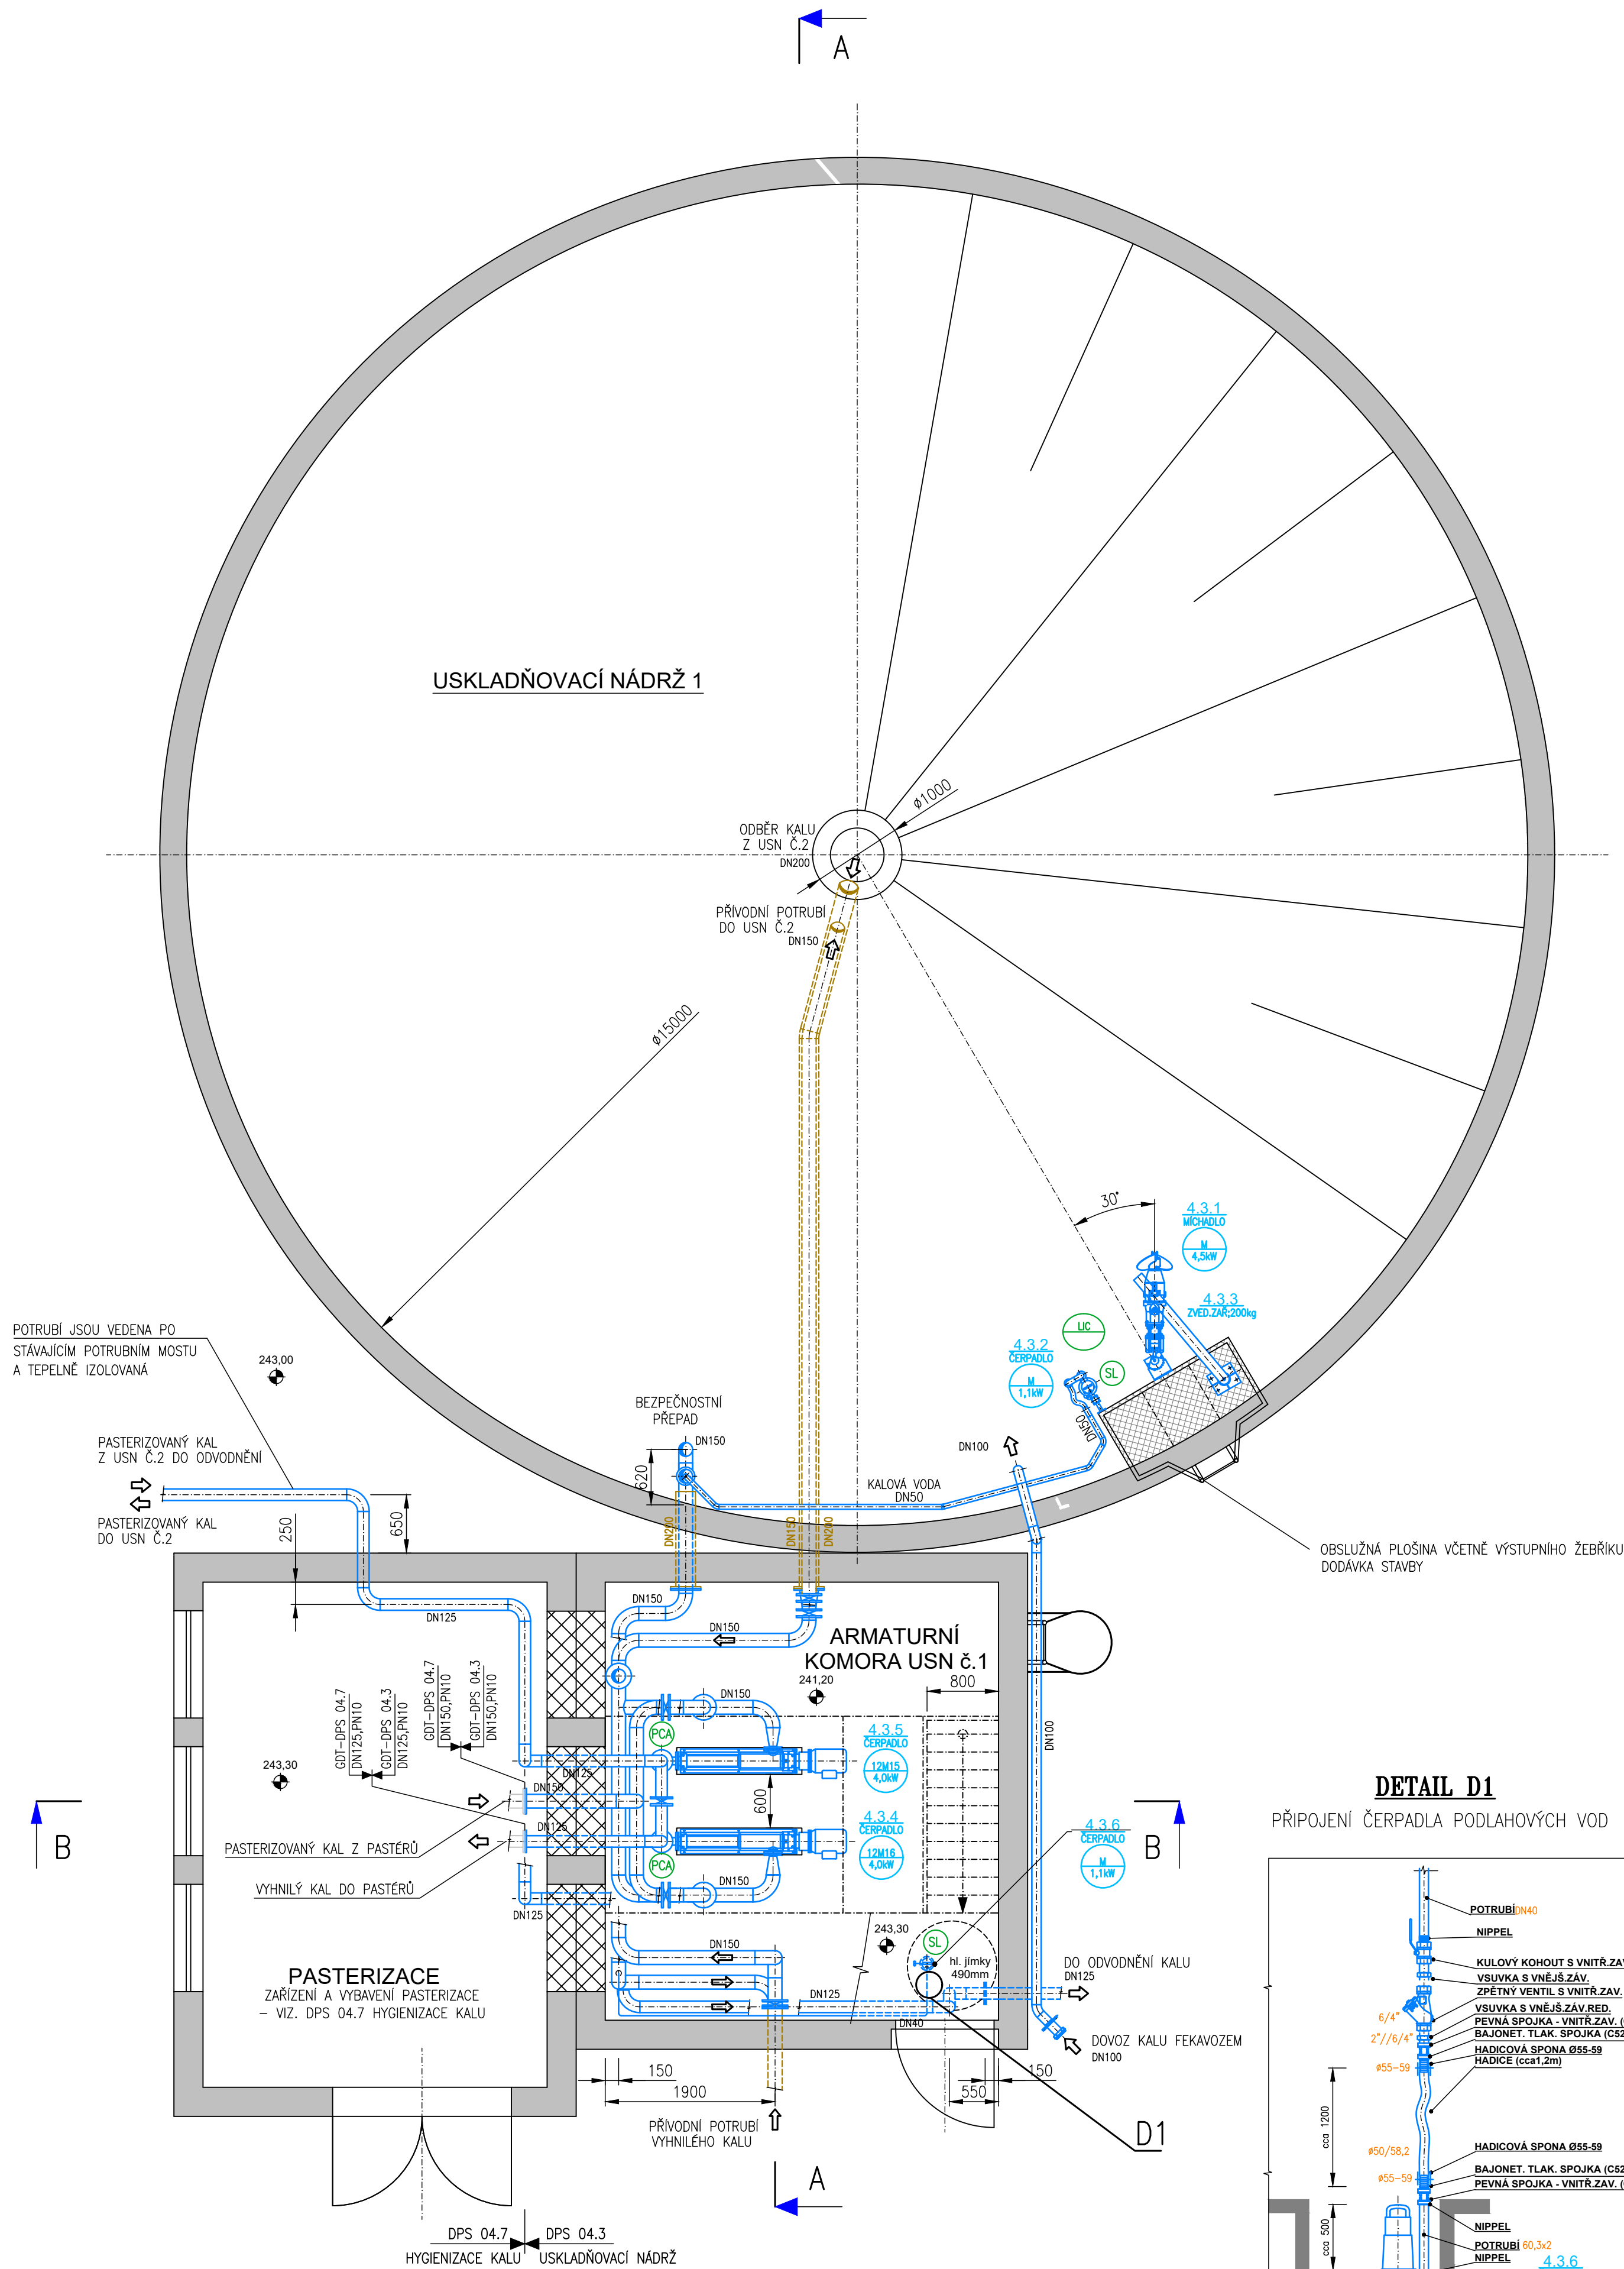


ŘEZ B-B

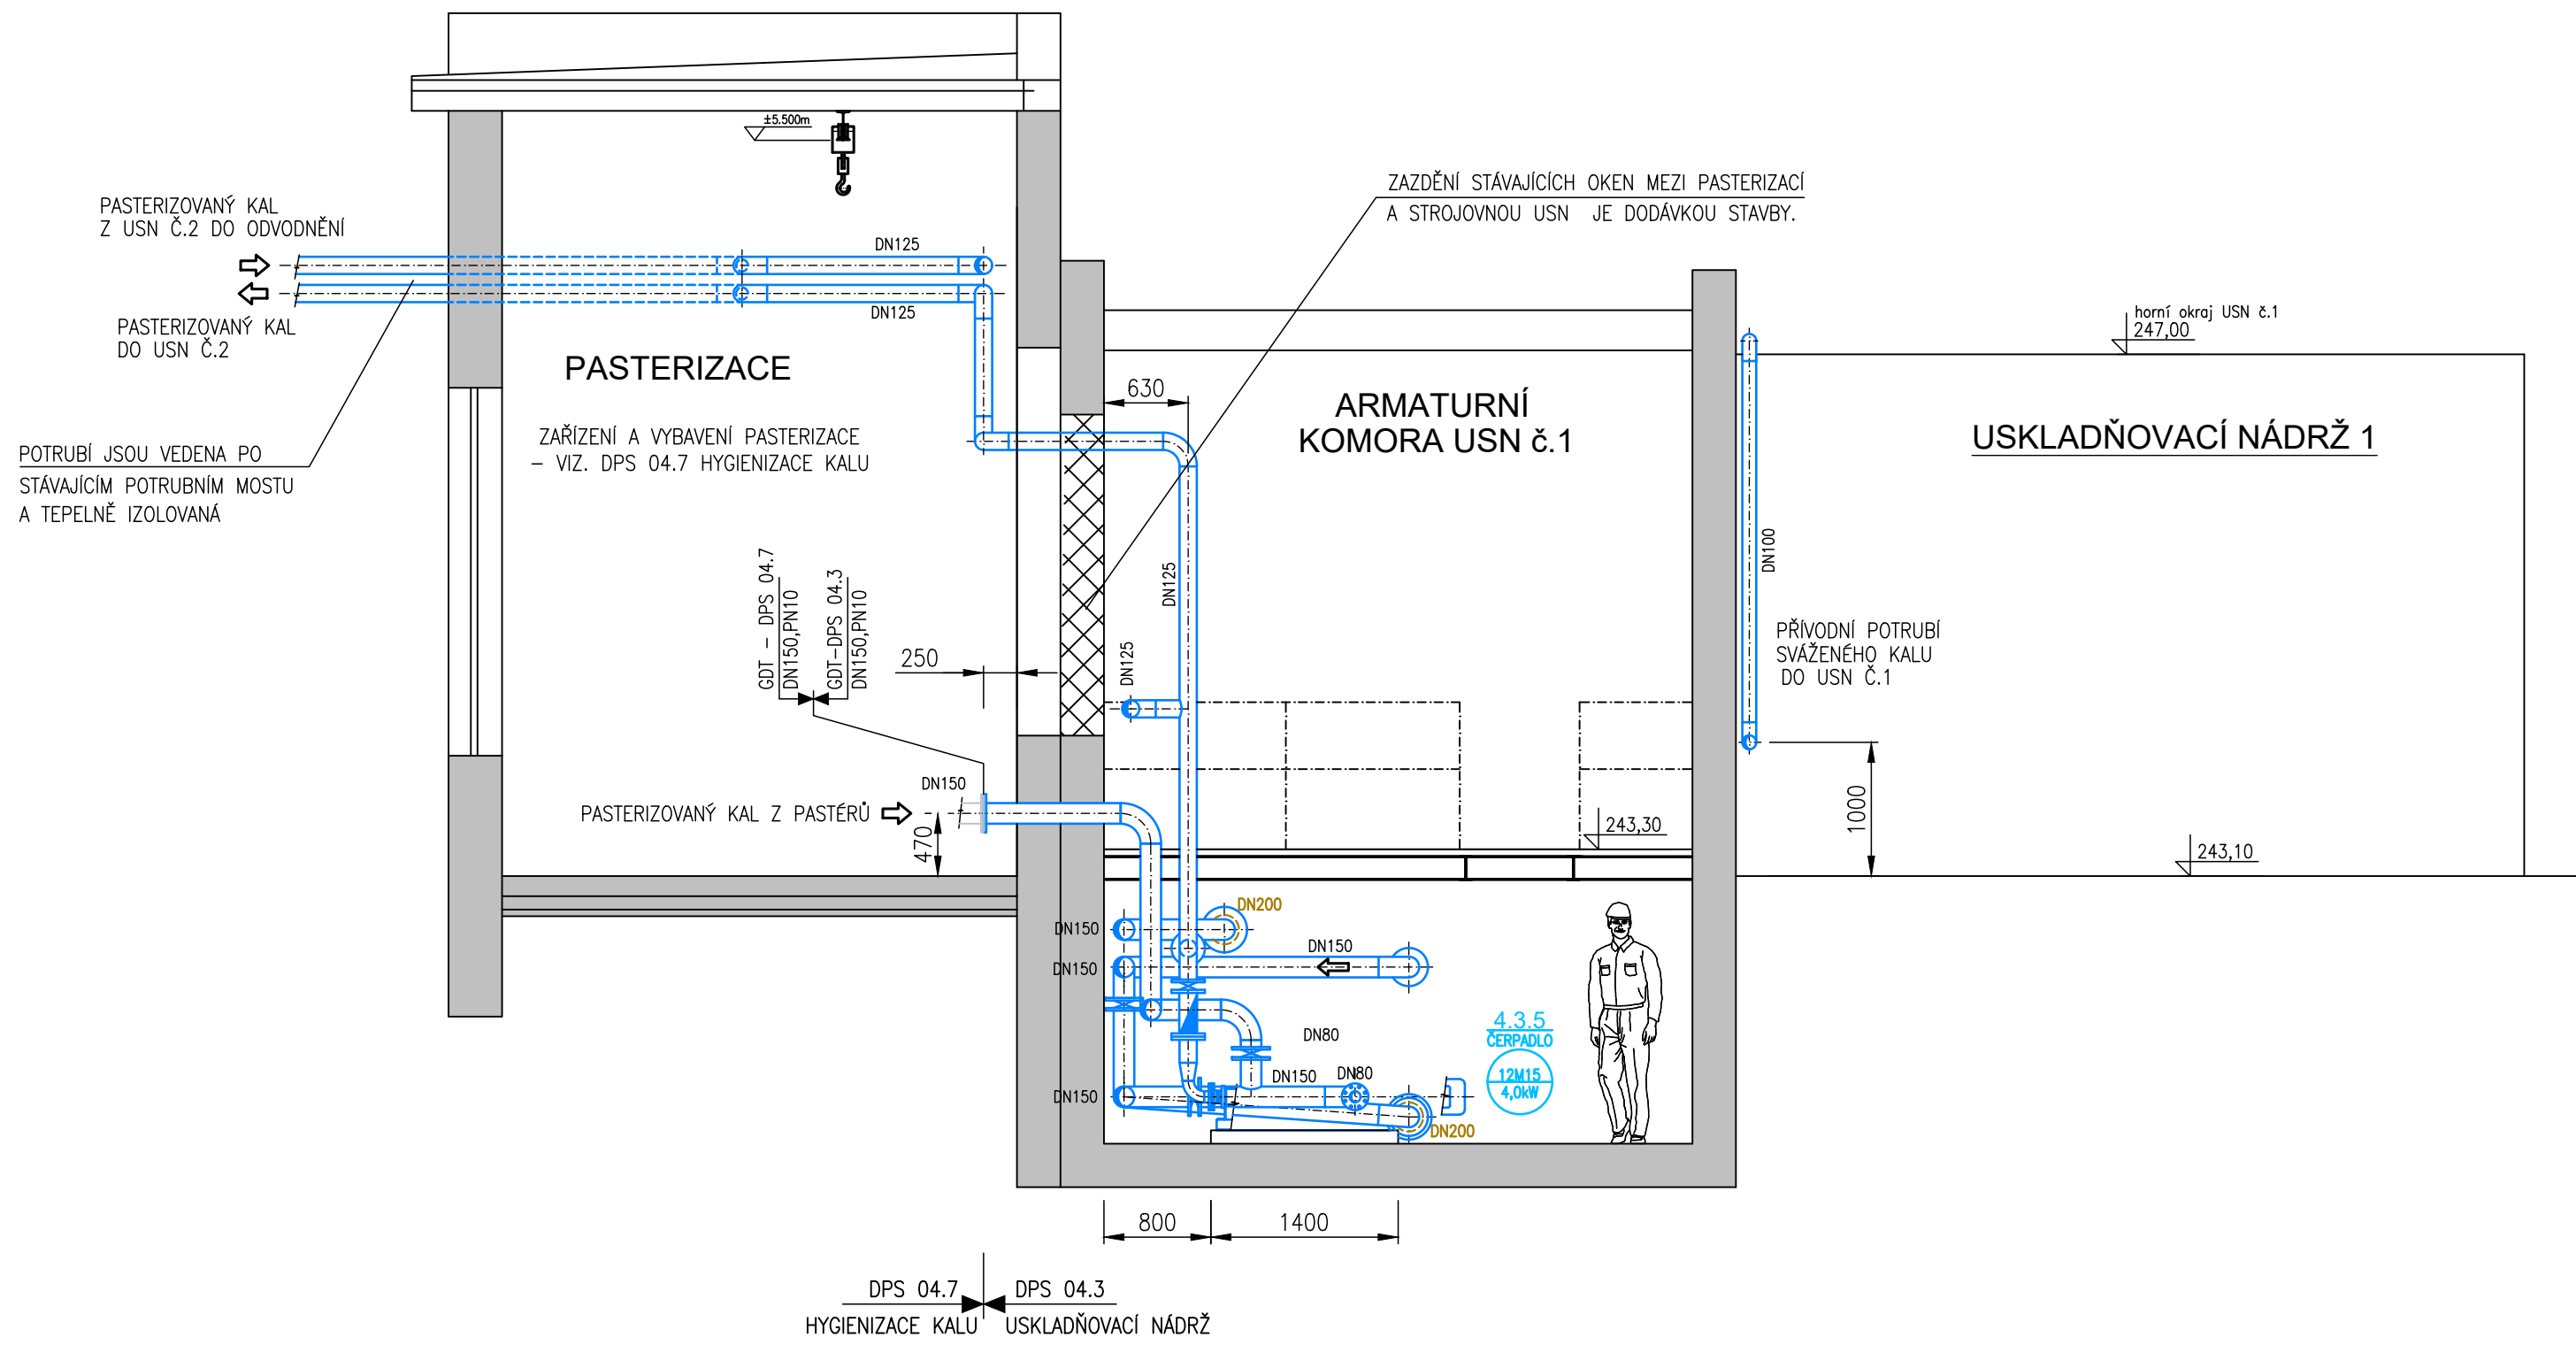

ŘEZ A-A

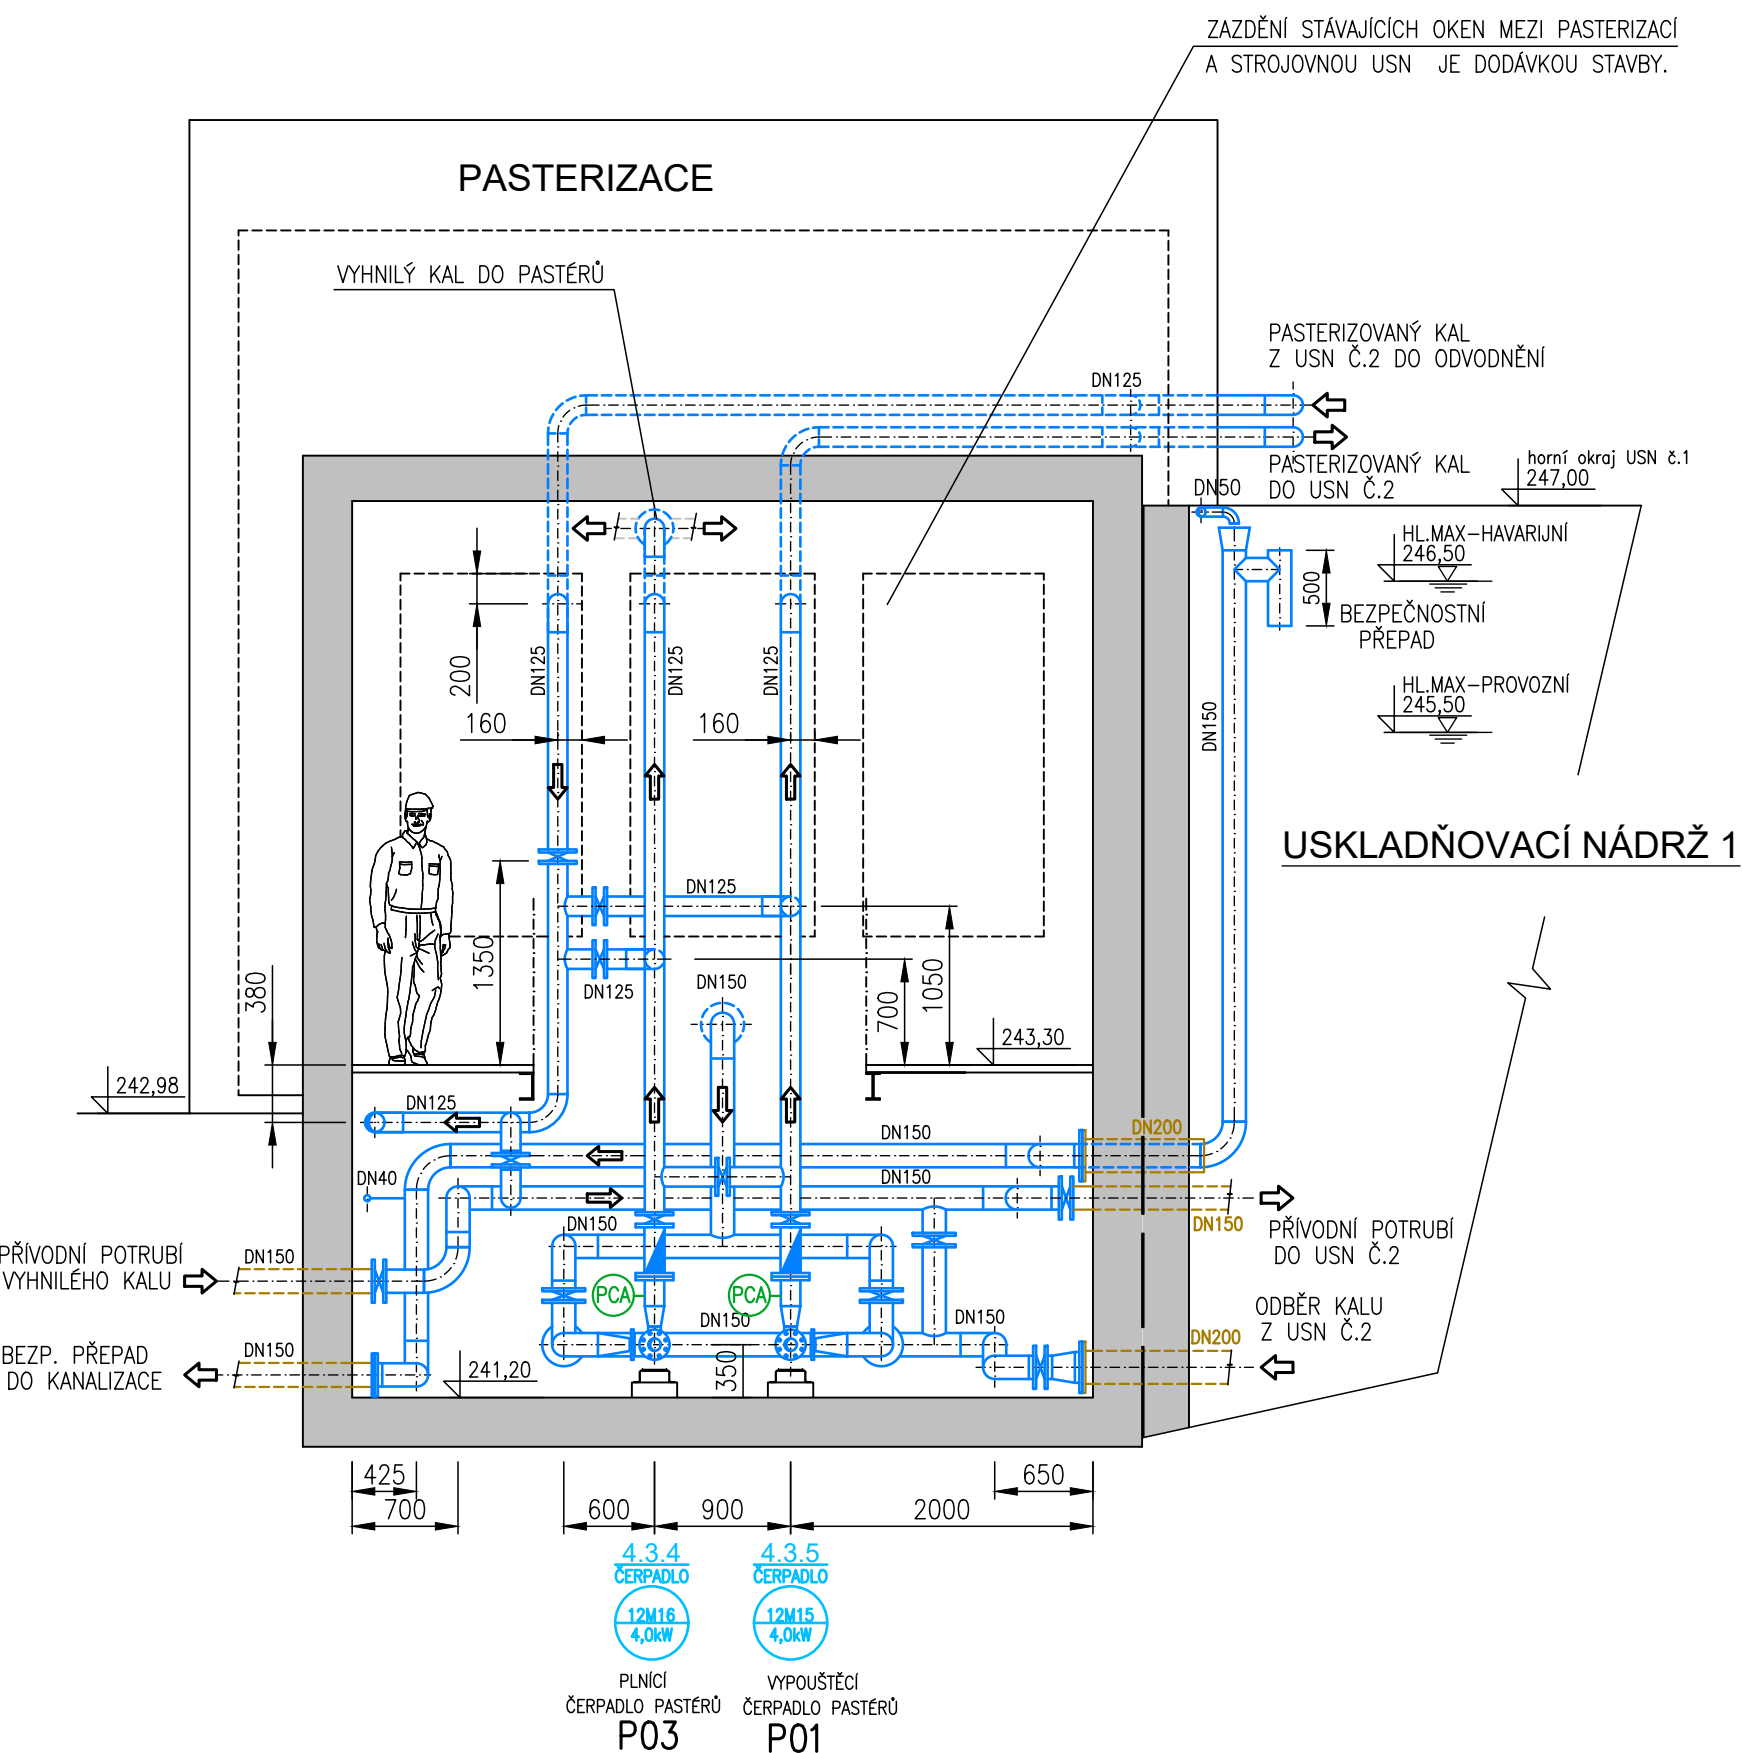

- POZNÁMKY:**
- HRANICE DODÁVEK JSOU NAZNAČENY NA VÝKRESE (GDS–DODAVATEL STAVBY, GDT–DODAVATEL TECHNOLOGIE)
 - PROSTUPY PRO POTRUBÍ A JEJICH UTĚSNĚNÍ, VČETNĚ ZAJIŠTĚNÍ PRŮZNÉ DILATACE PŘI PŘECHODU JEDNOTLIVÝCH OBJEKTŮ – DODÁVKA STAVBY
 - STAVBA ZAJISTÍ VYTÁPĚNÍ STROJOVNY USN NA TEPLITU MIN. 5°C, DÁLĚ VĚTRÁNÍ – ZABEZPEČENÍ KOMORY, ABY NEDOŠLO K ZAMRZnutí POTRUBÍ A VE STROJOVNĚ NEBYLA VYSOKÁ VLHKOST SE SRAŽENÍM VODY.
 - ODTOKOVÉ POTRUBÍ KALU DN125 Z OBJEKTU DO ODVODNĚNÍ JE DODÁVKA STAVBY – MATERIÁL DIN 1.4301
 - VÝSTUPNÍ ŽEBŘÍK A PLOŠINA PRO MICHADLO NA USKLADŇOVACÍ NÁDRŽI JE DODÁVKOU STAVBY.
 - ZAZDĚNÍ STÁVAJÍCÍCH OKEN MEZI PASTERIZACÍ A STROJOVNOU USN JE DODÁVKOU STAVBY.
 - PŘI REALIZACI JE NUTNÉ PŘÍPADOVĚ NOVE TRASY POTRUBÍ DLE STÁVAJÍCÍHO STAVU
 - VÝTLAČNÉ POTRUBÍ KOTVIT TAK, ABY NEPŘENÁŠELO VLASTNÍ ZATÍŽENÍ NA ZAŘÍZENÍ
 - SOKLY POD TECHNOLOGICKÉ ZAŘÍZENÍ JE NUTNÉ PŘED REALIZACÍ ZKOORDINOVAT S DOD.GDS
 - PŘÍRUBOVÉ SPOJE NA ROZHRANÍ DODÁVEK JSOU DODÁVKOU GDT

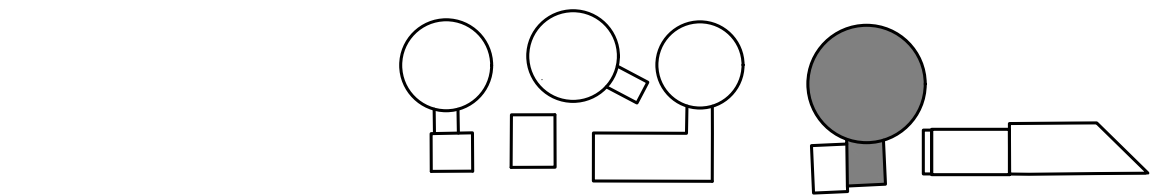

PS 04 KALOVÉ HOSPODÁŘSTVÍ ČOV
DPS 04.3 USKLADŇOVACÍ NÁDRŽ

Rev. č.	Datum	Schválil	Stručný popis změn

KOOPERACE V PROFESII	JMÉNO	tel.:
PRO DUIS s.r.o.	ADRESA	fax:
		IČO:

DUIS s.r.o. Projektové a inženýrské služby Srbská 1546/21, 612 00 Brno E-mail: duis@duis.cz www.duis.cz	
Vypracoval: Ing. Havlík	Projektant: Ing. Havlík
Hi.ing.projekt: Ing. Vach	Tech. kontrola: Ing. Vach
Objednatel: Svazek vodovodu a kanalizací Třeborovka	Investor: Svazek vodovodu a kanalizací Třeborovka
Formát: 8 A4	Datum: 05/2022
Akce: ČOV TIŠNOV, BŘEZINA - INTENZIFIKACE A ROZŠÍŘENÍ	Stupeň: DPS
	Soubor: D.2.1–4.3.1
	Měřítko: 1:50
Příloha: USKLADŇOVACÍ NÁDRŽ č.1 - PŮDORYS, ŘEZY	Číslo zakázky: 1256
	C.přilohy: D.2.1-4.3.1