




ŘEZ USN Č.2 (STÁVAJÍCÍ VYHNÍVACÍ NÁDRŽ)

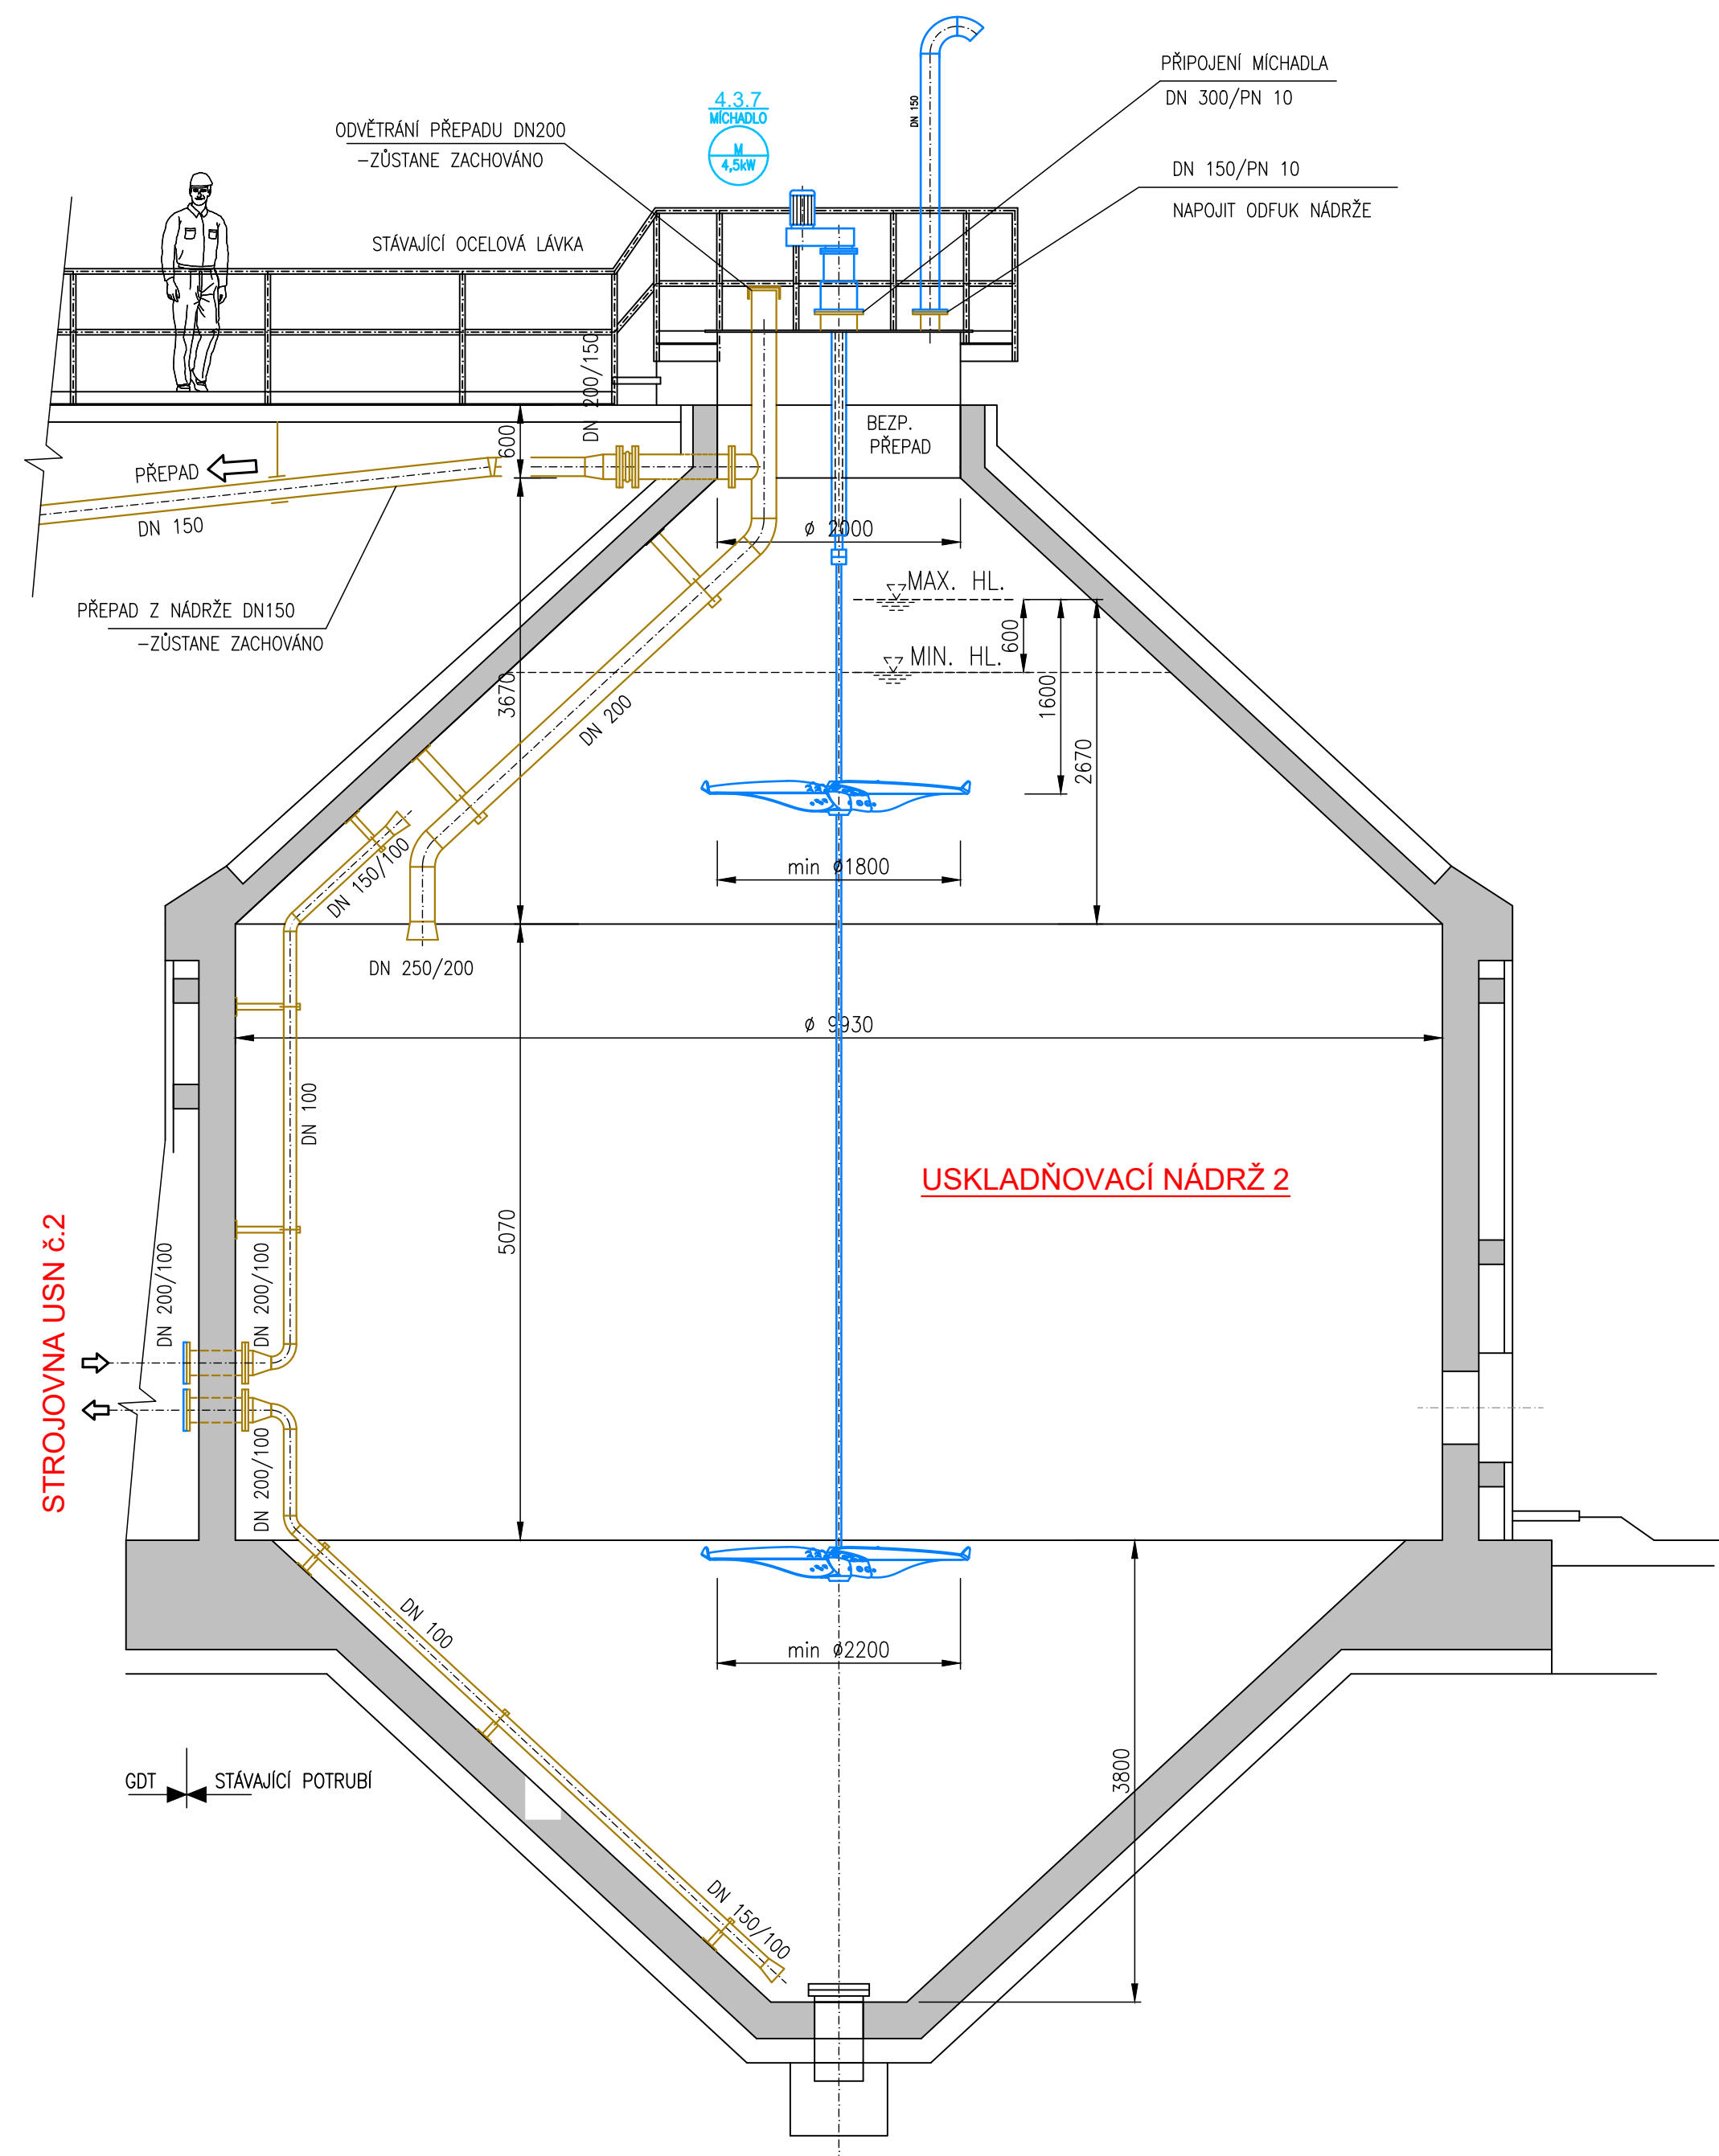


ŘEZ A-A

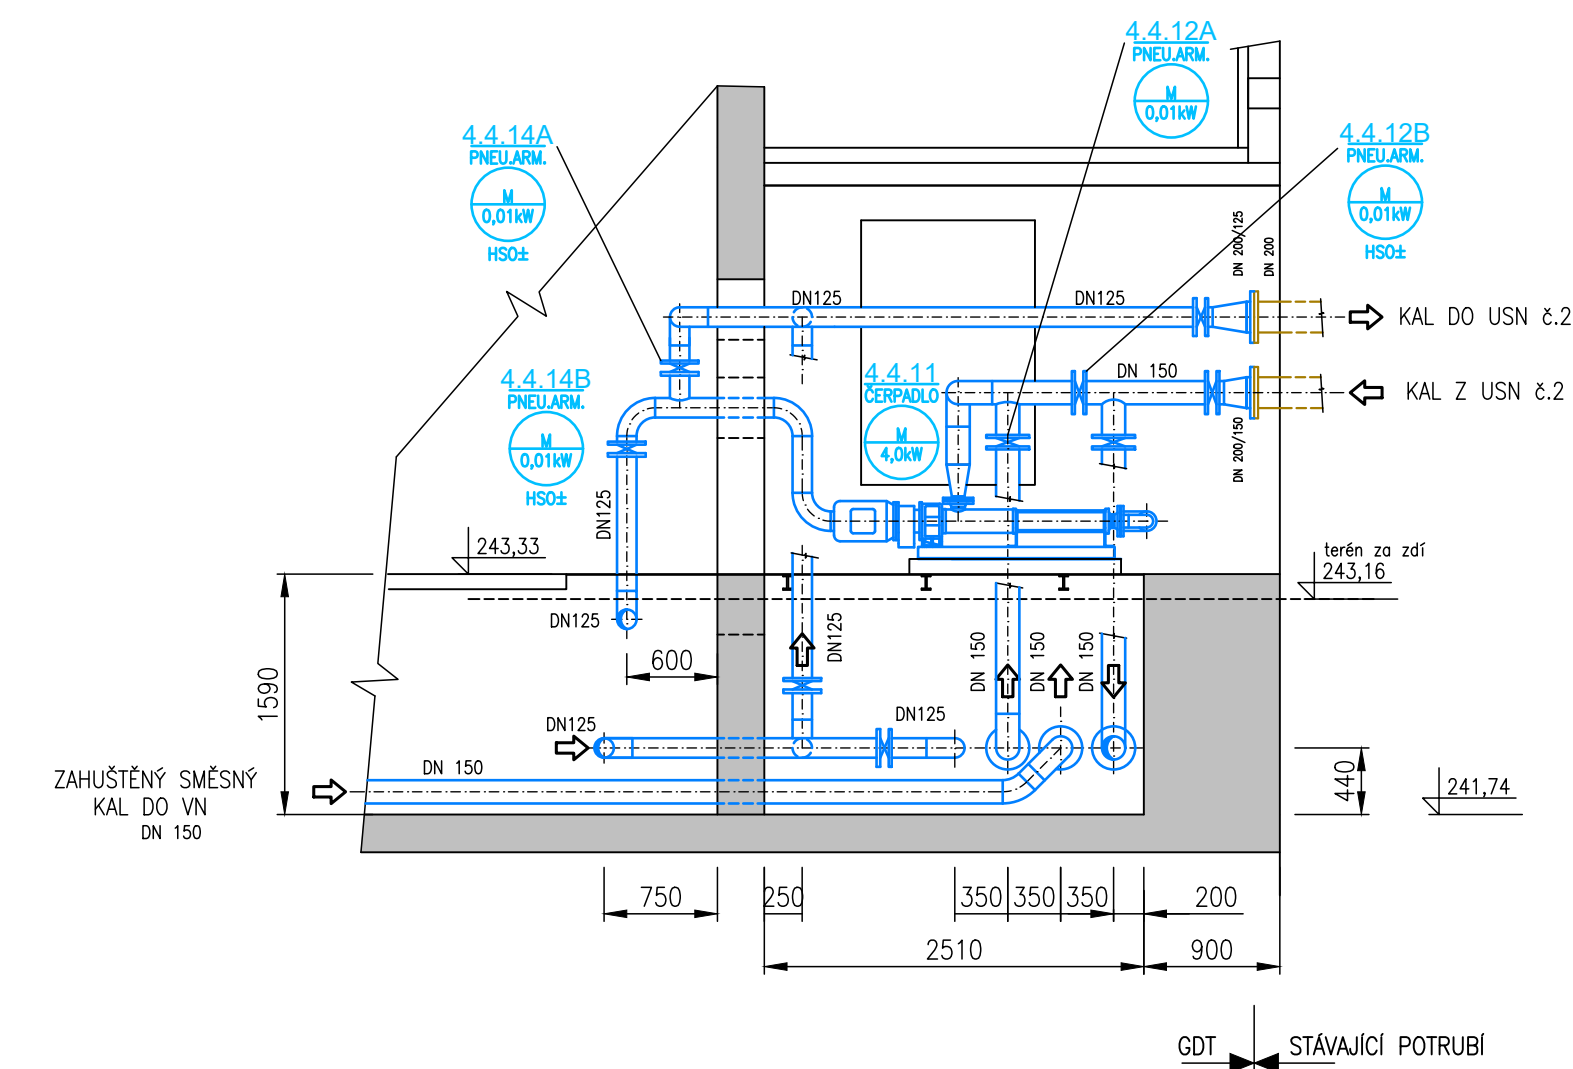

PŮDORYS–PŘÍZEMÍ

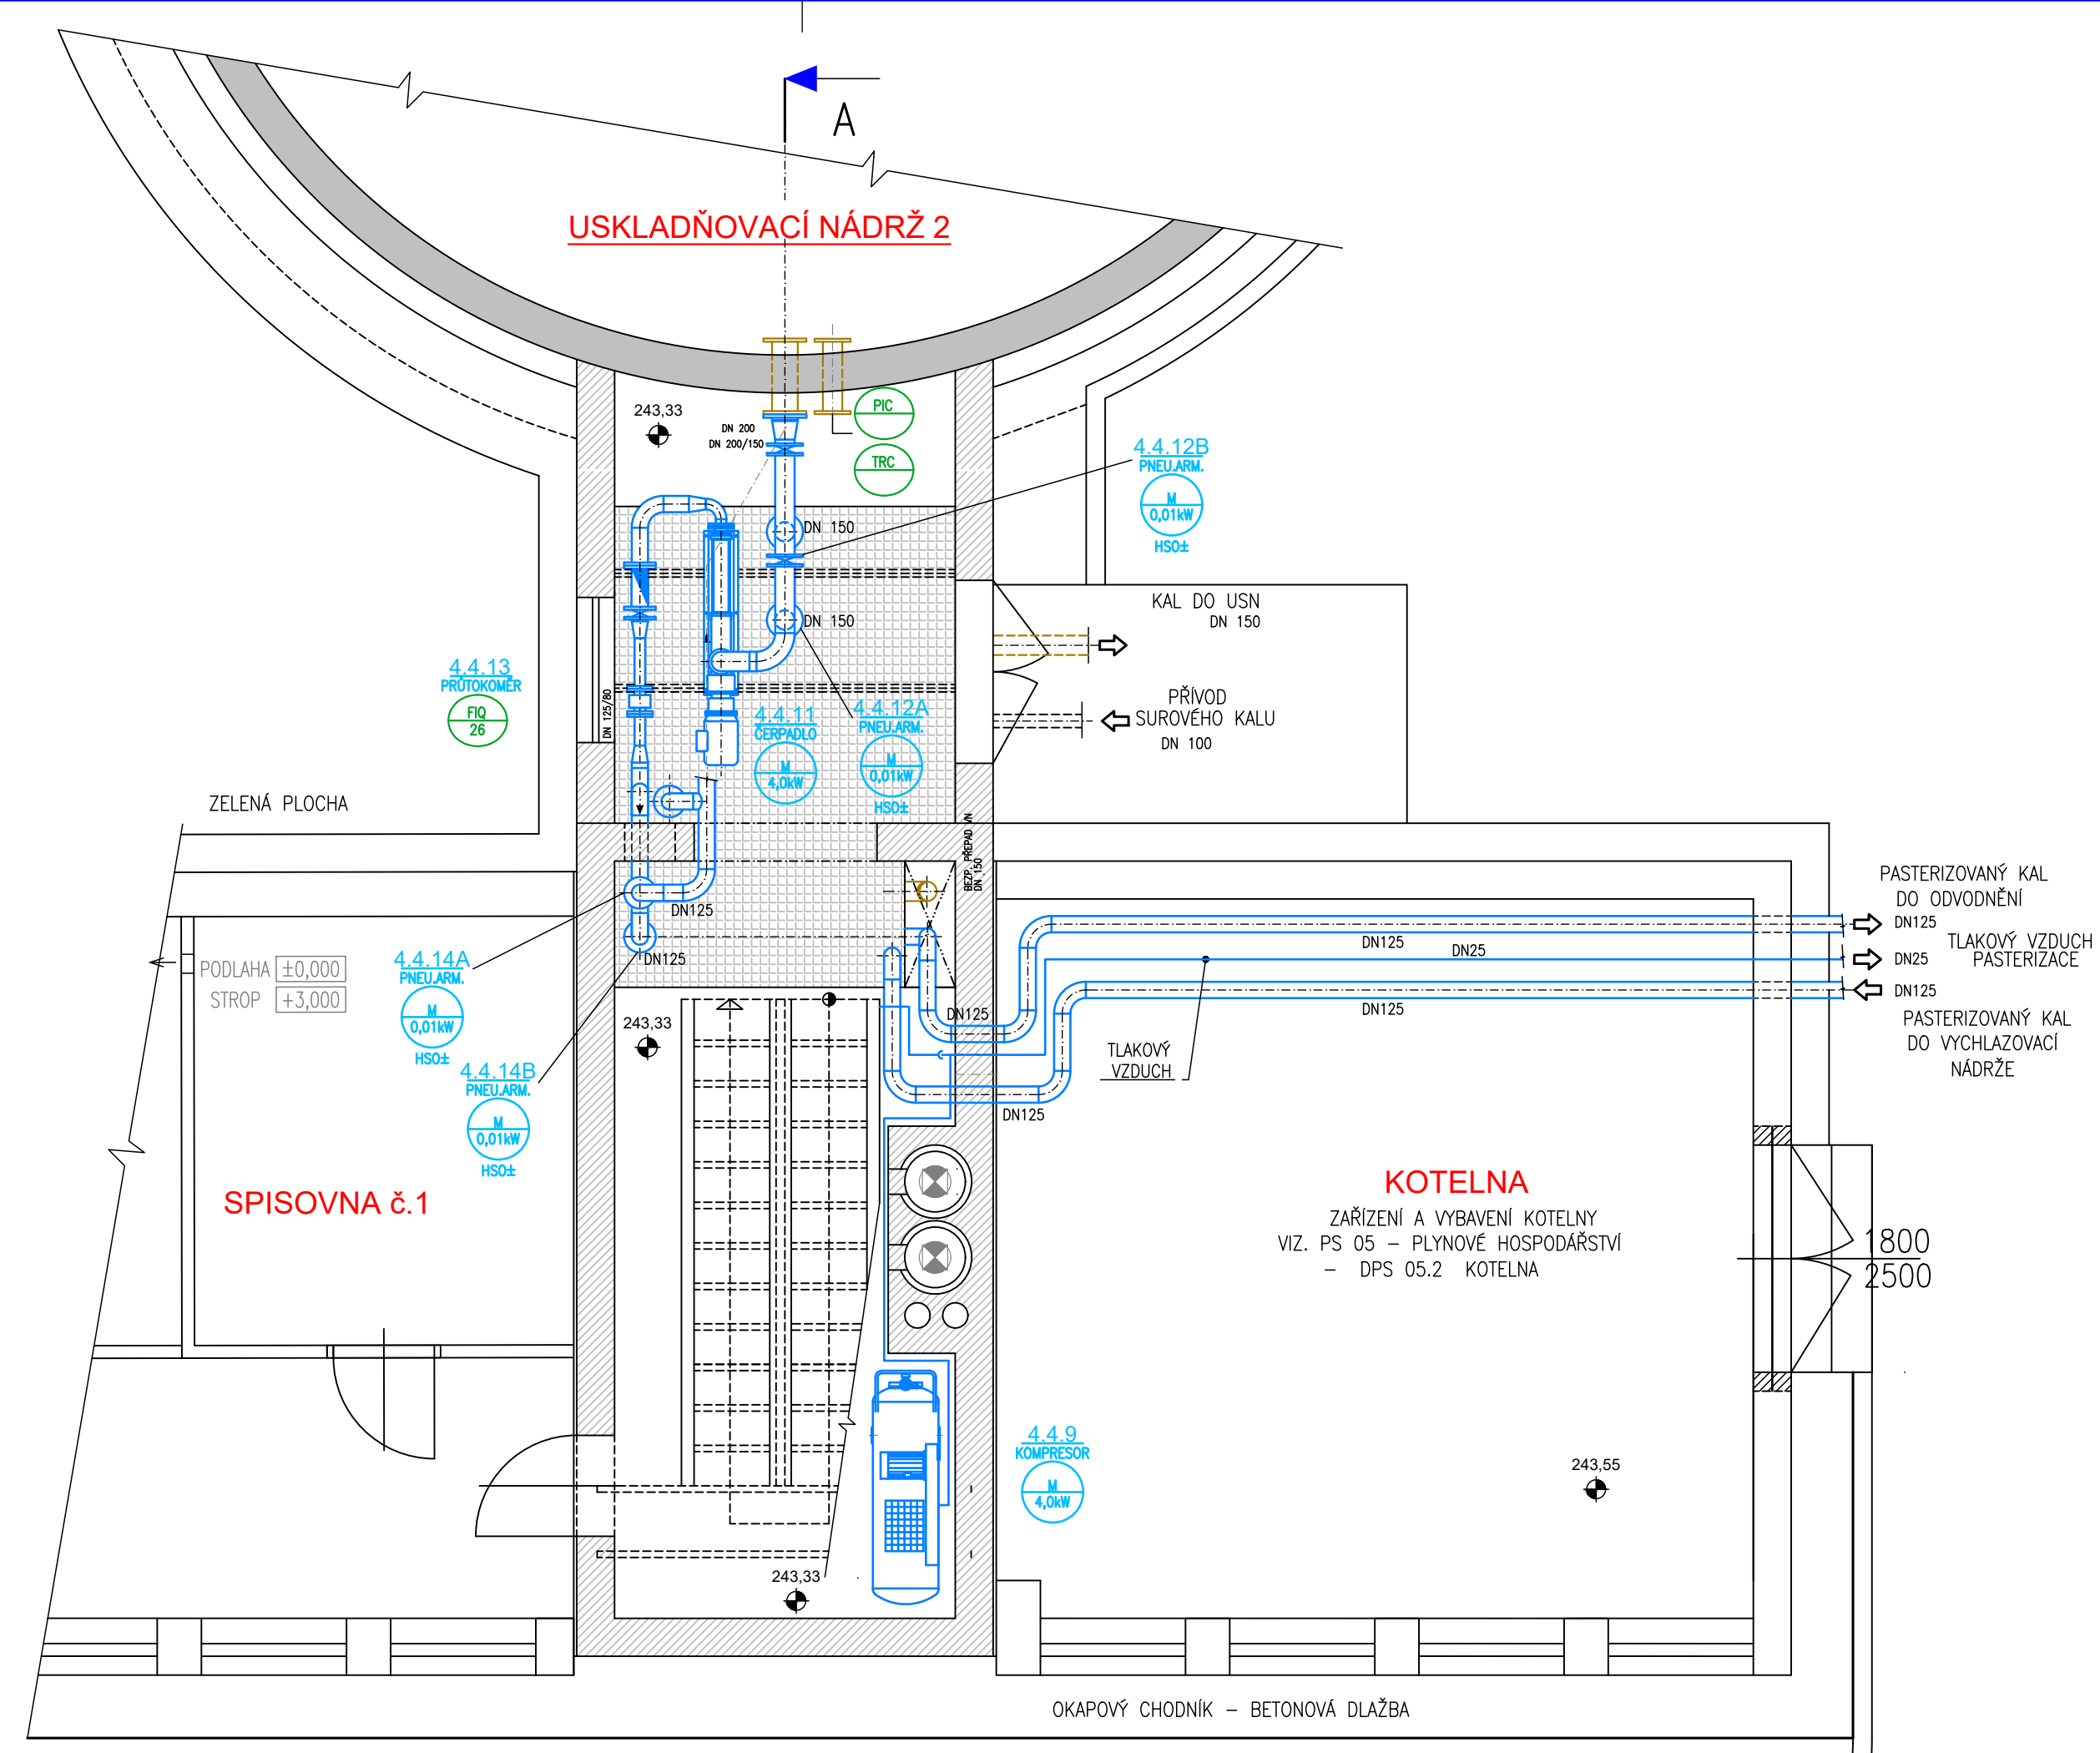


PŪDORYS – SUTERĖN

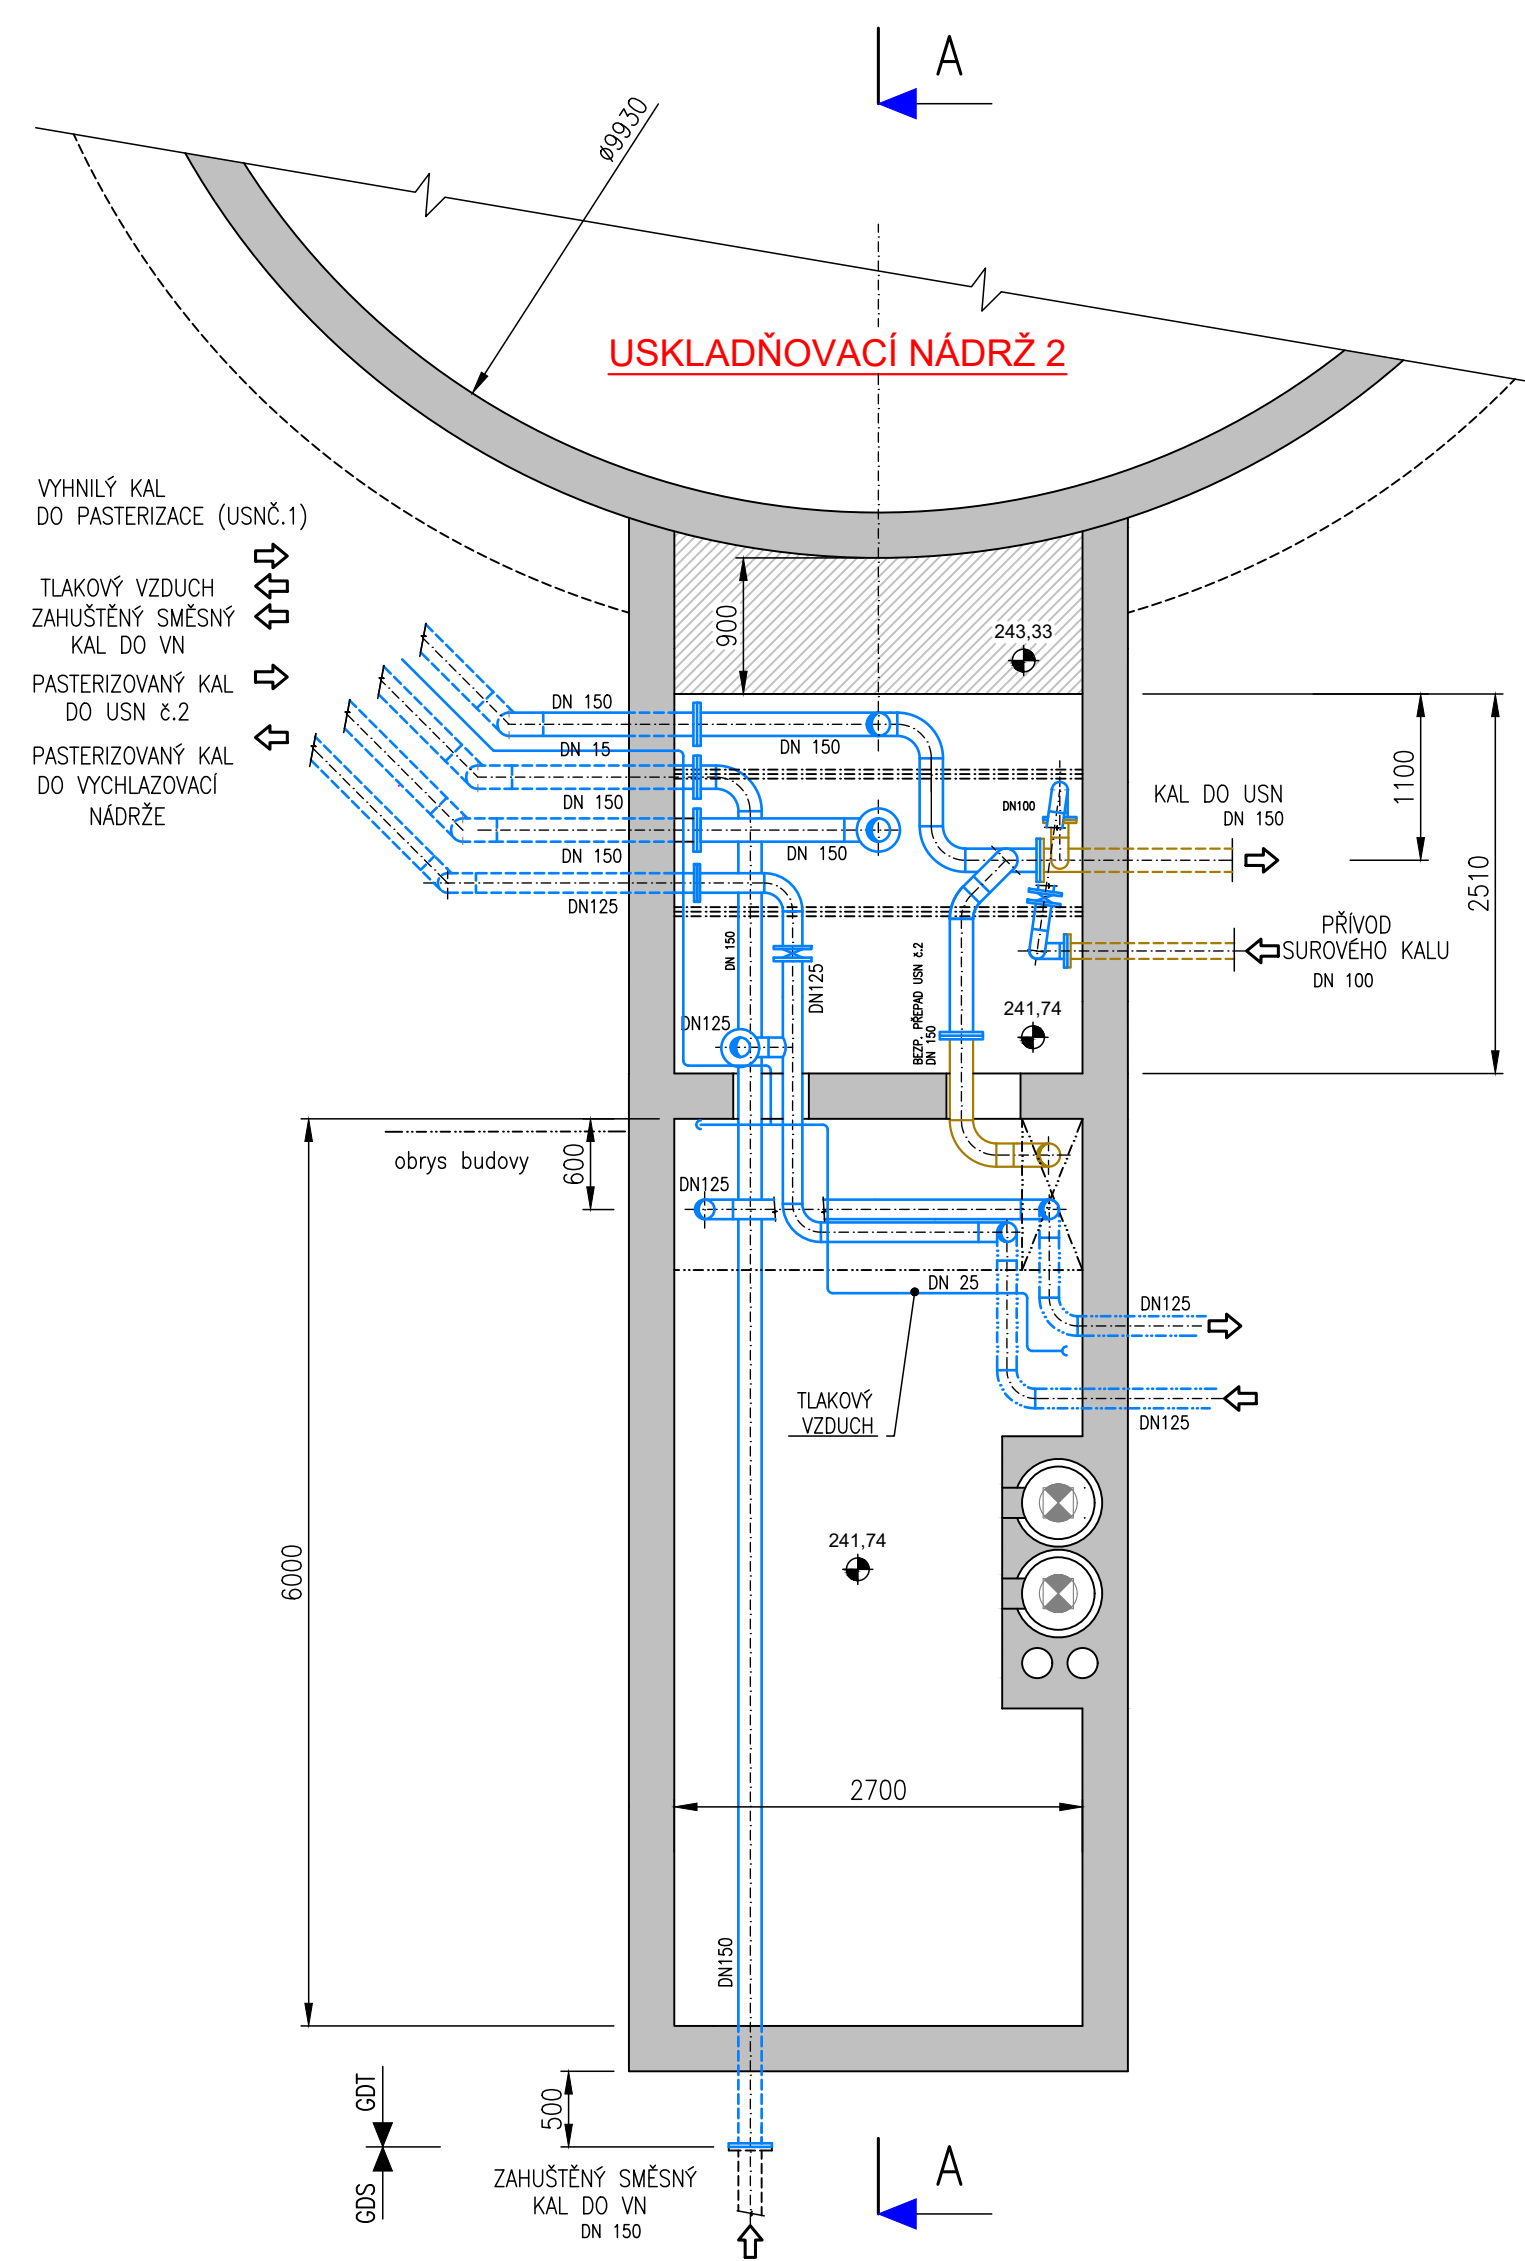


DETAIL STÁVAJÍCÍHO VÍKA NÁDRŽE

M 1:25

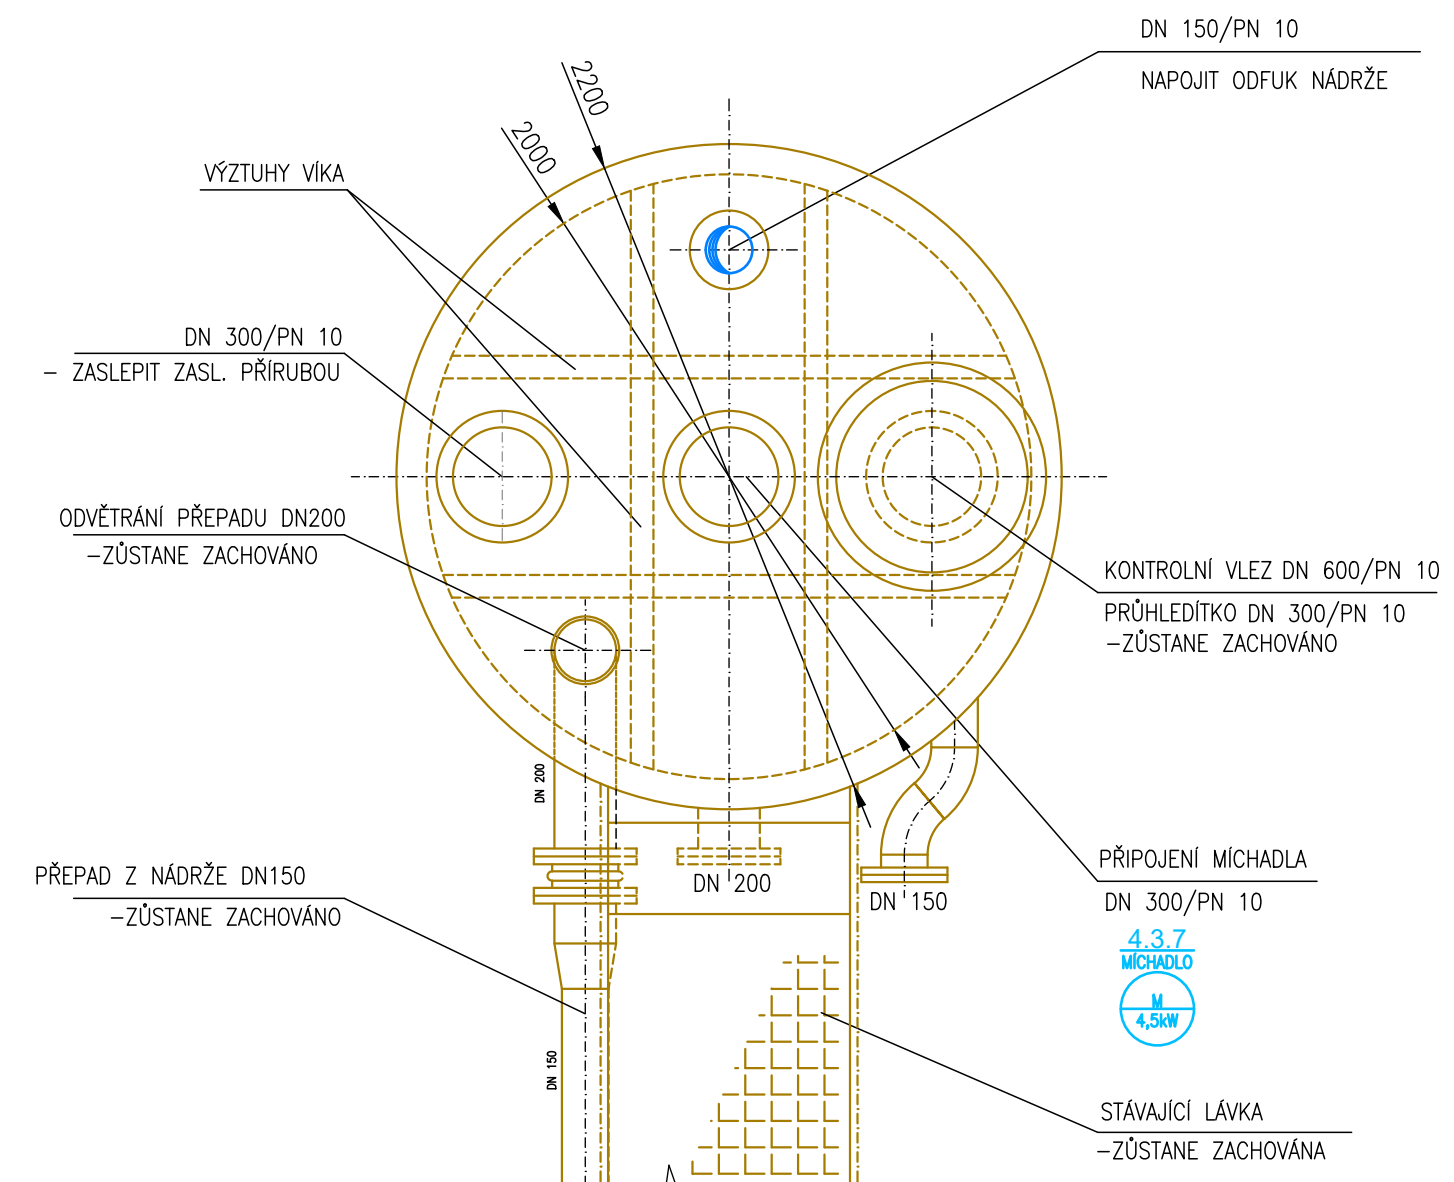

POZNÁMKY:

- HRANICE DODÁVKY ÚSOJ ZNAČENÝMI NA VÝKRESĚ (GDS- DODÁVKOVÝ STAV, GDS- DODÁVKOVÉ TECHNOLOGIE
– PROSTUPY PRO POTRUBÍ A JEJICH USTUENÍ, VČETNĚ ZAJIŠTĚNÍ PRŮŽNÉ DILATACE PŘI PŘECHODU
JEDNOTLIVÝCH OBJEKTŮ – DODÁVKA STAVBY
– PŘI REALIZACI JE NEHODNĚ PŘÍPOSOBÍ MOŽE TRASY POTRUBÍ BÝT STÁVAJÍCÍHO STAVU
VYTÁČENÉ POTRUBÍ KOTVIT TAK, ABY NEPŘEŠLOU VLASTNÍ ZATÍŽENÍ NA ZÁŘIZENÍ
– VŠECHY DODÁVKOVÉ TECHNOLOGIE ZÁŘIZENÍ JE NEHODNĚ PŘÍPOSOBÍ REALIZACI EXKORDINOVANÝ S DOD.GDS
PŘÍRUBOU SPOLU NA ROZHRANÍ DODÁVKY ÚSOJ DODÁVKOU DOD
– DODÁVKA A MONTÁŽ POTRUBÍ KALU A PLYN. VZDUCHU MEZI OBJEKTY MOŽE VYBÝT V STÁVAJÍCÍ V (ÚSN Č.2)
JE DODÁVKOU DOD. PROVEDENÍ VÝKOPŮ, TĚSÁNÍ, OBŠYB, ZÁKRYTÍ, HUŤENÍ, APD. JE DODÁVKOU DOD.

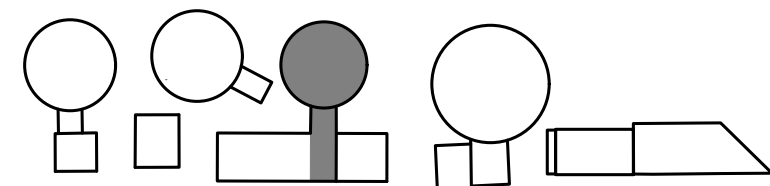

 TECHNOLOGIE – STÁVAJÍC
 TECHNOLOGIE – NOVÁ

PS 04 KALOVÉ HOSPODÁŘSTVÍ ČOV
DPS 04.4 VYHNÍVACÍ NÁDRŽ

Rev. č.	Datum	Schválil	Stručný popis změn

KOOPERACE V PROFESI	JMÉNO	tel.:
		fax:
PRO DUIS s.r.o.	ADRESA	IČO:

				DUIS S.R.O. Projektové a inženýrské služby Sírková 156/621, 612 00 Brno E-mail: dusa@duis.cz www.duis.cz	
Vypracovali:	Projektanti:	HLing-projekty:	Tech. kontrola:		
	Ing. Hlaváček	Ing. Hlaváček	Ing. Vachek	TMS	
Objednatel: Stazež vodovodu a kanalizací Táborčanka		Investor: Stazež vodovodu a kanalizací Táborčanka			
Akce:			Formát: 10 A4		
			Datum: 05/2022		
ČOV TIŠNOV, BŘEZINA - INTENZIFIKACE A ROZŠÍŘENÍ			Stupeň: DPS		
			Souboj: D.2.1-4.3.2		
			Měřítko: 1:50		
Příloha: USKLADŇOVACÍ NÁDRŽ č.2 - PŮDORYS, ŘEZY			Číslo zakázky: 1256		
			Č.přílohy: D.2.1.4.3.2		