

NOVÁ
VYHNIVACÍ
NÁDRŽ VN2

STROJOVNA
VN

VĚTEV 1
OHŘEV NOVÉ
VYHNIVACÍ NÁDRŽE VN2
POKRAČUJE viz.
SITUACE 6.

BOD NÁPOJENÍ NA POTRUBÍ
DODÁVKY VYHNIVACÍ NÁDRŽE

T1-3,6m
PŘEDIZOLOVANÉ POTRUBÍ OC DN80-ISOPLUS
OHYB 30° OC DN80(160/88,9x3,2)-PŘÍVOD
OHYB 30° OC DN80(160/88,9x3,2)-VRÁT

DILATAČNÍ POLŠTÁŘ 1/40

DODRŽET ROZTEČ 360mm

OHŘEV VYHNIVACÍ NÁDRŽE
PŘEDIZOLOVANÉ POTRUBÍ
ISOPLUS OC DN80(160/88,9x3,2mm)
KRYTÍ 0,9m

MONTÁŽNÍ OTVOR
700x800x1000

beton

bet.

POTRUBÍ OC DN80
KLEŠÁ POD TERÉN

ODVZDUŠŇOVACÍ ARMATURY
OV15

PŘEDIZOLOVANÉ POTRUBÍ OC DN80-ISOPLUS
OHYB 90° OC DN80(160/88,9x3,2)-PŘÍVOD
OHYB 90° OC DN80(160/88,9x3,2)-VRÁT

T0-0m
BOD NÁPOJENÍ TEPELOVODU VĚTEV 1
PŘEDIZOLOVANÉ POTRUBÍ OC DN80-ISOPLUS
OC DN80(160/88,9x3,2)-PŘÍVOD
OC DN80(160/88,9x3,2)-VRÁT

CHRÁNIČKA OC DN100 2ks

PŘEDIZOLOVANÉ POTRUBÍ OC DN25-ISOPLUS
OC DN80(160/88,9x3,2), délka 4,7m


STÁVAJÍCÍ
VYHNIVACÍ KOMORA

ULOŽENÍ POTRUBÍ


PŘÍČNÝ ŘEZ

A-A

1:12,5

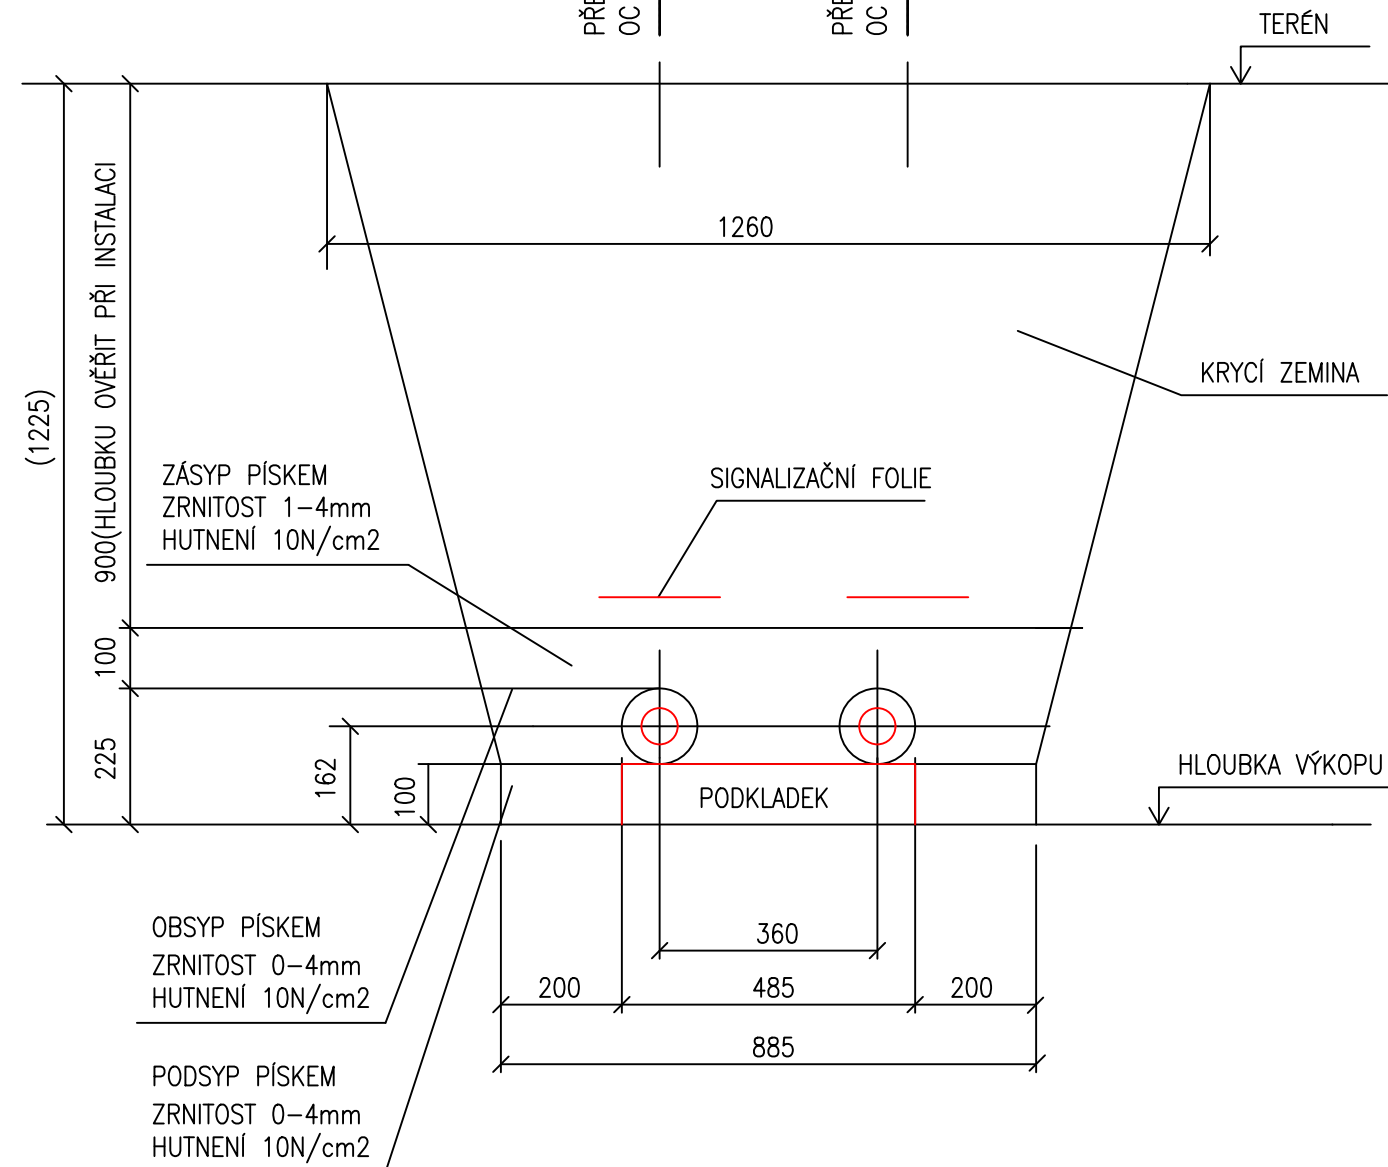

POTRUBÍ ISOPLUS BUDE ULOŽENO NA TVÁRNÍKY ISOPLUS PODKLADKY (H 10cm)
NA 6m DÉLKY 3 PODKLADKY , CELKEM 3 ks

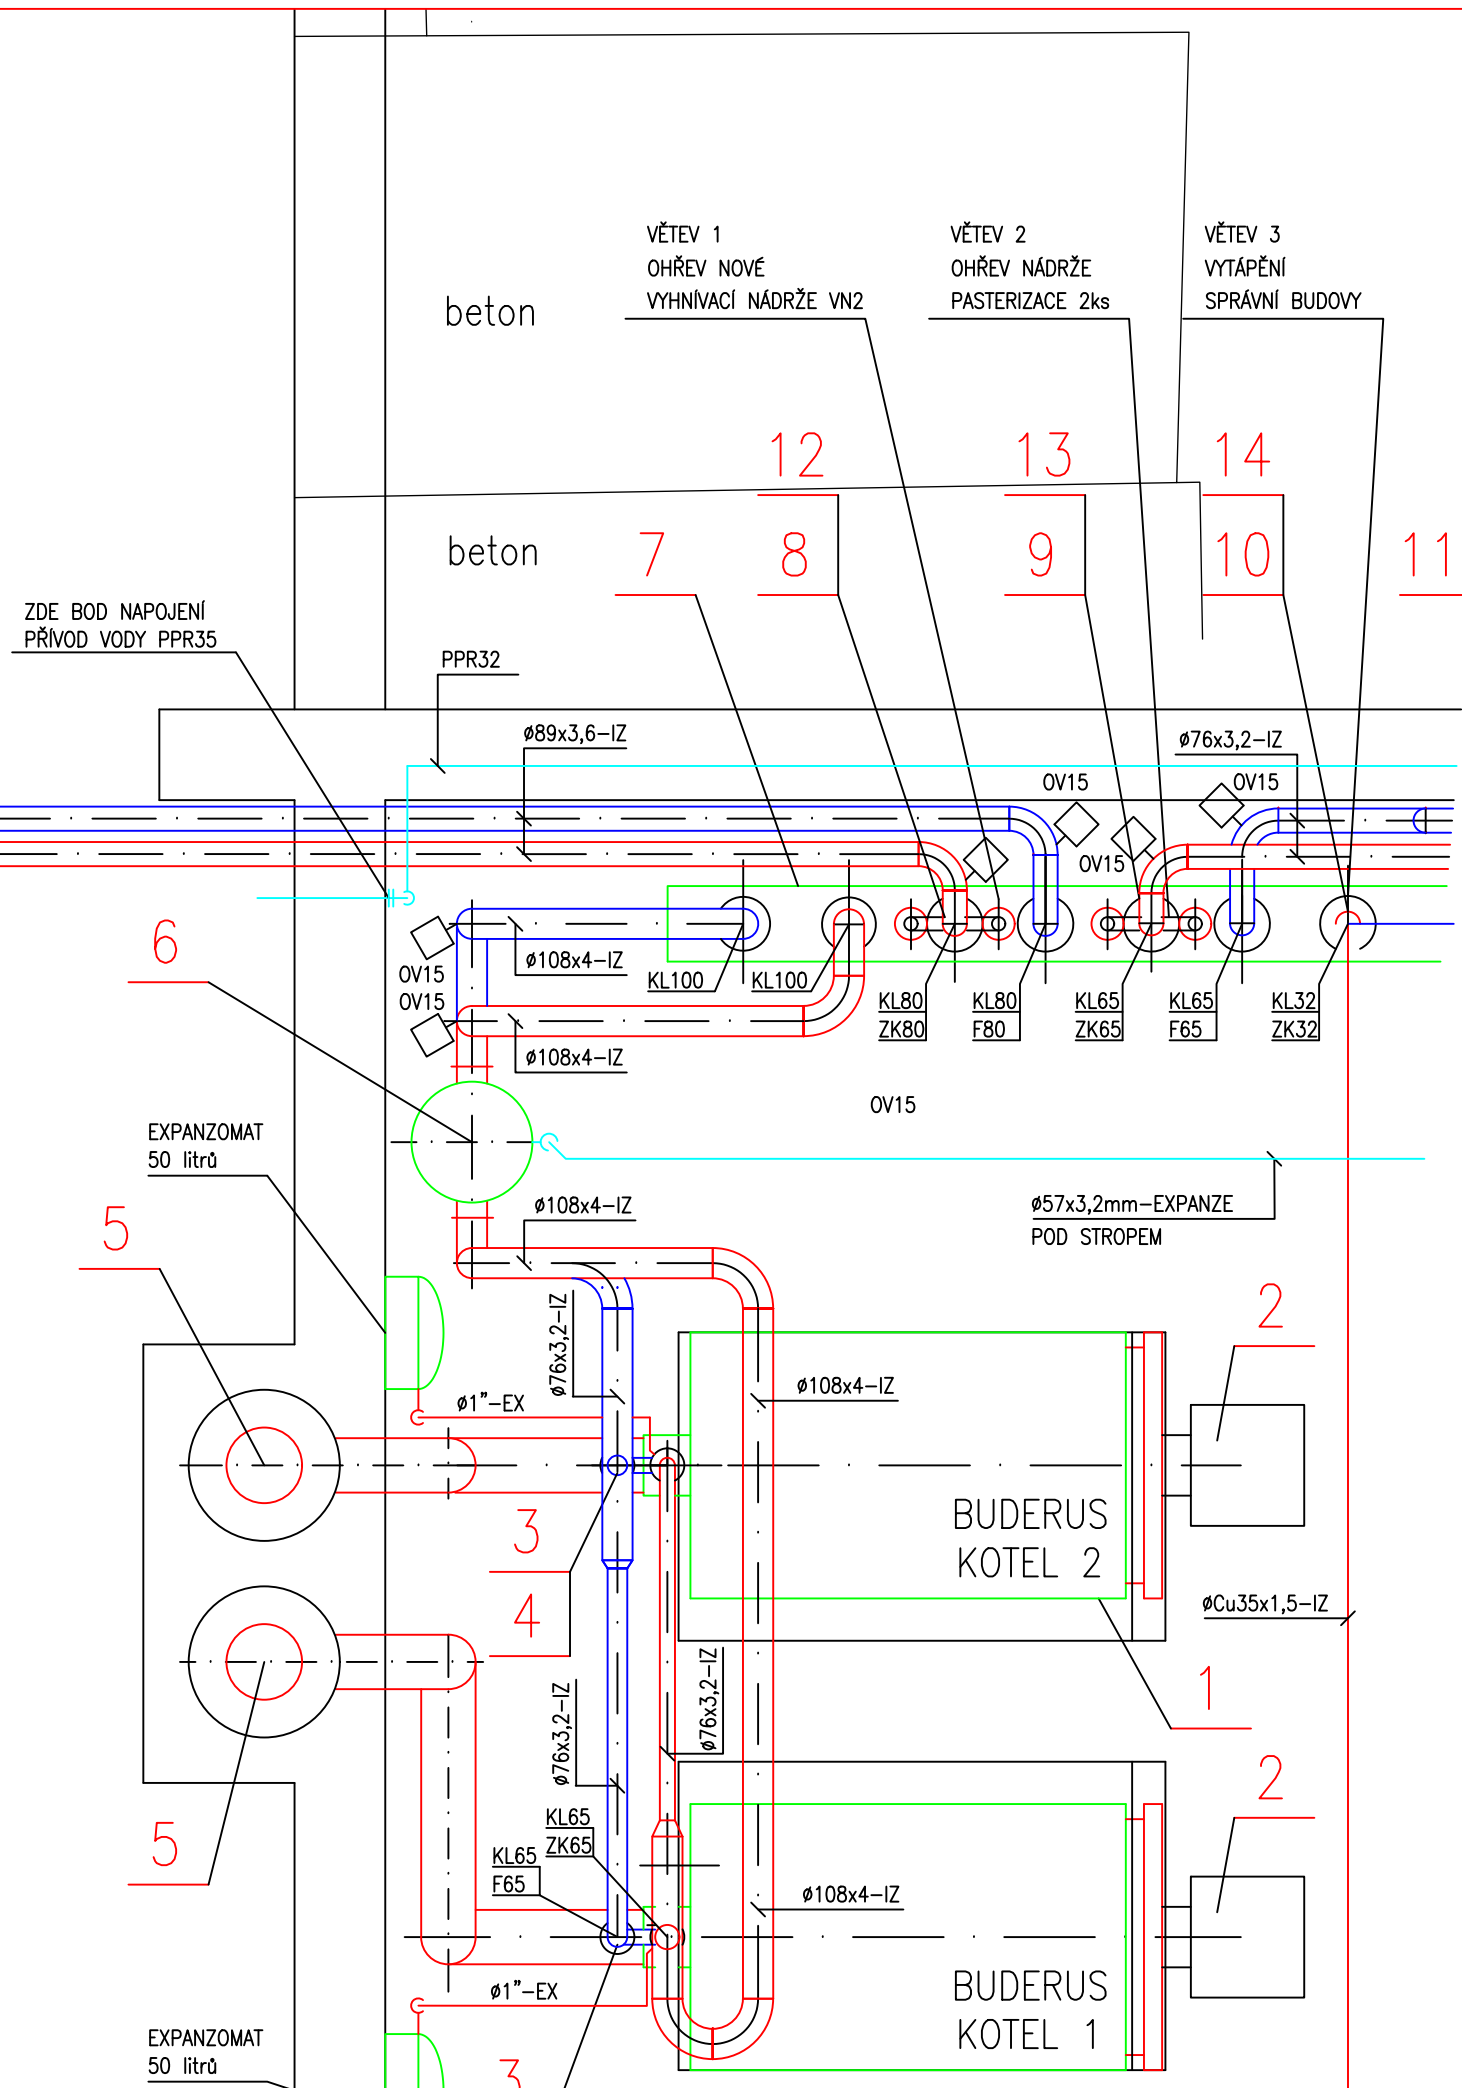

DOKUMENTACE
STAVEBNÍCH
OBJEKTŮ

Rev. č.	Datum	Schválil	Stručný popis změn

KOOPERACE V PROFESI	JMÉNO	tel.:
PRO DUIS s.r.o.	ADRESA	fax:
		iČO:

DUIS s.r.o. Projektové a inženýrské služby Srbská 1546/21, 612 00 Brno E-mail: duis@duis.cz www.duis.cz			
Vypracoval: Ing. Křivánský	Projektant: Ing. Havlík	HLing.projekt: Ing. Havlík	Tech. kontrola: Ing. Vach
Objednatel: Svazek vodovodů a kanalizací Tábor	Investor: Svazek vodovodů a kanalizací Tábor	Formát:	10A4
Akce: ČOV TIŠNOV, BŘEZINA INTENZIFIKACE A ROZŠÍŘENÍ PS 05 Plynové hospodářství DPS 05.2 Kotelna DPS 05.2.1 Technologické zařízení			Datum: 05/2022
Přiložka: ROZVOD TEPLA PRO VYHNIVACÍ NÁDRŽ			Stupeň: DPS
			Soubor: -
			Měřítko: 1:25
Číslo zakázky: 1256		Č.přílohy: 106	