


DISPOZICE STAVEBNÍ ELEKTROINSTALACE SKLAD

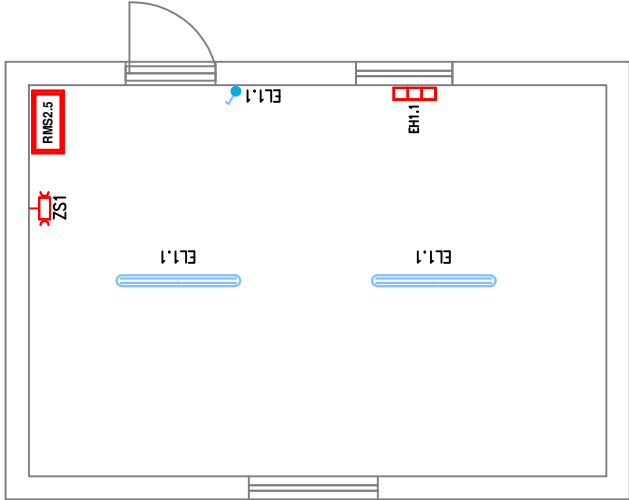

LEGENDA ZAŘÍZENÍ A ROZVODŮ:

-  – ROZVADĚČ ELEKTRO
-  – ELEKTROINSTALACE SŘTP

LEGENDA STAVEBNÍ ELEKTROINSTALACE:

-  – ZÁSUVKOVÁ SKŘÍŇ
-  – ZÁSUVKA 400V/16A, IP44
-  – ZÁSUVKA 230V/16A, IP44
-  – SPINAČ ŘÁZENÍ Č.1 IP44
-  – SPINAČ ŘÁZENÍ Č.5 IP44
-  – SPINAČ ŘÁZENÍ Č.6 IP44
-  – ZÁSUVKA 230V/16A, IP44
-  – PŘÍSAZENÝ LED REFLEKTOR
-  – SVÍTLIDLO TRUBICOVÉ LED 1200/840, IP65
-  – SVÍTLIDLO TRUBICOVÉ LED 1600/840, IP65
-  – ELEKTRICKÝ PŘIMOTOP
-  – SÁLAVÝ PANEL

Rev. č.	Datum	Schválil	Stručný popis změn		

KOOPERACE V PROFESI	JMÉNO	CS-Tech s.r.o.	tel.:	
		Lázeňská 354	fax:	
PRO DUIS s.r.o.	ADRESA	Ústí nad Orlicí	IČO:	05702623

Napěťová soustava: 3~PEN 230/400V 50Hz -TN-C-S
Ochrana před úrazem elektrickým proudem je provedena ochrannými opatřeními (prostředky základní ochrany a prostředky pro ochranu při poruše) dle požadavku ČSN 33 2000-4-41 ed.3 a ČSN EN 61140 ed.3.

POKYNY K INSTALACI:

Veškerá zařízení montovat dle pokynů výrobce!

Zemníci soustava je tvořena zemním páskem uloženým do země s kabelovým vedením nebo jako základový zemnič nových stavebních objektů, které jsou vzájemně propojeny zemničí soustavou. Ochranné pospojování je provedeno dle ČSN 332 000-4-41 ed.3 a ČSN 332 000-5-54 ed.3

Kabely vedené uvnitř objektů jsou uloženy do kabelových tras tvořených kabelovými žlaby a elektroinstalačními lištami. Kabely vedené zemí jsou uloženy v kabelových chráničkách nebo kabelových kanálech.

Uložení kabelového vedení v je provedeno dle ČSN 73 6005 A ČSN 33 200-5-52 ed.2.

Napájecí obvody jsou provedeny kabely CYKY-J/O.

Na rozhraní zón LPZ 0 a 1 jsou osazeny svodiče přepětí datových linek.

		DUIS S.R.O. Projektové a inženýrské služby Srbská 1546/21, 612 00 Brno E-mail: duis@duis.cz www.duis.cz	
Vypracoval: D. Bače	Projektant: Ing. Havlů <i>Havla</i>	Hi.ing.projektuji: Ing. Havlů <i>Havla</i>	Tech. kontrola: Ing. Vach <i>MUS</i>
Objednatel: Svazek vodovodů a kanalizací Tišnovsko	Investor: Svazek vodovodů a kanalizací Tišnovsko	Formát: A4	
Akce: ČOV TIŠNOV, BŘEZINA - INTENZIFIKACE A ROZŠÍŘENÍ		Datum: 05/2022	
		Stupeň: DPS	
		Soubor: –	
		Měřítko: 1:100	
Příloha: DISPOZICE STAVEBNÍ ELEKTROINSTALACE SKLAD		Číslo zakázky: 1256	Č.přílohy: D.2.2.1.2.11