


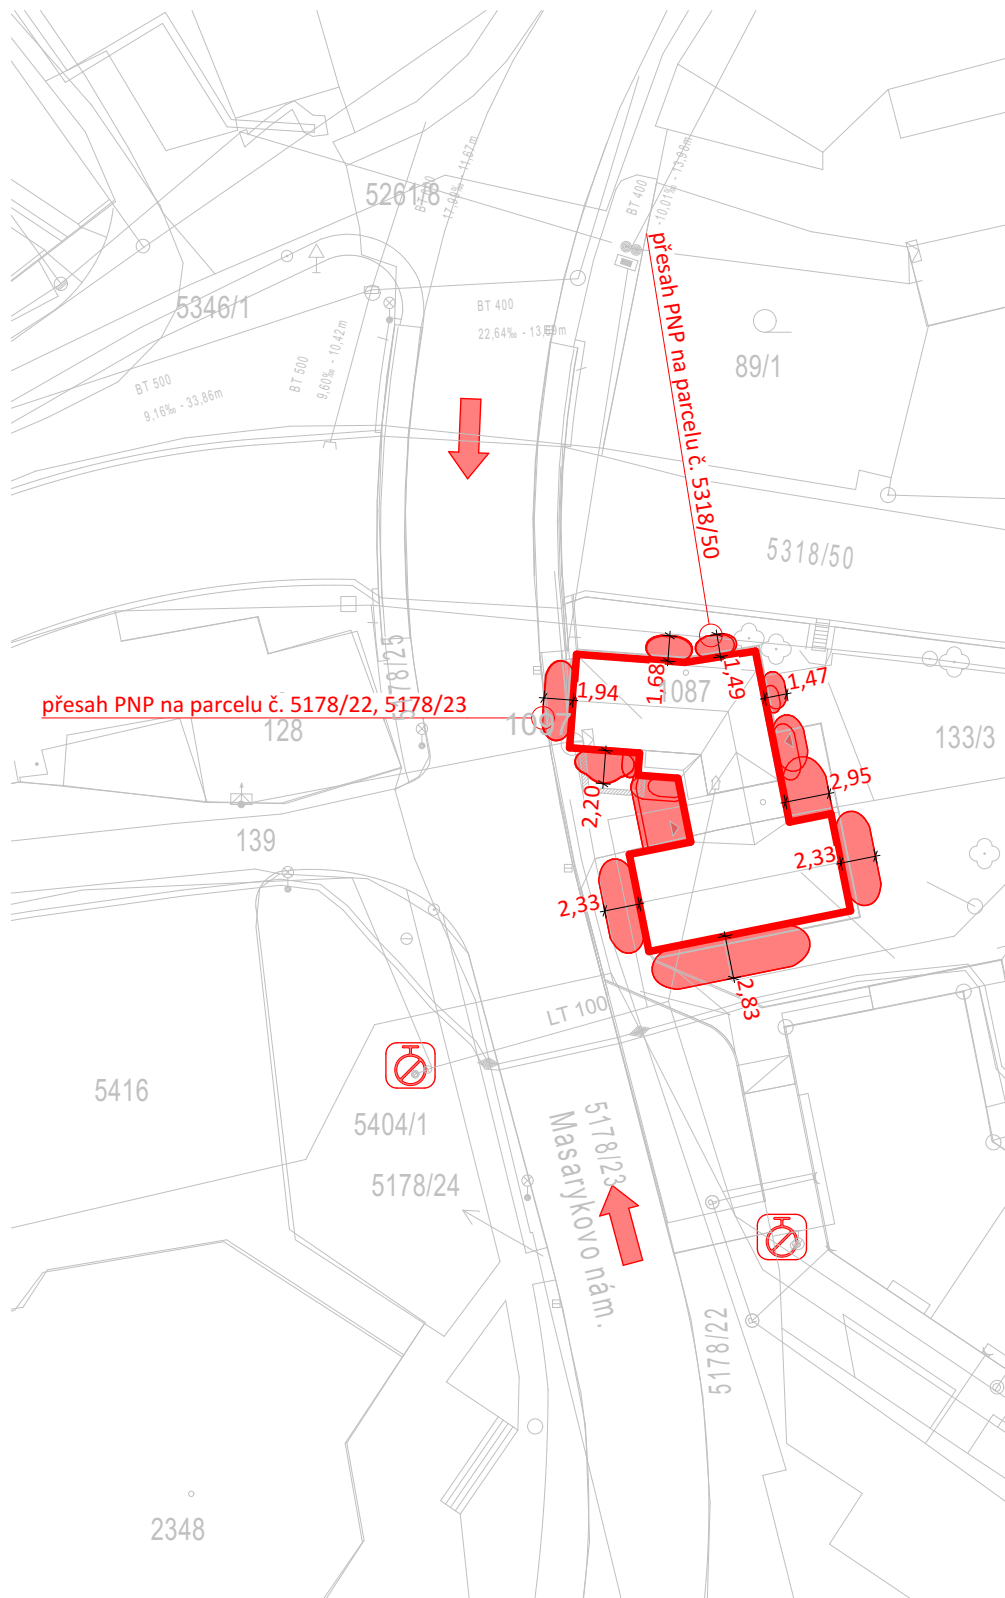

LEGENDA ZNAČEK PO - SITUACE

	požárně nebezpečný prostor posuzovaného objektu
	směr příjezdu jednotek požární ochrany
	podzemní hydrant na vodovodním řádu DN100



Ing. Zdeněk Jiříček ml.
požární bezpečnost staveb

+420 605 438 638

pbs@zdenekjiricek.cz

www.zdenekjiricek.cz

AKCE

REKONSTRUKCE A PŘÍSTAVBA DOMU Č.P. 680

STAVEBNÍK

Město Vizovice
Masarykovo nám. 1007
763 12 Vizovice
IČ: 00284653

MÍSTO STAVBY

k.ú. Vizovice

ČÁST D.1.1 - HLAVNÍ PROJEKTANT

IPR spol. s r.o.
Jasenická 1828
755 01 Vsetín
IČ: 47667109

ČÁST D.1.1 - ZODPOVĚDNÝ PROJEKTANT

Ing. Libor Holub
ČKAIT 0011260

ČÁST D.1.3 - VYPRACOVAL

Ing. Zdeněk Jiříček ml.
Luční 2001
755 01 Vsetín

ČÁST D.1.3 - ZODPOVĚDNÝ PROJEKTANT

Ing. Zdeněk Jiříček ml.
ČKAIT: 1302531

STUPEŇ PD

DSP

ČÁST PD

D.1.3 Požárně bezpečnostní řešení

ČÍSLO VÝKRESU

D.1.3.2

NÁZEV VÝKRESU

Situace

REVIZE

FORMÁT

210 x 297 mm

MĚŘÍTKO

1:500

DATUM

16.10.2023

PARÉ

1	2	3
4	5	6
7	8	9